


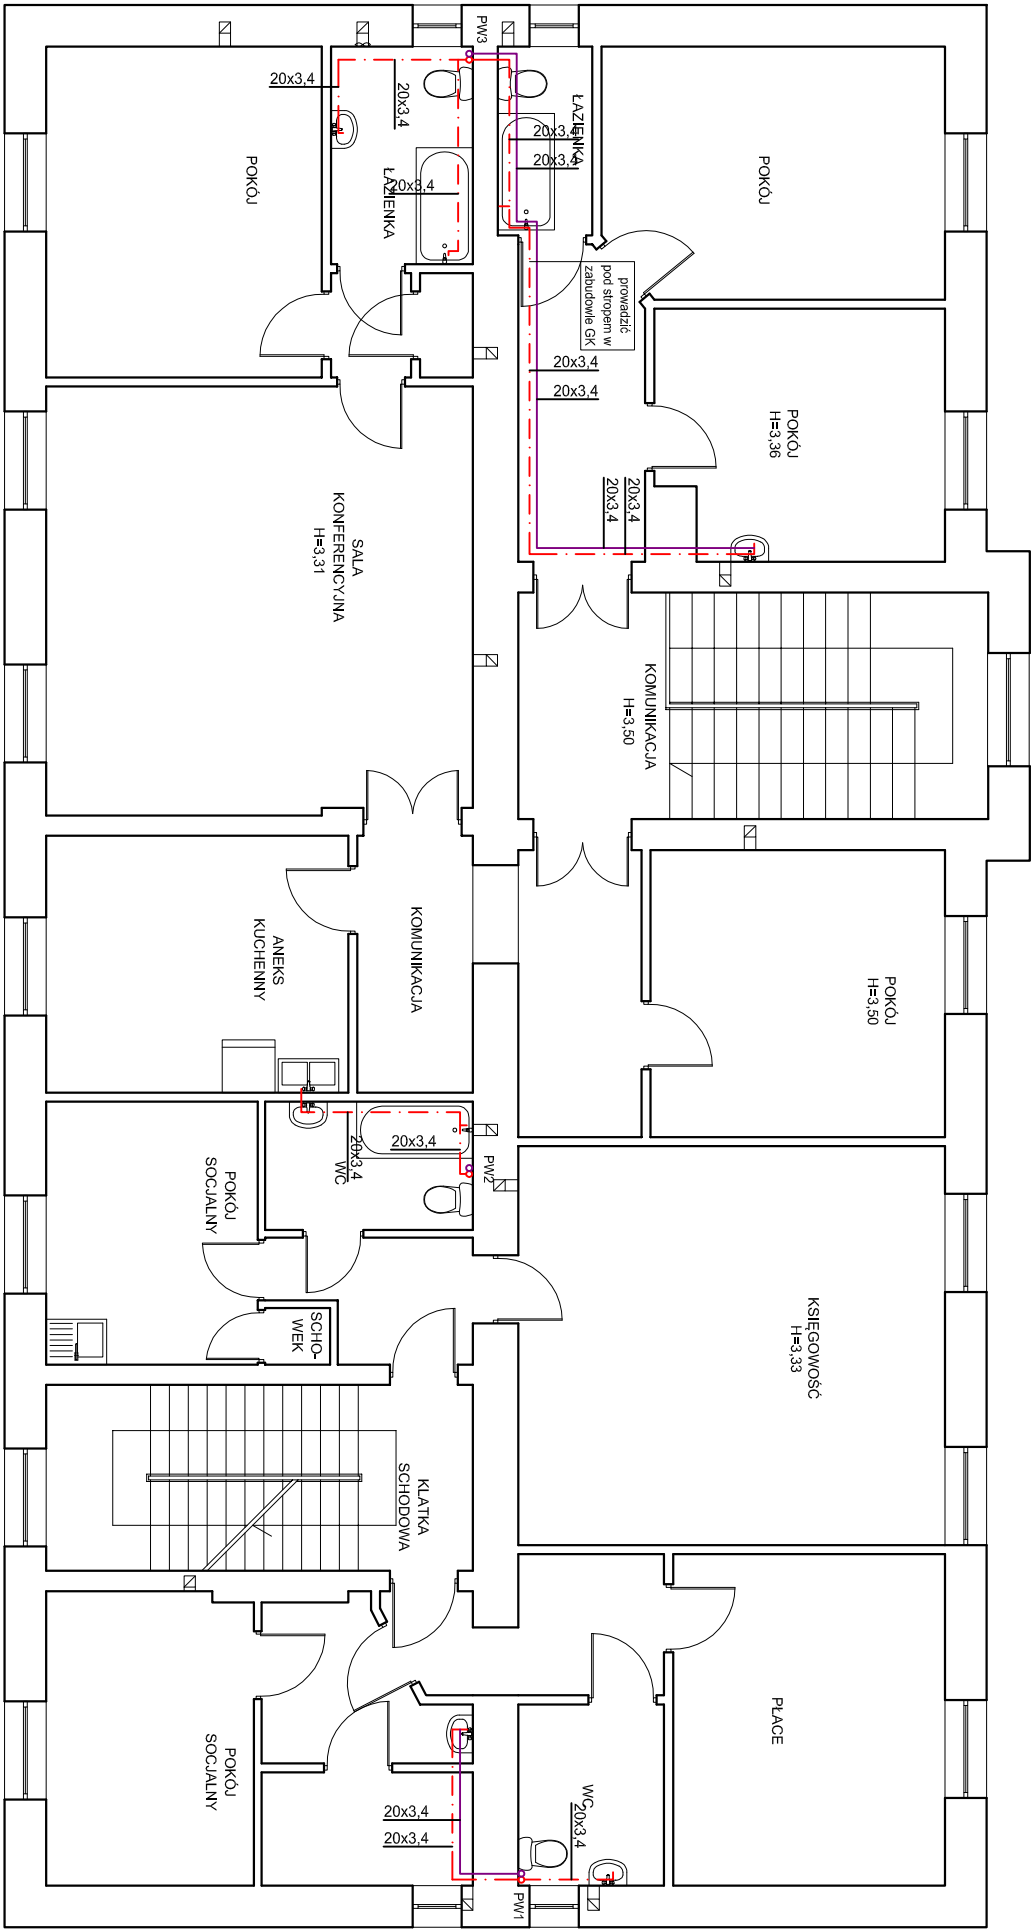

- LEGENDA:**
- Punkt stały
 - Podpora przesuwna
 - Instalacja ciepłej wody
 - Instalacja cyrkulacji cw
 - Pion instalacji wododagowej

neon www.neon.net.pl neon@neon.net.pl		Częstochowa, ul. Bór 180 42-202 Częstochowa tel./fax: +48 +34 3245161	
---	--	---	--

Investor:	Powiat Piaszczyński, ul. Chyliczkowska 14, 05-500 Piaszeczno		
-----------	--	--	--

Faza:	PROJEKT WYKONAWCZY		
-------	--------------------	--	--

Temat:	Termomodernizacja budynków Domu Pomocy Społecznej w Górze Kalwarii, ul. Szpitalna 1, modernizacja sieci ciepłowniczej wraz z zagospodarowaniem terenu, 05-530 Góra Kalwaria, ul. Szpitalna 1; jednostka ewidencyjna 141801_4 Góra Kalwaria; obręb 0701 m. Góra Kalwaria, działka nr ewid. 24		
	Budynek nr 10		

Projektował:	mgr inż. Wojciech Norberciak	SLK/1372/POM/S06	specjalność sanitarna	X 2016	
Sprawił:	mgr inż. Jacek Płoszaj	SLK/4547/P/OOS/12	specjalność sanitarna	X 2016	

Rzut piętra - instalacja CWU i CYR				Skala 1:100	Nr rysunku IS_WD3
------------------------------------	--	--	--	-------------	-------------------