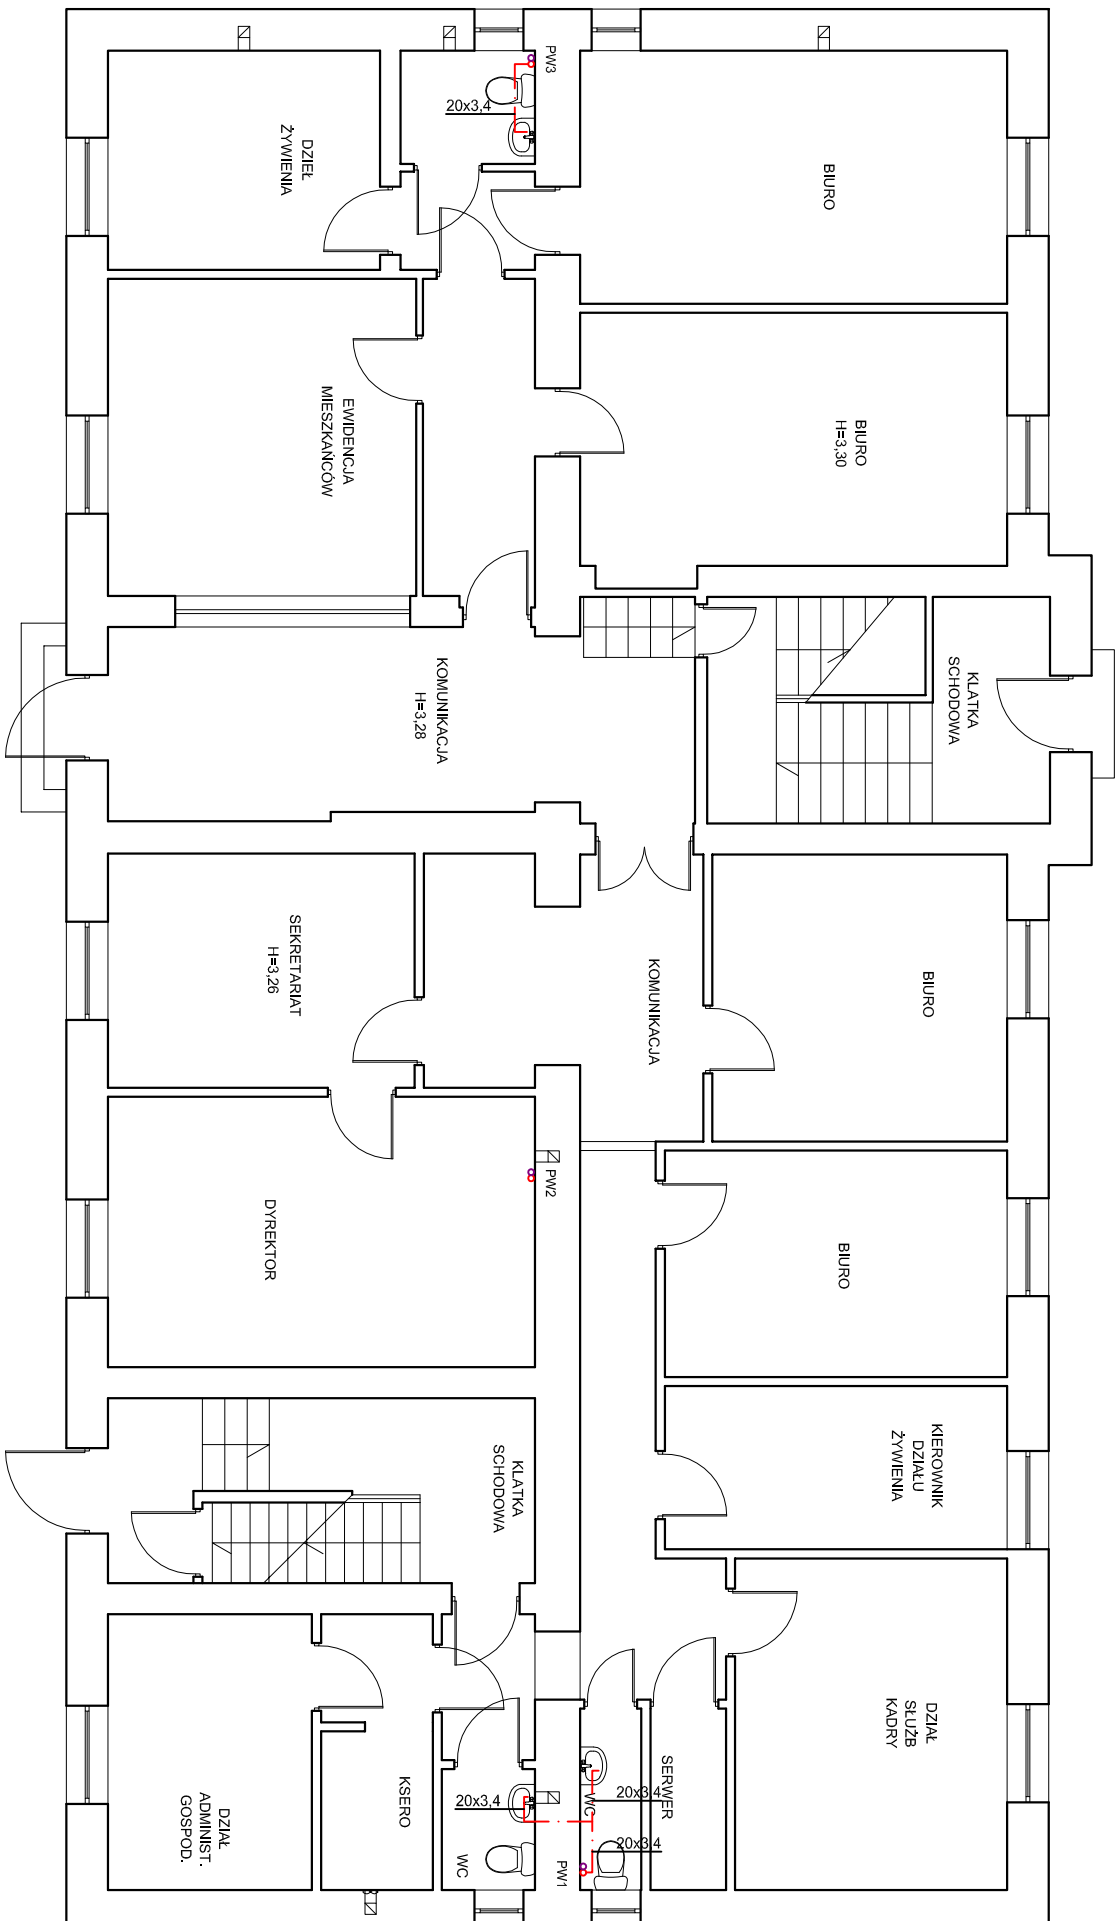


 www.neon.pl neon@neon.pl Częstochowa, ul. Bór 180 42-202 Częstochowa tel./fax: +48 +34 3245161			
Inwestor:	Powiat Piaseczyński, ul. Chylińskowska 14, 05-500 Piaseczno		
Faza:	PROJEKT WYKONAWCZY		
Temat:	Termomodernizacja budynków Domu Pomocy Społecznej w Górze Kalwarii, ul. Szpitalna 1, modernizacja sieci ciepłowniczej wraz z zagospodarowaniem terenu. 05-530 Góra Kalwaria, ul. Szpitalna 1; jednolita ewidencyjna 141801_4 Góra Kalwaria; obręb 0701 m. Góra Kalwaria, działka nr ewid. 24 Budynek nr 10		
Projektował:	mgr inż. Wojciech Norberta	SLK/1372/P/OWS/06	specjalność sanitarna
Sprawdził:	mgr inż. Jacek Płoszaj	SLK/4547/P/OWS/12	specjalność sanitarna
Rzut parteru - instalacja CWU i CYR		Skala 1:100	Nr rysunku IS_WD2