


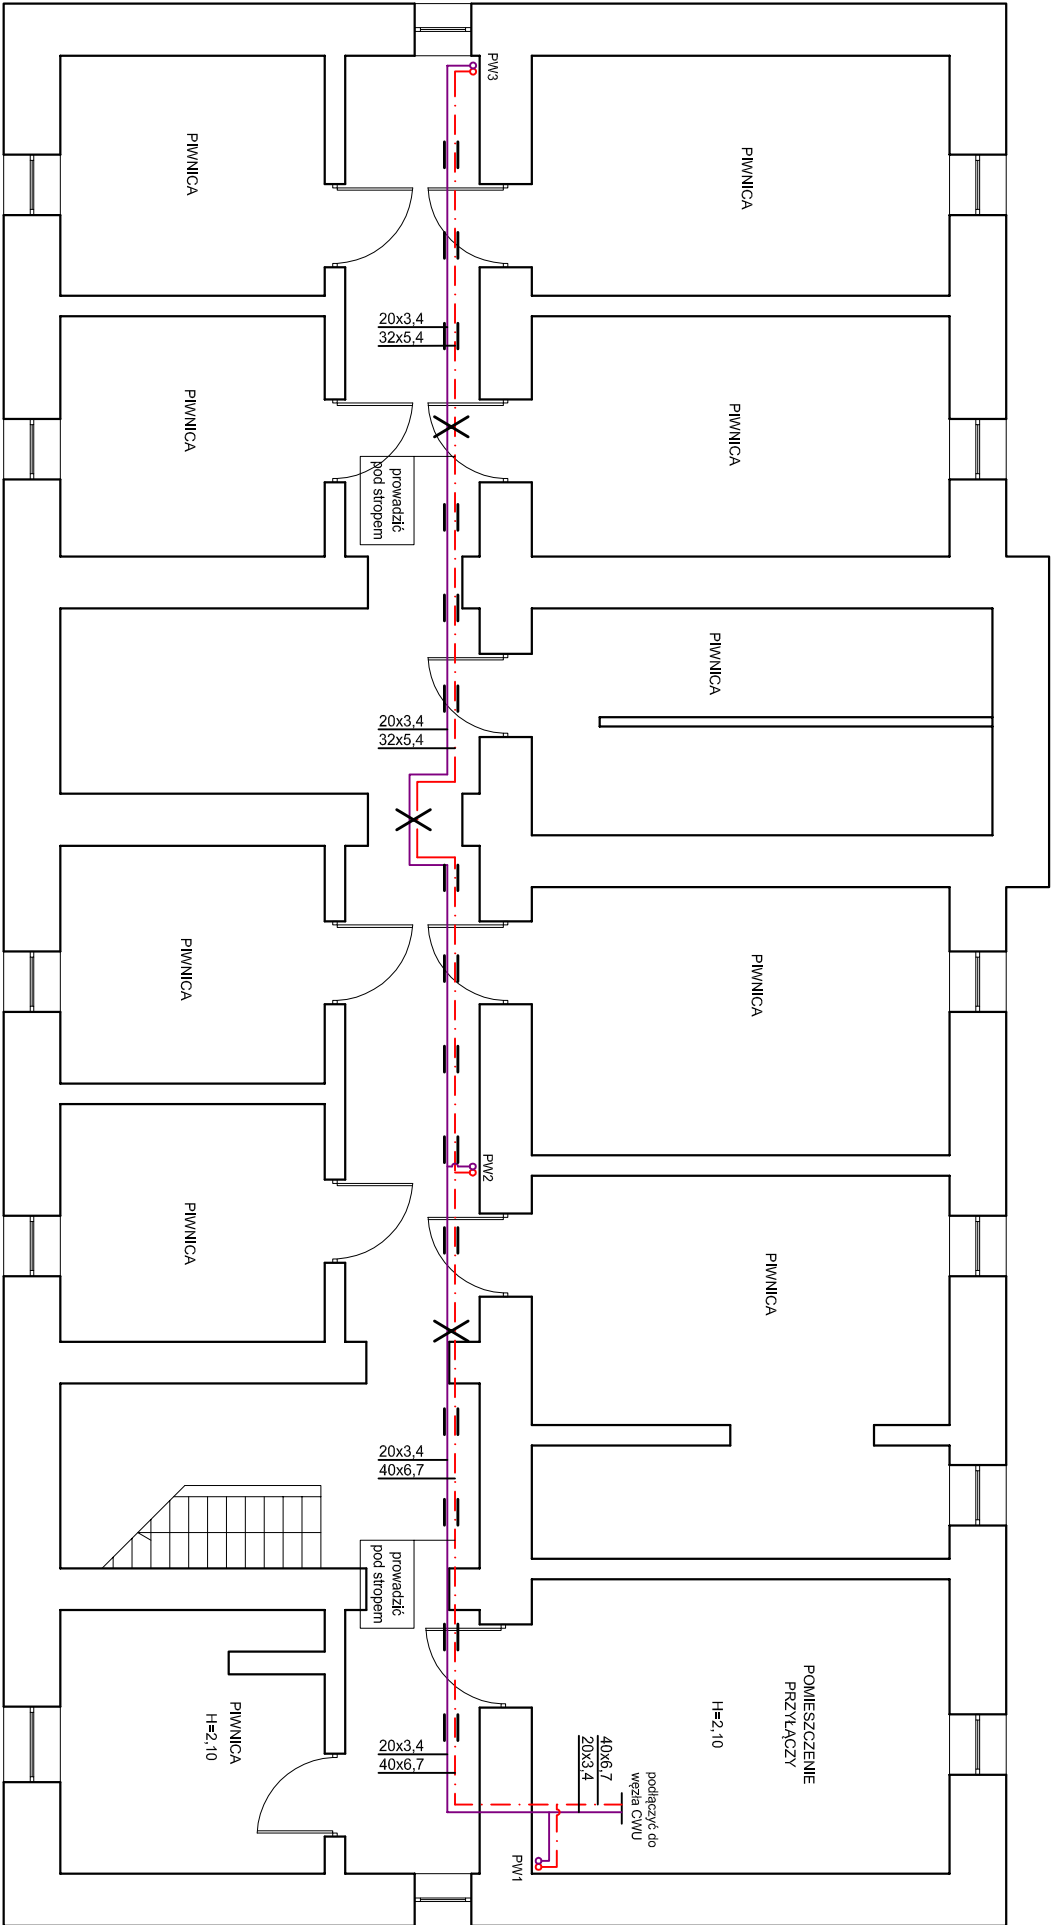

- LEGENDA:**
- X Punkt stały
 - = Podpora przesuwna
 - - - Instalacja ciepłej wody
 - - - Instalacja cyrkulacji cw
 - PW1 Pion instalacji wododagowej

neon www.neon.net.pl neon@neon.net.pl		Częstochowa, ul. Bór 180 42-202 Częstochowa tel./fax: +48 +34 3245161	
---	--	---	--

Inwestor:	Powiat Piasczyński, ul. Chyliczkowska 14, 05-500 Piaszeczno		
-----------	---	--	--

Faza:	PROJEKT WYKONAWCZY		
-------	--------------------	--	--

Temat:	Termomodernizacja budynków Domu Pomocy Społecznej w Górze Kalwarii, ul. Szpitalna 1, modernizacja sieci ciepłowniczej wraz z zagospodarowaniem terenu, 05-530 Góra Kalwaria, ul. Szpitalna 1; jednostka ewidencyjna 141801_4 Góra Kalwaria; obręb 0701 m. Góra Kalwaria, działka nr ewid. 24		
Projektował:	mgr inż. Wojciech Norberciak	SLK/1372/POM/S/06	specjalność sanitarna
Sprawił:	mgr inż. Jacek Płoszaj	SLK/4547/P/OOS/12	specjalność sanitarna

Rzut piwnicy - instalacja CWU i CYR		Skala 1:100	Nr rysunku IS_WD1
-------------------------------------	--	-------------	-------------------