


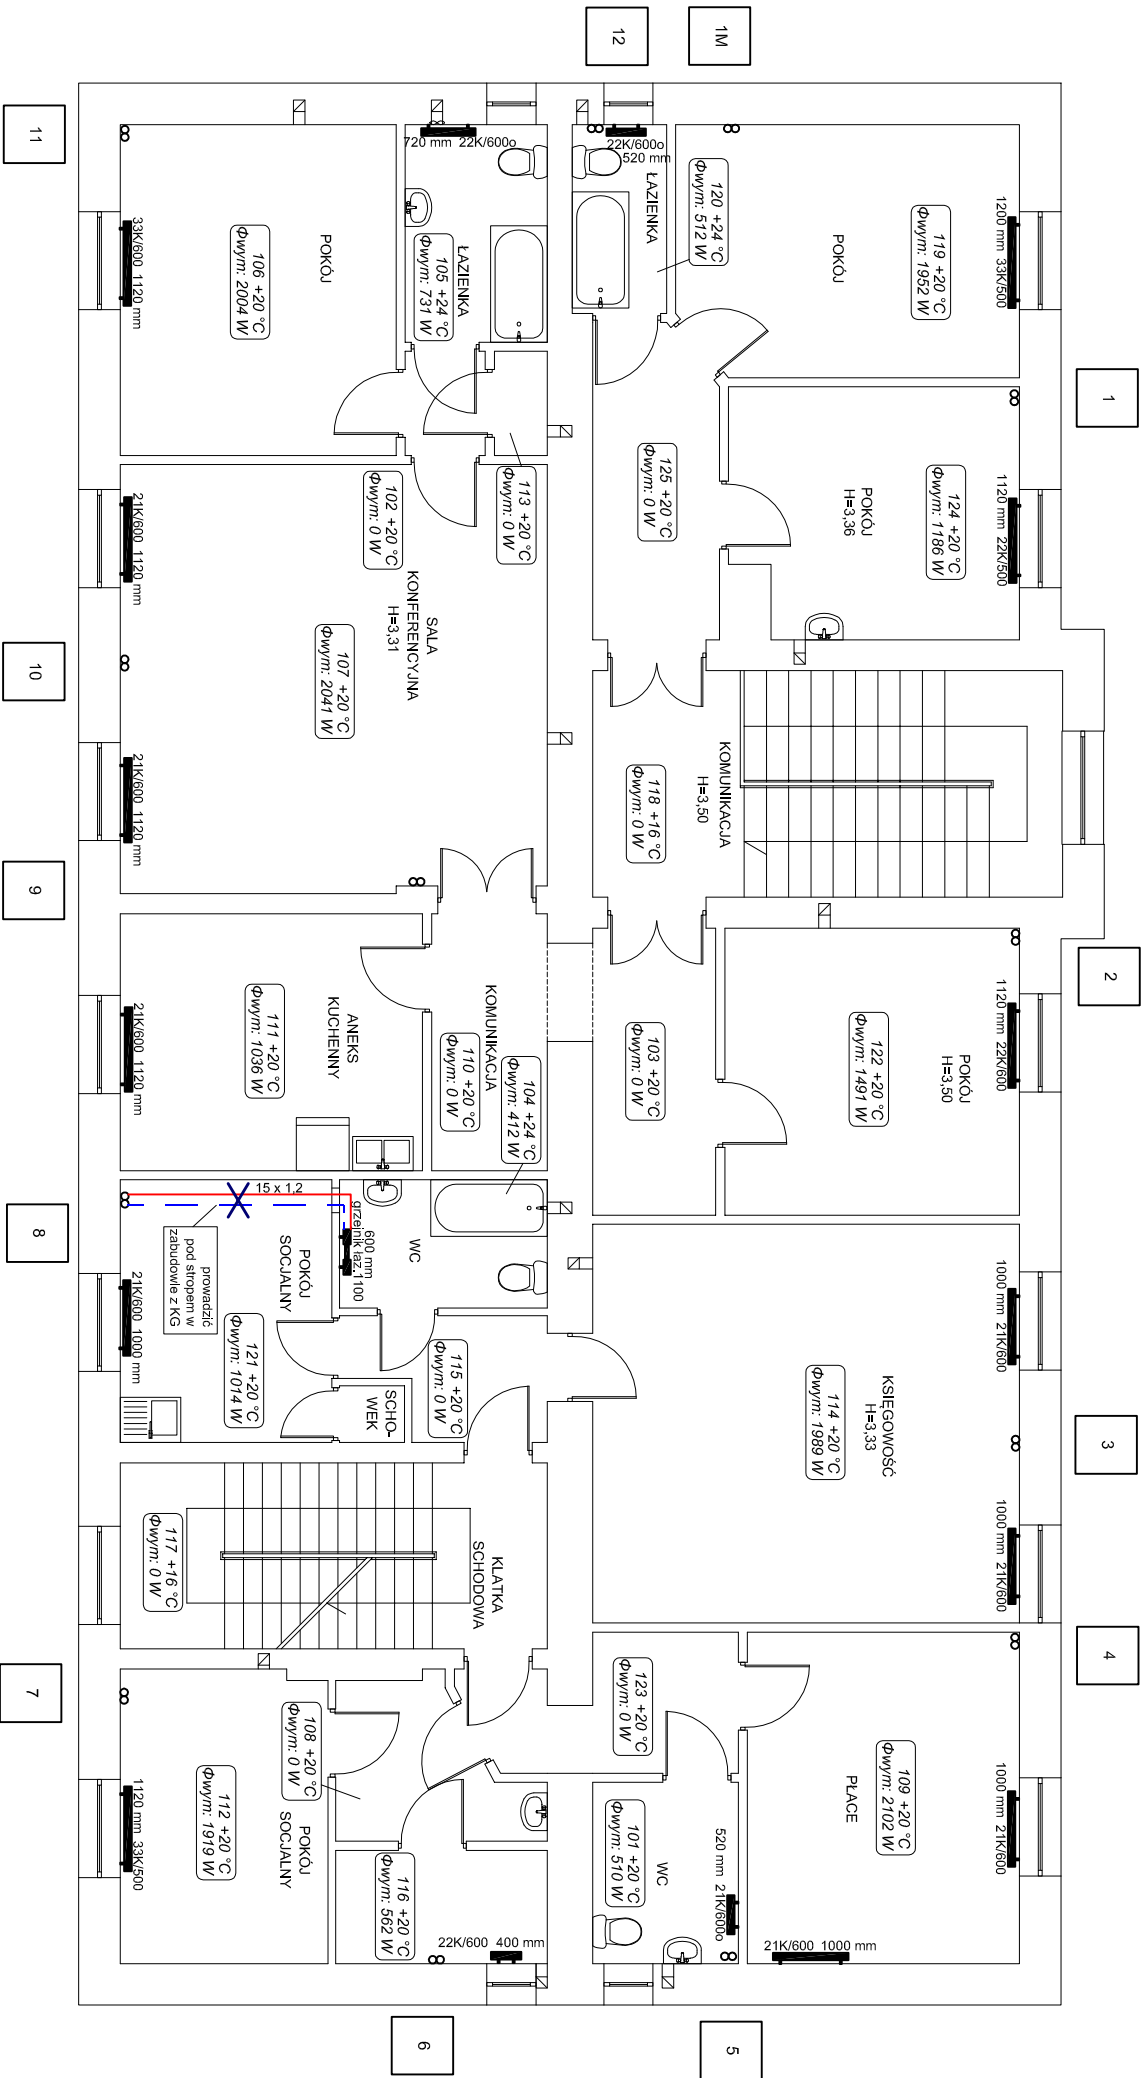

LEGENDA:

- grzejnik niezintegrowany
- zawór termostatyczny grzejnikowy
- zawór powrotny grzejnikowy
- automatyczny odpowietrznik z zaworem
- projektowany pion instalacji centralnego ogrzewania
- projektowana instalacja centralnego ogrzewania - zasilanie
- projektowana instalacja centralnego ogrzewania - powrót

numer pomieszczenia 104 +20 °C Φwym: 1985 W temperatura pomieszczenia zapotrzebowanie na ciepło

PROJEKTOWANE PODPORY STALE
PROJEKTOWANE PODPORY PRZESUWNE

		Częstochowa, ul. Bór 180 42-202 Częstochowa tel./fax: +48 +34 3245161	
www.neon.net.pl neon@neon.net.pl			

Investor:	Powiat Piaszczyński, ul. Chyliczkowska 14, 05-500 Piaszeczno		
Faza:	PROJEKT WYKONAWCZY		
Temat:	Termomodernizacja budynków Domu Pomocy Społecznej w Górze Kalwarii, ul. Szpitalna 1, modernizacja sieci ciepłowniczej wraz z zagospodarowaniem terenu, 05-530 Góra Kalwaria, ul. Szpitalna 1; jednostka ewidencyjna 141801_4 Góra Kalwaria; obręb 0701 m. Góra Kalwaria, działka nr ewid. 24		
Projektował:	mgr inż. Wojciech Norbertczak	SLK/1372/POM/S/06	specjalność sanitarna
Sprawdził:	mgr inż. Jacek Pioszaj	SLK/4547/P/OOS/12	specjalność sanitarna
Rzut piętra - instalacja centralnego ogrzewania			Skala 1:100
			Nr rysunku IS_C3