


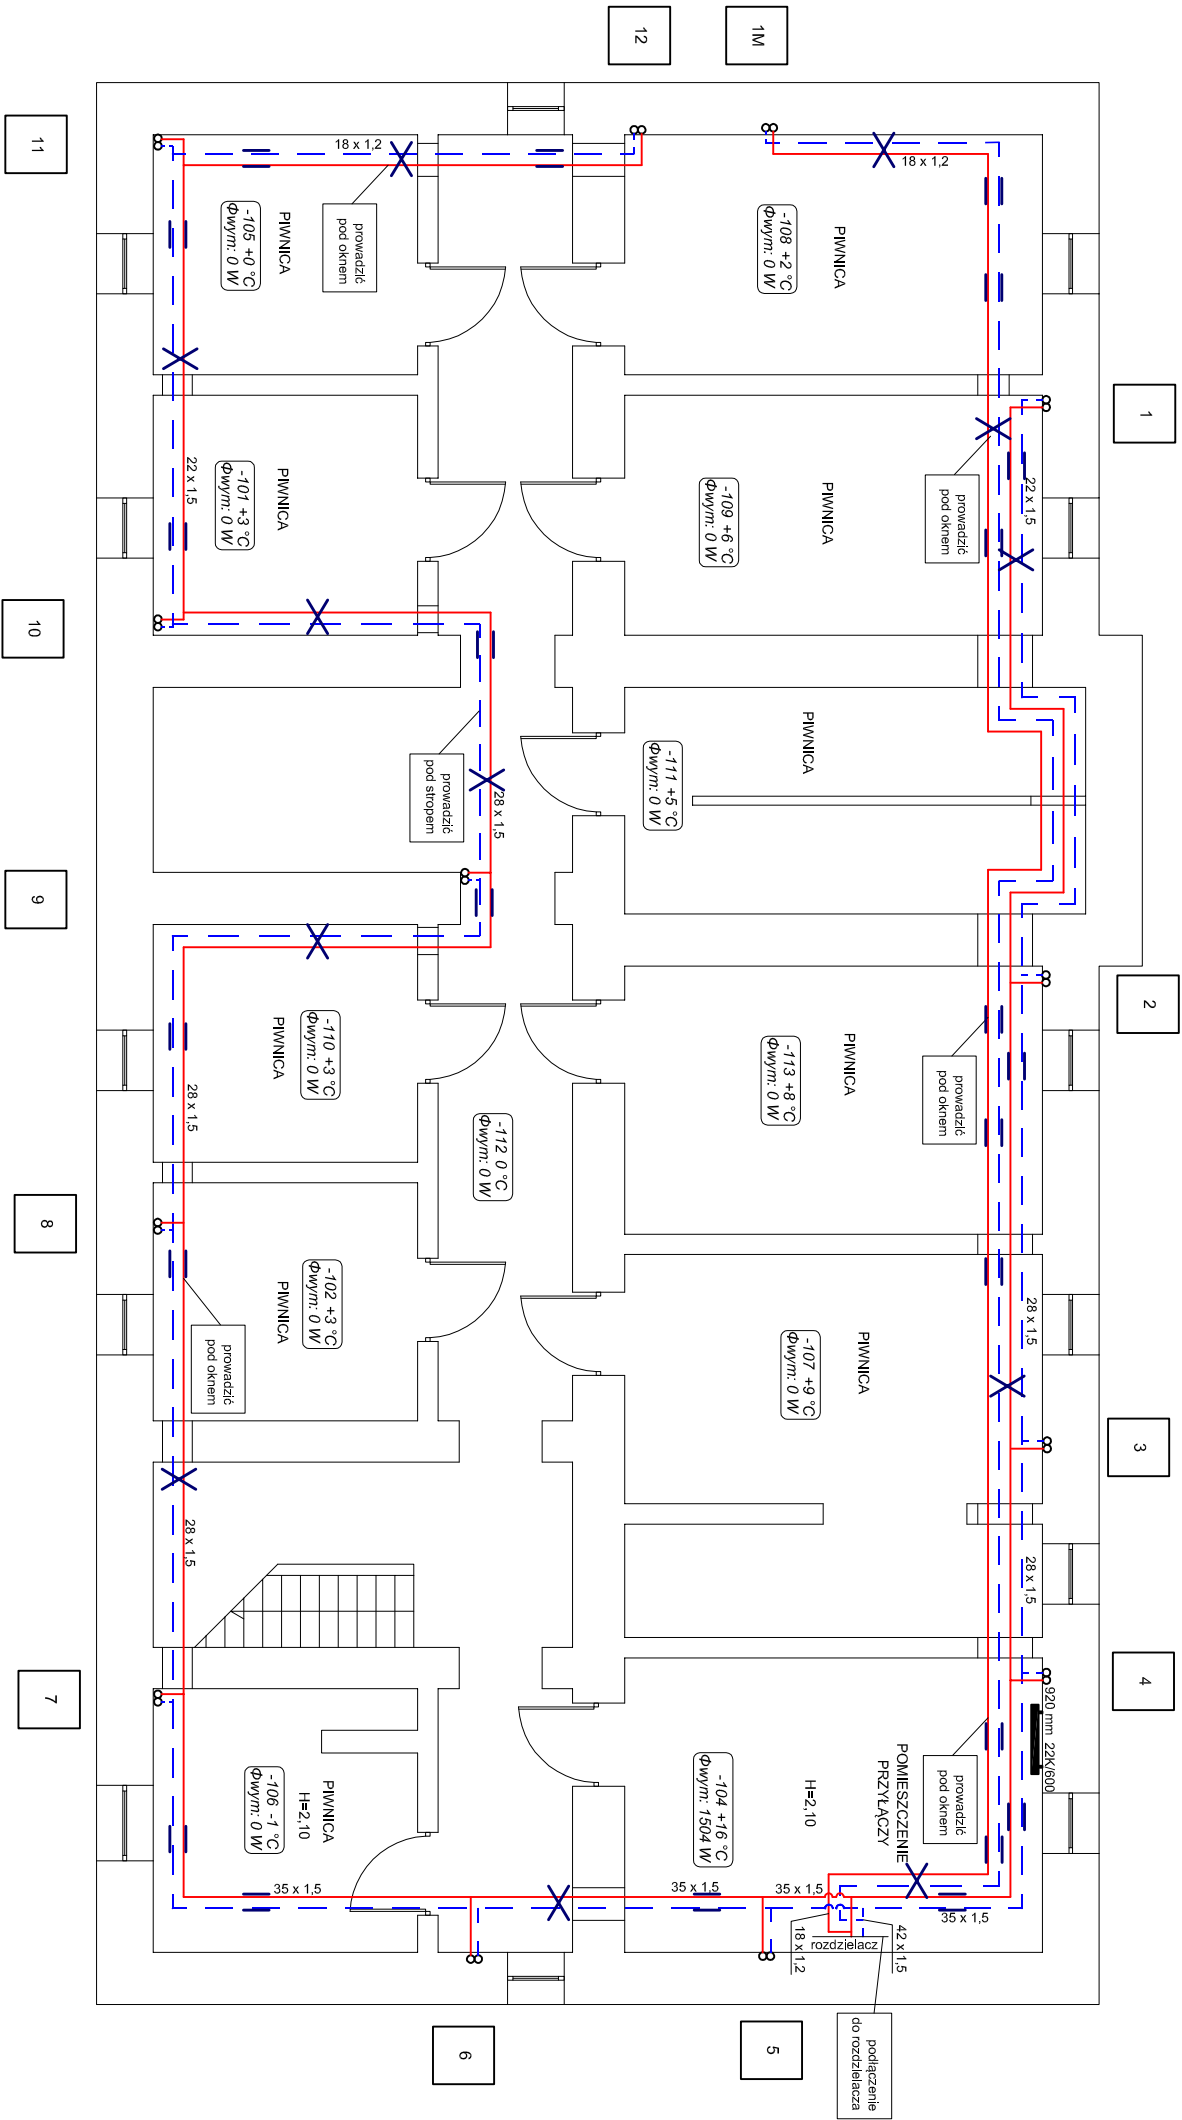

LEGENDA:

- grzejnik niezależny
- zawór termostatyczny grzejnikowy
- zawór powrotny grzejnikowy
- automatyczny odpowietrznik z zaworem
- projektowany pion instalacji centralnego ogrzewania
- projektowana instalacja centralnego ogrzewania - zasilanie
- projektowana instalacja centralnego ogrzewania - powrót

numer pomieszczenia 104 +20 °C zapotrzebowanie na ciepło 1985 W temperatura pomieszczenia

PROJEKTOWANE PODPORY STALÉ
PROJEKTOWANE PODPORY PRZESUWNE

		Częstochowa, ul. Bór 180 42-202 Częstochowa tel./fax: +48 +34 3245161	
www.neon.net.pl neon@neon.net.pl			

Faza: Projekt Wykonawczy		Temat: Termomodernizacja budynków Domu Pomocy Społecznej w Górze Kalwarii, ul. Szpitalna 1, modernizacja sieci ciepłowniczej wraz z zagospodarowaniem terenu, 05-530 Góra Kalwaria, ul. Szpitalna 1; jednostka ewidencyjna 141801_4 Góra Kalwaria; obręb 0701 m. Góra Kalwaria, działka nr ewid. 24	
Projektował: mgr inż. Wojciech Norbertak		Sprawdził: mgr inż. Jacek Pioszaj	

Projektował: mgr inż. Wojciech Norbertak		Sprawdził: mgr inż. Jacek Pioszaj	
SLK/1372/POM/S/06		SLK/4547/P/OOS/12	
specjalność sanitarna		specjalność sanitarna	
X 2016		X 2016	
Skala 1:100		Nr rysunku IS_C1	

Rzut piwnicy - instalacja centralnego ogrzewania