


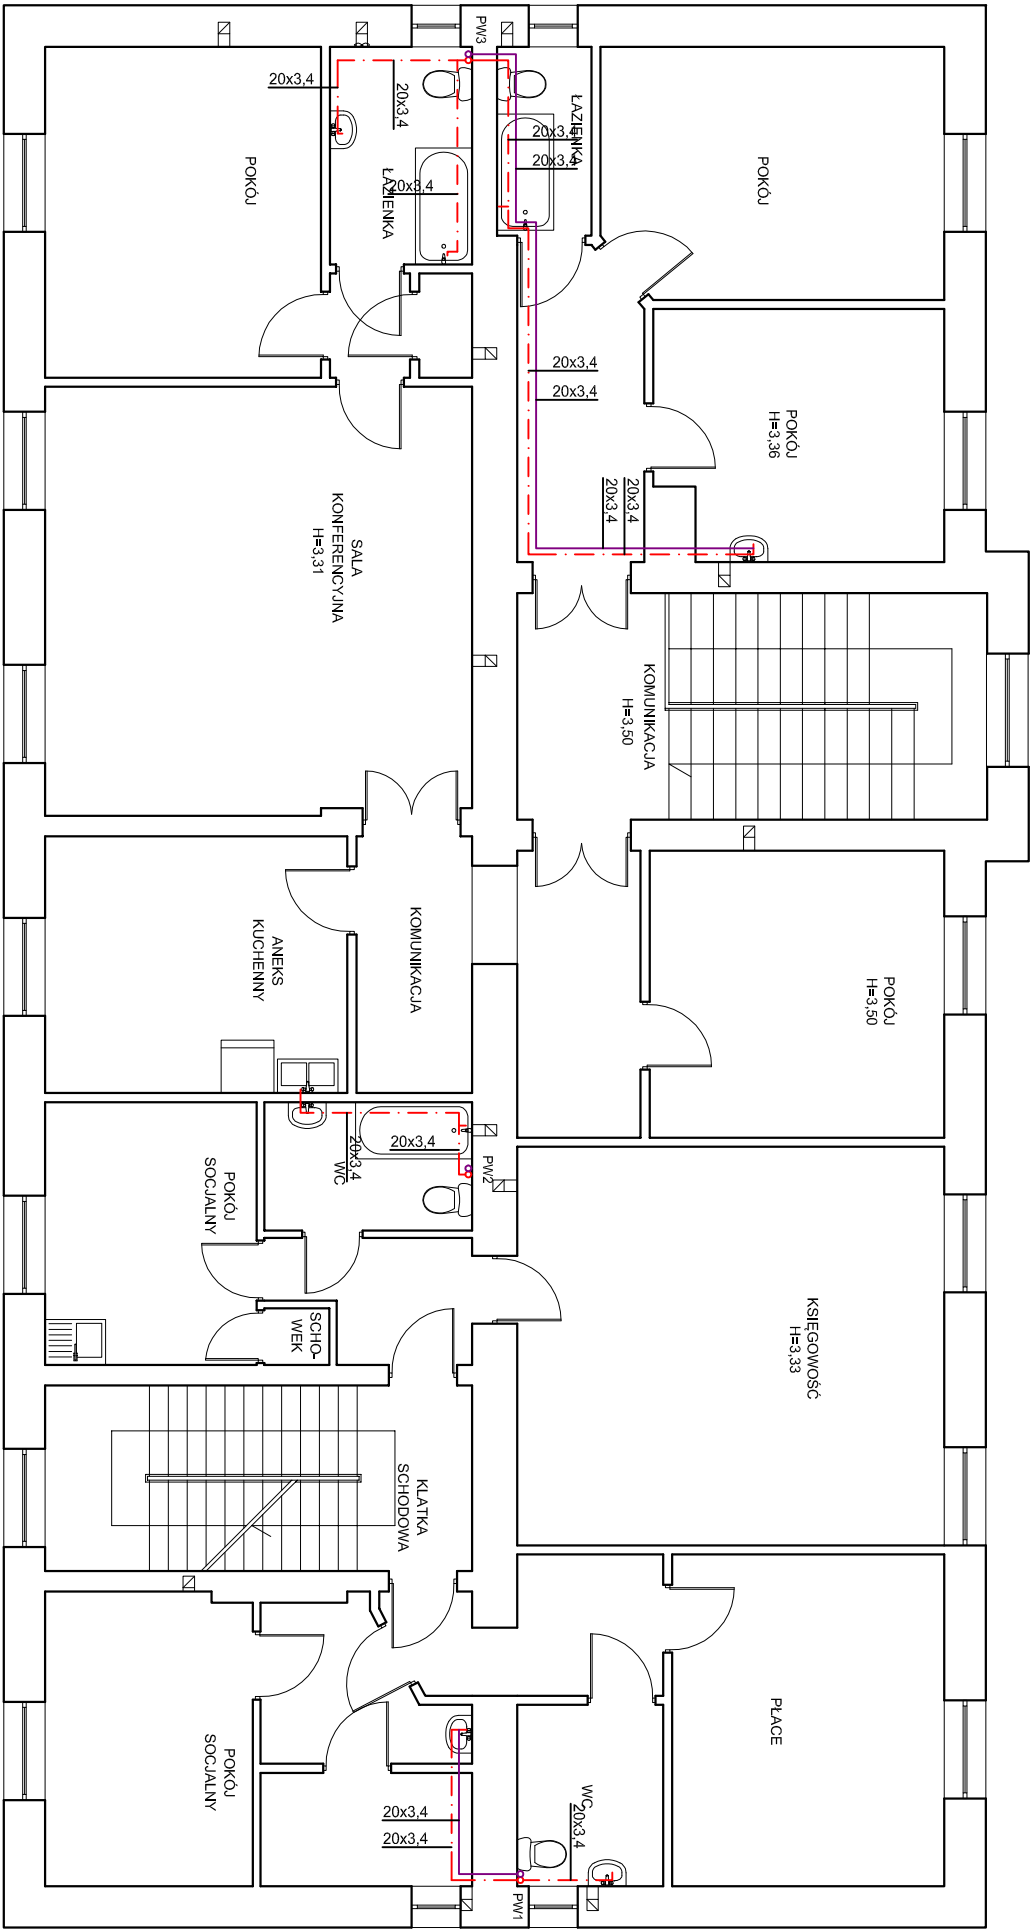

- LEGENDA:
- X

Punkt stały

=

Podpora przesuwna

- . - . -

Instalacja ciepłej wody

- - -

Instalacja cyrkulacji cw

PW1

Pion instalacji wodociągowej
- | | | | |
|---|--|---|--|
| <div><div>neon</div><div>www.neon.net.pl
neon@neon.net.pl</div></div> | | Częstochowa, ul. Bór 180
42-202 Częstochowa
tel./fax: +48 +34 3245161 | |
|---|--|---|--|
- | | | | |
|-----------|--|--|--|
| Investor: | Powiat Piaszczyński, ul. Chyliczkowska 14, 05-500 Piasieczno | | |
|-----------|--|--|--|
- | | | | |
|-------|-------------------|--|--|
| Faza: | PROJEKT BUDOWLANY | | |
|-------|-------------------|--|--|
- | | | | |
|--------------|--|------------------|-----------------------|
| Temat: | Termomodernizacja budynków Domu Pomocy Społecznej w Górze Kalwarii, ul. Szpitalna 1, modernizacja sieci ciepłowniczej wraz z zagospodarowaniem terenu, 05-530 Góra Kalwaria, ul. Szpitalna 1; jednostka ewidencyjna 141801_4 Góra Kalwaria; obręb 0701 m. Góra Kalwaria, działka nr ewid. 24 | | |
| Projektował: | mgr inż. Wojciech Norberciak | SLK/1372/POM/S06 | specjalność sanitarna |
- | | | | |
|----------|------------------------|-------------------|-----------------------|
| Sprawił: | mgr inż. Jacek Płoszaj | SLK/4547/P.OOS/12 | specjalność sanitarna |
|----------|------------------------|-------------------|-----------------------|
- | | | | |
|------------------------------------|--|-------------|-------------------|
| Rzut piętra - instalacja CWU i CYR | | Skala 1:100 | Nr rysunku IS_WD3 |
|------------------------------------|--|-------------|-------------------|