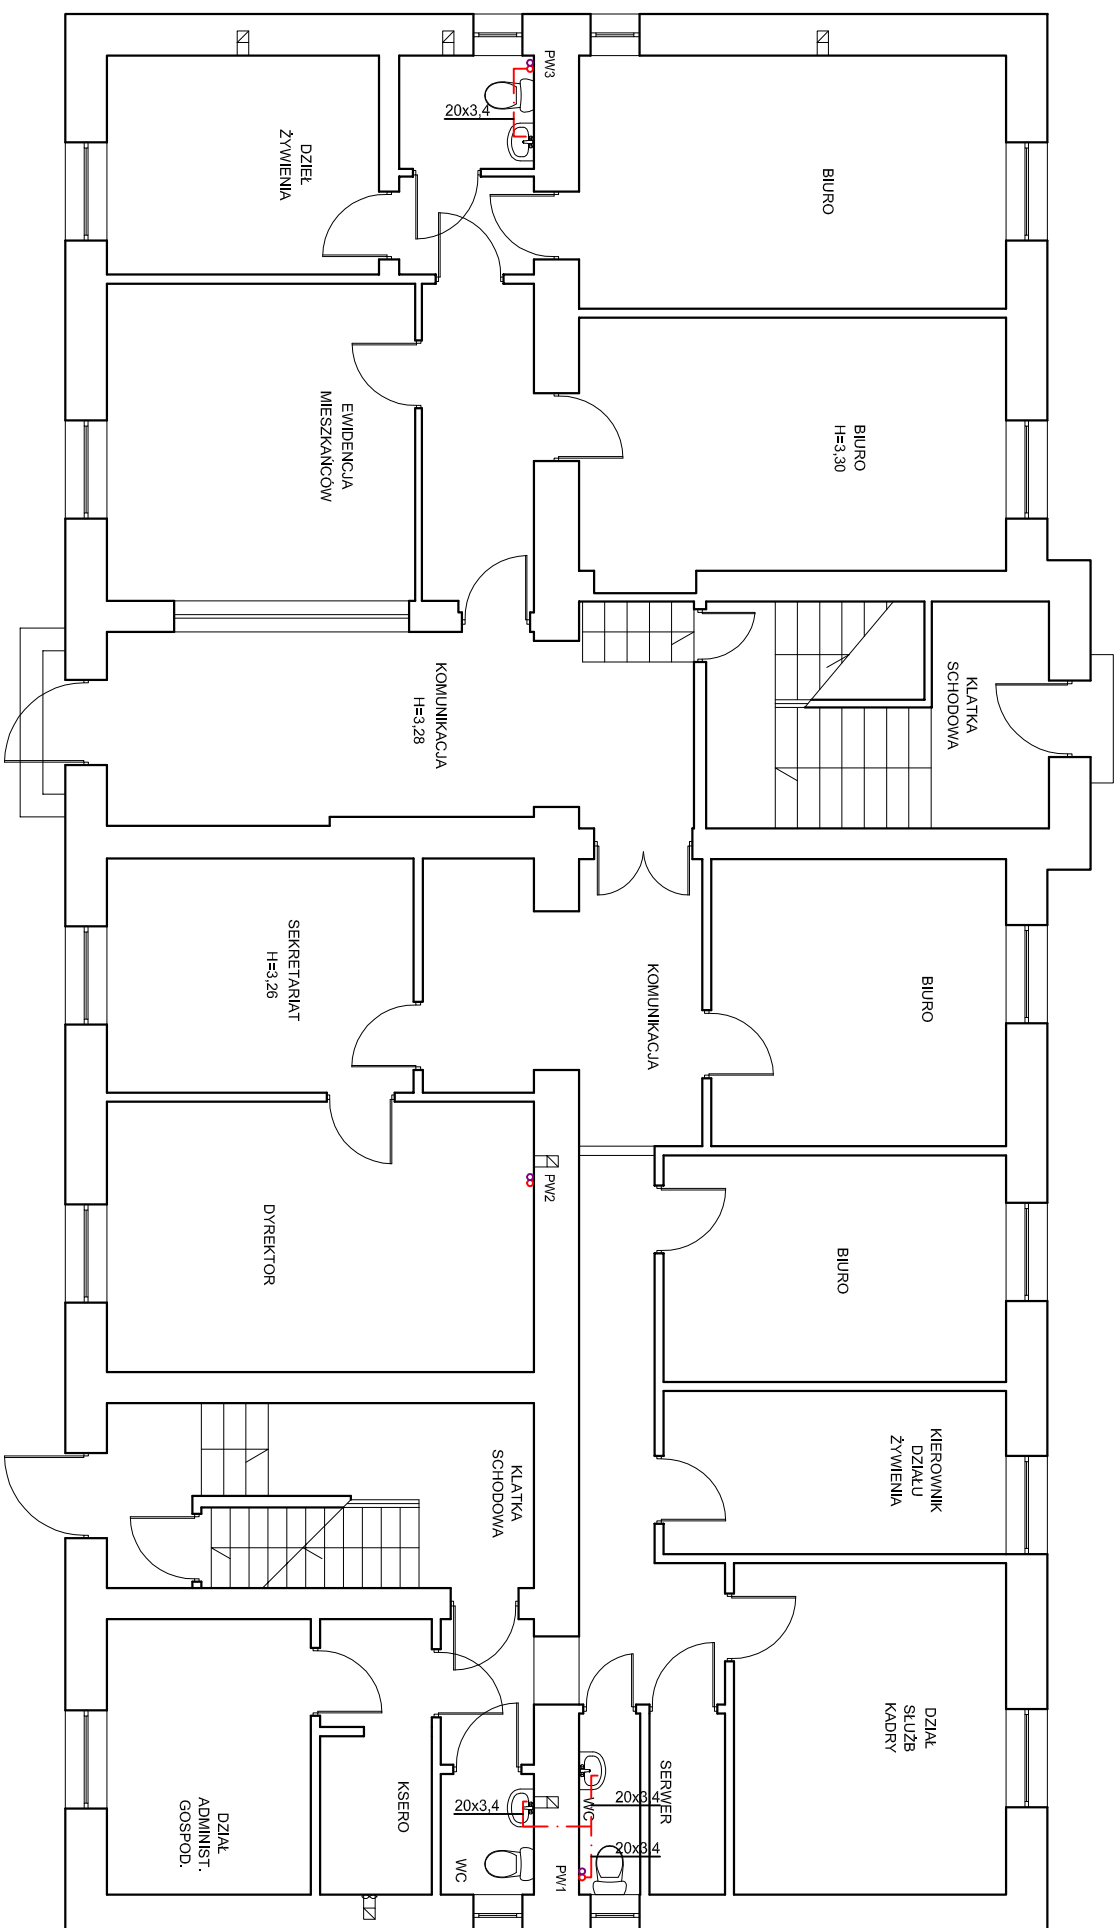


 Częstochowa, ul. Bór 180 42-202 Częstochowa www.neon.net.pl neon@neon.net.pl tel/fax: +48 +34 3245161			
Investor:	Powiat Piaseczyński, ul. Chylickowska 14, 05-500 Piaseczno		
Faza:	PROJEKT BUDOWLANY		
Temat:	Termomodernizacja budynków Domu Pomocy Społecznej w Górze Kalwarii, ul. Szpitalna 1, modernizacja sieci ciepłowniczej wraz z zagospodarowaniem terenu. 05-530 Góra Kalwaria, ul. Szpitalna 1; jednostka ewidencyjna 141801_4 Góra Kalwaria; obręb 0701 m. Góra Kalwaria, działka nr ewid. 24 Budynek nr 10		
Projektował:	mgr inż. Wojciech Norberciak	SLK/157Z/POWS/06	specjalność sanitarna
Sprawdził:	mgr inż. Jacek Pioszał	SLK/454/POOS/12	specjalność sanitarna
		X 2016	X 2016
	Rzut parteru – instalacja CWU i CYR	Skala 1:100	Nr rysunku IS_WD2