


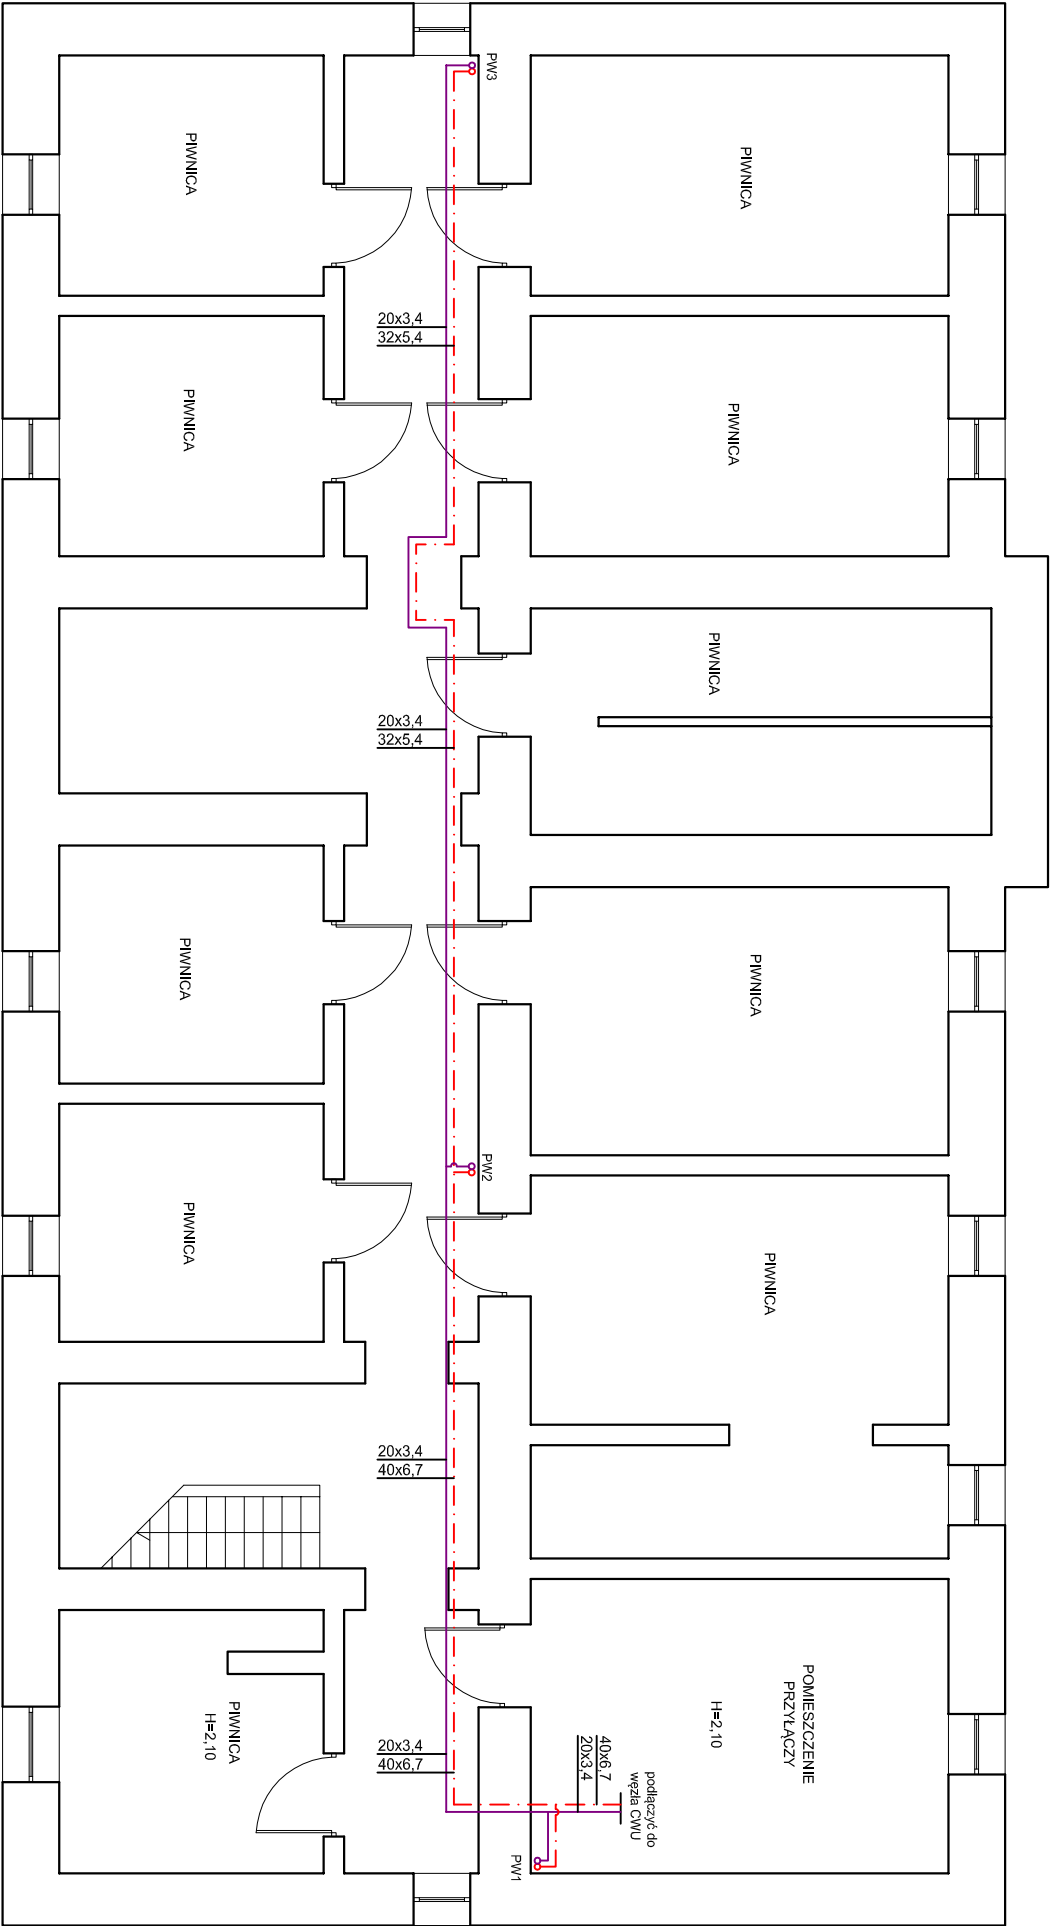

- LEGENDA:**
- Punkt stały
 - Podpora przesuwna
 - Instalacja ciepłej wody
 - Instalacja cyrkulacji cw
 - Pion instalacji wododagowej

neon

www.neon.net.pl
neon@neon.net.pl

Częstochowa, ul. Bór 180
42-202 Częstochowa
tel./fax: +48 +34 3245161

Investor: **Powiat Piasczyński, ul. Chyliczkowska 14, 05-500 Piasieczno**

Faza: **PROJEKT BUDOWLANY**

Temat: **Termomodernizacja budynków Domu Pomocy Społecznej w Górze Kalwarii, ul. Szpitalna 1, modernizacja sieci ciepłowniczej wraz z zagospodarowaniem terenu, 05-530 Góra Kalwaria, ul. Szpitalna 1; jednostka ewidencyjna 141801_4 Góra Kalwaria; obręb 0701 m. Góra Kalwaria, działka nr ewid. 24**

Projektował:	mgr inż. Wojciech Norberciak	SLK/1372/POM/S/06	specjalność sanitarna	X 2016	
Sprawił:	mgr inż. Jacek Płoszaj	SLK/4547/P/OOS/12	specjalność sanitarna	X 2016	

Rzut piwnicy - instalacja CWU i CYR				Skala 1:100	Nr rysunku IS_WD1
-------------------------------------	--	--	--	-------------	-------------------