



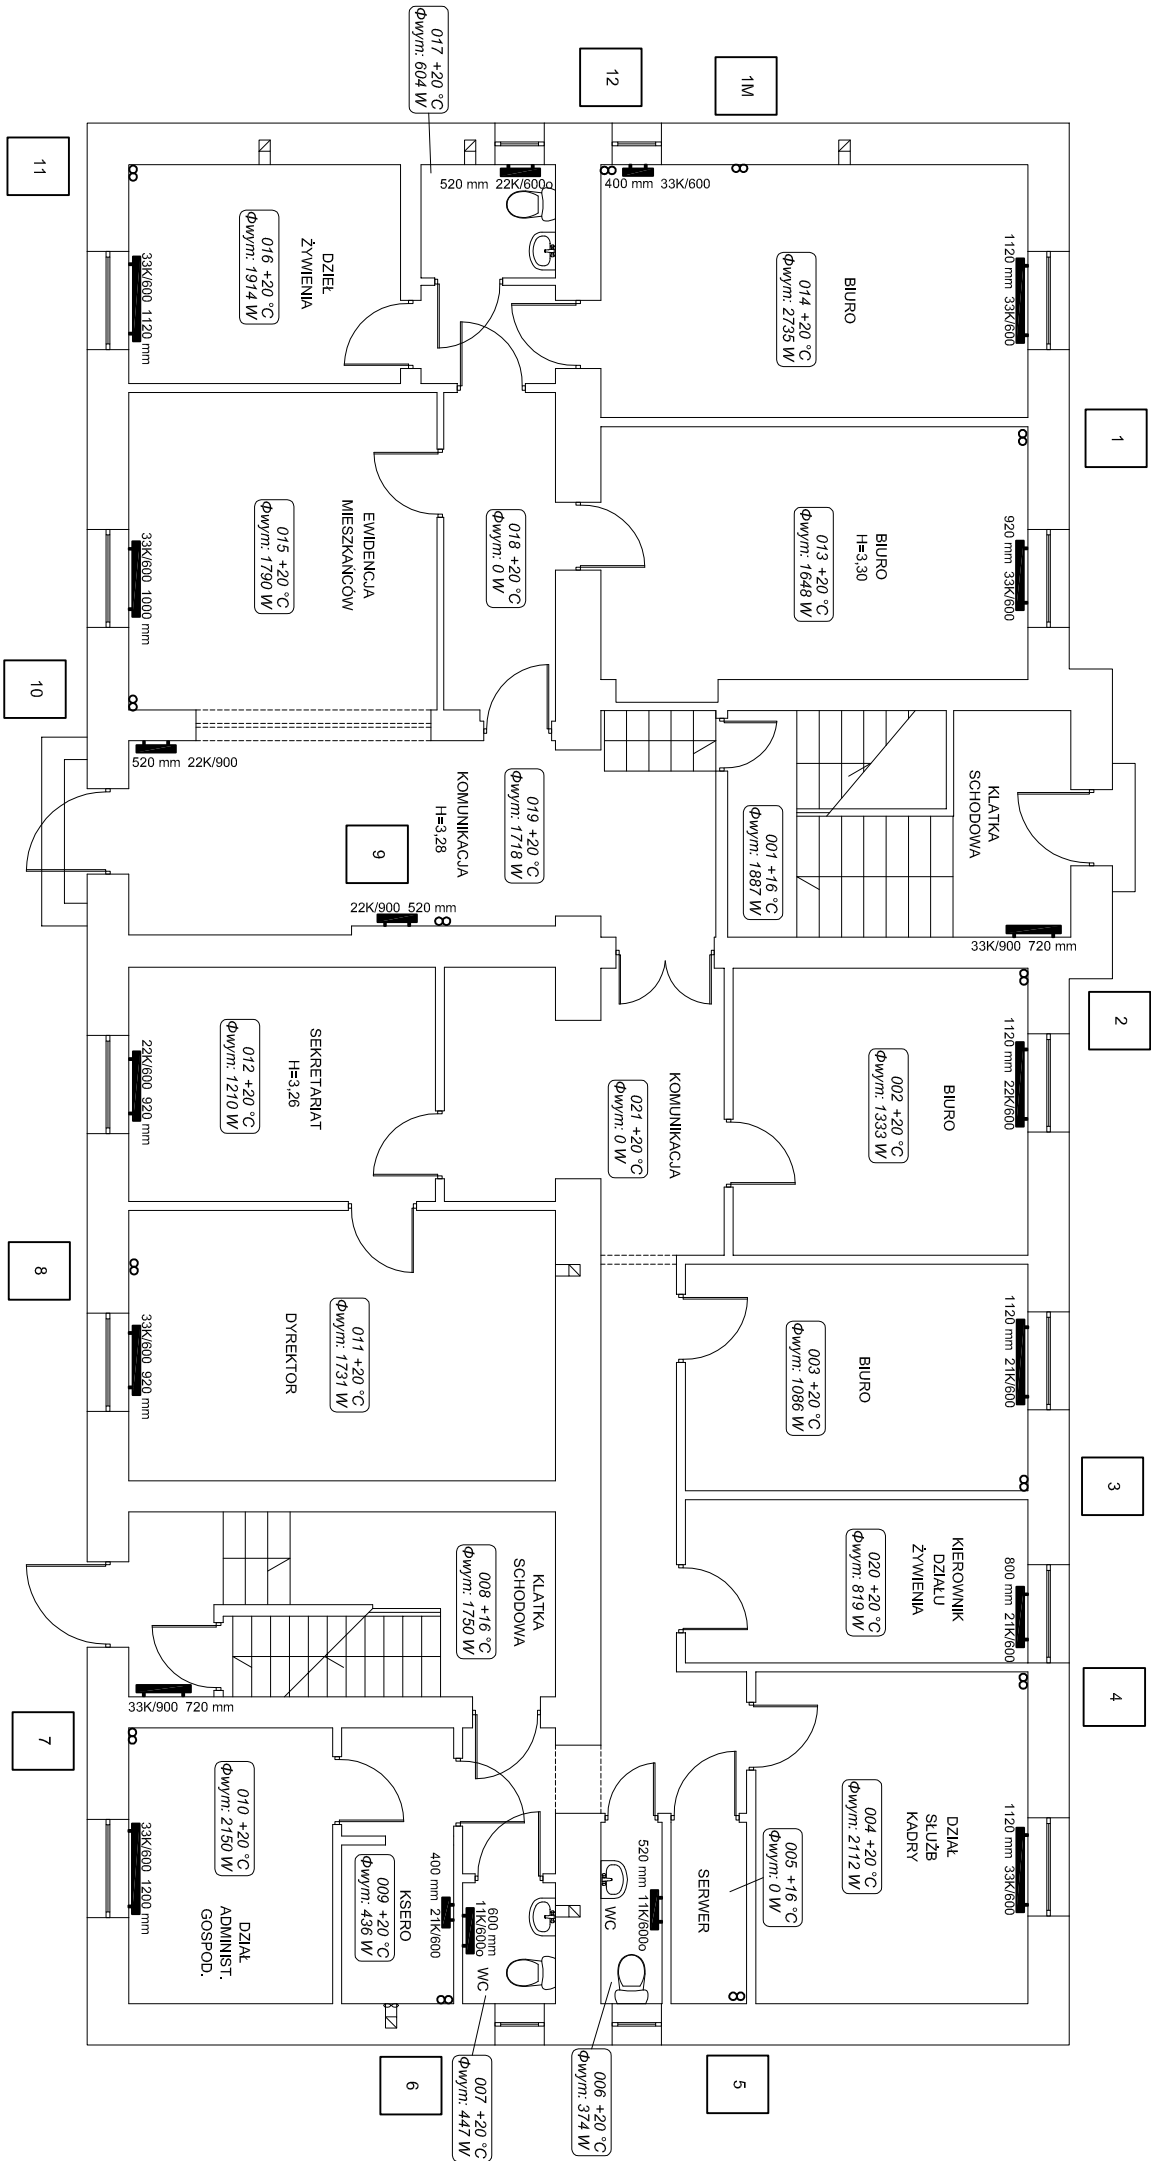

LEGENDA:

- grzejnik niezintegrowany
- zawór termostatyczny grzejnikowy
- zawór powrotny grzejnikowy
- automatyczny odpowietrznik z zaworem
- projektowany pion instalacji centralnego ogrzewania
- projektowana instalacja centralnego ogrzewania - zasilanie
- projektowana instalacja centralnego ogrzewania - powrót

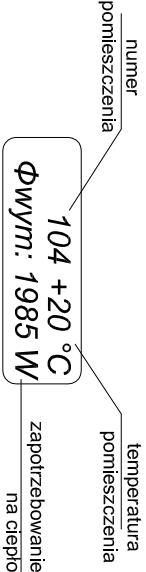

		Częstochowa, ul. Bór 180 42-202 Częstochowa www.neon.net.pl neon@neon.net.pl	
Investor:	Powiat Piaszczyński, ul. Chyliczkowska 14, 05-500 Piaszeczno		

Faza:	PROJEKT BUDOWLANY		
-------	-------------------	--	--

Temat:	Termomodernizacja budynków Domu Pomocy Społecznej w Górze Kalwarii, ul. Szpitalna 1, modernizacja sieci ciepłowniczej wraz z zagospodarowaniem terenu, 05-530 Góra Kalwaria, ul. Szpitalna 1; jednostka ewidencyjna 141801_4 Góra Kalwaria; obręb 0701 m. Góra Kalwaria, działka nr ewid. 24		
Budynek nr 10			

Projektował:	mgr inż. Wojciech Norbertak	SLK/1372/POM/S/06	specjalność sanitarna	X 2016
Sprawdził:	mgr inż. Jacek Pioszaj	SLK/4547/P/OOS/12	specjalność sanitarna	X 2016

Rzut parteru - instalacja centralnego ogrzewania			Skala 1:100	Nr rysunku IS_C2
--	--	--	-------------	------------------