


UWAGA:
RZEDNE ZAGŁĘBIENIA PROJEKTOWANEGO UZBROJENIA NA KOLIZJACH PRZYJĘTO JAKO STANDARDOWE.
PRZED WYKONANIEM ROBÓT NALEŻY DOKONAĆ ICH INWENTARYZACJI WYSOKOŚCIOWEJ ORAZ WYKONAĆ PRZEKOPY KONTROLE.
W PRZYPADKU WYSTĄPIENIA JAKIEJKOLWIEK KOLIZJI Z ISTNIEJĄCYM UZBROJENIEM NALEŻY PRZEBUDOWAĆ NA BIEŻĄCO PODCZAS WYKONYWANIA DRENAŻU ISTNIEJĄCE UZBROJENIE POD NADZOREM PRZEDSTAWICIELA EKSPLOATATORA DANEJ SIECI.
PROFIL DRENAŻU ROZPATRYWAĆ ŁĄCZNIE Z PROJEKTEM ZAGOSPODAROWANIA.
WSZELKIE ZMIANY PRZEBIEGU PROJEKTOWANEGO DRENAŻU NALEŻY WYKONAĆ PO UPRZEDNIM UZGODNIENIU Z INWESTOREM ORAZ PROJEKTANTEM.

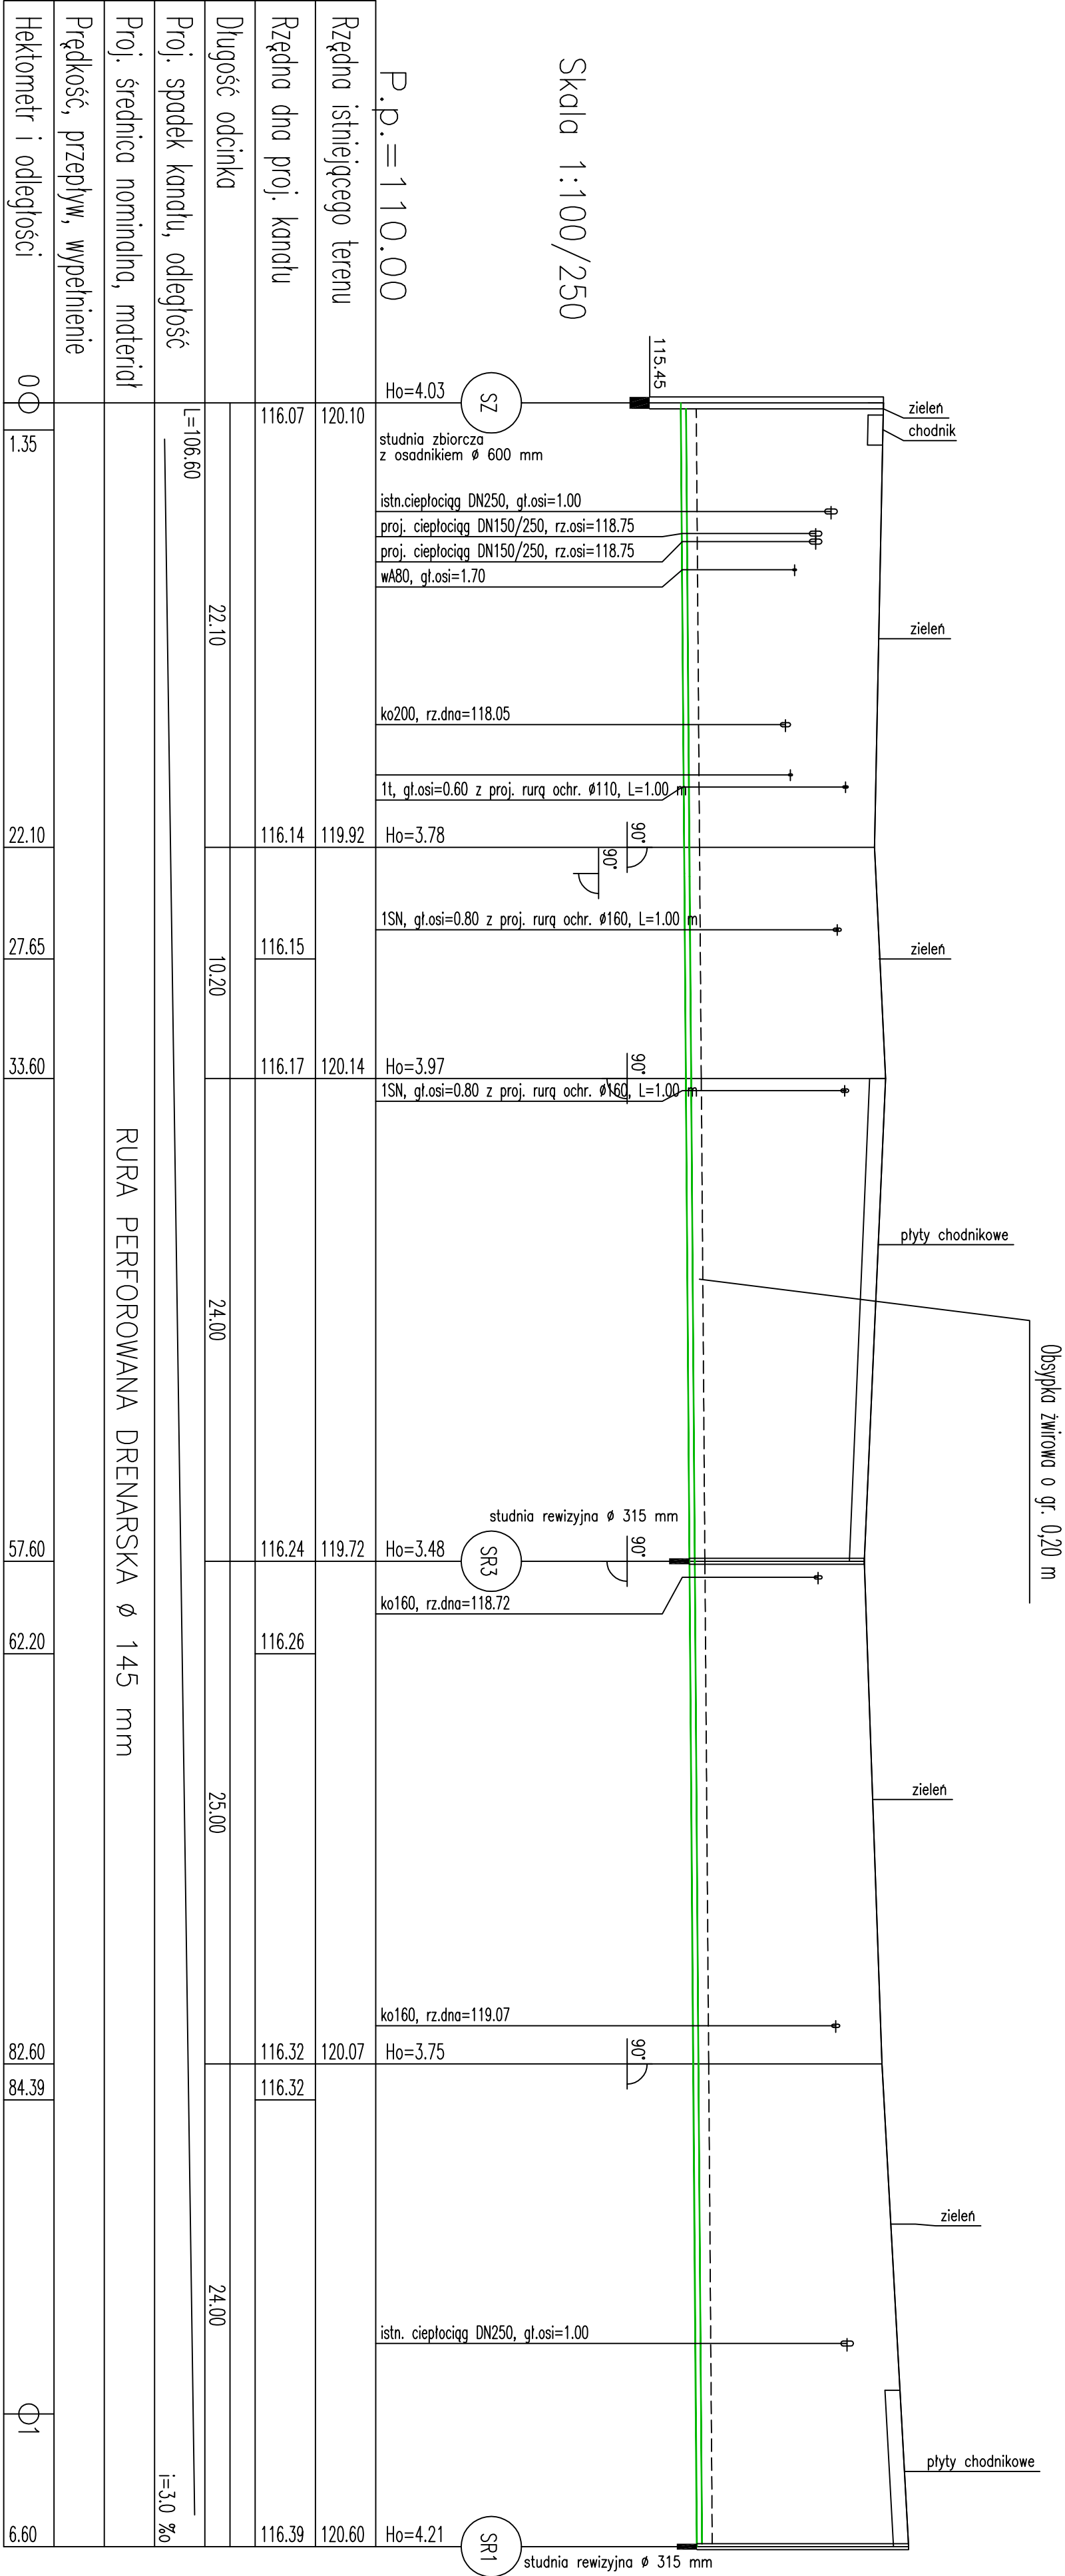

neon www.neon.net.pl neon@neon.net.pl Częstochowa, ul. Bór 180 42-202 Częstochowa tel./fax: +48 +34 3245161			
Investor:	Powiat Piaseczyński, ul. Chyliczkowska 14, 05-500 Piaseczno		
Faza:	PROJEKT WYKONAWCZY		
Temat:	Termomodernizacja budynków Domu Pomocy Społecznej w Górze Kalwarii, ul. Szpitalna 1, modernizacja sieci ciepłowniczej wraz z zagospodarowaniem terenu. 05-530 Góra Kalwaria, ul. Szpitalna 1; jednostka ewidencyjna 141801_4 Góra Kalwaria; obręb 07/01 m. Góra Kalwaria, działka nr ewid. 24 Budowa drenażu dla budynku kotłowni		
Projektował:	mgr inż. Wojciech Norbertak	SLK/1372/POWS/08	specjalność sanitarna
Sprawdził:	mgr inż. Jacek Proszaj	SLK/4547/POCS/12	specjalność sanitarna
Profil podłużny drenażu SZ-SR1			Skala 1:100/250
			Nr rysunku 4