


UWAGA:
RZĘDNE ZAGŁĘBIENIA PROJEKTOWANEGO UZBROJENIA NA KOLIZJACH PRZYJĘTO JAKO STANDARDOWE.
PRZED WYKONANIEM ROBÓT NALEŻY DOKONAĆ ICH INWENTARYZACJI WYSOKOŚCIOWEJ ORAZ WYKONAĆ PRZEKOPY KONTROLNE.
W PRZYPADKU WYSTĄPIENIA JAKIEJKOLWIEK KOLIZJI Z ISTNIEJĄCYM UZBROJENIEM NALEŻY PRZEBUDOWAĆ NA BIEŻĄCO PODCZAS WYKONYWANIA DRENAŻU ISTNIEJĄCE UZBROJENIE POD NADZOREM PRZEDSTAWICIELA EKSPLOATATORA DANEJ SIECI.
PROFIL DRENAŻU ROZPATRYWAĆ ŁĄCZNIE Z PROJEKTEM ZAGOSPODAROWANIA.
WSZELKIE ZMIANY PRZEBIEGU PROJEKTOWANEGO DRENAŻU NALEŻY WYKONAĆ PO UPRZEDNIM UZGODNIENIU Z INWESTOREM ORAZ PROJEKTANTEM.

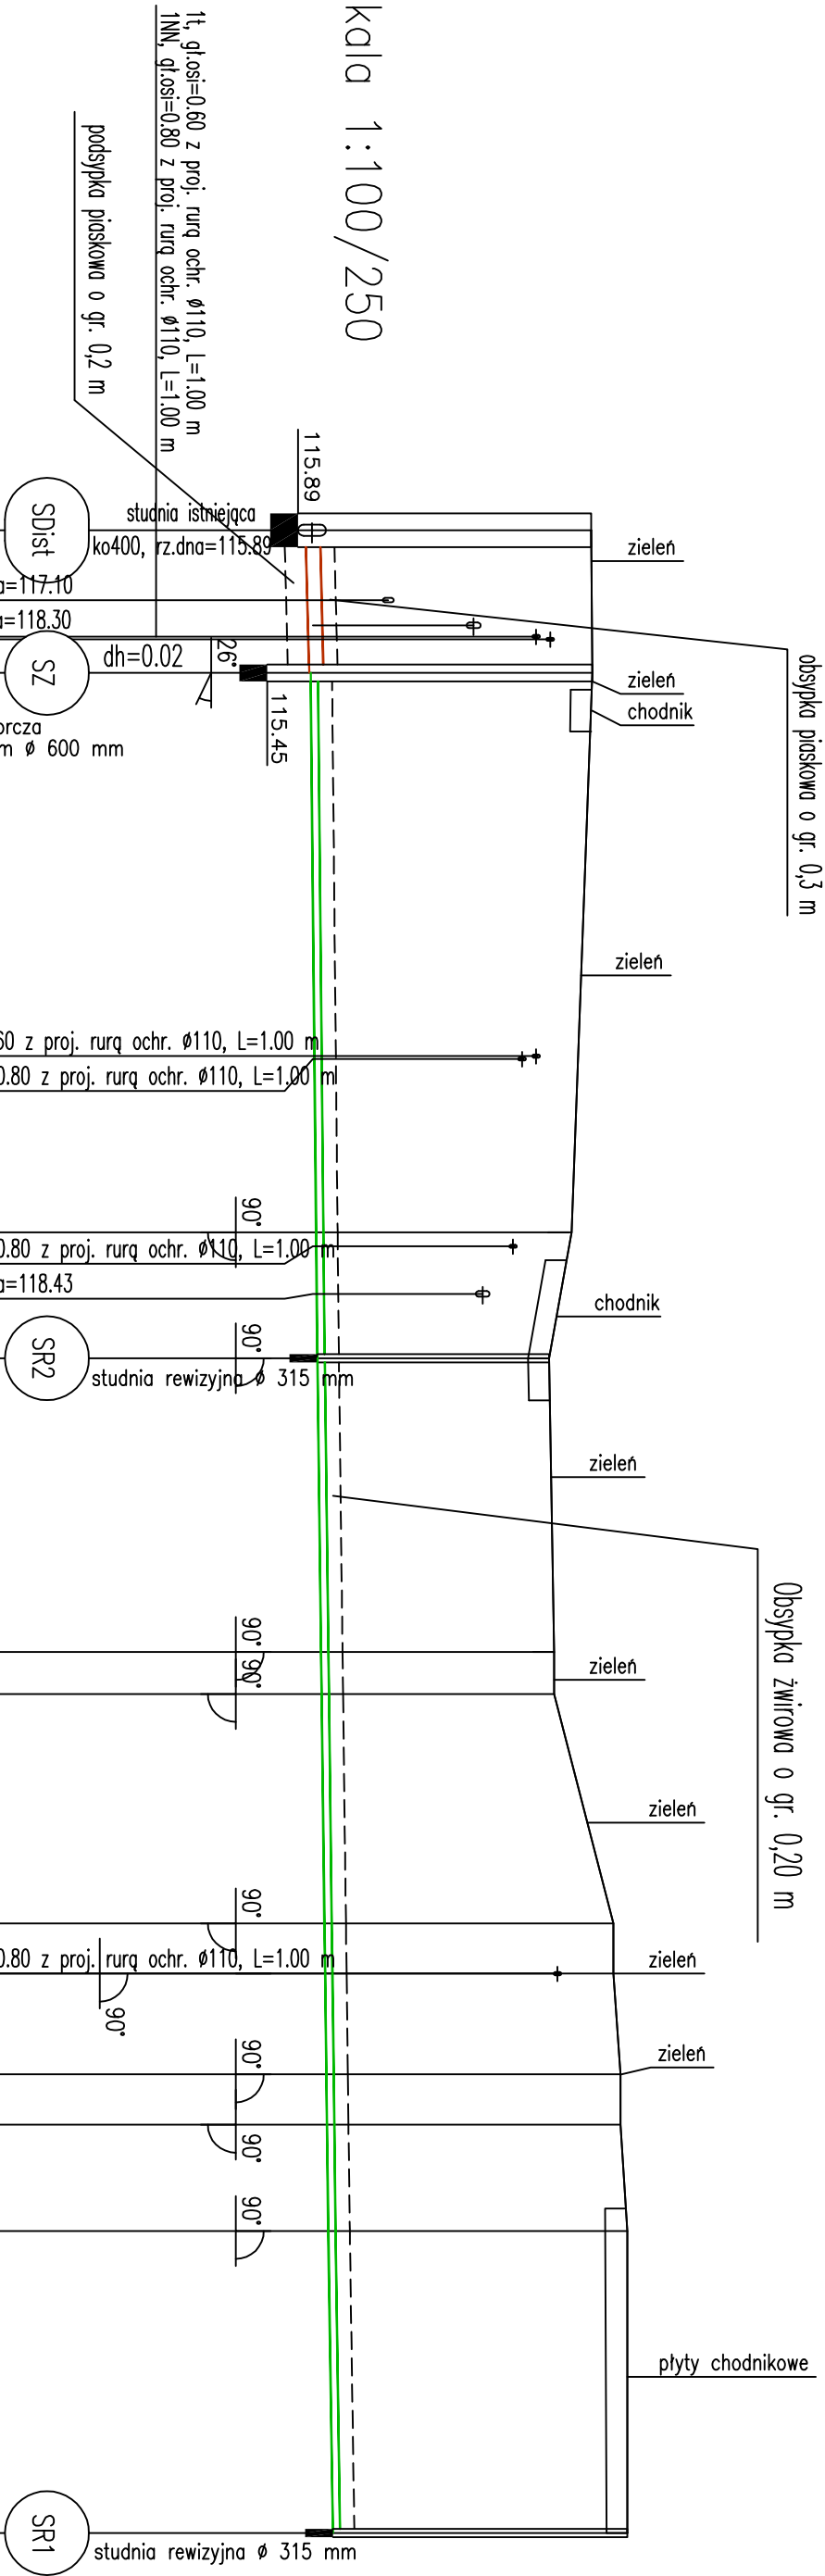

P.p.=110.00		Ho=4.08	ko160, rz.dna=117.10	ko200, rz.dna=118.30	Hog=4.03	Hod=4.05	studnia zbiorcza z osadnikiem Ø 600 mm	1t, gł.osi=0.60 z proj. rurq ochr. Ø110, L=1.00 m	1NN, gł.osi=0.80 z proj. rurq ochr. Ø110, L=1.00 m	Ho=3.65	1NN, gł.osi=0.80 z proj. rurq ochr. Ø110, L=1.00 m	ko200, rz.dna=118.43	Ho=3.31	Ho=3.33	Ho=3.32	Ho=4.13	1NN, gł.osi=0.80 z proj. rurq ochr. Ø110, L=1.00 m	Ho=4.12	Ho=4.20	Ho=4.19	Ho=4.27	Ho=4.21
Rzędna istniejącego terenu	120.08	120.10	116.00	116.05	116.07	116.15	116.17	116.19	116.22	116.23	116.25	116.27	116.28	116.30	116.31	116.33	116.39	120.60	120.60	120.60	120.60	120.60
Rzędna dna proj. kanalu	116.00	116.07	116.00	116.05	116.07	116.15	116.17	116.19	116.22	116.23	116.25	116.27	116.28	116.30	116.31	116.33	116.39	120.60	120.60	120.60	120.60	120.60
Długość odcinka	5.10		5.10			4.50		10.50	1.50	8.20	3.80											
Proj. spadek kanalu, odległość	L=5.10 i=10.0 ‰	L=24.50 i=4.0 ‰																				
Proj. średnica nominalna, materiał	PVC Ø 200/5,9 mm																					
Prędkość, przepływ, wypełnienie																						
Hektometr i odległości	00	5.10	6.45	25.10	29.60	33.85	40.10	41.60	46.20	49.80	51.60	55.20	57.00	60.80								

RURA PERFOROWANA DRENARSKA Ø 145 mm

 www.mneon.pl mneon@mneon.pl		Częstochowa, ul. Bór 180 42-202 Częstochowa tel./fax: +48 +34 3245161	
Investor:	Powiat Piaszczyński, ul. Chyliczkowska 14, 05-500 Piaszczno		
Faza:	PROJEKT WYKONAWCZY		
Temat:	Termomodernizacja budynków Domu Pomocy Społecznej w Górze Kalwarii, ul. Szpitalna 1, modernizacja sieci ciepłowniczej wraz z zagospodarowaniem terenu. 05-530 Góra Kalwaria, ul. Szpitalna 1; jednostka ewidencyjna 141801_4 Góra Kalwaria; obręb 0701 m. Góra Kalwaria; działka nr ewid. 24 Budowa drenażu dla budynku kotłowni		
Projektował:	mgr inż. Wojciech Norderick	SLK1373/P/OW/S/06	specjalność: sanitarna
Sprawdził:	mgr inż. Jacek Płoszaj	SLK4547/P/OOS/r/2	specjalność: sanitarna
Profil podłużny drenażu SDist.-SR1			Skala 1:100/250
			Nr rysunku 3