


UWAGA:

PRZED WYKONANIEM ODCINKA SIECI CIEPŁEJ NALEŻY WYKONAĆ WYKOPY KONTROLNE CELEM LOKALIZACJI POSADOWIENIA ISTNIEJĄCEGO UZBROJENIA. W MIEJSCACH SKRZYŻOWAŃ ORAZ ZBLIŻEŃ DO KABLA WYKOPY NALEŻY PROWADZIĆ RĘCZNIE ZE SZCZEGÓLNĄ OSTROŻNOŚCIĄ. W PRZYPADKU WYSTĄPIENIA KOLIZJI Z ISTNIEJĄCYM UZBROJENIEM NALEŻY PRZEBUDOWAĆ NA BIEŻĄCO PODCZAS BUDOWY ISTNIEJĄCE UZBROJENIE POD NADZOREM EKSPLOATATORA DANEJ SIECI. ISTNIEJĄCY KANAŁ CIEPŁOWNICZY ORAZ KOMORY CIEPŁOWNICZE KOLIDUJĄCE Z PROJEKTOWANĄ SIECIĄ NALEŻY ROZEBRAĆ, TAK ABY UMOŻLIWIĆ UŁOŻENIE NOWEGO CIEPŁOCIĄGU.

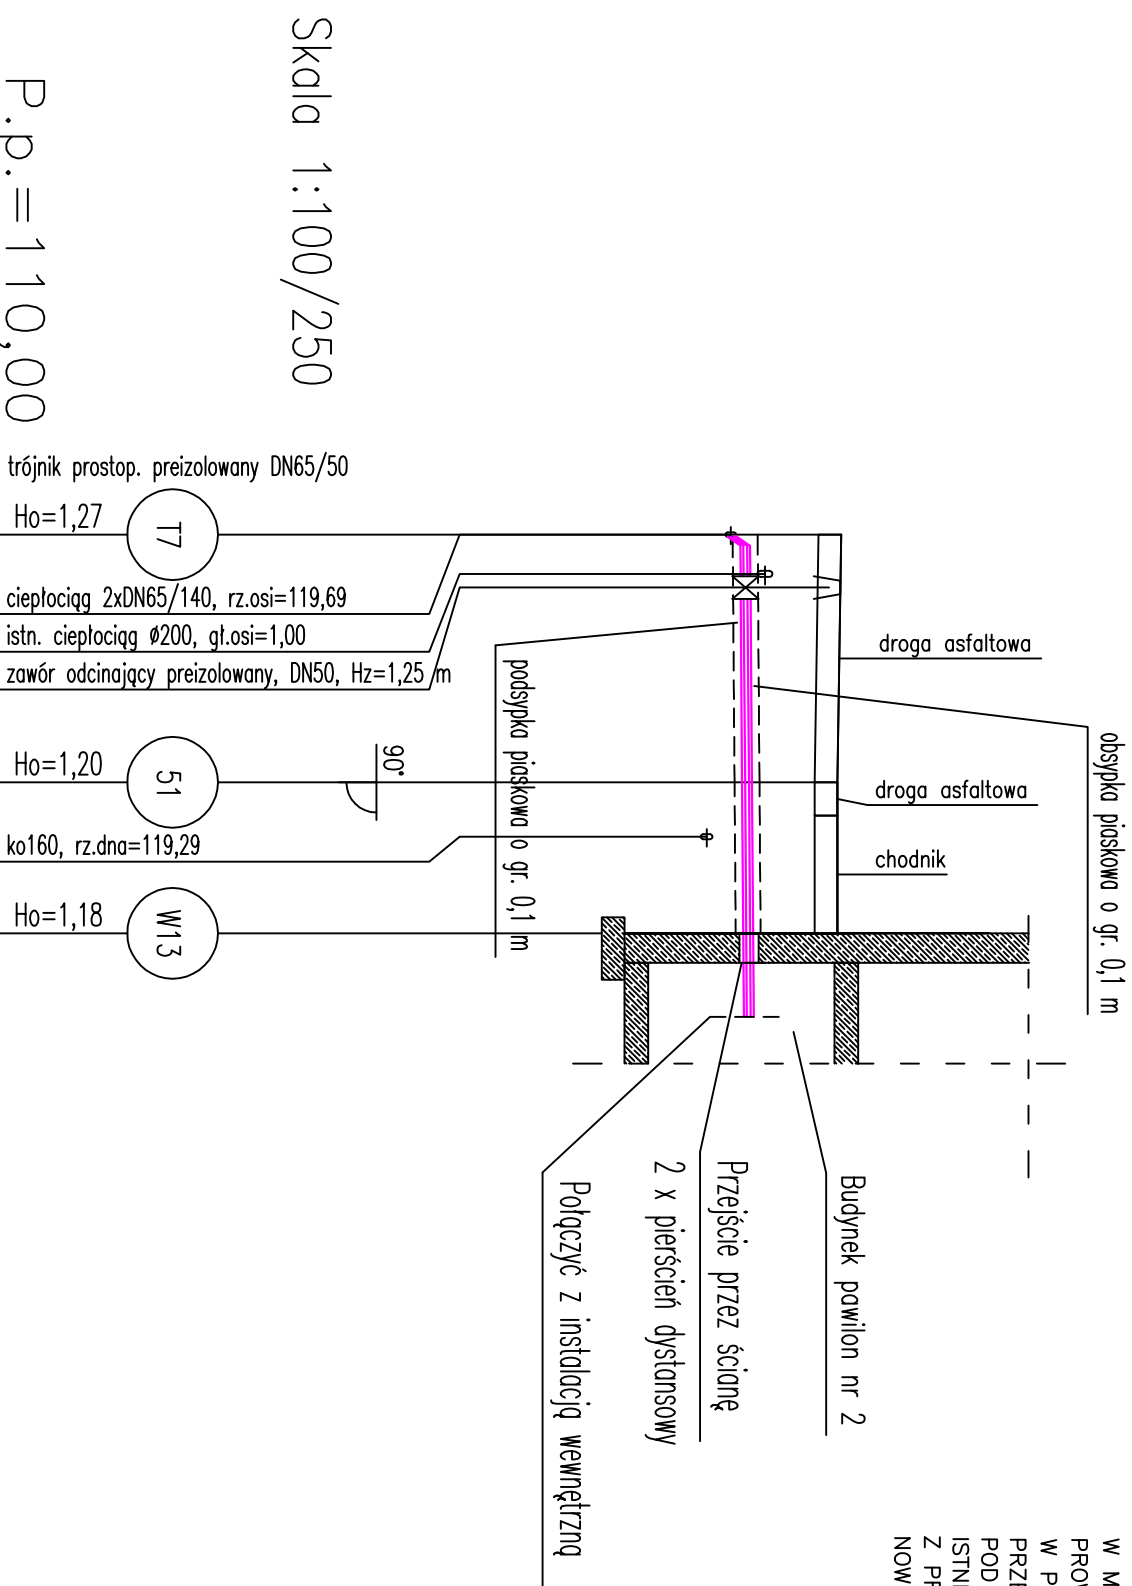

Rzędna istniejącego terenu	121,15				121,10	121,10
Rzędna osi proj. rurociągu	119,88	119,89	119,90	119,91	119,92	
Długość odcinka	1,75	6,45				
	8,20		5,00			
Proj. spadek rurociągu, odległość	$\frac{L=13,20}{i=3,0\text{ ‰}}$					
Proj. średnica nominalna, materiał	RURY PREIZOLOW					
Prędkość, przepływ						
Hektometr i odległości	0,00	4,10	8,20	10,00	11,25	13,20
	1,75					

 www.neon.net.pl neon@neon.net.pl Częstochowa, ul. Bór 180 42-202 Częstochowa tel./fax: +48 +34 3245161		
Investor:	Powiat Piaseczyński, ul. Chylickzowska 14, 05-500 Piaseczno	
Faza:	PROJEKT WYKONAWCZY	
Temat:	Termomodernizacja budynków Domu Pomocy Społecznej w Górze Kalwarii, ul. Szpitalna 1, modernizacja sieci ciepłowniczej wraz z zagospodarowaniem terenu, 05-530 Góra Kalwaria, ul. Szpitalna 1; Jednostka ewidencyjna 141801_4 Góra Kalwaria; obręb 0701 m. Góra Kalwaria, działka nr ewid. 24 Przebudowa lokalnej sieci ciepłowniczej	
Projektował:	mgr inż. Wojciech Norberciak	SLK/1573/P/OWS/06
Sprawdził:	mgr inż. Jacek Płoszaj	SLK/4547/P/OWS/12
		specjalność sanitarna
		specjalność sanitarna
		X 2016
		X 2016
		Skala 1:100/250
		Nr rysunku 15