
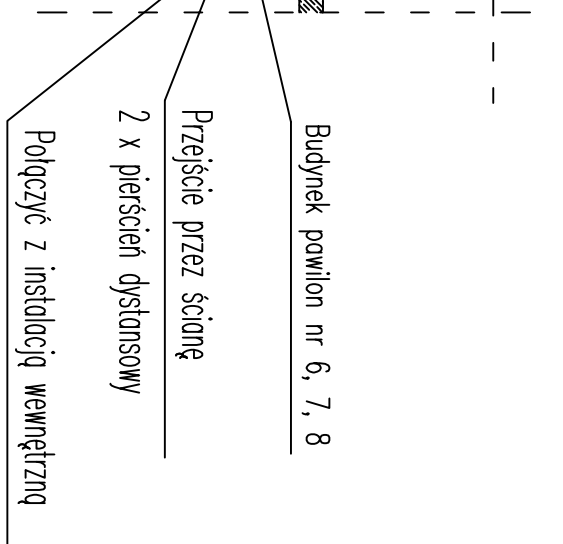


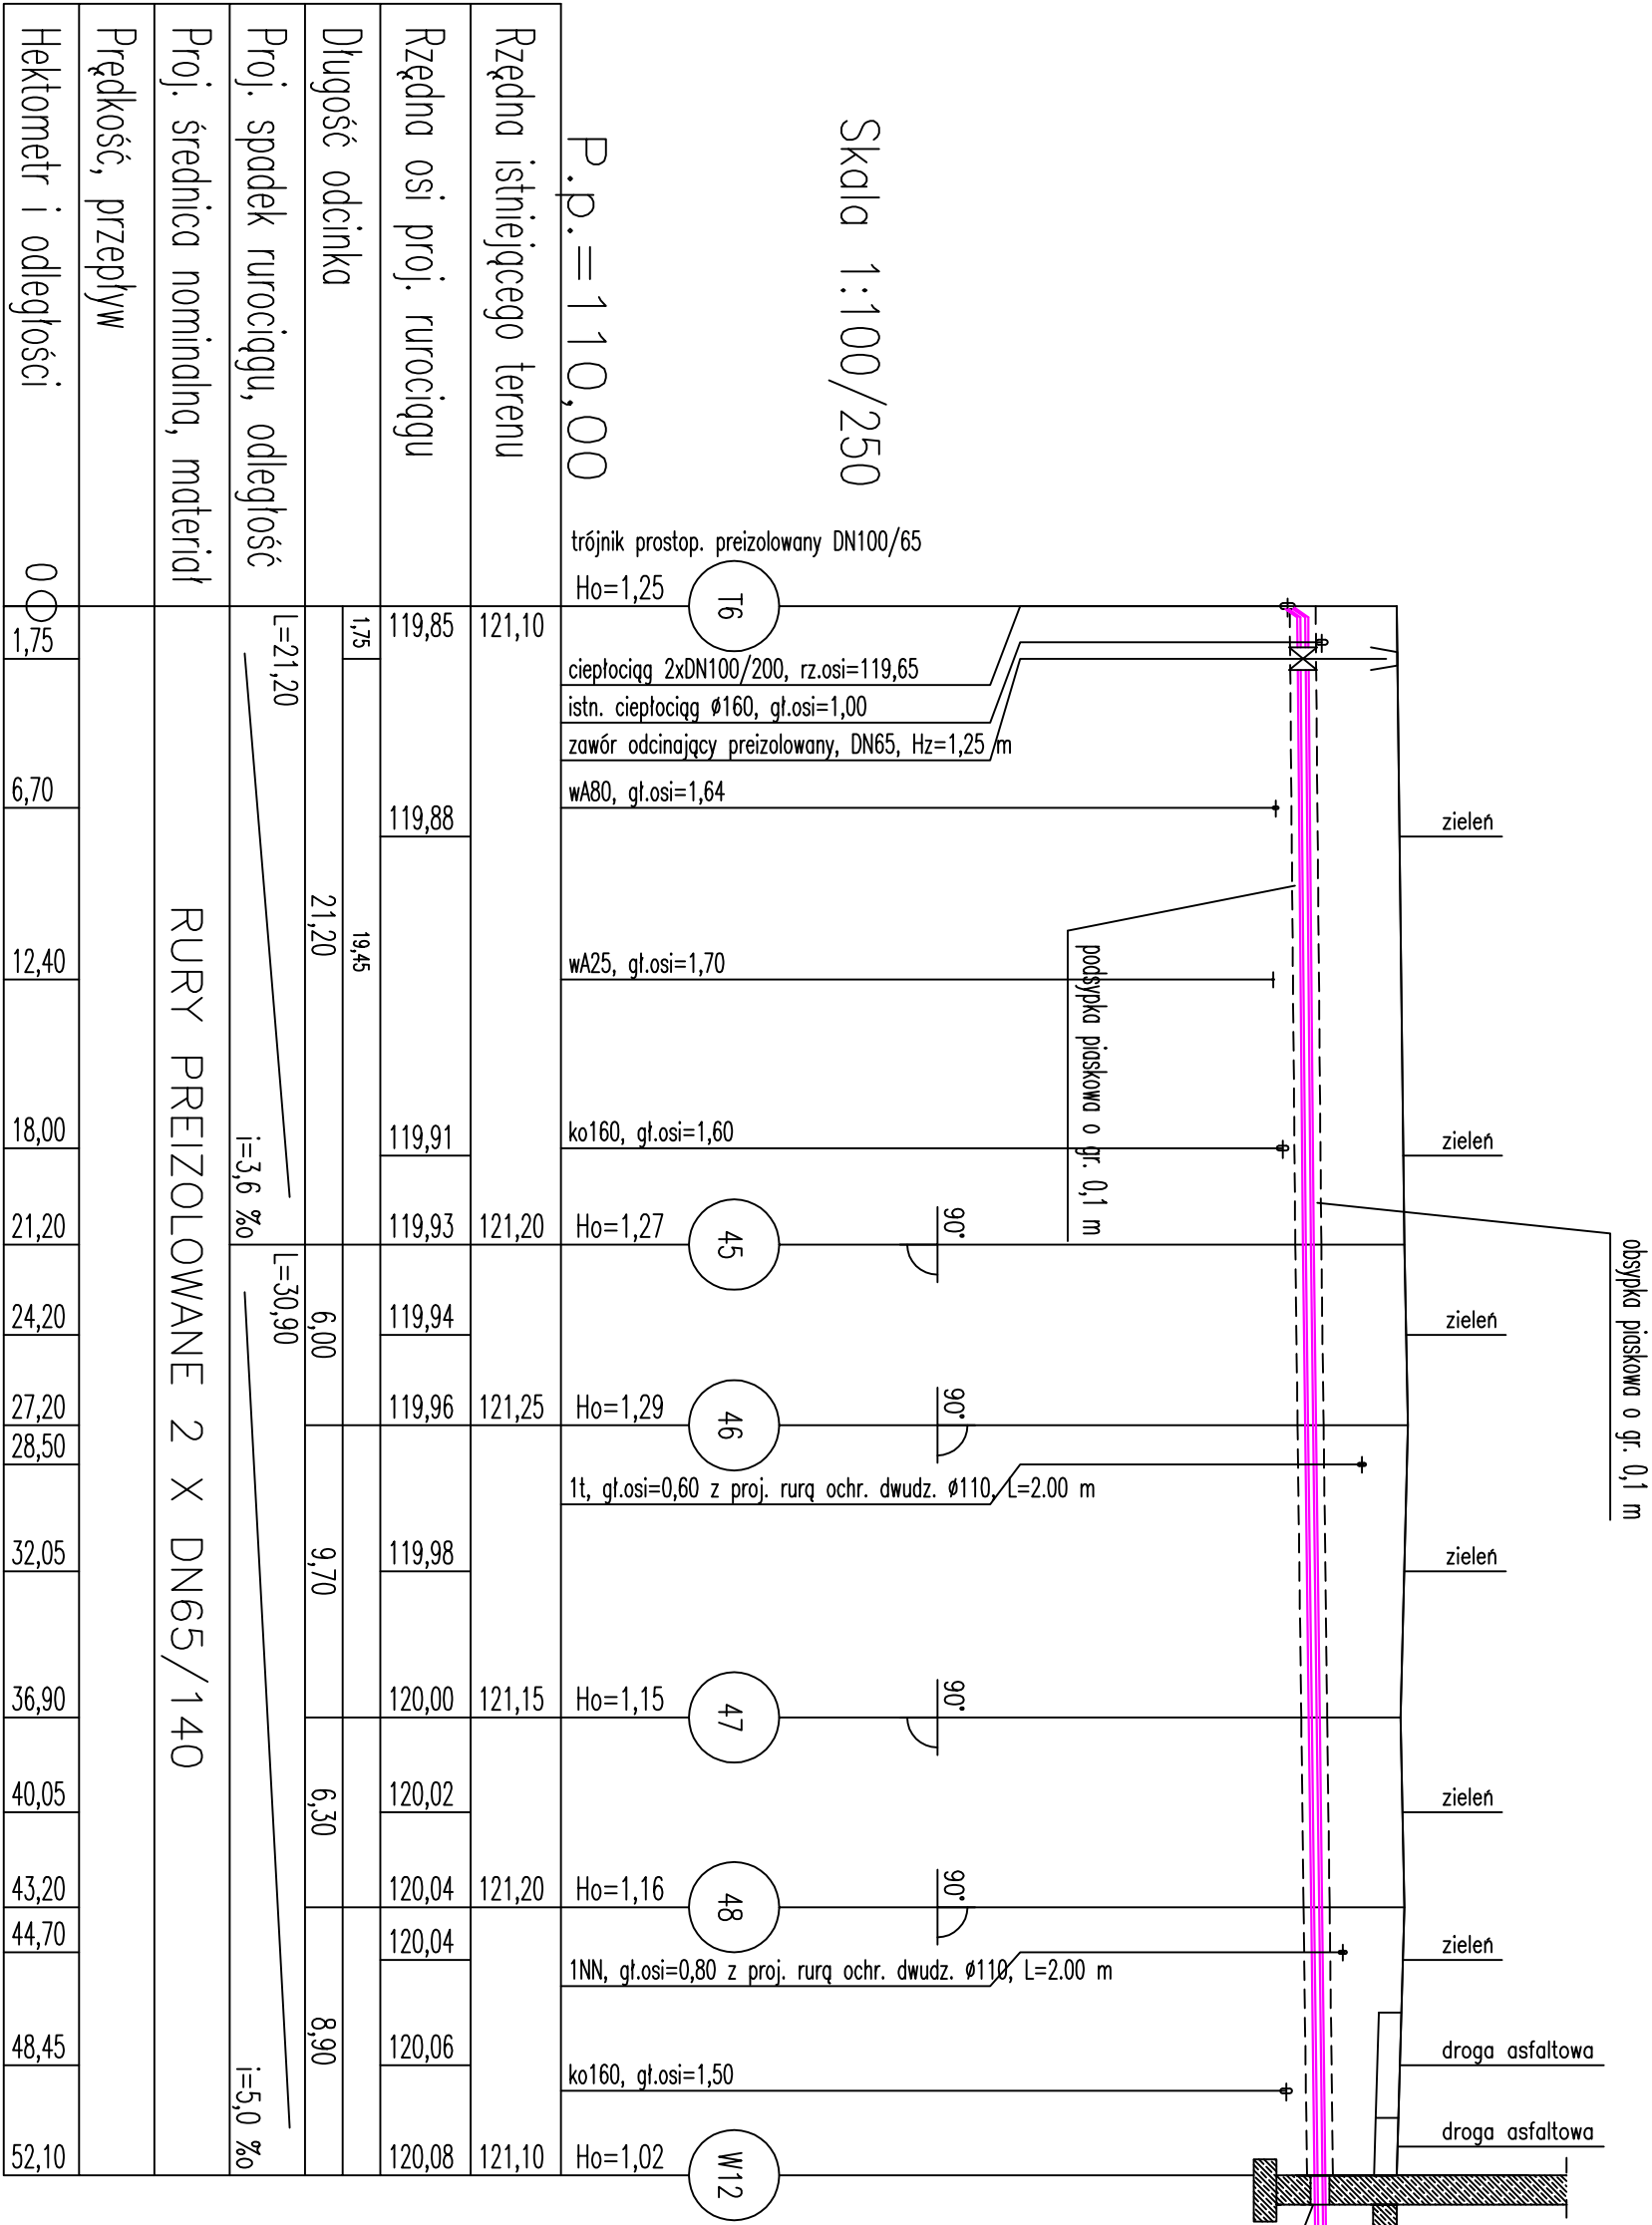

UWAGA:

PRZED WYKONANIEM ODCINKA SIECI CIEPLNEJ NALEŻY WYKONAĆ WYKOPY KONTROLNE CELEM LOKALIZACJI POSADOWIENIA ISTNIEJĄCEGO UZBROJENIA. W MIEJSCACH SKRZYŻOWAŃ ORAZ ZBLIŻEŃ DO KABLA WYKOPY NALEŻY PROWADZIĆ RĘCZNIE ZE SZCZEGÓLNĄ OSTROŻNOŚCIĄ. W PRZYPADKU WYSTĄPIENIA KOLIZJI Z ISTNIEJĄCYM UZBROJENIEM NALEŻY PRZEBUDOWAĆ NA BIEŻĄCO PODCZAS BUDOWY ISTNIEJĄCE UZBROJENIE POD NADZOREM EKSPLOATATORA DANEJ SIECI. ISTNIEJĄCY KANAŁ CIEPLOWNICZY ORAZ KOMORY CIEPLOWNICZE KOLIDUJĄCE Z PROJEKTOWANĄ SIECIĄ NALEŻY ROZEBRAC, TAK ABY UMOŻLIWIĆ UKŁADZENIE NOWEGO CIEPŁOCIĄGU.

www.ineo.net.pl neon@ineo.net.pl Częstochowa, ul. Bór -180 42-202 Częstochowa tel./fax: +48 +34 3245161			
Investor:	Powiat Piaseczyński, ul. Cynliczkowska 14, 05-500 Piaseczno		
Faza:	PROJEKT WYKONAWCZY		
Temat:	Termomodernizacja budynków Domu Pomocy Społecznej w Górze Kalwarii, ul. Szpitalna 1, modernizacja sieci ciepłowniczej wraz z zagospodarowaniem terenu. 05-530 Góra Kalwaria, ul. Szpitalna 1; jednostka ewidencyjna 141801_4 Góra Kalwaria; obręb 0701 m. Góra Kalwaria, działka nr ewid. 24		
Projektował:	mgr inż. Wojciech Norberdak	SLK/1372/POWS/06	specjalność sanitarna
Sprawdził:	mgr inż. Jacek Płoszaj	SLK/4547/POOS/12	specjalność sanitarna
Przebudowa lokalnej sieci ciepłowniczej			
X 2016			
X 2016			
Skala 1:100/250			Nr rysunku 14