


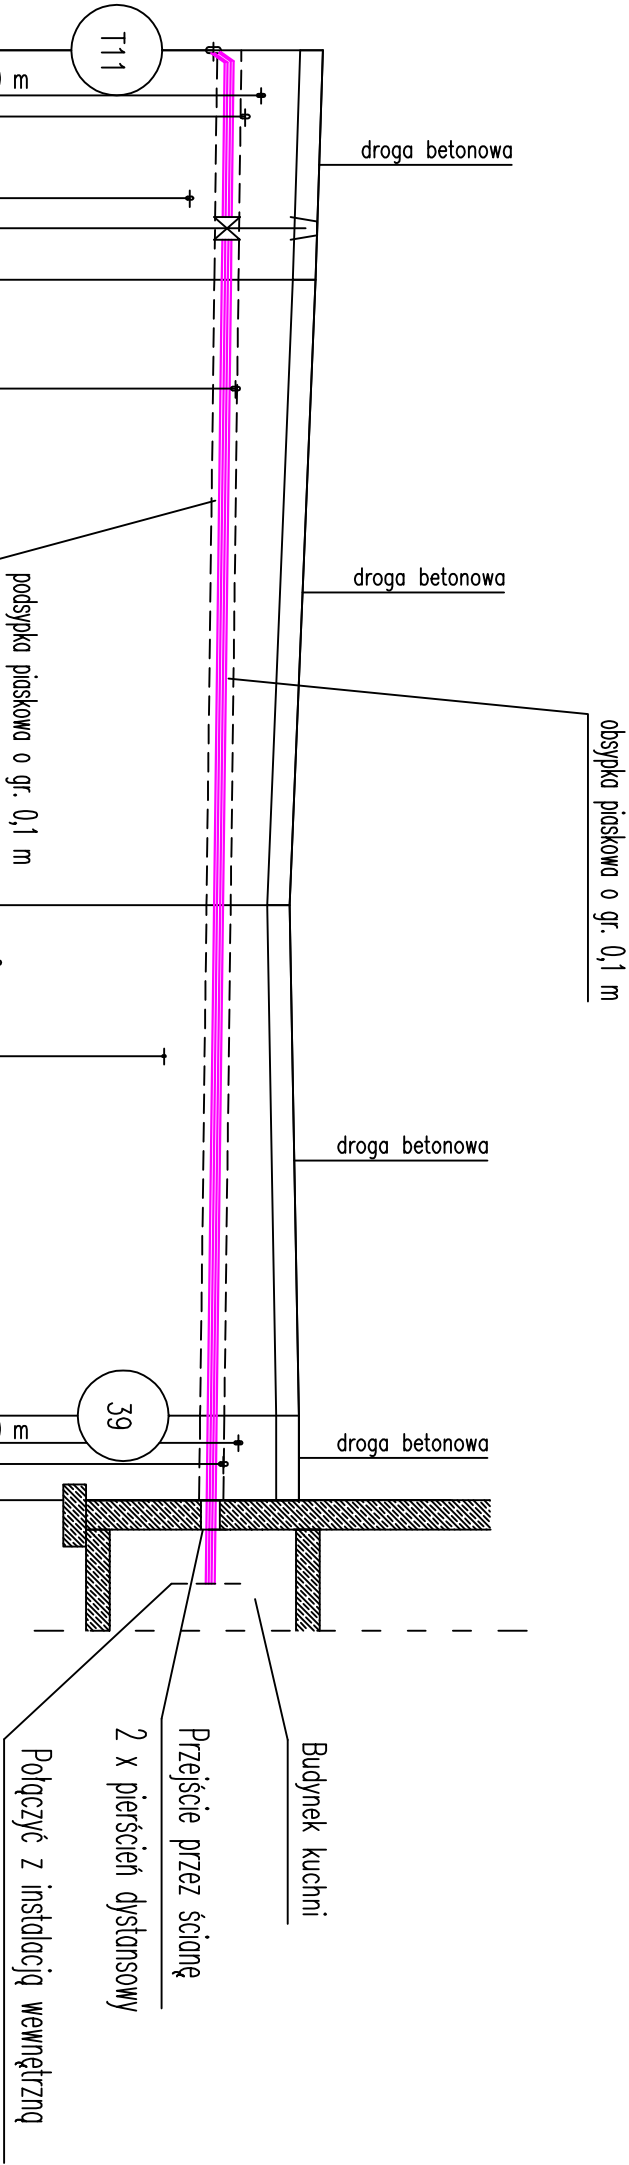

Skala 1:100/250

P.p. = 110,00

Rzędna istniejącego terenu	121,22	119,98	119,96	119,95	119,94	119,89	119,84	119,80	119,75	119,75	119,74
Rzędna osi proj. rurociągu											
Długość odcinka		5,90	7,60	1,70							
Proj. spadek rurociągu, odległość	L=48,00										
Proj. średnica nominalna, materiał	RURY PREIZOLOWANE 2 X DN40/110										
Prędkość, przepływ											
Hektometr i odległości	0 00	1,50	3,80	5,90	7,60	11,20	17,95	28,30	30,20	33,30	36,75

PRZED WYKONANIEM ODCINKA SIECI CIEPŁEJ NALEŻY WYKONAĆ WYKOPY KONTROLNE CELEM LOKALIZACJI POSADOWIENIA ISTNIEJĄCEGO UZBROJENIA. W MIEJSCACH SKRZYŻOWAŃ ORAZ ZBLIŻEŃ DO KABLA WYKOPY NALEŻY PROWADZIĆ REZNIE ZE SZCZEGÓLNĄ OSTROŻNOŚCIĄ. W PRZYPADKU WYSTĄPIENIA KOLIZJI Z ISTNIEJĄCYM UZBROJENIEM NALEŻY PRZEBUDOWAĆ NA BIEŻĄCO PODCZAS BUDOWY ISTNIEJĄCE UZBROJENIE POD NADZOREM EKSPLOATATORA DANEJ SIECI. ISTNIEJĄCY KANAŁ CIEPŁOWNICZY ORAZ KOMORY CIEPŁOWNICZE KOLIDUJĄCE Z PROJEKTOWANĄ SIECIĄ NALEŻY ROZEBRAC, TAK ABY UMOŻLIWIĆ UŁOŻENIE NOWEGO CIEPŁOCIĄGU.

UWAGA:

www.neon.net.pl

neon@neon.net.pl

42-202 Częstochowa

tel./fax: +48 +34 3245161

Częstochowa, ul. Bór 180

Investor:

Powiat Piasczyński, ul. Chyliczkowska 14, 05-500 Piaseczno

Faza:

PROJEKT WYKONAWCZY

Temat:

Termomodernizacja budynków Domu Pomocy Społecznej w Górze Kalwarii, ul. Szpitalna 1, modernizacja sieci ciepłowniczej wraz z zagospodarowaniem terenu. 05-530 Góra Kalwaria, ul. Szpitalna 1; jednostka ewidencyjna 141801_4 Góra Kalwaria; obręb 0701 m. Góra Kalwaria, działka nr ewid. 24

Przebudowa lokalnej sieci ciepłowniczej

Projektował:

mgr inż. Wojciech Norbertak

SLK/1372/POWS/06

specjalność: sanitarna

Sprawdził:

mgr inż. Jacek Pioszaj

SLK/4547/POOS/12

specjalność: sanitarna

X 2016

X 2016

Skala

1:100/250

Nr rysunku

12