


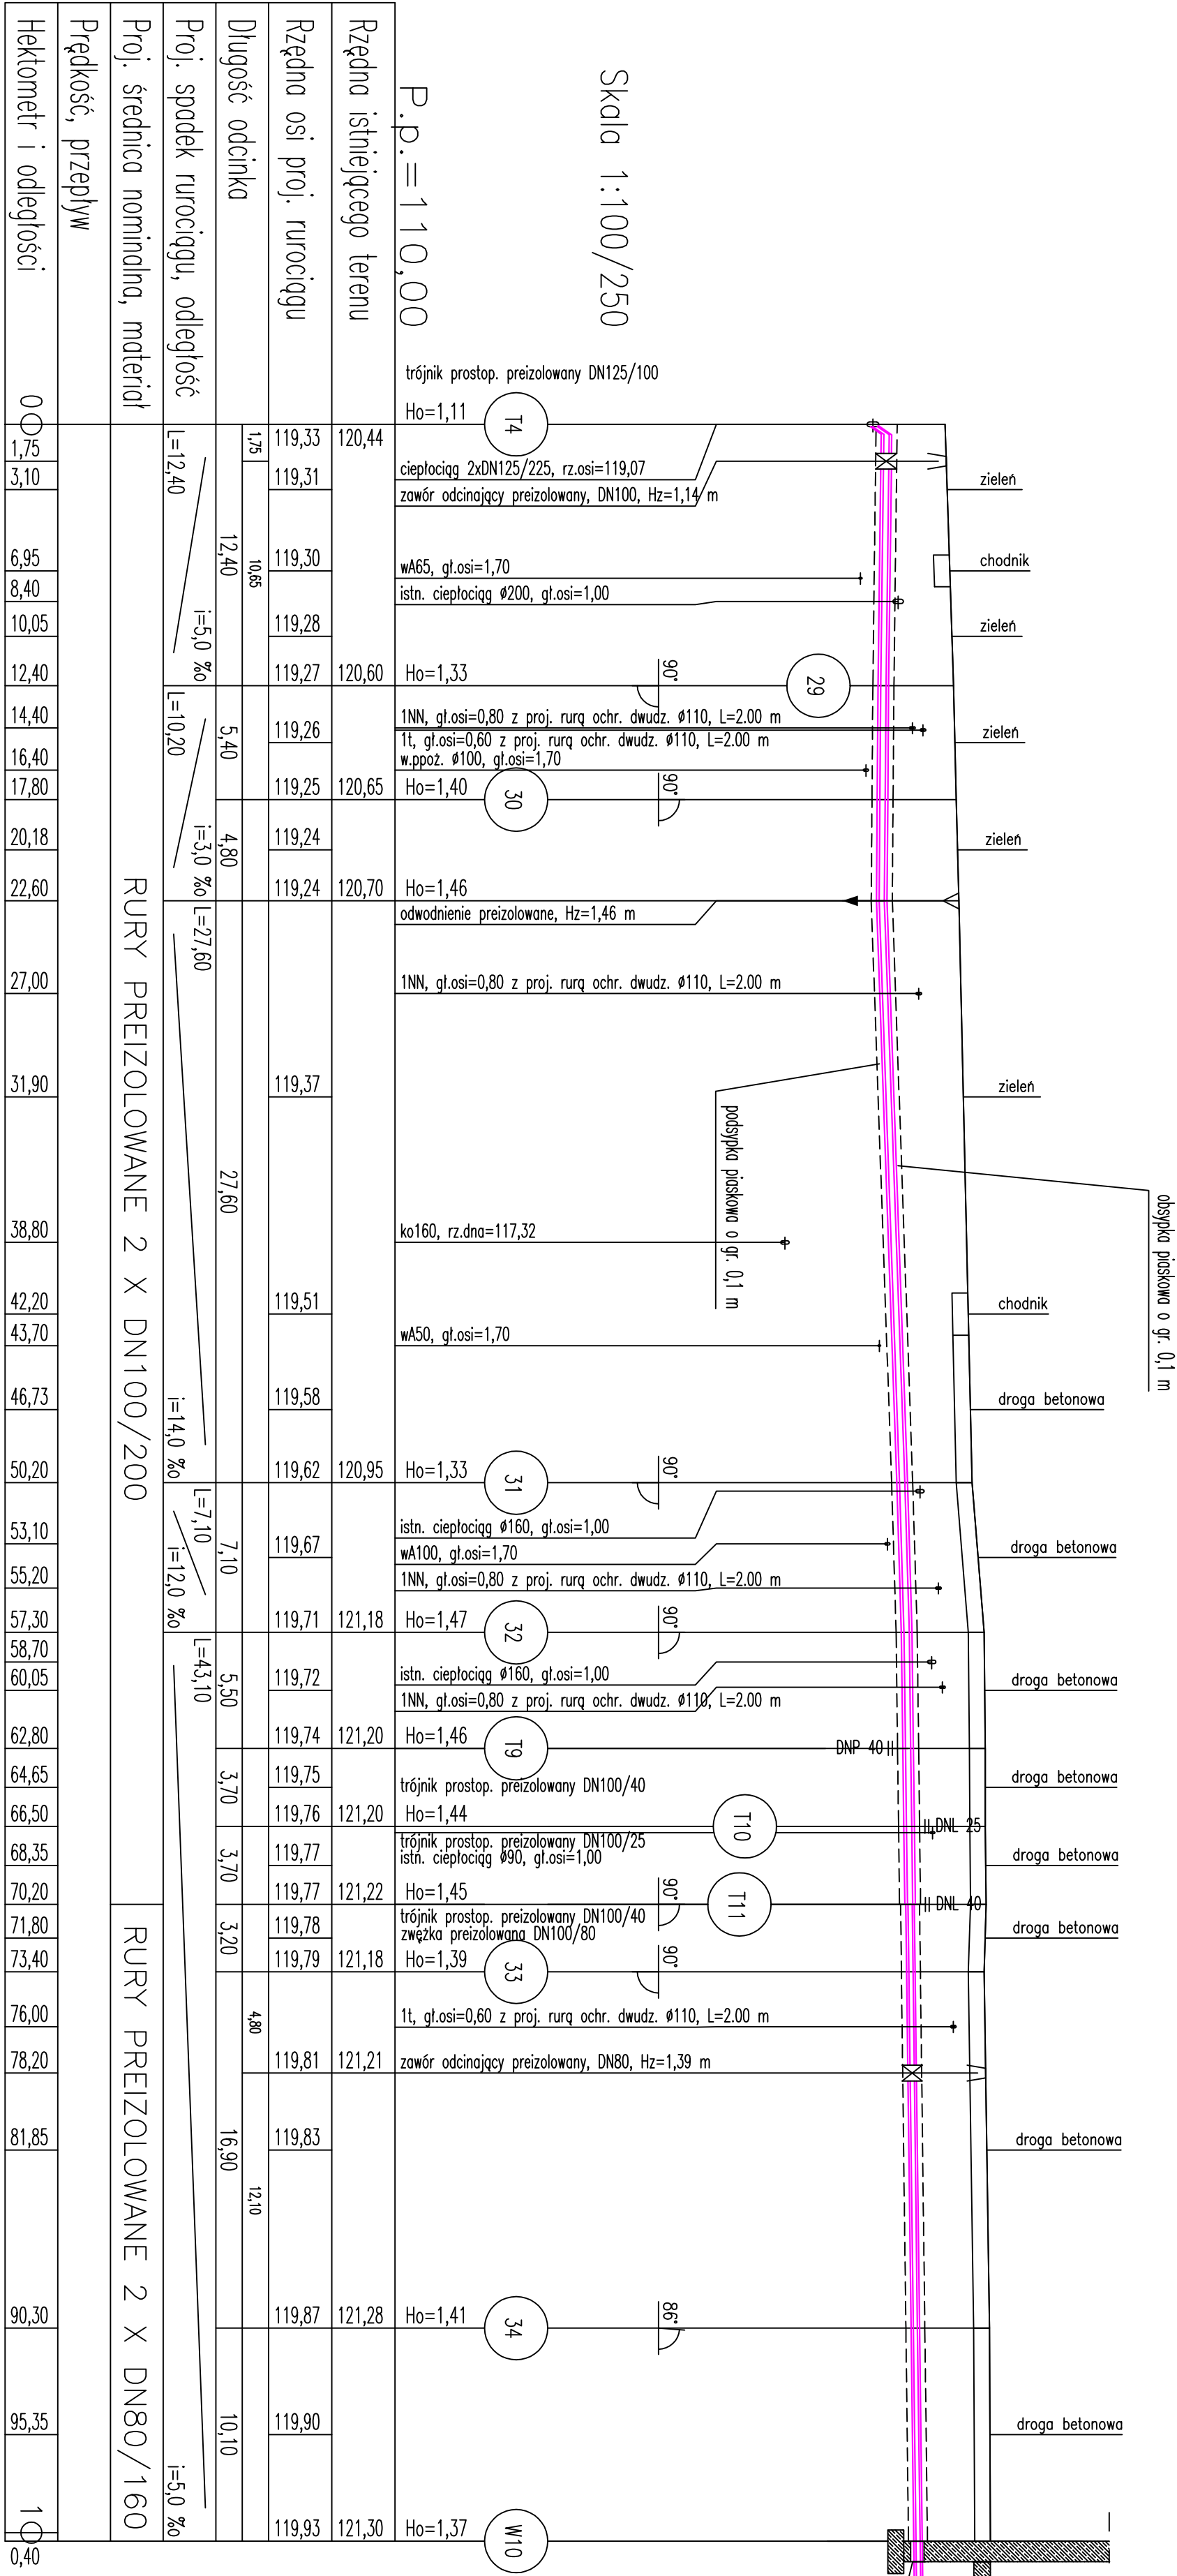

UWAGA:

PRZED WYKONANIEM ODCINKA SIECI CIEPŁEJ NALEŻY WYKONAĆ WYKOPY KONTROLNE CELEM LOKALIZACJI POSADOWIENIA INSTALUJĄCEGO UZBROJENIA. W MIEJSCACH SKRZYŻOWAŃ ORAZ ZBLIŻEŃ DO KABLA WYKOPY NALEŻY PROWADZIĆ RĘCZNIE ZE SZCZEGÓLNĄ OSTROŻNOŚCIĄ. W PRZYPADKU WYSTĄPIENIA KOLIZJI Z INSTALACJĄ UZBROJENIEM NALEŻY PRZEBUDOWAĆ NA BIEŻĄCO PODCZAS BUDOWY INSTALACJE UZBROJENIE POD NADZOREM EKSPLOATATORA DANEJ SIECI. INSTALUJĄCY KANAŁ CIEPŁOWNICZY ORAZ KOMORY CIEPŁOWNICZE KOLIDUJĄCE Z PROJEKTOWANĄ SIECIĄ NALEŻY ROZEBRAC, TAK ABY UMOŻLIWIĆ UŁOŻENIE NOWEGO CIEPŁOCIĄGU. RZĘDNA POŁĄCZENIA PROJEKTOWANEJ SIECI CIEPŁEJ Z INSTALACJĄ INSTALACJĄ WEWNĘTRZNĄ NALEŻY DOPASOWAĆ NA BIEŻĄCO PODCZAS BUDOWY W PRZYPADKU WYSTĄPIENIA RÓŻNIC POSADOWIENIA.

www.neon.net.pl neon@neon.net.pl Częstochowa, ul. Bór 180 42-202 Częstochowa tel./fax: +48 +34 3245161				Inwestor: Powiat Piaseczyński, ul. Cyliczkowska 14, 05-500 Piaseczno			
Faza: PROJEKT WYKONAWCZY				Temat: Termomodernizacja budynków Domu Pomocy Społecznej w Górze Kalwarii, ul. Szpitalna 1, modernizacja sieci ciepłowniczej wraz z zagospodarowaniem terenu, 05-530 Góra Kalwaria, ul. Szpitalna 1; jednostka ewidencyjna 141801_4 Góra Kalwaria; obręb 0701 m. Góra Kalwaria, działka nr ewid. 24			
Projektował: mgr inż. Wojciech Norbertak				Sprawdził: mgr inż. Jacek Płoszaj			
SLK/1512/POWS/06				SLK/4547/POCS/12			
specjalność: sanitarna				specjalność: sanitarna			
X 2016				X 2016			
Skala 1:100/250				N rysunku 9			