


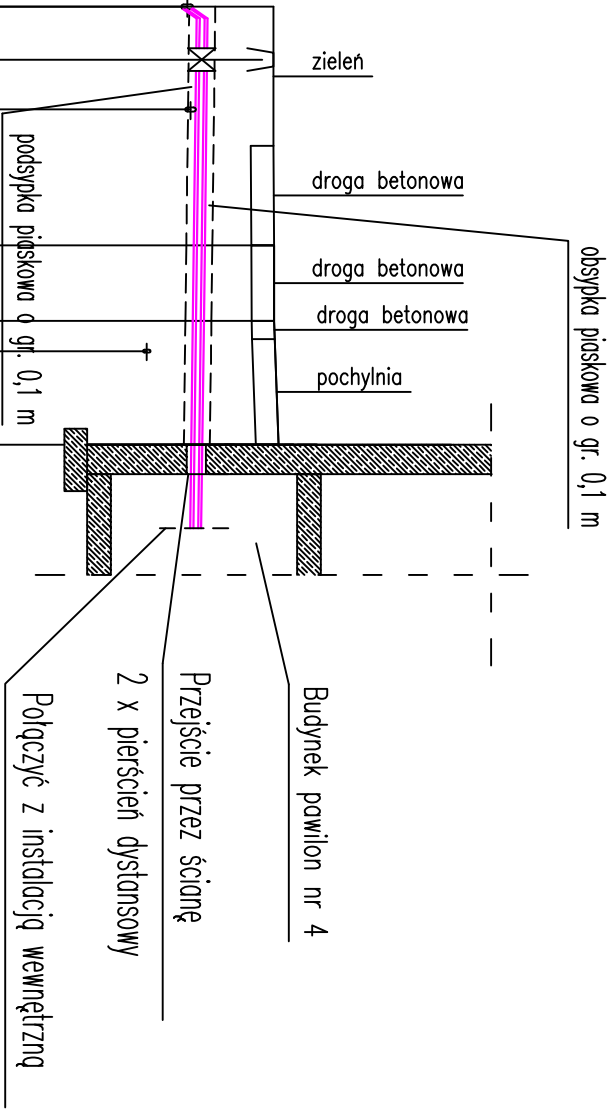

UWAGA:

PRZED WYKONANIEM ODCINKA SIECI CIEPLNEJ NALEŻY WYKONAĆ WYKOPY KONTROLNE CELEM LOKALIZACJI POSADOWIENIA ISTNIEJĄCEGO UZBROJENIA. W MIEJSCACH SKRZYŻOWAŃ ORAZ ZBLIŻEŃ DO KABLA WYKOPY NALEŻY PROWADZIĆ RĘCZNIE ZE SZCZEGÓLNA OSTROŻNOŚCIĄ. W PRZYPADKU WYSTĄPIENIA KOLIZJI Z ISTNIEJĄCYM UZBROJENIEM NALEŻY PRZEBUDOWAĆ NA BIEŻĄCO PODCZAS BUDOWY ISTNIEJĄCE UZBROJENIE POD NADZOREM EKSPLOATATORA DANEJ SIECI. ISTNIEJĄCY KANAŁ CIEPŁOWNICZY ORAZ KOMORY CIEPŁOWNICZE KOLIDUJĄCE Z PROJEKTOWANĄ SIECIĄ NALEŻY ROZEBRĄĆ, TAK ABY UMOŻLIWIĆ UŁOŻENIE NOWEGO CIEPŁOCIĄGU.

Skala 1:100/250

P.p.=105,00

Rzędna istniejącego terenu	119,95		119,96		119,96		120,02	
Rzędna osi proj. rurociągu	119,01 119,00		118,98	118,97	118,96	118,96	118,95	118,94
Długość odcinka	1,75	6,15						
	7,90		2,50		4,10			
Proj. spadek rurociągu, odległość	L=14,50		i=5,0 ‰					
Proj. średnica nominalna, materiał	RURY PREIZOLOWANE							
Prędkość, przepływ								
Hektometr i odległości	0	1,75	3,40	6,25	7,90	9,15	10,40	12,75 14,50

www.neon.net.pl
neon@neon.net.pl

Częstochowa, ul. Bór 180
42-202 Częstochowa
tel./fax: +48 +34 3245 161

Inwestor:	Powiat Piaszczyński, ul. Chyliczkowska 14, 05-500 Piaszczno
-----------	---

Faza:	PROJEKT WYKONAWCZY
-------	--------------------

Temat:	Termomodernizacja budynków Domu Pomocy Społecznej w Górze Kalwarii, ul. Szpitalna 1, modernizacja sieci ciepłowniczej wraz z zagospodarowaniem terenu, 05-530 Góra Kalwaria, ul. Szpitalna 1; jednostka ewidencyjna 141801_4 Góra Kalwaria; obręb 0701 m. Góra Kalwaria, działka nr ewid. 24 Przebudowa lokalnej sieci ciepłowniczej
--------	---

Projektował:	mgr inż. Wojciech Norbertak	SLK/137Z/POM/S/06	specjalność sanitarna	X 2016
Sprawdził:	mgr inż. Jacek Pioszaj	SLK/4547/P/OOS/12	specjalność sanitarna	X 2016

Profil podłużny sieci ciepłej T8-W4				Skala 1:100/250	Nr rysunku 7
-------------------------------------	--	--	--	--------------------	-----------------