


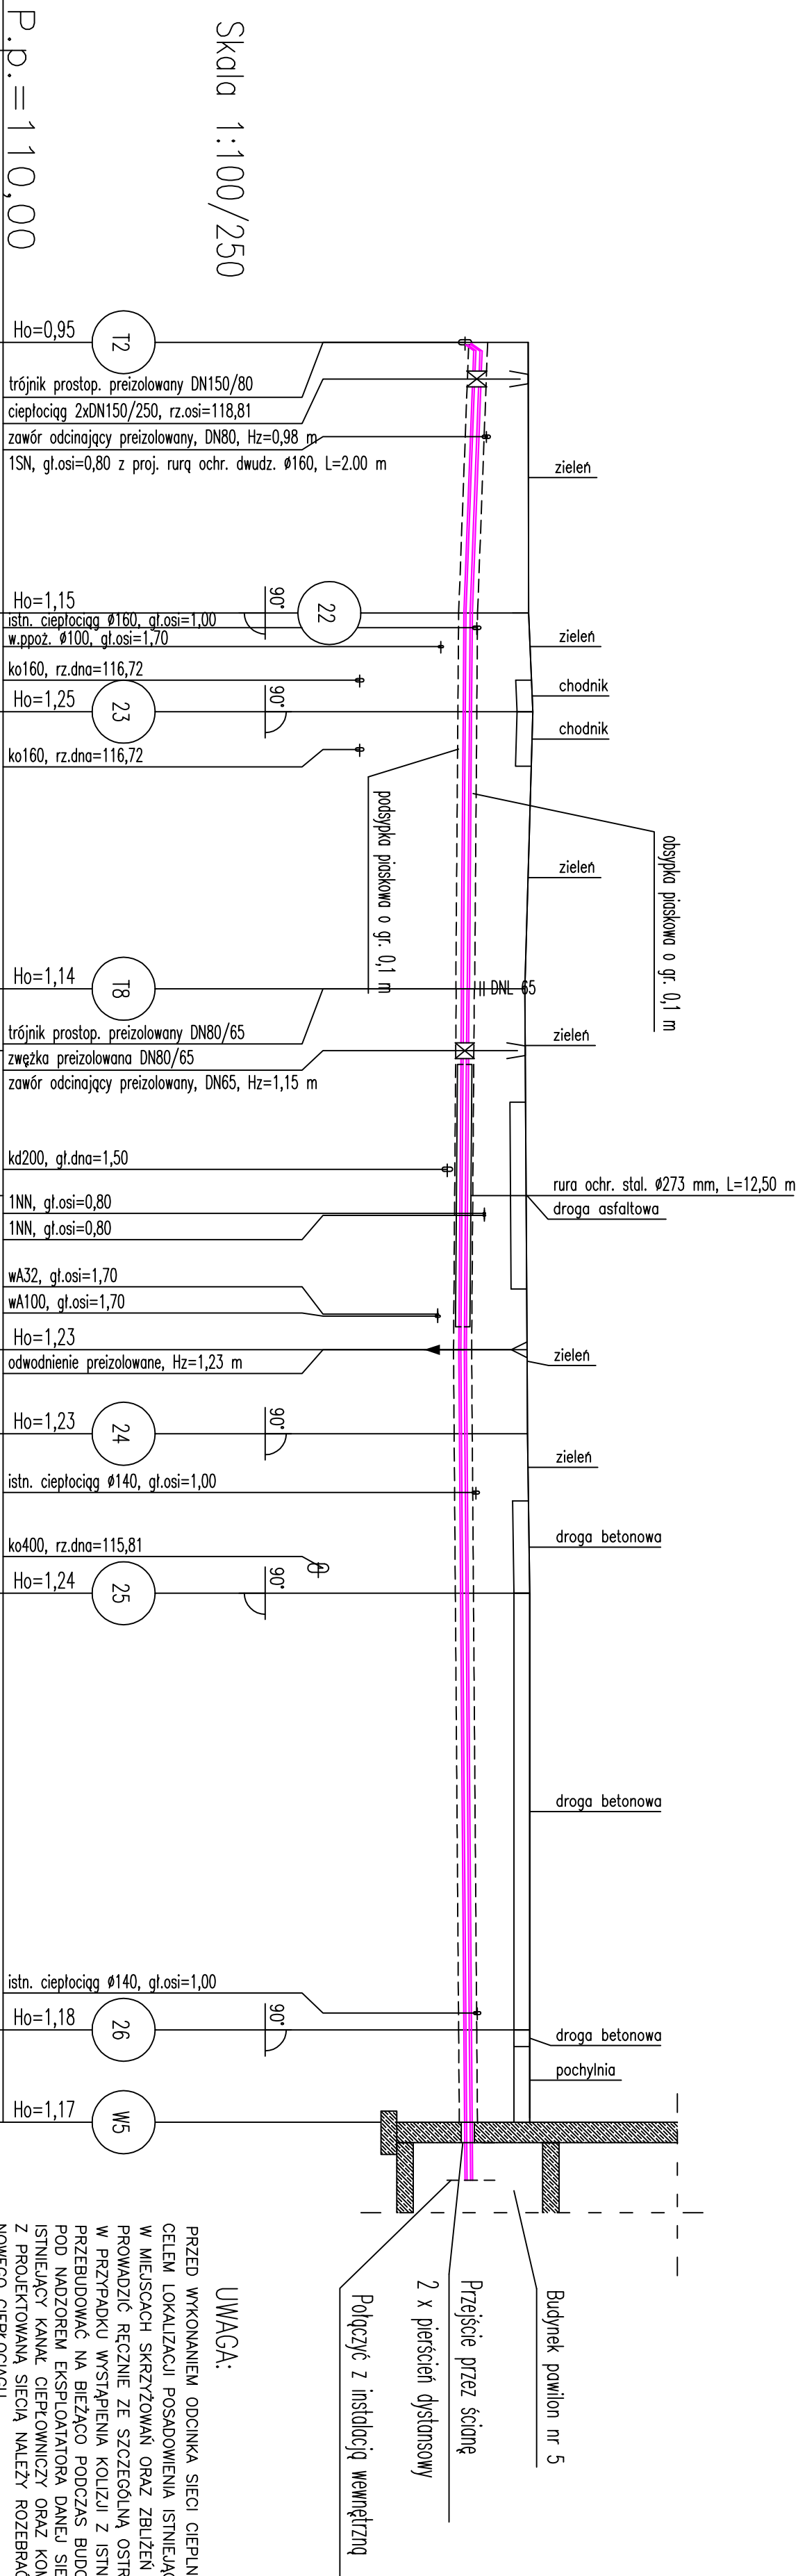

UWAGA:

PRZED WYKONANIEM ODKINKA SIECI CIEPŁNEJ NALEŻY WYKONAĆ WYKOPY KONTROLNE CELEM LOKALIZACJI POSADOWIENIA ISTNIEJĄCEGO UZBROJENIA. W MIEJSCACH SKRZYŻOWAŃ ORAZ ZBIŻEŃ DO KABŁA WYKOPY NALEŻY PROWADZIĆ RĘCZNIE ZE SZCZEGÓŁNĄ OSTROŻNOŚCIĄ. W PRZYPADKU WYSTĄPIENIA KOLIZJI Z ISTNIEJĄCĄ UZBROJENIEM NALEŻY PRZEBUDOWAĆ NA BIEŻĄCO PODCZAS BUDOWY ISTNIEJĄCE UZBROJENIE POD NADZOREM EKSPLOATATORA DANEU SIECI. ISTNIEJĄCY KANAŁ CIEPŁOWNICZY ORAZ KOMORY CIEPŁOWNICZE KOLIDUJĄCE Z PROJEKTOWANĄ SIECIĄ NALEŻY ROZEBRAĆ, TAK ABY UMOŻLIWIĆ UŁOŻENIE NOWEGO CIEPŁOCIĄGU.

Rzędna istniejącego terenu	120,01		120,02		120,10			119,95	119,96		119,97		119,99		120,00		120,04		120,04		120,04			
Rzędna osi proj. rurociągu	119,06	118,96	118,87	118,86	118,85	118,85	118,83	118,81	118,80	118,78	118,76	118,77	118,78	118,79	118,80	118,83	118,86	118,87	118,87					
Długość odcinka	1,75	11,15	12,90	4,70	13,20	2,95	6,90	17,20	7,35	4,00	7,60	20,80	4,40											
Proj. spadek rurociągu, odległość	$i=15,0 \text{ ‰}$ $L=12,90$										$i=3,0 \text{ ‰}$ $L=36,80$													
Proj. średnica nominalna, materiał	RURY PREIZOLOWANE 2 X DN80/160										RURY PREIZOLOWANE 2 X DN65/140													
Prędkość, przepływ																								
Hektometr i odległości	0	1,75	4,50	6,45	12,90	14,50	16,10	17,60	18,90	25,50	30,80	33,50	39,40	40,65	46,30	48,00	52,00	53,60	57,40	59,60	70,00	80,40	82,80	84,80

 www.ineon.np.pl neon@ineon.np.pl		Częstochowa, ul. Bor 180 42-202 Częstochowa tel/fax: +48 +34 3245161
Investor:	Powiat Piaszczyński, ul. Chylicka 14, 05-500 Piaszczyno	
Faza:	PROJEKT WYKONAWCZY	
Temat:	Termomodernizacja budynków Domu Pomocy Społecznej w Górze Kalwarii, ul. Szpilaina 1, modernizacja sieci ciepłowniczej wraz z zagospodarowaniem terenu, 05-530 Góra Kalwaria, ul. Szpilaina 1; jednostka ewidencyjna 141801_4 Góra Kalwaria; obręb 0701 m. Góra Kalwaria, działka nr ewid. 24 Przebudowa lokalnej sieci ciepłowniczej	
Projektował:	mgr inż. Wojciech Nordercjak	specjalność specjalność autama
Sprawdził:	mgr inż. Jacek Płoszaj	SLK/4547/POCS/12
Profil podłużny sieci ciepłej T2-W5		Skala 1:100/250
		Nr rysunku 6