


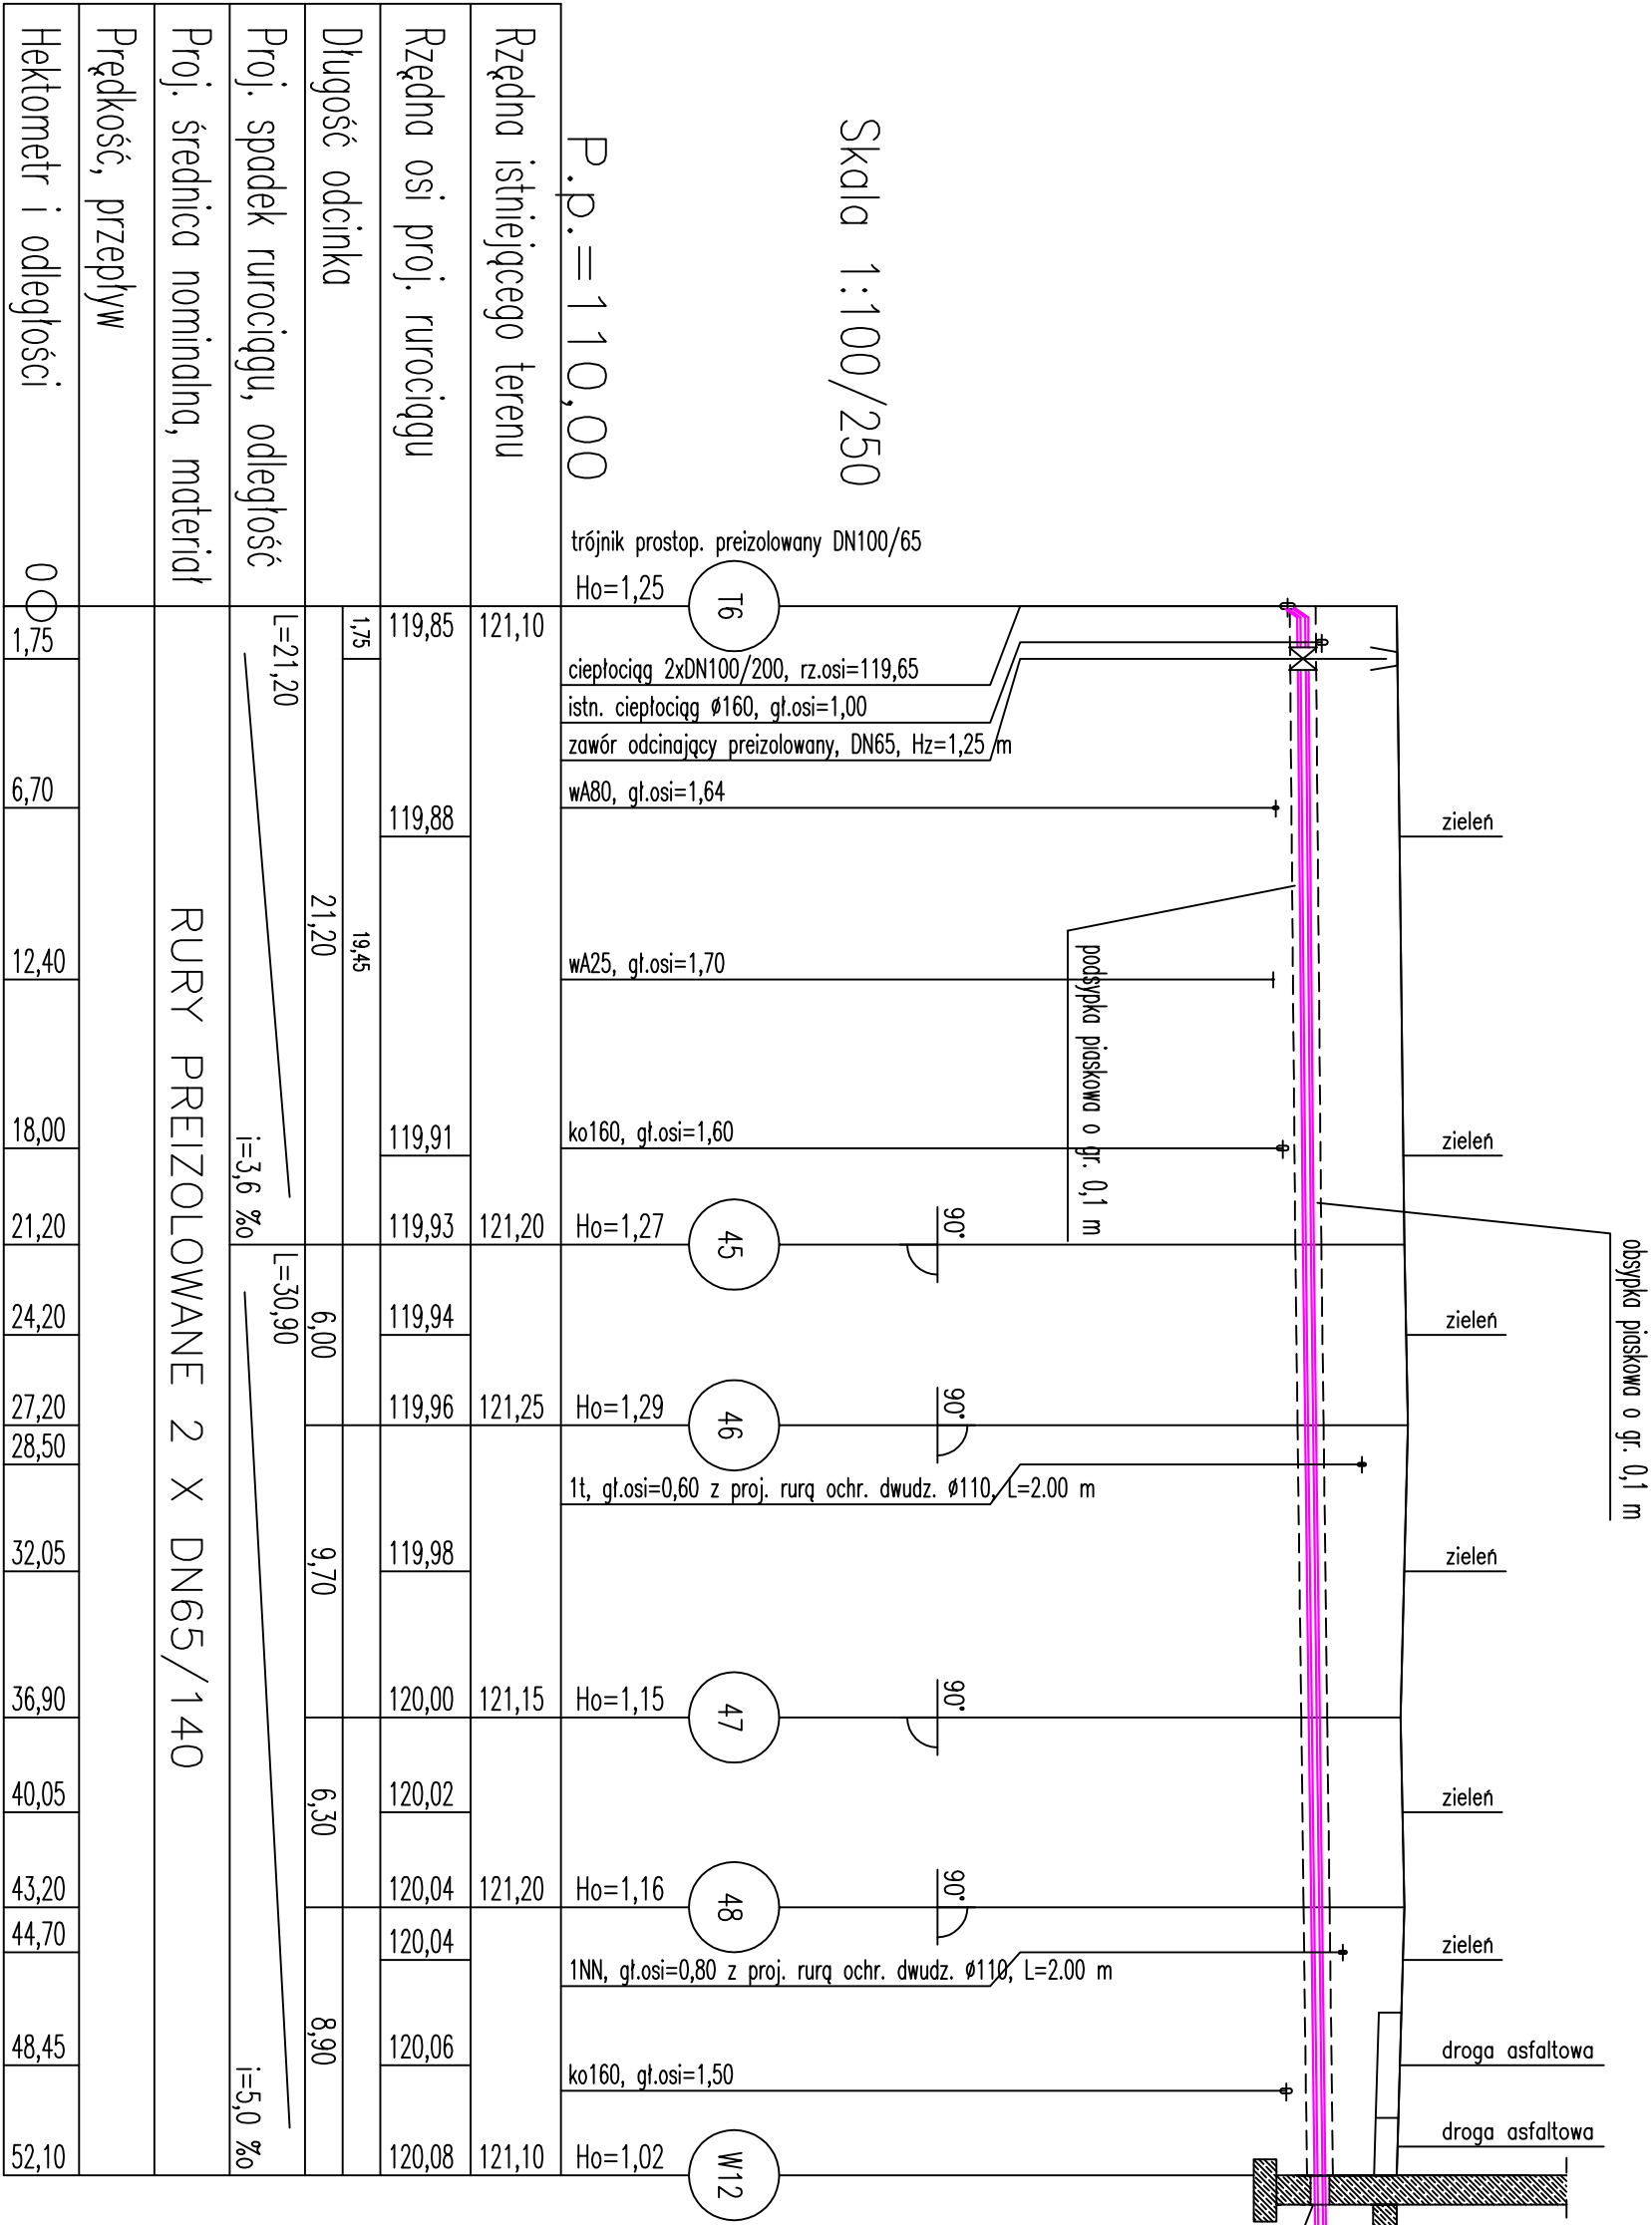

Budynek pawilon nr 6, 7, 8

Przejsięcie przez ścianę

2 x pierścien dystansowy

Połączyć z instalacją wewnętrzną

UWAGA:

PRZED WYKONANIEM ODCINKA SIECI CIEPLNEJ NALEŻY WYKONAĆ WYKOPY KONTROLNE CELEM LOKALIZACJI POSADOWIENIA ISTNIEJĄCEGO UZBROJENIA. W MIEJSCACH SKRZYŻOWAŃ ORAZ ZBLIŻEŃ DO KABLA WYKOPY NALEŻY PROWADZIĆ RĘCZNIE ZE SZCZEGÓLNĄ OSTROŻNOŚCIĄ. W PRZYPADKU WYSTĄPIENIA KOLIZJI Z ISTNIEJĄCYM UZBROJENIEM NALEŻY PRZEBUDOWAĆ NA BIEŻĄCO PODCZAS BUDOWY ISTNIEJĄCE UZBROJENIE POD NADZOREM EKSPLOATATORA DANEJ SIECI. ISTNIEJĄCY KANAŁ CIEPLOWNICZY ORAZ KOMORY CIEPLOWNICZE KOLIDUJĄCE Z PROJEKTOWANĄ SIECIĄ NALEŻY ROZEBRAC, TAK ABY UMOŻLIWIĆ UŁOŻENIE NOWEGO CIEPŁOCIĄGU.

 www.neon.net.pl neon@neon.net.pl Częstochowa, ul. Bór 180 42-202 Częstochowa tel./fax: +48 +34 3245161			
Inwestor:	Powiat Piaseczyński, ul. Chyliczkowska 14, 05-500 Piaseczno		
Faza:	PROJEKT BUDOWLANY		
Temat:	Termomodernizacja budynków Domu Pomocy Społecznej w Górze Kalwarii, ul. Szpitalna 1, modernizacja sieci ciepłowniczej wraz z zagospodarowaniem terenu. 05-530 Góra Kalwaria, ul. Szpitalna 1; jednolista ewidencyjna 141801_4 Góra Kalwaria; obręb 0701 m. Góra Kalwaria, działka nr ewid. 24 Przebudowa lokalnej sieci ciepłowniczej		
Projektował:	mgr inż. Wojciech Norberdak	SLK/1372/POWS/06	specjalność sanitarna
Sprawdził:	mgr inż. Jacek Płoszaj	SLK/4547/POOS/12	specjalność sanitarna
			X 2016
			X 2016
Profil podłużny sieci ciepłej T6-W12			Skala 1:100/250
			Nr rysunku 14