


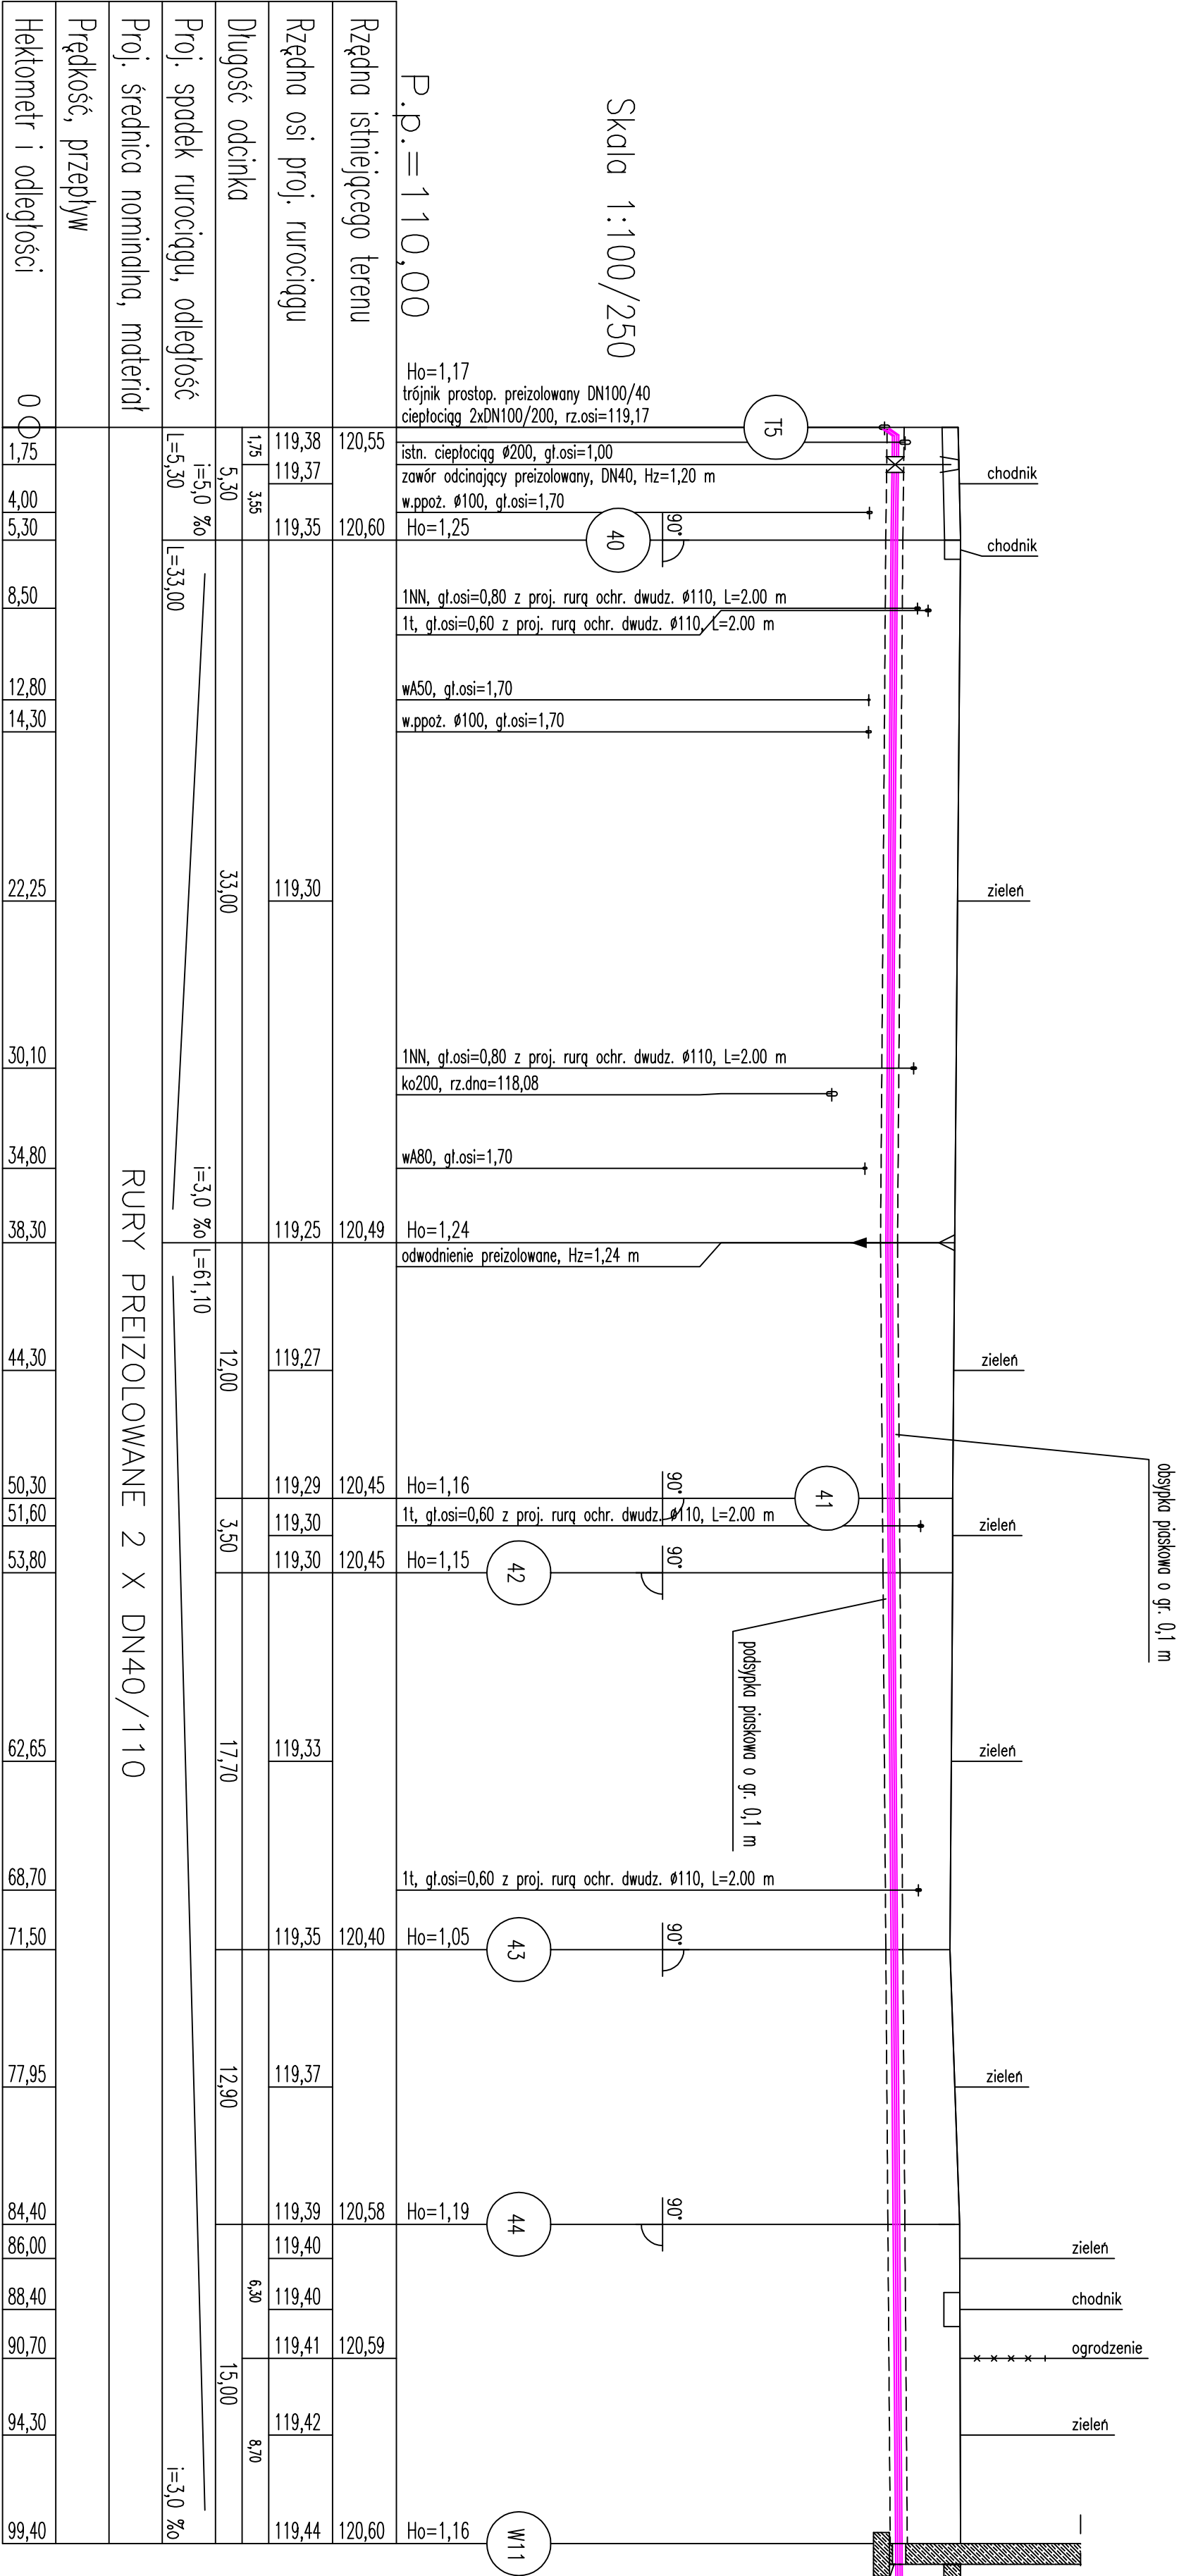

Rzędna istniejącego terenu	120,55	120,60		120,49	120,45	120,45	120,40	120,58	120,59	120,60
Rzędna osi proj. rurociągu	119,38 119,37 119,35	119,30	119,25	119,27	119,29 119,30 119,30	119,33	119,35	119,37	119,39 119,40 119,41	119,42 119,44
Długość odcinka	1,75 3,55 5,30	33,00		12,00	3,50	17,70		12,90	6,30 8,70	15,00
Proj. spadek rurociągu, odległość	i=5,0 ‰ L=5,30		i=3,0 ‰ L=61,10							

Proj. średnica nominalna, materiał	RURY PREIZOLOWANE 2 X DN40/110																								
Prędkość, przepływ																									
Hektometr i odległości	0	1,75	4,00	5,30	8,50	12,80	14,30	22,25	30,10	34,80	38,30	44,30	50,30	51,60	53,80	62,65	68,70	71,50	77,95	84,40	86,00	88,40	90,70	94,30	99,40

Budynek mieszkalny

Przejście przez ścianę

2 x pięściel dystansowy

Połączyć z instalacją wewnętrzną

UWAGA:

PRZED WYKONANIEM ODCINKA SIECI CIEPŁEJ NALEŻY WYKONAĆ WYKOPY KONTROLNE CELEM LOKALIZACJI POSADOWIENIA ISTNIEJĄCEGO UZBROJENIA. W MIEJSCACH SKRZYŻOWAŃ ORAZ ZBLIŻEŃ DO KABLA WYKOPY NALEŻY PROWADZIĆ RĘCZNIE ZE SZCZEGÓLNĄ OSTROŻNOŚCIĄ. W PRZYPADKU WYSTĄPIENIA KOLIZJI Z ISTNIEJĄCYM UZBROJENIEM NALEŻY PRZEBUDOWAĆ NA BIEŻĄCO PODCZAS BUDOWY ISTNIEJĄCE UZBROJENIE POD NADZOREM EKSPLOATATORA DANEJ SIECI. ISTNIEJĄCY KANAŁ CIEPŁOWNICZY ORAZ KOMORY CIEPŁOWNICZE KOLIDUJĄCE Z PROJEKTOWANĄ SIECIĄ NALEŻY ROZEBRAC, TAK ABY UMOŻLIWIĆ UŁOŻENIE NOWEGO CIEPŁOCIĄGU.

 www.m@n.pl neon@m@n.pl				Częstochowa, ul. Bór 180 42-202 Częstochowa tel./fax: +48 34 3245161			
Inwestor:		Powiat Piaseczyński, ul. Cyllickowska 14, 05-500 Piaseczno					
Faza:		PROJEKT BUDOWLANY					
Temat:		Termomodernizacja budynków Domu Pomocy Społecznej w Górze Kalwarii, ul. Szpitalna 1, modernizacja sieci ciepłowniczej wraz z zagospodarowaniem terenu. 05-530 Góra Kalwaria, ul. Szpitalna 1; jednostka ewidencyjna 141801_4 Góra Kalwaria; obręb 0701 m. Góra Kalwaria, działka nr ewid. 24 Przebudowa lokalnej sieci ciepłowniczej					
Projektował:		mgr inż. Wojciech Norbertak		SLK/1972/POWS/06		specjalność: sanitarna	
Sprawdził:		mgr inż. Jacek Płoszaj		SLK/457/POWS/12		specjalność: sanitarna	
Profil podłużny sieci ciepłej T5-W11				X 2016		Skala 1:100/250	
N rysunku 13							