


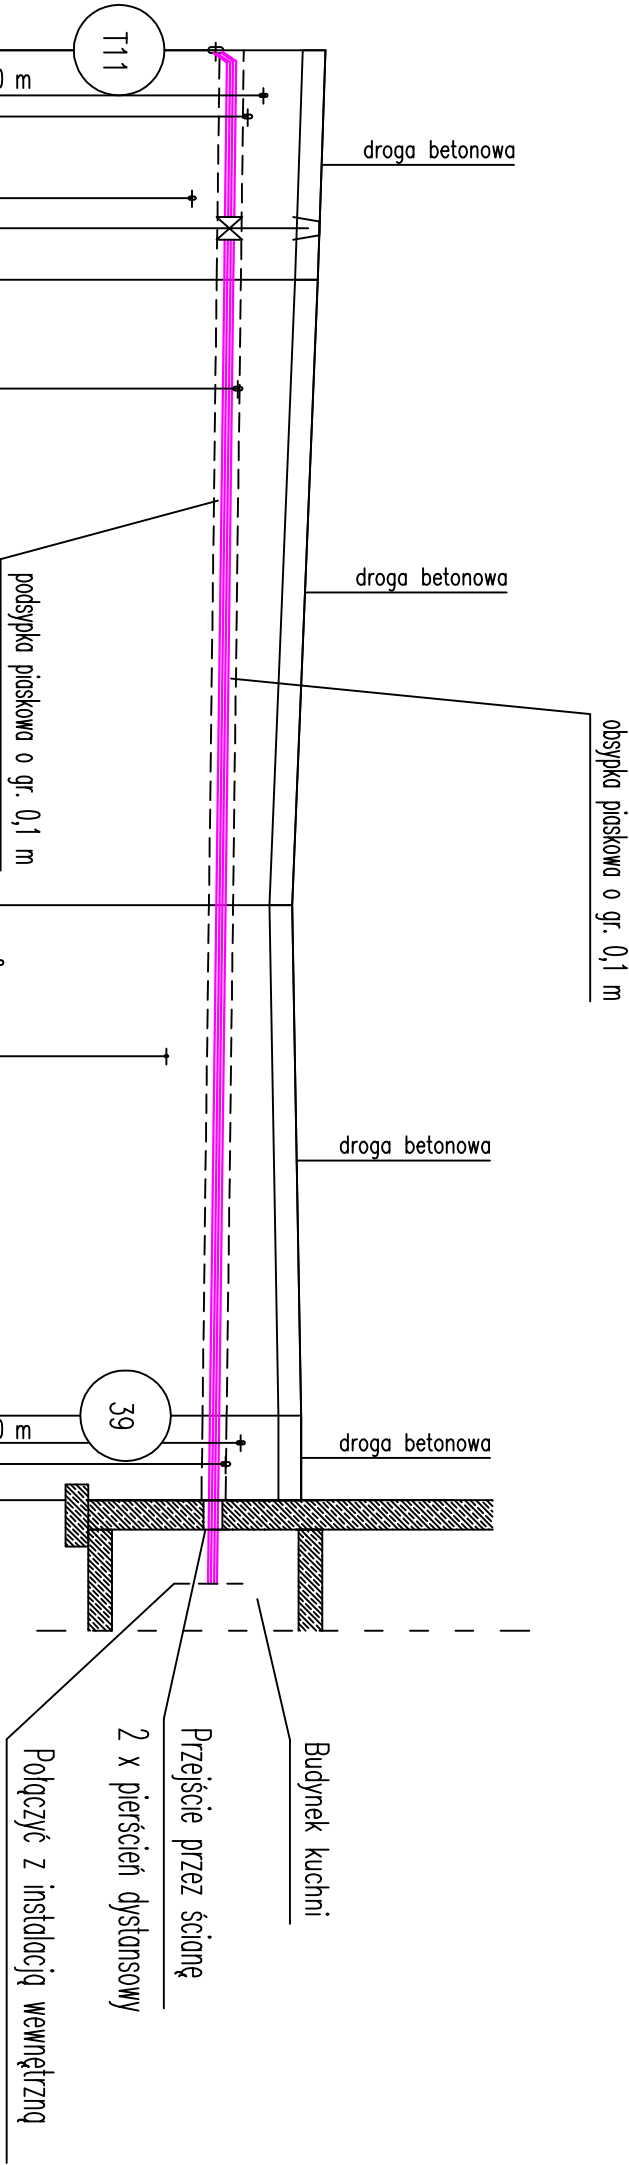

Skala 1:100/250

P.p.=110,00

Rzędna istniejącego terenu	121,22	121,14	121,12		120,78		120,90	120,90						
Rzędna osi proj. rurociągu	119,98	119,96	119,95	119,94	119,89	119,84	119,80	119,75	119,75	119,74				
		5,90	1,70											
	7,60		20,70					16,90	2,80					
Proj. spadek rurociągu, odległość	L=48,00										i=5,0 ‰			
Proj. średnica nominalna, materiał	RURY PREIZOLOWANE 2 X DN40/110													
Prędkość, przepływ														
Hektometr i odległości	0 0	1,50	3,80	5,90	7,60	11,20	17,95	28,30	30,20	33,30	36,75	45,20	46,60	48,00

UWAGA:

PRZED WYKONANIEM ODCINKA SIECI CIEPLNEJ NALEŻY WYKONAĆ WYKOPY KONTROLNE CELEM LOKALIZACJI POSADOWIENIA ISTNIEJĄCEGO UZBROJENIA. W MIEJSCACH SKRZYŻOWAŃ ORAZ ZBLIŻEŃ DO KABLA WYKOPY NALEŻY PROWADZIĆ RĘCZNIE ZE SZCZEGÓLNA OSTROŻNOŚCIĄ. W PRZYPADKU WYSTĄPIENIA KOLIZJI Z ISTNIEJĄCYM UZBROJENIEM NALEŻY PRZEBUDOWAĆ NA BIEŻĄCO PODCZAS BUDOWY ISTNIEJĄCE UZBROJENIE POD NADZOREM EKSPLOATATORA DANEJ SIECI. ISTNIEJĄCY KANAŁ CIEPŁOWNICZY ORAZ KOMORY CIEPŁOWNICZE KOLIDUJĄCE Z PROJEKTOWANĄ SIECIĄ NALEŻY ROZEBRAC, TAK ABY UMOŻLIWIĆ UKŁADANIE NOWEGO CIEPŁOCIĄGU.

 www.ineo.net.pl neon@ineo.net.pl		Częstochowa, ul. Bór 180 42-202 Częstochowa tel./fax: +48 +34 3245161	
Investor:	Powiat Piaseczyński, ul. Chyliczkowska 14, 05-500 Piaseczno		
Faza:	PROJEKT BUDOWLANY		
Temat:	Termomodernizacja budynków Domu Pomocy Społecznej w Górze Kalwarii, ul. Szpitalna 1, modernizacja sieci ciepłowniczej wraz z zagospodarowaniem terenu, 05-530 Góra Kalwaria, ul. Szpitalna 1; jednostka ewidencyjna 141801_4 Góra Kalwaria; obręb 0701 m. Góra Kalwaria, działka nr ewid. 24		
	Przebudowa lokalnej sieci ciepłowniczej		
Projektował:	mgr inż. Wojciech Norbertak	SLK/1372/POWS/06	specjalność sanitarna
Sprawił:	mgr inż. Jacek Płoszaj	SLK/4547/POOS/12	specjalność sanitarna
Profil podłużny sieci ciepłej T11-W9		Skala 1:100/250	Nr rysunku 12