


Skala 1:100/250

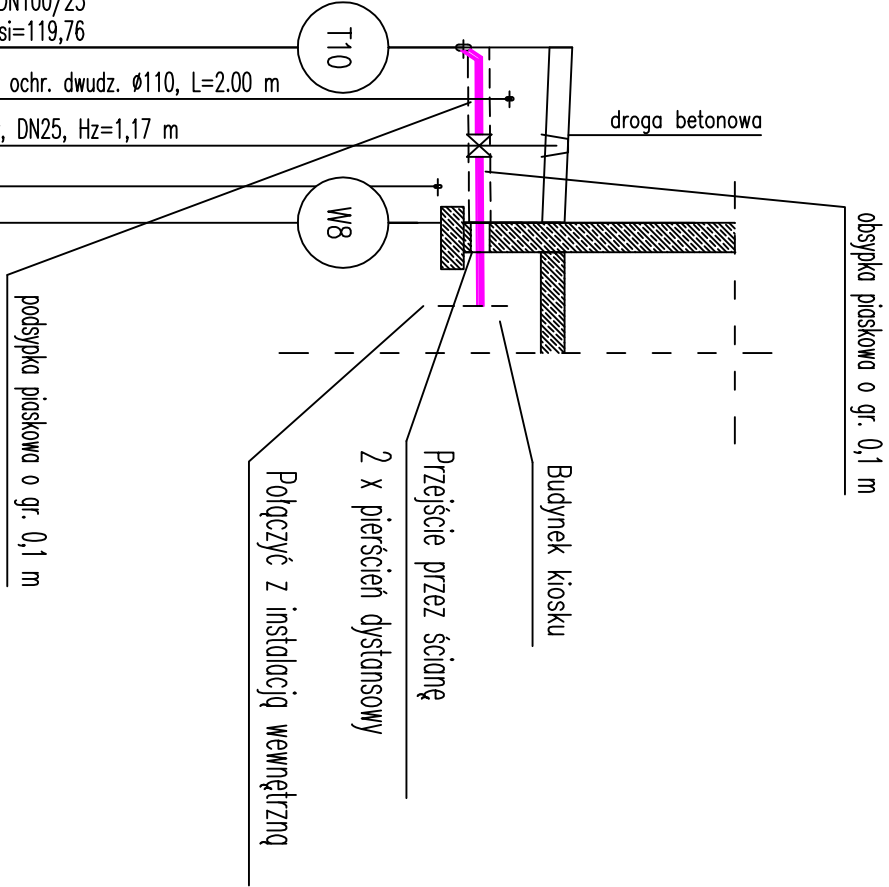

P.p.=110,00

Rzędna istniejącego terenu	121,20	121,14	121,10
Rzędna osi proj. rurociągu	119,96	119,97	119,98
Długość odcinka	3,25	2,55	
	5,80		
Proj. spadek rurociągu, odległość	L=5,80 i=3,0 ‰		
Proj. średnica nominalna, materiał	RURRY PREIZOLOWANE 2 X DN25/90		
Prędkość, przepływ			
Hektometr i odległości	0	0	0
	1,70	3,25	5,80

UWAGA:

PRZED WYKONANIEM ODCINKA SIECI CIEPLNEJ NALEŻY WYKONAĆ WYKOPY KONTROLNE CELEM LOKALIZACJI POSADOWIENIA ISTNIEJĄCEGO UZBROJENIA. W MIEJSCACH SKRZYŻOWAŃ ORAZ ZBIUŻEŃ DO KABLA WYKOPY NALEŻY PROWADZIĆ RĘCZNIE ZE SZCZEGÓLNĄ OSTROŻNOŚCIĄ. W PRZYPADKU WYSTĄPIENIA KOLIZJI Z ISTNIEJĄCYM UZBROJENIEM NALEŻY PRZEBUDOWAĆ NA BIEŻĄCO PODCZAS BUDOWY ISTNIEJĄCE UZBROJENIE POD NADZOREM EKSPLOATATORA DANEJ SIECI. ISTNIEJĄCY KANAŁ CIEPLOWNICZY ORAZ KOMORY CIEPLOWNICZE KOLIDUJĄCE Z PROJEKTOWANĄ SIECIĄ NALEŻY ROZEBRAĆ, TAK ABY UMOŻLIWIĆ UŁOŻENIE NOWEGO CIEPŁOCIĄGU. RZĘDNĄ POŁĄCZENIA PROJEKTOWANEJ SIECI CIEPLNEJ Z ISTNIEJĄCĄ INSTALACJĄ WEWNĘTRZNĄ NALEŻY DOPASOWAĆ NA BIEŻĄCO PODCZAS BUDOWY W PRZYPADKU WYSTĄPIENIA RÓŻNIC POSADOWIENIA.

 www.neon.net.pl neon@neon.net.pl			Częstochowa, ul. Bór 180 42-202 Częstochowa tel./fax: +48 +34 3245161		
Inwestor:	Powiat Piaszczyński, ul. Chyliczkowska 14, 05-500 Piaszczno				
Faza:	PROJEKT BUDOWLANY				
Temat:	Termomodernizacja budynków Domu Pomocy Społecznej w Górze Kalwarii, ul. Szpitalna 1, modernizacja sieci ciepłowniczej wraz z zagospodarowaniem terenu. 05-530 Góra Kalwaria, ul. Szpitalna 1; jednostka ewidencyjna 141801_4 Góra Kalwaria; obręb 0701 m. Góra Kalwaria, działka nr ewid. 24				
Przebudowa lokalnej sieci ciepłowniczej					
Projektował:	mgr inż. Wojciech Norbertiak	SLK/1372/POM/S/06	specjalność sanitarna	X 2016	
Sprawdził:	mgr inż. Jacek Płoszaj	SLK/4547/P/OOS/12	specjalność sanitarna	X 2016	
Profil podłużny sieci ciepłej T10-W8					Skala 1:100/250
					Nr rysunku 11