


UWAGA:

PRZED WYKONANIEM ODCINKA SIECI CIEPLNEJ NALEŻY WYKONAĆ WYKOPY KONTROLNE CELEM LOKALIZACJI POSADOWIENIA ISTNIEJĄCEGO UZBROJENIA.

W MIEJSCACH SKRZYŻOWAŃ ORAZ ZBLIŻEŃ DO KABLA WYKOPY NALEŻY PROWADZIĆ RĘCZNIE ZE SZCZEGÓLNA OSTROŻNOŚCIĄ.

W PRZYPADKU WYSTĄPIENIA KOLIZJI Z ISTNIEJĄCYM UZBROJENIEM NALEŻY PRZEBUDOWAĆ NA BIEŻĄCO PODCZAS BUDOWY ISTNIEJĄCE UZBROJENIE POD NADZOREM EKSPLOATATORA DANEJ SIECI.

ISTNIEJĄCY KANAŁ CIEPLOWNICZY ORAZ KOMORY CIEPLOWNICZE KOLIDUJĄCE Z PROJEKTOWANĄ SIECIĄ NALEŻY ROZEBRAĆ, TAK ABY UMOŻLIWIĆ UŁOŻENIE NOWEGO CIEPŁOCIĄGU.

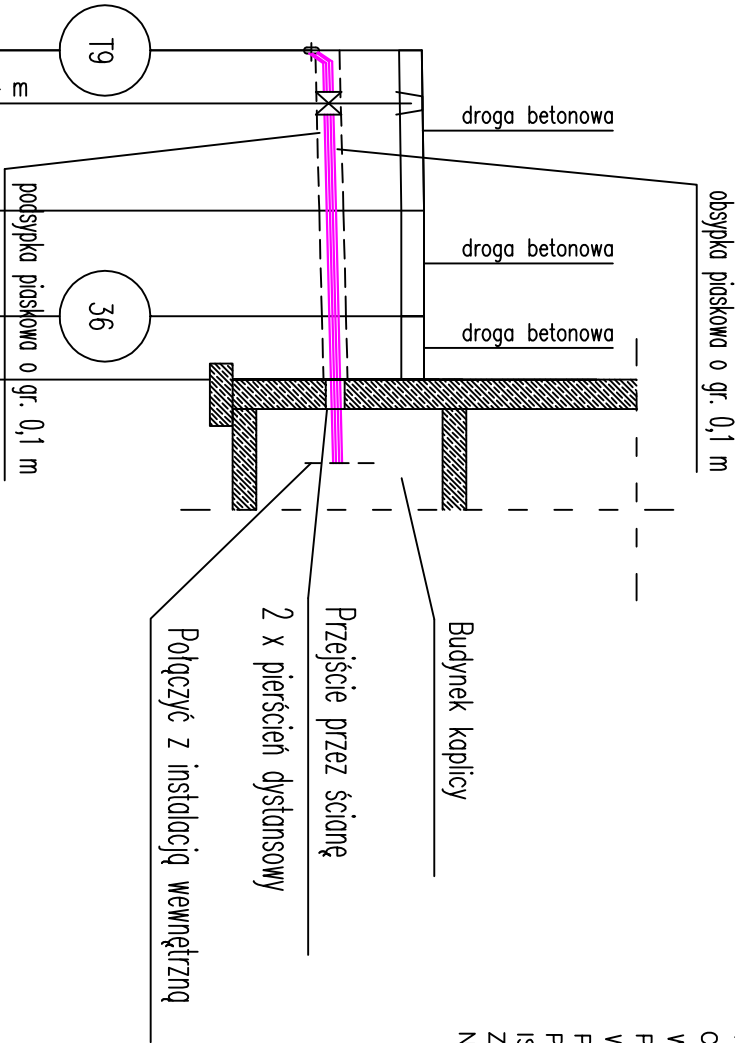

Skala 1:100/250

P.p. = 1 10,00

Rzędna istniejącego terenu	Ho=1,25 trójnik prostop. preizolowany DN100/40 ciepłociąg 2xDN100/200, rz.osi=119,74		
Rzędna osi proj. rurociągu	121,20	121,23	121,23
	119,95	120,00	120,02
	119,98	120,04	120,06
Długość odcinka	1,75	3,55	
	5,30	3,50	2,10
Proj. spadek rurociągu, odległość	L=10,90 i=10,0 ‰		
Proj. średnica nominalna, materiał	RURY PREIZOLOWANE 2 X DN40/110		
Prędkość, przepływ			
Hektometr i odległości	0	1,75	5,30
			7,05
			8,80
			10,90

 www.neon.net.pl neon@neon.net.pl			Częstochowa, ul. Bór 180 42-202 Częstochowa tel./fax: +48 +34 3245 161		
Inwestor:	Powiat Piaszczyński, ul. Chyliczkowska 14, 05-500 Piaszeczno				
Faza:	PROJEKT BUDOWLANY				
Temat:	Termomodernizacja budynków Domu Pomocy Społecznej w Górze Kalwarii, ul. Szpitalna 1, modernizacja sieci ciepłowniczej wraz z zagospodarowaniem terenu, 05-530 Góra Kalwaria, ul. Szpitalna 1; jednostka ewidencyjna 141801_4 Góra Kalwaria; obręb 0701 m. Góra Kalwaria, działka nr ewid. 24 Przebudowa lokalnej sieci ciepłowniczej				
Projektował:	mgr inż. Wojciech Norbertak	SLK/137Z/POM/S/06	specjalność sanitarna	X 2016	
Sprawił:	mgr inż. Jacek Pioszaj	SLK/4547/P/OOS/12	specjalność sanitarna	X 2016	
Profil podłużny sieci ciepłej T9-W7				Skala 1:100/250	Nr rysunku 10