


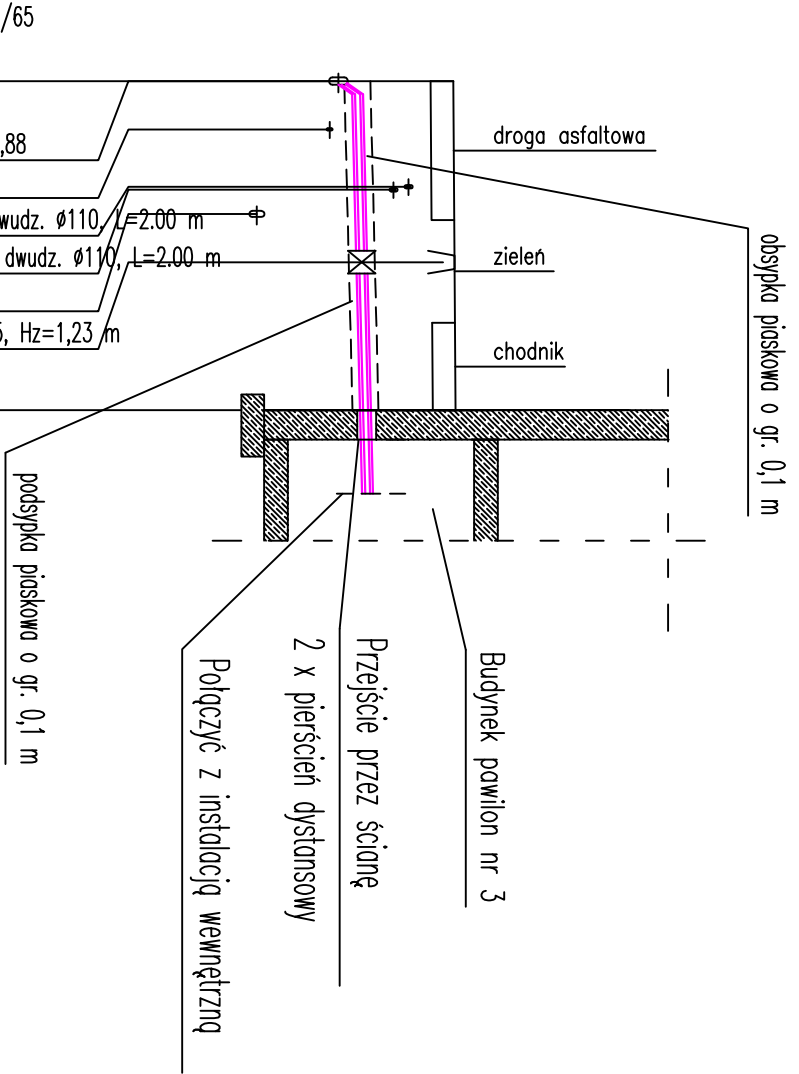

Skala 1:100/250

P.p.=110,00

Rzędna istniejącego terenu	120,40	120,42	120,43
Rzędna osi proj. rurociągu	119,13 119,15	119,19	119,22 119,24
Długość odcinka	6,00	4,90	
Proj. spadek rurociągu, odległość	L=10,90	i=10,0 ‰	
Proj. średnica nominalna, materiał	RURY PREIZOLOWANE 2 X DN65/140		
Prędkość, przepływ			
Hektometr i odległości	0 1,60	3,50	6,00 9,45 10,90

UWAGA:

PRZED WYKONANIEM ODCINKA SIECI CIEPŁEJ NALEŻY WYKONAĆ WYKOPY KONTROLNE CELEM LOKALIZACJI POSADOWIENIA ISTNIEJĄCEGO UZBROJENIA. W MIEJSCACH SKRZYŻOWAŃ ORAZ ZBLIŻEŃ DO KABLA WYKOPY NALEŻY PROWADZIĆ RĘCZNIE ZE SZCZEGÓLNĄ OSTROŻNOŚCIĄ. W PRZYPADKU WYSTĄPIENIA KOLIZJI Z ISTNIEJĄCYM UZBROJENIEM NALEŻY PRZEBUDOWAĆ NA BIEŻĄCO PODCZAS BUDOWY ISTNIEJĄCE UZBROJENIE POD NADZOREM EKSPLOATATORA DANEJ SIECI. ISTNIEJĄCY KANAŁ CIEPŁOWNICZY ORAZ KOMORY CIEPŁOWNICZE KOLIDUJĄCE Z PROJEKTOWANĄ SIECIĄ NALEŻY ROZEBRAĆ, TAK ABY UMOŻLIWIĆ UŁOŻENIE NOWEGO CIEPŁOCIĄGU.

 www.pneon.net.pl neon@pneon.net.pl			Częstochowa, ul. Bór 180 42-202 Częstochowa tel./fax: +48 +34 3245161	
Inwestor:	Powiat Piaszczyński, ul. Chyliczkowska 14, 05-500 Piaszczno			
Faza:	PROJEKT BUDOWLANY			
Temat:	Termomodernizacja budynków Domu Pomocy Społecznej w Górze Kalwarii, ul. Szpitalna 1, modernizacja sieci ciepłowniczej wraz z zagospodarowaniem terenu, 05-530 Góra Kalwaria, ul. Szpitalna 1; jednostka ewidencyjna 141801_4 Góra Kalwaria; obręb 0701 m. Góra Kalwaria, działka nr ewid. 24 Przebudowa lokalnej sieci ciepłowniczej			
Projektował:	mgr inż. Wojciech Norbertak	SLK/137Z/POM/S/06	specjalność sanitarna	X 2016
Sprawdził:	mgr inż. Jacek Pioszaj	SLK/4547/P/OOS/12	specjalność sanitarna	X 2016
Profil podłużny sieci ciepłej T3-W6				Skala 1:100/250
				Nr rysunku 8