


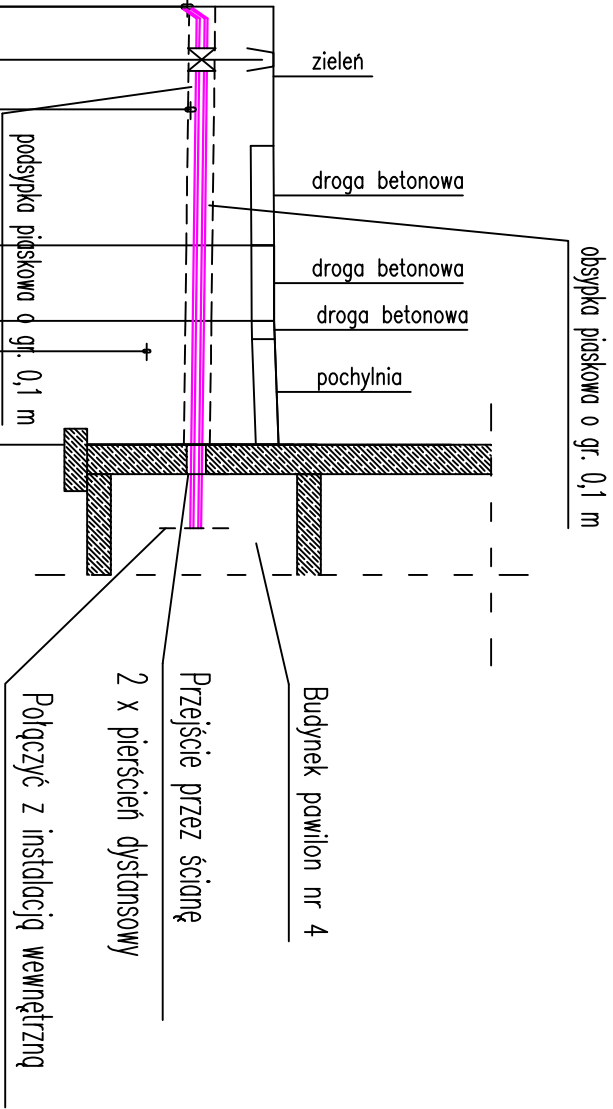

UWAGA:

PRZED WYKONANIEM ODCINKA SIECI CIEPLNEJ NALEŻY WYKONAĆ WYKOPY KONTROLNE CELEM LOKALIZACJI POSADOWIENIA ISTNIEJĄCEGO UZBROJENIA. W MIEJSCACH SKRZYŻOWAŃ ORAZ ZBLIŻEŃ DO KABLA WYKOPY NALEŻY PROWADZIĆ RĘCZNIE ZE SZCZEGÓLNA OSTROŻNOŚCIĄ. W PRZYPADKU WYSTĄPIENIA KOLIZJI Z ISTNIEJĄCYM UZBROJENIEM NALEŻY PRZEBUDOWAĆ NA BIEŻĄCO PODCZAS BUDOWY ISTNIEJĄCE UZBROJENIE POD NADZOREM EKSPLOATATORA DANEJ SIECI. ISTNIEJĄCY KANAŁ CIEPŁOWNICZY ORAZ KOMORY CIEPŁOWNICZE KOLIDUJĄCE Z PROJEKTOWANĄ SIECIĄ NALEŻY ROZEBRĄĆ, TAK ABY UMOŻLIWIĆ UŁOŻENIE NOWEGO CIEPŁOCIĄGU.

Skala 1:100/250

P.p.=105,00

Rzędna istniejącego terenu	119,95	119,96	119,96	120,02
Rzędna osi proj. rurociągu	119,01 119,00	118,98 118,97 118,96 118,96	118,95 118,94	
Długość odcinka	1,75 7,90	6,15	2,50	4,10
Proj. spadek rurociągu, odległość	L=14,50 i=5,0 ‰			
Proj. średnica nominalna, materiał	RURY PREIZOLOWANE 2 X DN65/140			
Prędkość, przepływ				
Hektometr i odległości	0 1,75	3,40	6,25 7,90 9,15 10,40	12,75 14,50

 www.neon.net.pl neon@neon.net.pl			Częstochowa, ul. Bór 180 42-202 Częstochowa tel./fax: +48 +34 3245 161	
Inwestor:	Powiat Piaszczyński, ul. Chyliczkowska 14, 05-500 Piaszczno			
Faza:	PROJEKT BUDOWLANY			
Temat:	Termomodernizacja budynków Domu Pomocy Społecznej w Górze Kalwarii, ul. Szpitalna 1, modernizacja sieci ciepłowniczej wraz z zagospodarowaniem terenu, 05-530 Góra Kalwaria, ul. Szpitalna 1; jednostka ewidencyjna 141801_4 Góra Kalwaria; obręb 0701 m. Góra Kalwaria, działka nr ewid. 24 Przebudowa lokalnej sieci ciepłowniczej			
Projektował:	mgr inż. Wojciech Norbertak	SLK/137Z/POM/S/06	specjalność sanitarna	X 2016
Sprawił:	mgr inż. Jacek Płoszej	SLK/4547/P/OOS/12	specjalność sanitarna	X 2016
Profil podłużny sieci ciepłej T8-W4				Skala 1:100/250
				Nr rysunku 7