



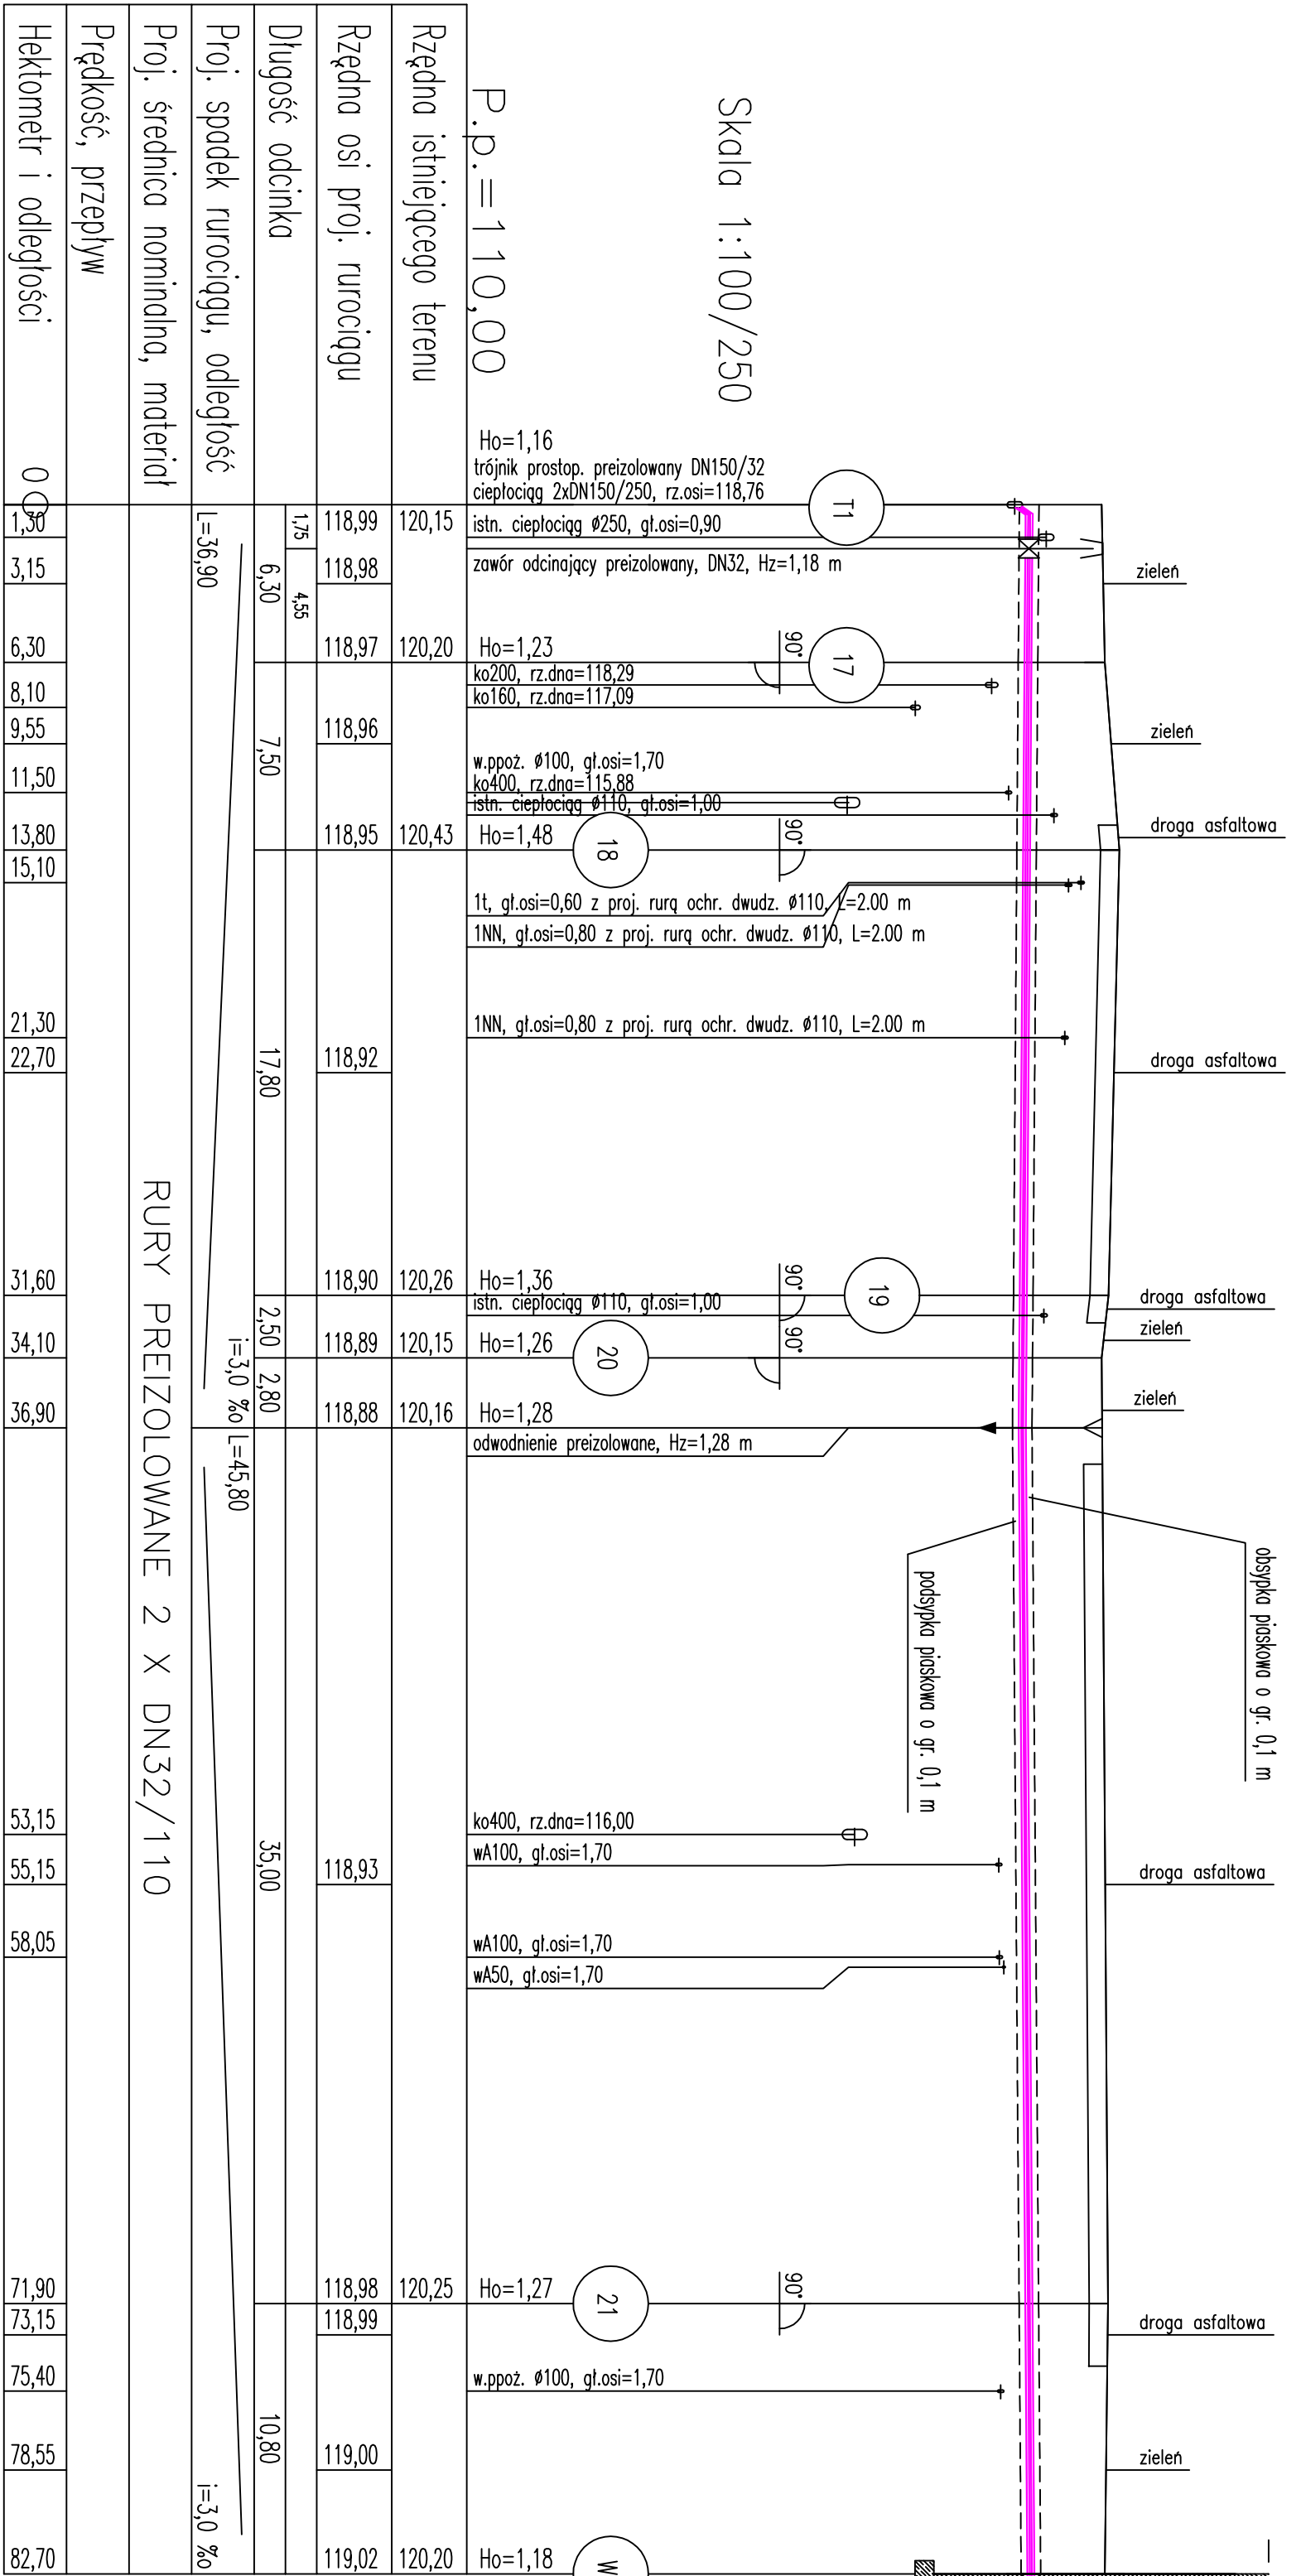

PRZED WYKONANIEM ODCINKA SIECI CIEPLNEJ NALEŻY WYKONAĆ WYKOPY KONTROLNE CELEM LOKALIZACJI POSADOWIENIA ISTNIEJĄCEGO UZBROJENIA. W MIEJSCACH SKRZYŻOWAŃ ORAZ ZBLIŻEŃ DO KABLA WYKOPY NALEŻY PROWADZIĆ RĘCZNIE ZE SZCZEGÓLNA OSTROŻNOŚCIĄ. W PRZYPADKU WYSTĄPIENIA KOLIZJI Z ISTNIEJĄCYM UZBROJENIEM NALEŻY PRZEBUDOWAĆ NA BIEŻĄCO PODCZAS BUDOWY ISTNIEJĄCE UZBROJENIE POD NADZOREM EKSPLOATATORA DANEJ SIECI. ISTNIEJĄCY KANAŁ CIEPLOWNICZY ORAZ KOMORY CIEPLOWNICZE KOLIDUJĄCE Z PROJEKTOWANĄ SIECIĄ NALEŻY ROZEBRAC, TAK ABY UMOŻLIWIĆ UŁOŻENIE NOWEGO CIEPŁOCIĄGU.

UWAGA:

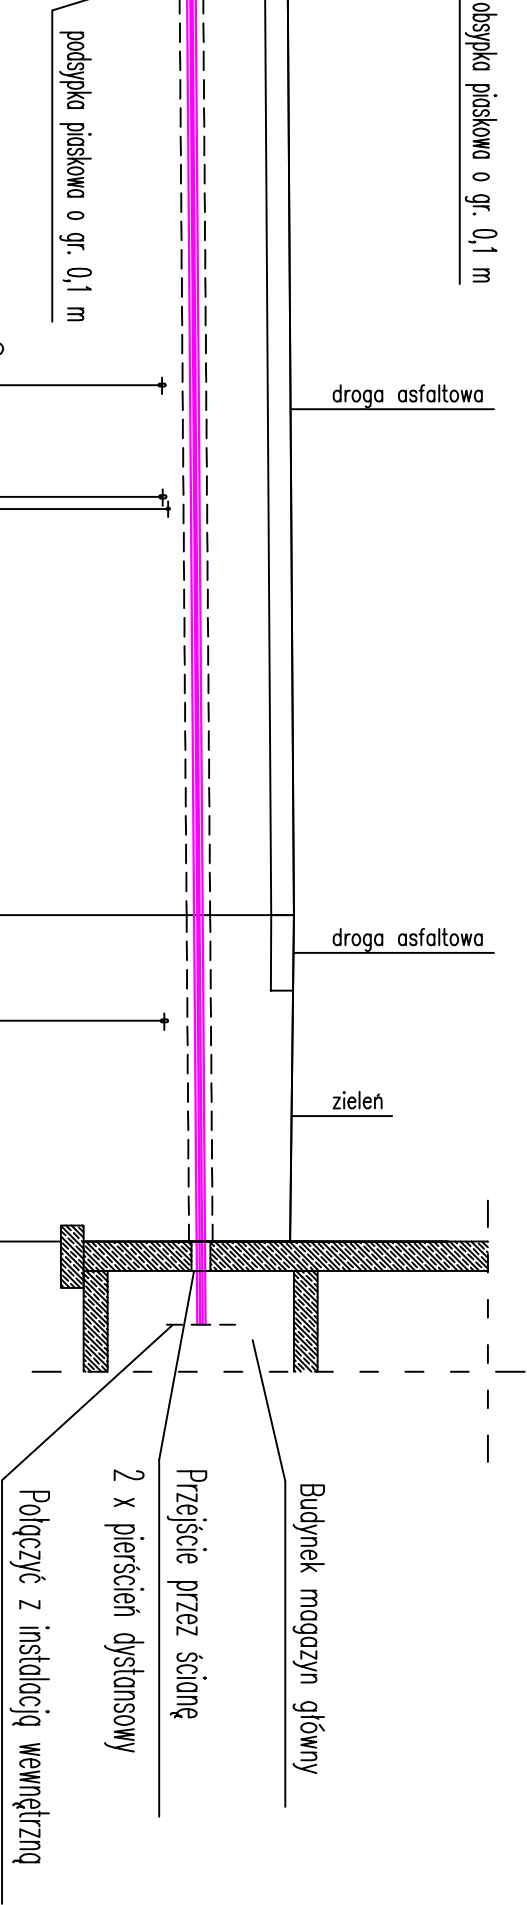

RURY PREIZOLOWANE 2 x DN32/110

Investor:	Powiat Piszczyski, ul. Chyliczkowska 14, 05-500 Piszczno
Faza:	PROJEKT BUDOWLANY
Temat:	Termomodernizacja budynków Domu Pomocy Społecznej w Górze Kalwarii, ul. Szpitalna 1, modernizacja sieci ciepłowniczej wraz z zagospodarowaniem terenu, 05-530 Góra Kalwaria, ul. Szpitalna 1, jednostka ewidencyjna 141801_4 Góra Kalwaria, obręb 0701 m. Góra Kalwaria, działka nr ewid. 24
Przebudowa lokalnej sieci ciepłowniczej	
Projektował:	mgr inż. Wojciech Norbertak
Specjalność:	SLK/1372/POWS/06
Sprawił:	mgr inż. Jacek Pioszaj
Specjalność:	SLK/4547/POWS/12
Sprawił:	SLK/4547/POWS/12
Skala:	Skala 1:100/250
Nr rysunku:	5

Investor:	Powiat Piszczyski, ul. Chyliczkowska 14, 05-500 Piszczno
Faza:	PROJEKT BUDOWLANY
Temat:	Termomodernizacja budynków Domu Pomocy Społecznej w Górze Kalwarii, ul. Szpitalna 1, modernizacja sieci ciepłowniczej wraz z zagospodarowaniem terenu, 05-530 Góra Kalwaria, ul. Szpitalna 1, jednostka ewidencyjna 141801_4 Góra Kalwaria, obręb 0701 m. Góra Kalwaria, działka nr ewid. 24
Przebudowa lokalnej sieci ciepłowniczej	
Projektował:	mgr inż. Wojciech Norbertak
Specjalność:	SLK/1372/POWS/06
Sprawił:	mgr inż. Jacek Pioszaj
Specjalność:	SLK/4547/POWS/12
Sprawił:	SLK/4547/POWS/12
Skala:	Skala 1:100/250
Nr rysunku:	5