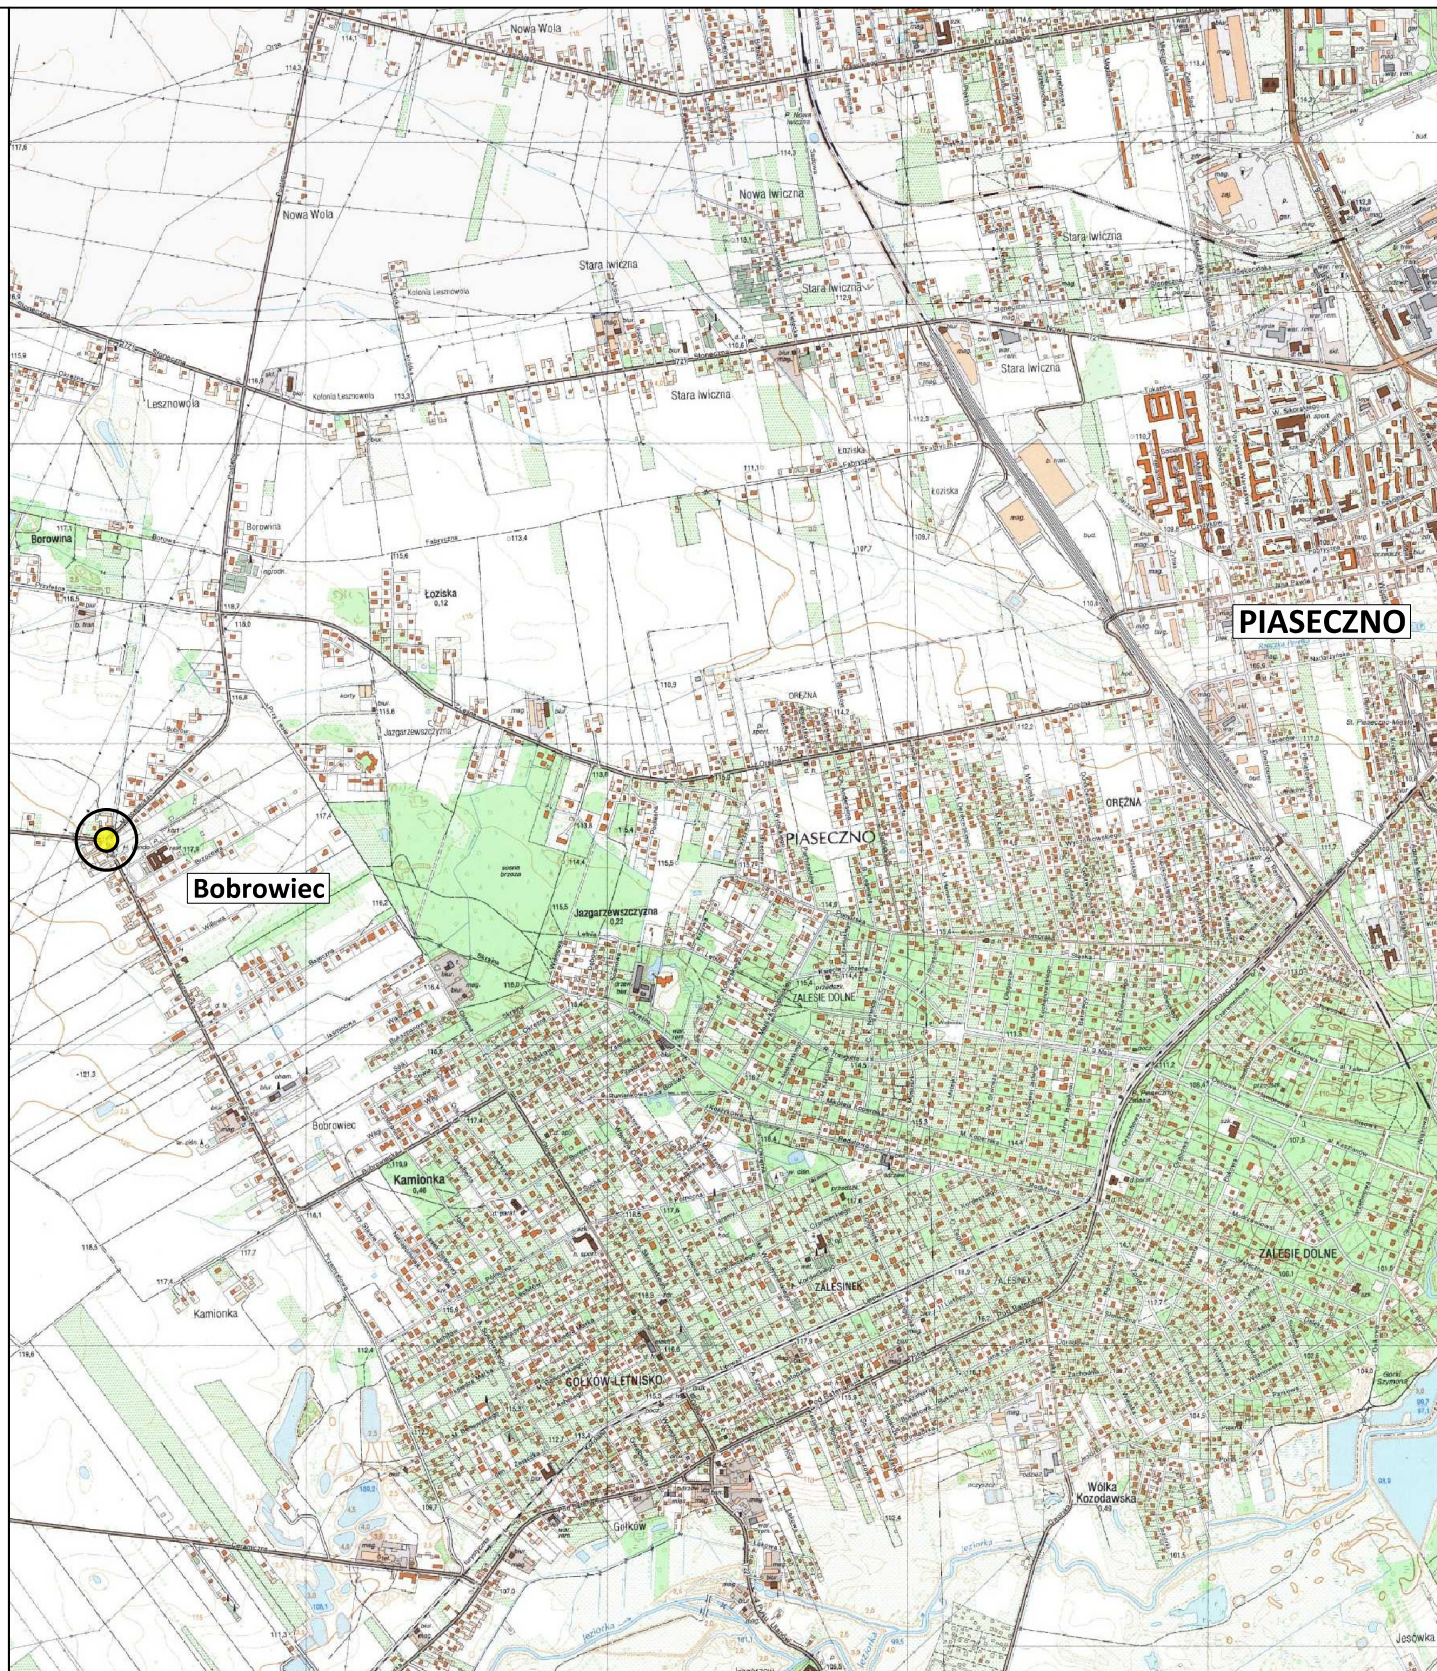


lokalizacja
inwestycji

Autor: BIURO PROJEKTOWE
Marcin Zagojski
ul. Josepha Conrada 8 lok. 75
01-922 Warszawa

Inwestor:  Zarząd Powiatu Piaseczyńskiego
ul. Chyliczkowska 14
05-500 Piaseczno

Tytuł projektu: Rozbudowa skrzyżowania drogi powiatowej nr 2840W (ul. Żwirowa)
z drogą powiatową 2841W (ul. Mazowiecka) w ramach inwestycji pn.
"Rozbudowa i przebudowa drogi powiatowej nr 2841W Piaseczno - Bobrowiec"

Faza opracowania: **PROJEKT WYKONAWCZY**
PRZEBUDOWY SIECI ELEKTROENERGETYCZNYCH NN I OŚWIETLENIA

Nazwa rysunku: Plan orientacyjny

Data: 10.2019 r.

Nr rysunku: 1

Skala: 1:25000

Branża	Stanowisko	Imię i nazwisko	Uprawnienia	Podpis
Instalacje elektryczne	Projektant	mgr inż. Paweł Żynda	MAZ/0596/PWBE/16	