


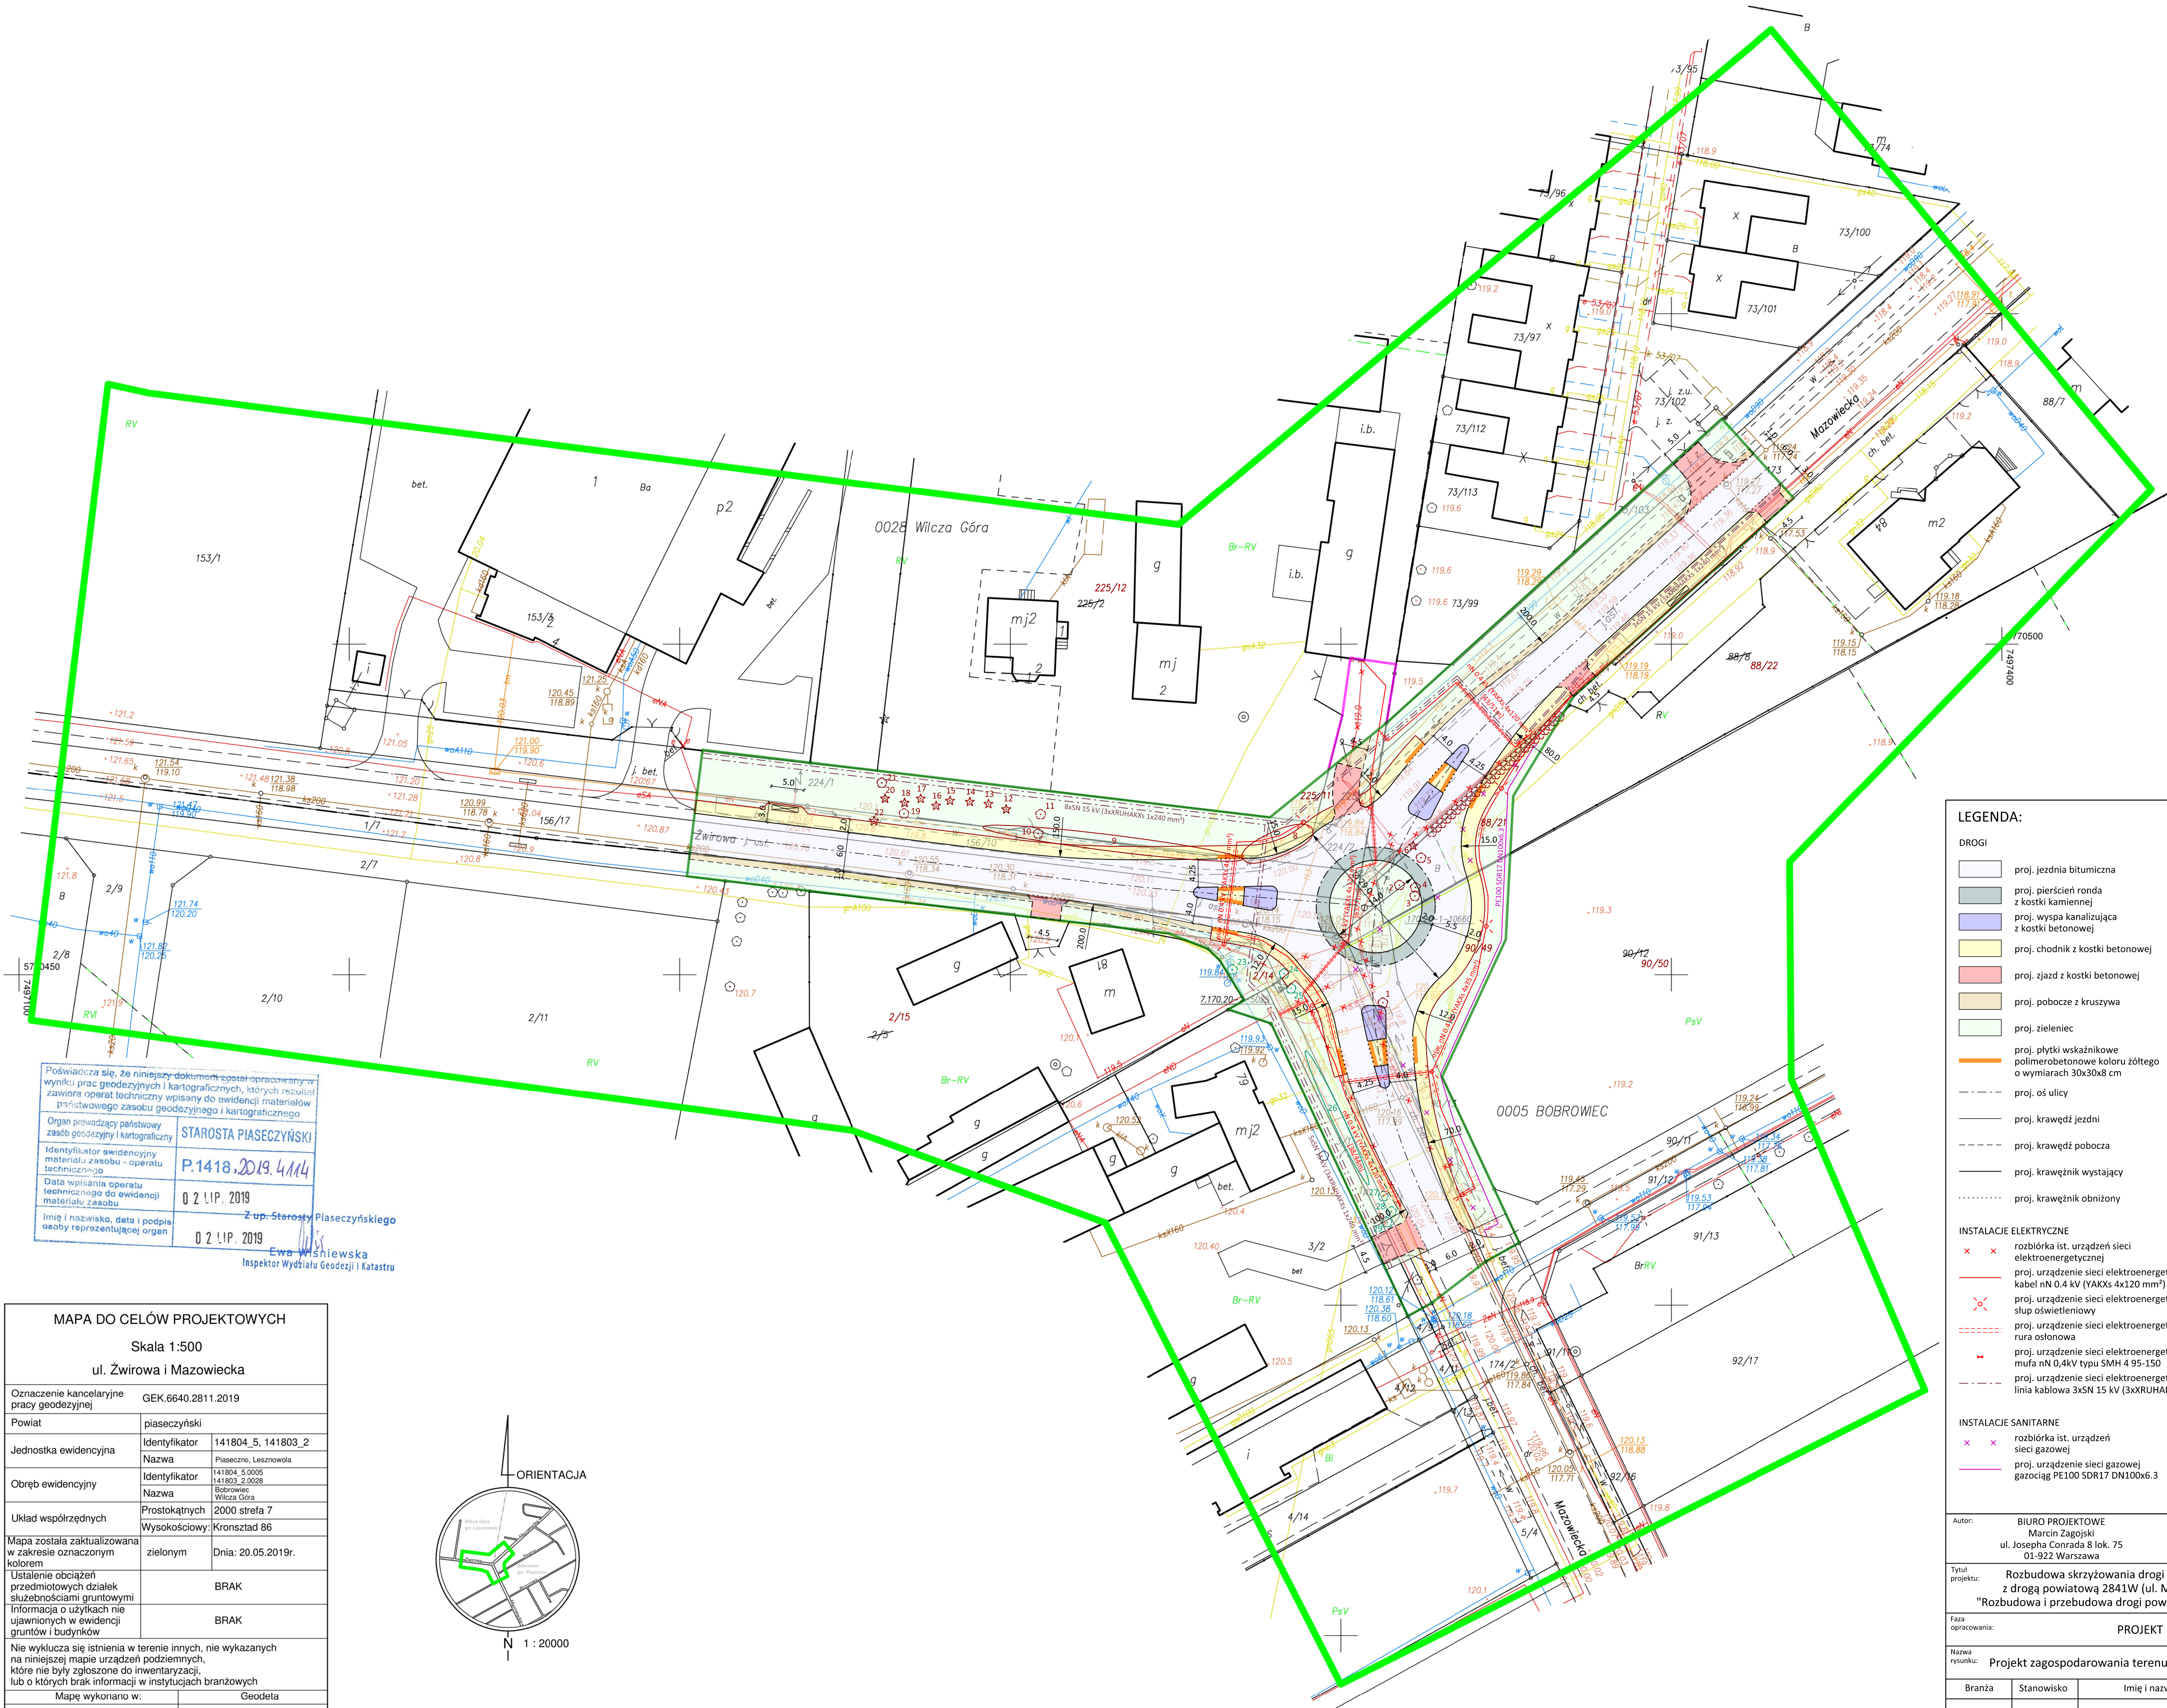

Poświadczam, że niniejszy dokument został opracowany w wyniku prac geodezyjnych i kartograficznych, których rezultatem jest opracowanie projektu technicznego w oparciu o materiały geodezyjne i kartograficzne.


Organ prowadzący państwowy zasób geodezyjny i kartograficzny: **STAROSTA PIASECZYŃSKI**

Identyfikator ewidencyjny materiału zasobu - operatu technicznego: **P.1418.2019.4114**

Data wpisania operatu technicznego do ewidencji materiału zasobu: **02.11.2019**

Imię i nazwisko, data i podpis osoby reprezentującej organ: **Z up. Starosty Piaseczyńskiego Ewa Wisniewska Inspektor Wydziału Geodezji i Katastru 02.11.2019**

MAPA DO CELÓW PROJEKTOWYCH		
Skala 1:500		
ul. Żwirowa i Mazowiecka		
Oznaczenie kancelaryjne pracy geodezyjnej	GEK.6640.2811.2019	
Powiat	piaseczyński	
Jednostka ewidencyjna	Identyfikator	141804_5, 141803_2
	Nazwa	Piaseczno, Lesznowola
Obręb ewidencyjny	Identyfikator	141804_5.0005
	Nazwa	Bobrowiec, Wilcza Góra
Układ współrzędnych	Prostokątnych	2000 strefa 7
	Wysokościowy	Kronsztad 86
Mapa została zakwalifikowana w zakresie oznaczonym kolorem	zielenym	Dnia: 20.05.2019r.
	Ustalenie obciążeń przedmiotowych działek służebnościami gruntowymi	
Informacja o użytkach nie ujawnionych w ewidencji gruntów i budynków		BRĄK
Nie wyklucza się istnienia w terenie innych, nie wykazanych na niniejszej mapie urządzeń podziemnych, które nie były zgłoszone do inwentaryzacji, lub o których brak informacji w instytucjach branżowych		BRĄK
Mapę wykonano w:		Geodeta
GEOalpin sp. z o.o. ul. Kolektorska 12/1, 01-692 Warszawa, NIP 5272708810, REGON 147080255 tel. 22 299 07 08, www.geoalpin.pl		
GEODETA mgr inż. Jarosław Mordoni upr. GKK nr 21824		

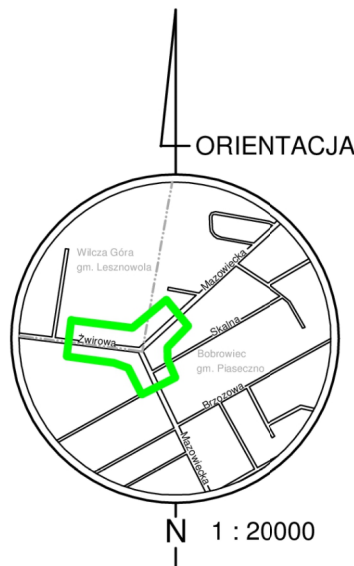

LEGENDA:				
DROGI				
	proj. jezdnia bitumiczna		proj. krawężnik na płask	
	proj. pierścień ronda z kostki kamiennej		proj. krawędź zjazdu	
	proj. wyspa kanalizująca z kostki betonowej		proj. krawędź chodnika	
	proj. chodnik z kostki betonowej		proj. lokalizacja wiaty przystankowej	
	proj. zjazd z kostki betonowej		proj. linia rozgraniczająca teren rozbudowy dróg	
	proj. pobocze z kruszywa		granicza obszaru nieruchomości, z której korzystanie będzie ograniczone ze względu na przebudowę sieci uzbrojenia terenu	
	proj. zieleniec			
	proj. płytki wskaźnikowe polimerbetonowe koloru żółtego o wymiarach 30x30x8 cm			
	proj. oś ulicy			
	proj. krawędź jezdni			
	proj. krawędź pobocza			
	proj. krawężnik wystający			
	proj. krawężnik obniżony			
ZIELEŃ DROGOWA				
	6	ist. drzewo do usunięcia		
	8	ist. krzewy do usunięcia		
	27	ist. drzewo do adaptacji		
	26	ist. krzewy do adaptacji		
	90/12	numer działki ewidencyjnej po podziale nieruchomości		
	90/50			
INSTALACJE ELEKTRYCZNE				
	x x	rozbiorcza ist. urządzeń sieci elektroenergetycznej		
	x x	proj. urządzenie sieci elektroenergetycznej kabel nN 0.4 kV (YAKXs 4x120 mm ²)		
	x x	proj. urządzenie sieci elektroenergetycznej słup oświetleniowy		
	x x	proj. urządzenie sieci elektroenergetycznej rura osłonowa		
	x x	proj. urządzenie sieci elektroenergetycznej mufa nN 0.4kV typu SMH 4 95-150		
	x x	proj. urządzenie sieci elektroenergetycznej linia kablowa 3xSN 15 kV (3xXRUHAKXs 1x240 mm ²)		
INSTALACJE SANITARNE				
	x x	rozbiorcza ist. urządzeń sieci gazowej		
	x x	proj. urządzenie sieci gazowej gazociąg PE100 SDR17 DN100x6.3		
Autor: BIURO PROJEKTOWE Marcin Zagojski ul. Josepha Conrada 8 lok. 75 01-922 Warszawa				
Inwestor: Zarząd Powiatu Piaseczyńskiego ul. Chylickowska 14 05-500 Piaseczno				
Tytuł projektu: Rozbudowa skrzyżowania drogi powiatowej nr 2840W (ul. Żwirowa) z drogą powiatową 2841W (ul. Mazowiecka) w ramach inwestycji pn. "Rozbudowa i przebudowa drogi powiatowej nr 2841W Piaseczno - Bobrowiec"				
Faza opracowania: PROJEKT BUDOWLANY				
Nazwa rysunku: Projekt zagospodarowania terenu		Data: 10.2019 r.		Skala: 1:500
Nr rysunku: 2		Imię i nazwisko: mgr inż. Marcin Zagojski		Uprawnienia: MAZ/0045/POOD/13
Branża: Drogi		Stanowisko: Projektant		Podpis:
Instalacje elektryczne		mgr inż. Paweł Żynda		MAZ/0596/PWBE/16
Instalacje sanitarne		mgr inż. Łukasz Tomaszewski		MAZ/0213/PWOS/11
Drogi		mgr inż. Andrzej Jaroński		MAZ/0037/POOD/13