


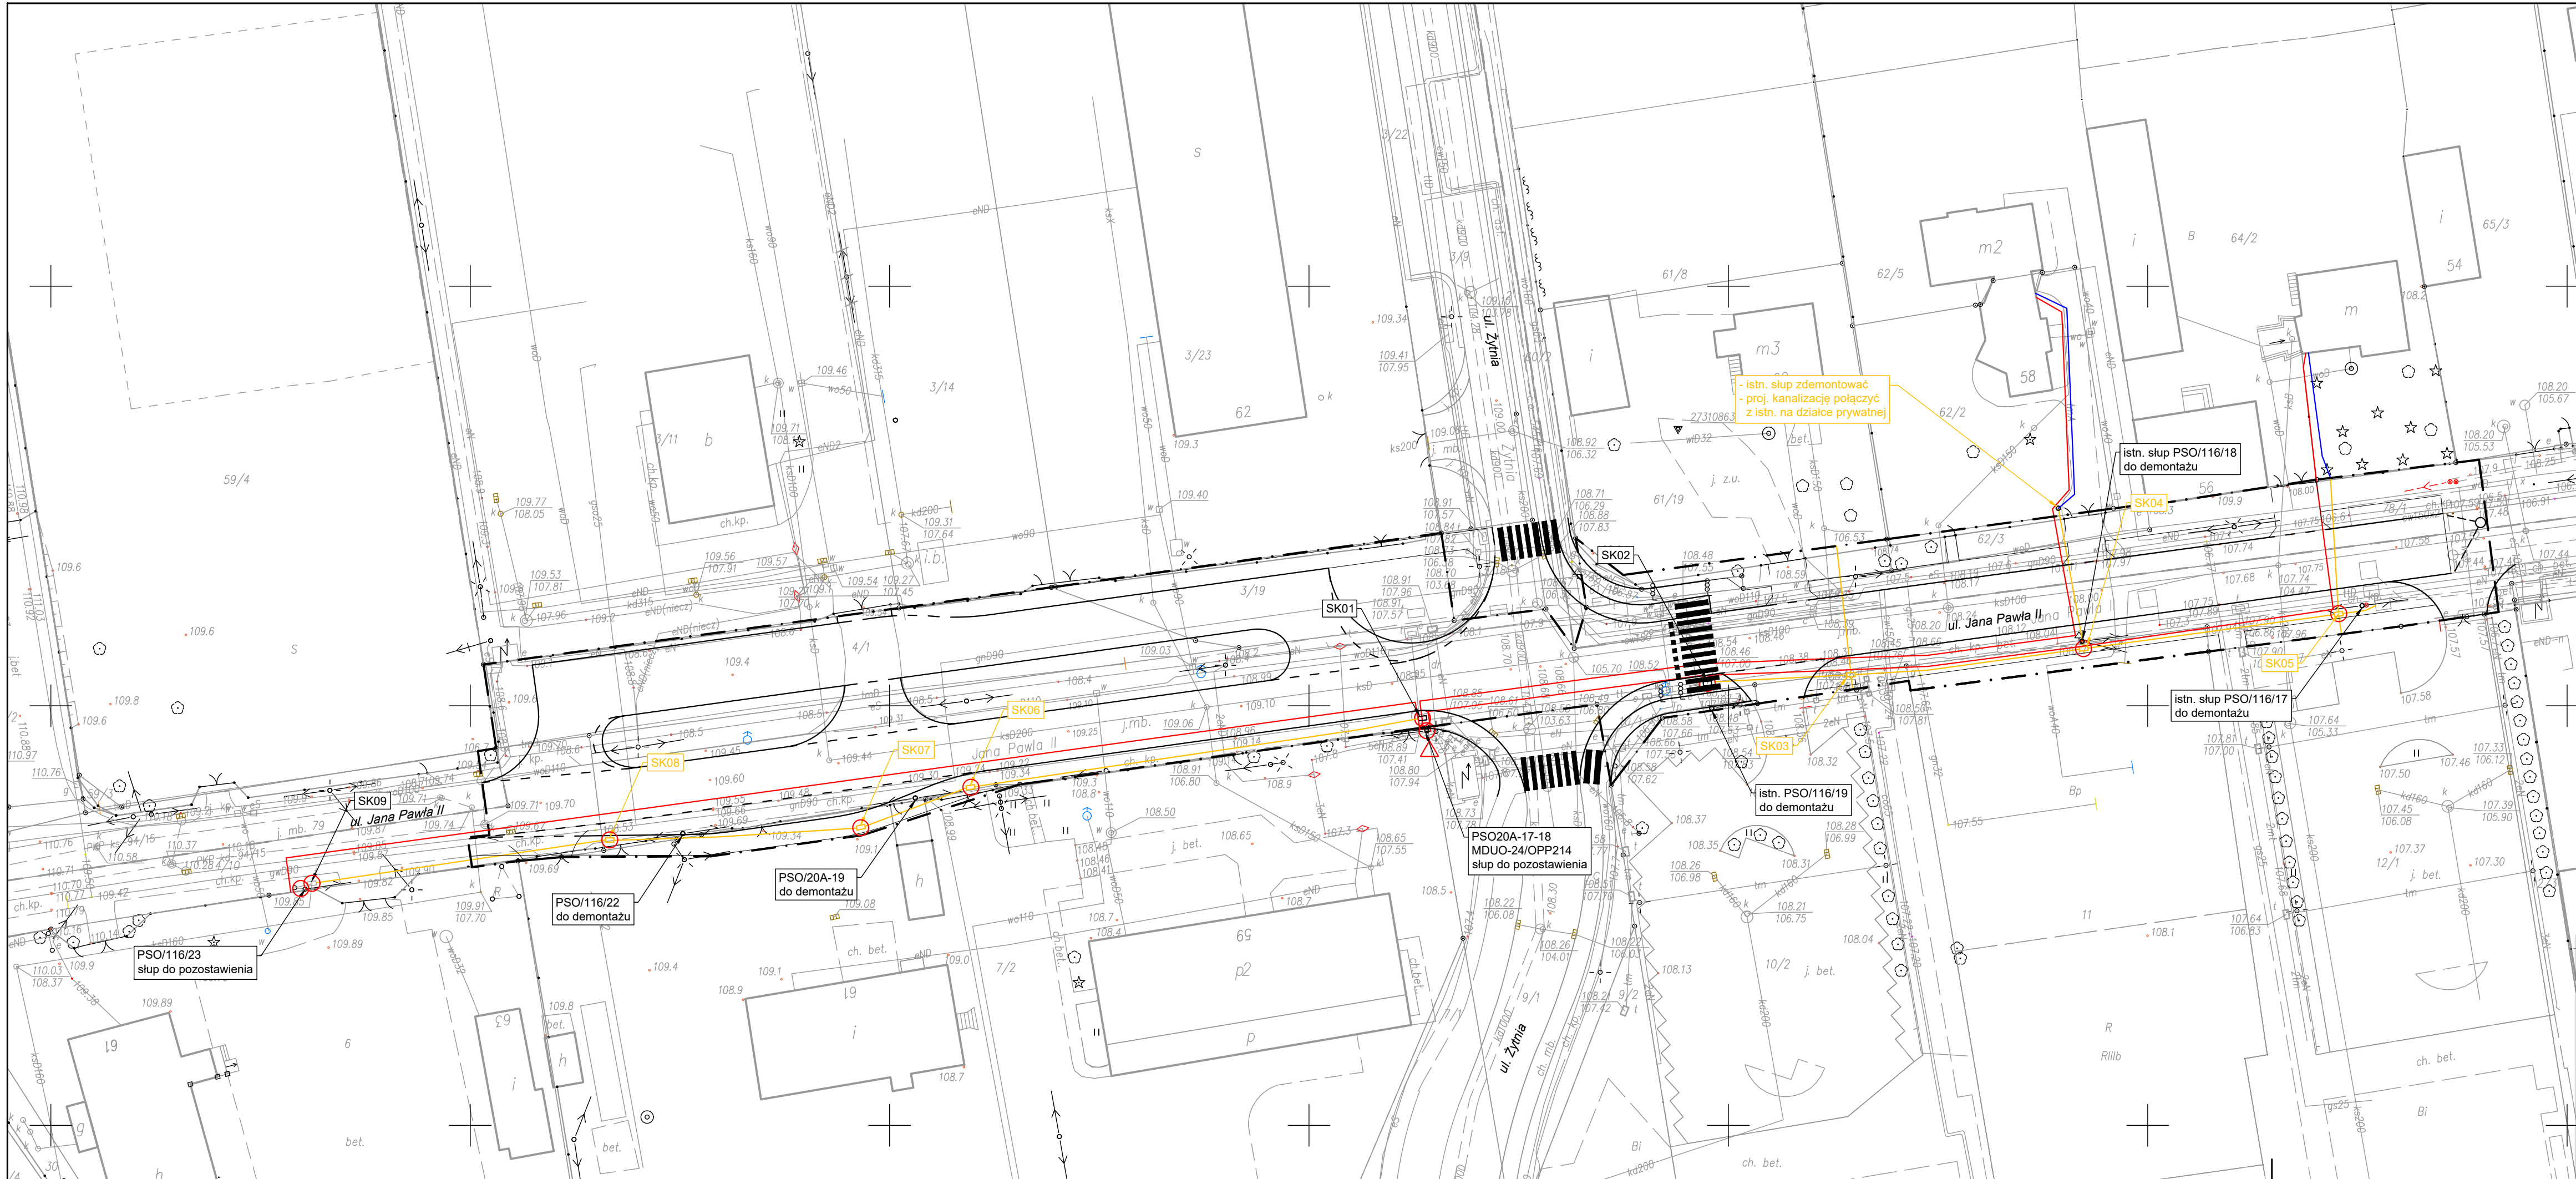

LEGENDA

- istn. słup kablowy
- istn. studnia kablowa
- proj. studnia kablowa SKR-1
- proj. kanalizacja kablowa 1-otw. Ø40
- proj. kabel telekomunikacyjny doziemny (odtworzenie przyłącza)
- schemat prowadzenia kabla

Inwestor:		Zarząd Powiatu Piaseczyńskiego 05-500 Piaseczno, ul. Chylićkowska 14	
Jednostka projektowa:		ES PROJEKT BIURO PROJEKTOWE 02-496 Warszawa, ul. Magnacka 10/19	
Nazwa inwestycji:		"Rozbudowa drogi powiatowej nr 2850W od ul. Dworcowej w Piasecznie do torów linii kolejowej nr 8"	
Przedmiot opracowania:		PROJEKT WYKONAWCZY BRANŻY TELETECHNICZNEJ	Nr rysunku: 2
Tytuł rysunku:		PRZEBUDOWA I ZABEZPIECZENIE SIECI TELETECHNICZNEJ Plan sytuacyjny - Schemat prowadzenia kabli	Skala: 1:500
Funkcja:		Imię i Nazwisko: mgr inż. Wojciech Gręda	Nr uprawnień i specjalność: 1786/99/U w grupach zawodowych w telekomunikacji
Projektant:		Podpis:	Data: 09.2020
Opracowujący:		mgr inż. Michał Wach	