


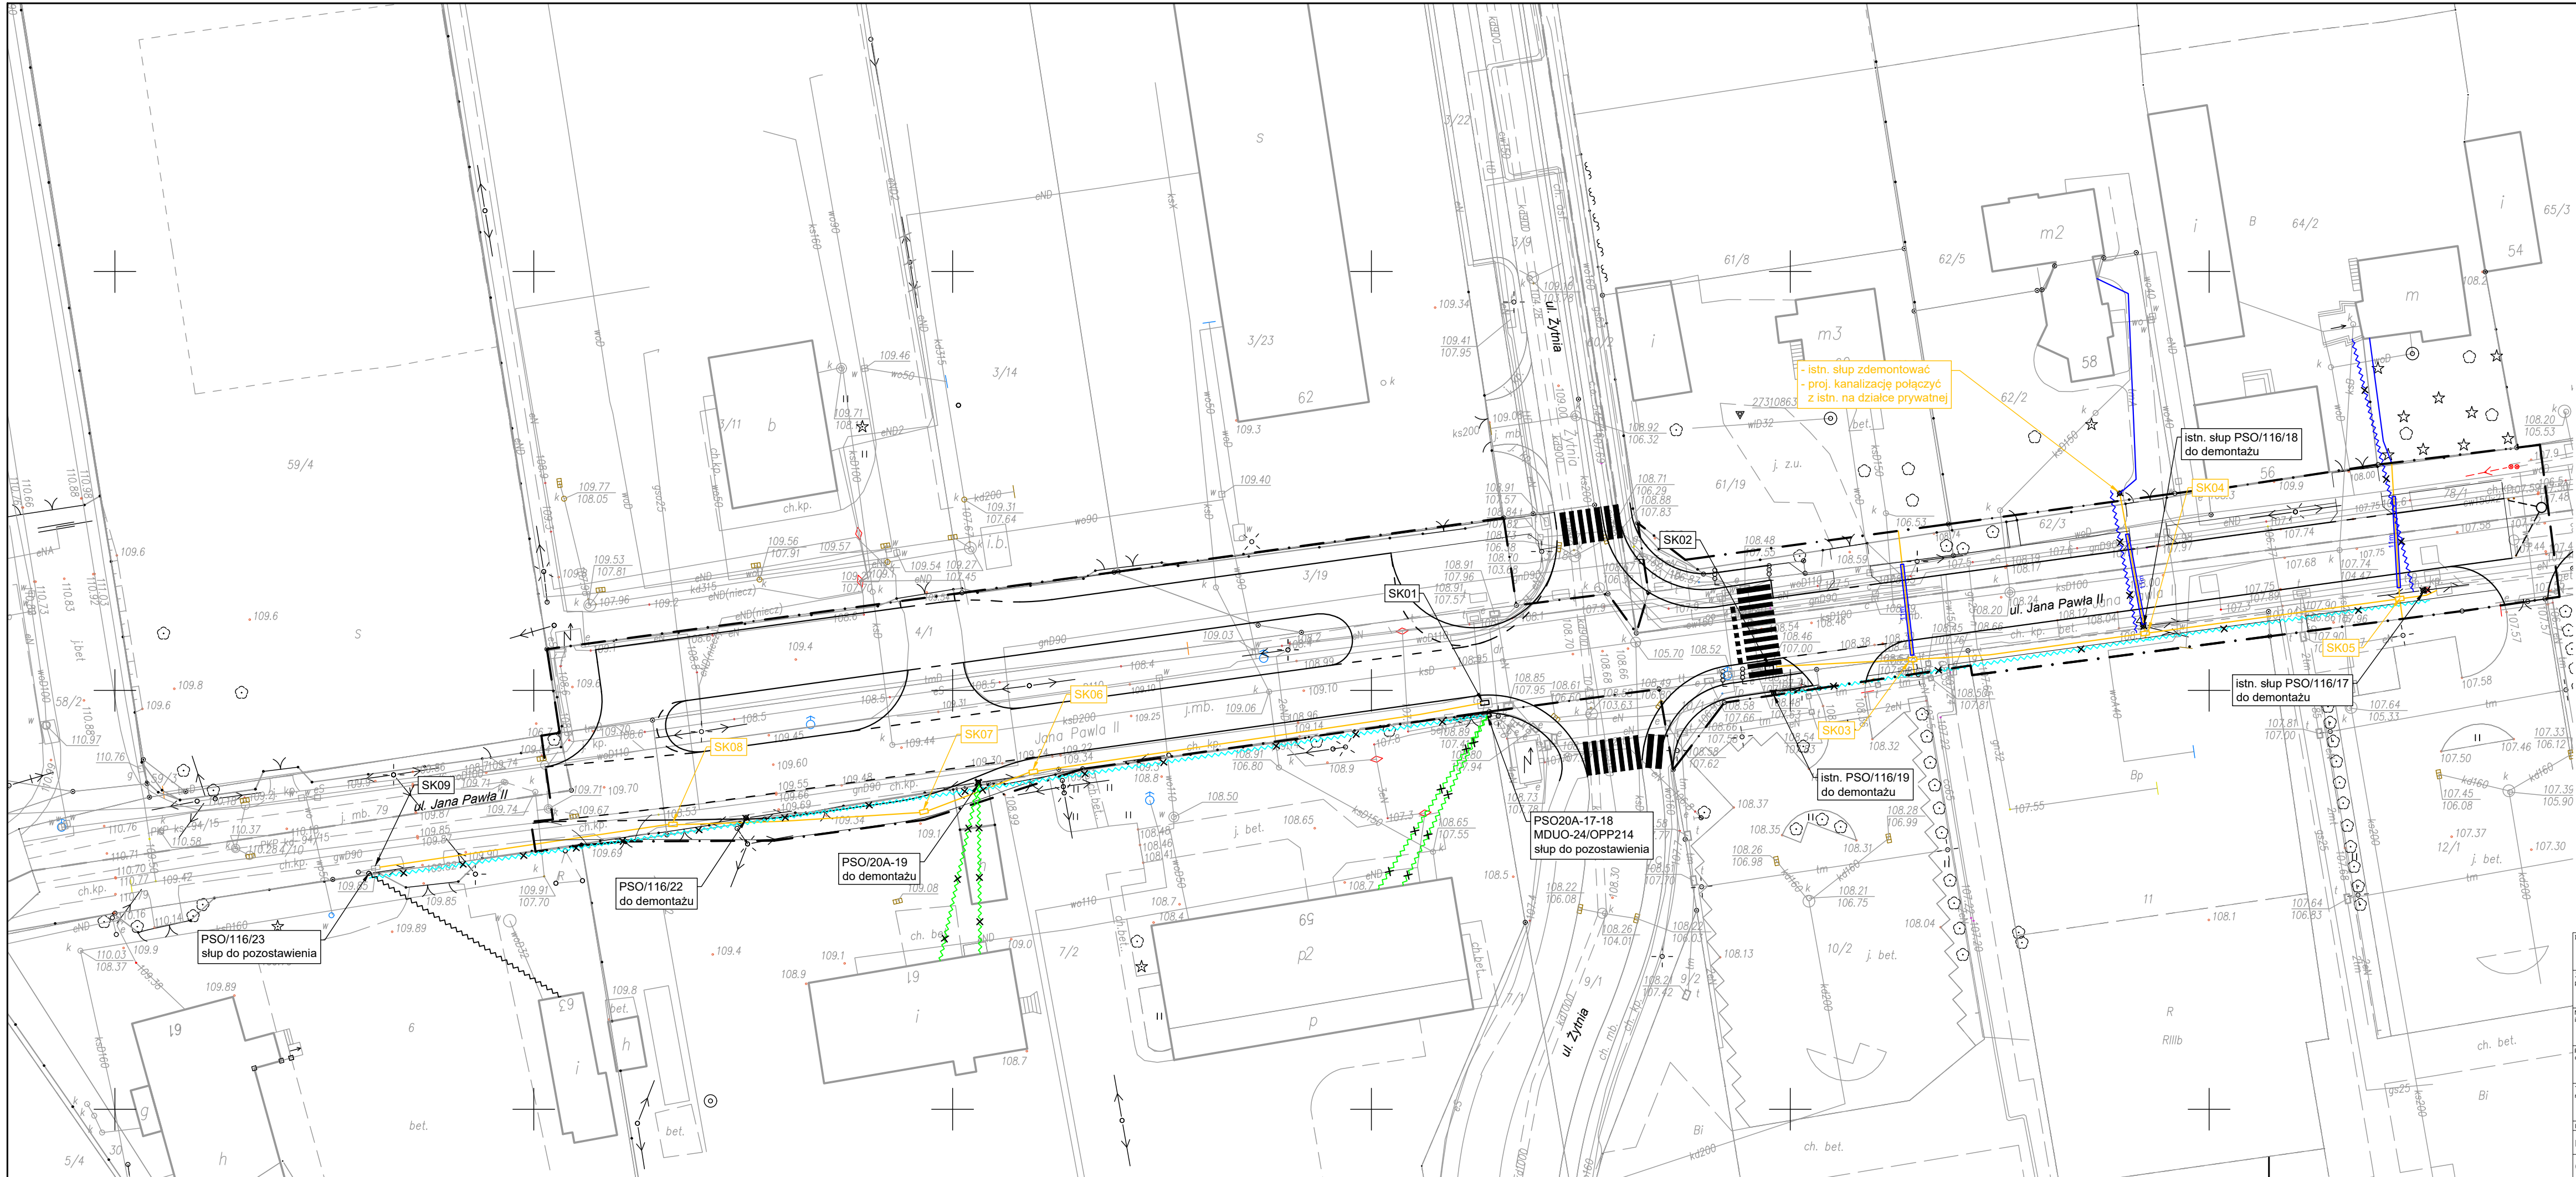

LEGENDA

- istn. elementy sieci do demontażu
- istn. słup kablowy
- istn. studnia kablowa
- proj. studnia kablowa SKR-1
- proj. kanalizacja kablowa 1-otw. Ø40
- proj. kabel telekomunikacyjny doziemny (odtworzenie przyłącza)
- proj. rura osłonowa Ø110 (zabezpieczenie kanalizacji)
- istn. linia telekomunikacyjna do demontażu
- istn. przyłącze telekomunikacyjne do demontażu
- istn. przyłącze telekomunikacyjne do demontażu wg odrębnego opracowania
- istn. przyłącze telekomunikacyjne bez zmian

Investor:	Zarząd Powiatu Piaseczyńskiego 05-500 Piaseczno, ul. Chylićkowska 14		
Jednostka projektowa:	ES PROJEKT BIURO PROJEKTOWE 02-496 Warszawa, ul. Magnacka 10/19		
Nazwa inwestycji:	"Rozbudowa drogi powiatowej nr 2850W od ul. Dworcowej w Piasecznie do torów linii kolejowej nr 8"		
Przedmiot opracowania:	PROJEKT WYKONAWCZY BRANŻY TELETECHNICZNEJ		Nr rysunku: 1
Tytuł rysunku:	PRZEBUDOWA I ZABEZPIECZENIE SIECI TELETECHNICZNEJ Plan sytuacyjny - Przebudowa sieci		Skala: 1:500
Funkcja:	Imię i Nazwisko:	Nr uprawnień i specjalność:	Podpis:
Projektant:	mgr inż. Wojciech Gręda	1786/99/U w grupach zawodowych w telekomunikacji	
Opracowujący:	mgr inż. Michał Wach		Data: 09.2020