


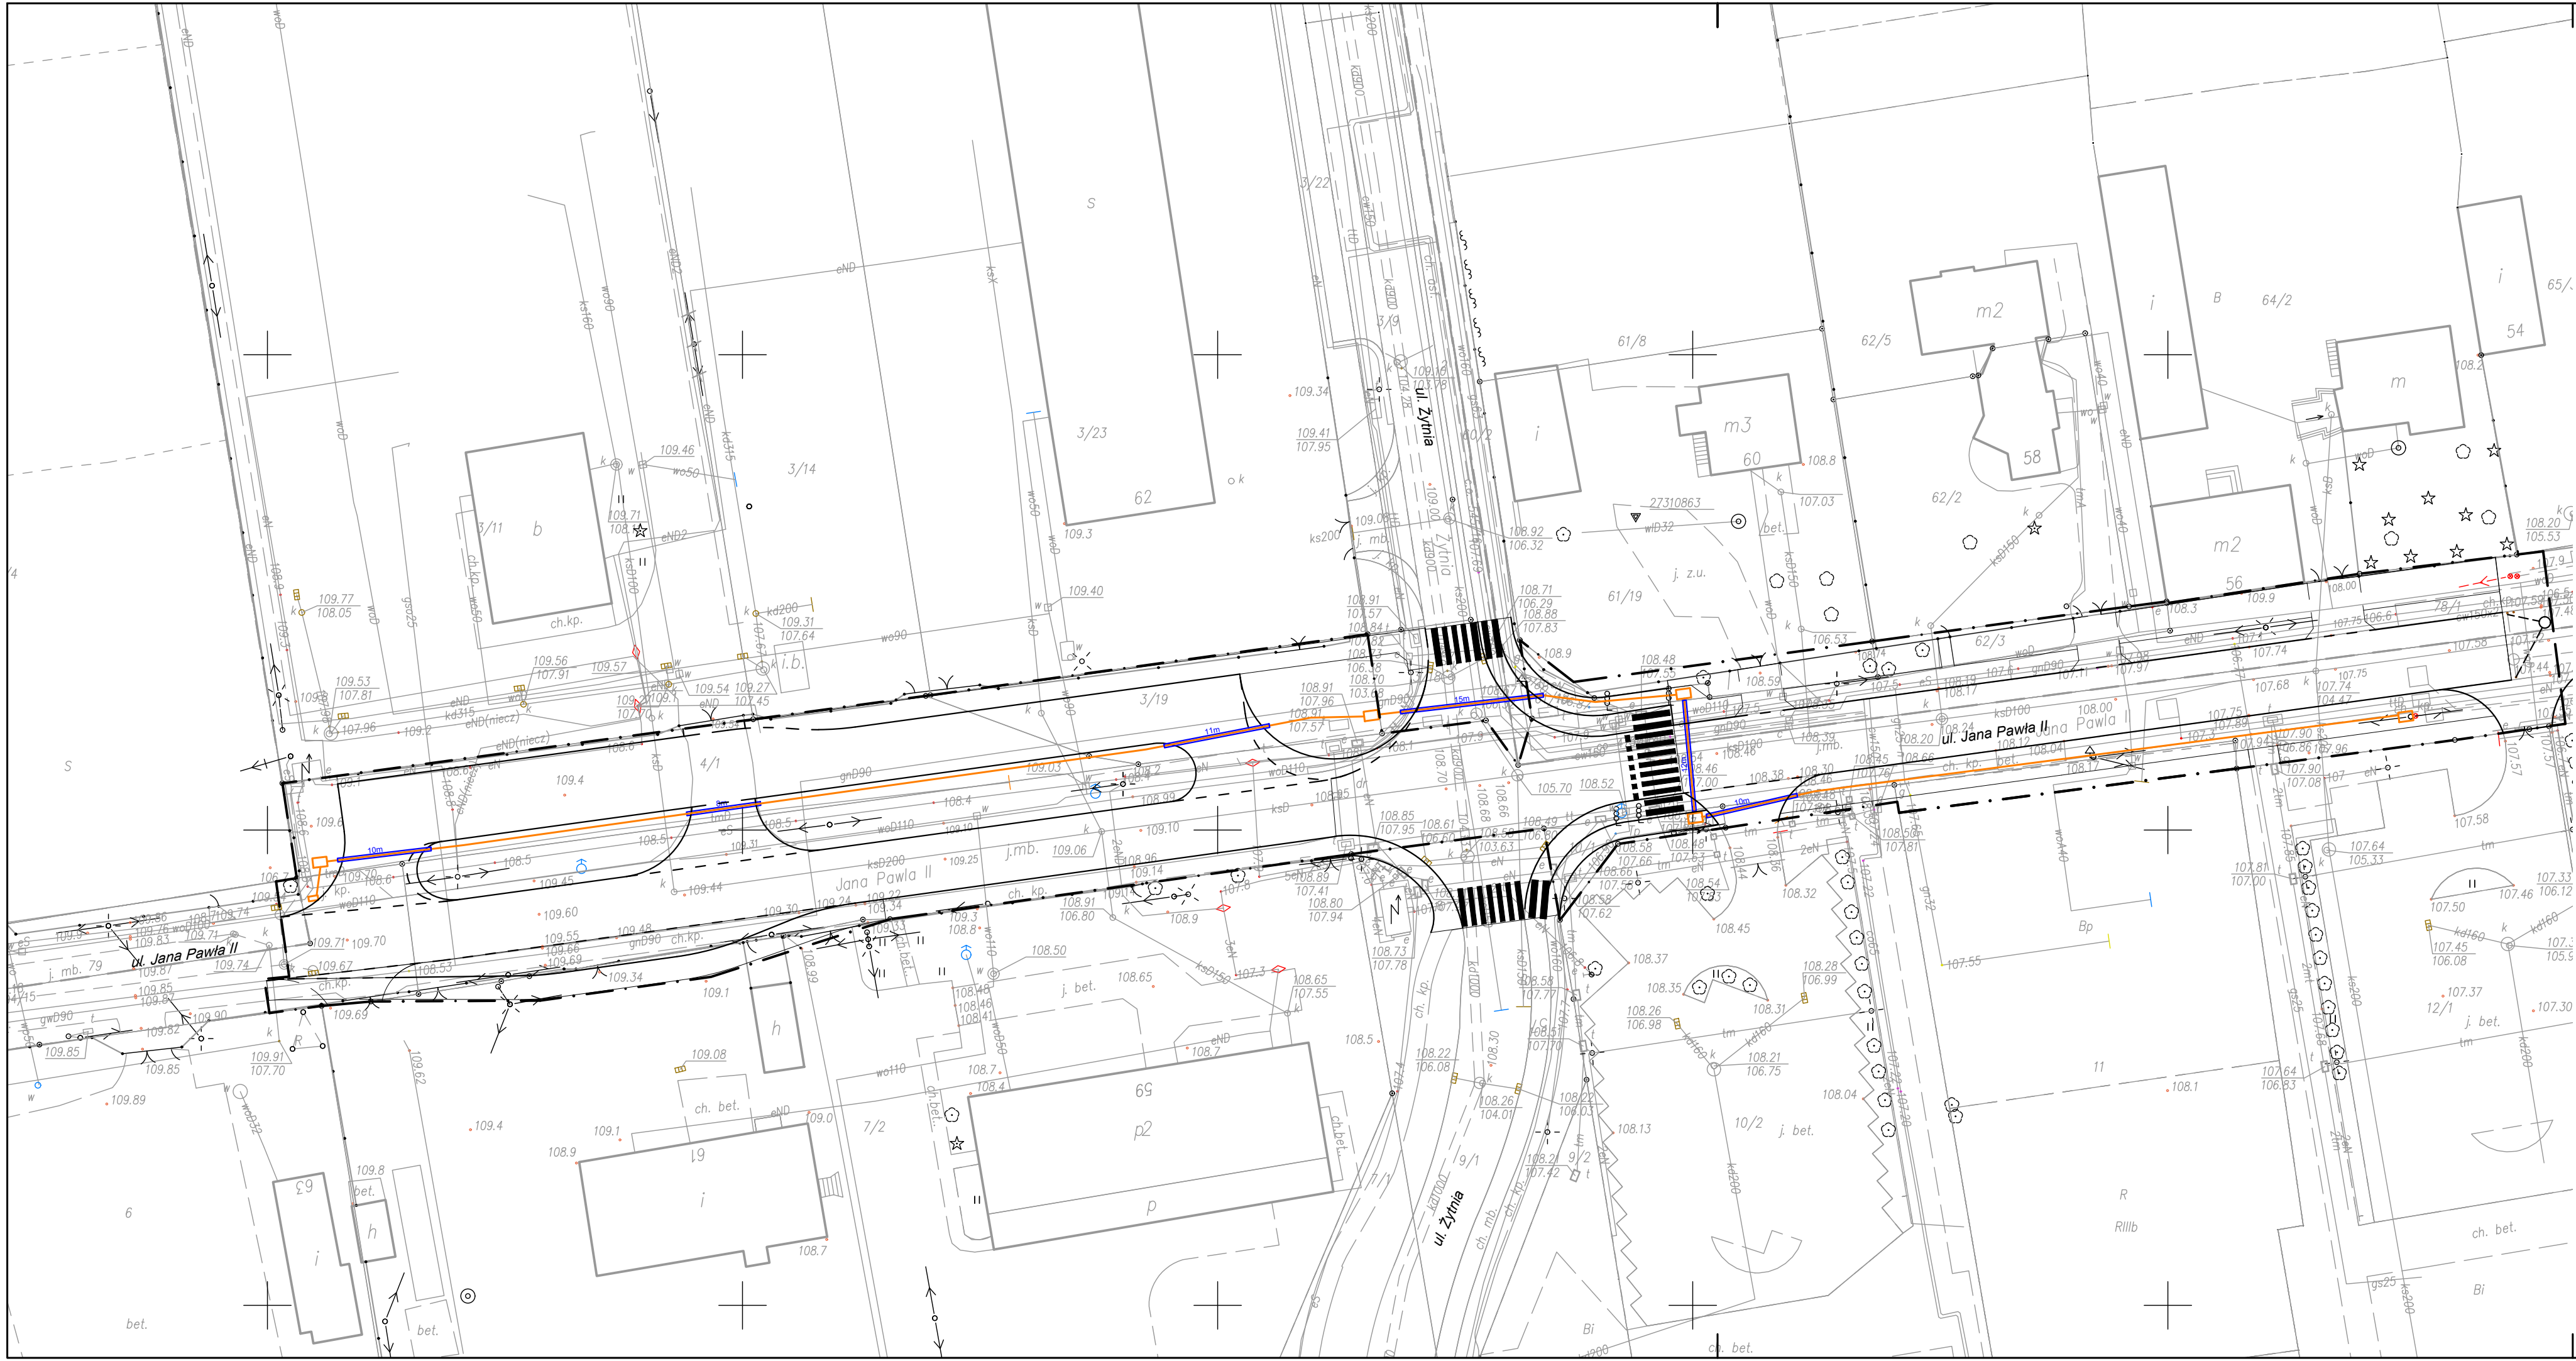

LEGENDA

- proj. studnia kablowa
- proj. kanał technologiczny
- proj. zabezpieczenie kanalizacji

Inwestor:		Zarząd Powiatu Piaseczyńskiego 05-500 Piaseczno, ul Chyliczkowska 14	
Jednostka projektowa:		ES PROJEKT BIURO PROJEKTOWE 02-496 Warszawa, ul. Magnacka 10/19	
Nazwa inwestycji:		"Rozbudowa drogi powiatowej nr 2850W od ul. Dworcowej w Piasecznie do torów linii kolejowej nr 8"	
Przedmiot opracowania:		PROJEKT WYKONAWCZY BRANŻY TELETECHNICZNEJ	Nr rysunku: 1
Tytuł rysunku:		KANAŁ TECHNOLOGICZNY Plan sytuacyjny	Skala: 1:500
Funkcja:		Inię i Nazwisko:	Podpis:
Projektant		mgr inż. Wojciech Gręda	1786/99/U w sprawie realizacji inwestycji w telekomunikacji
Opracowujący		mgr inż. Michał Wach	09.2020