


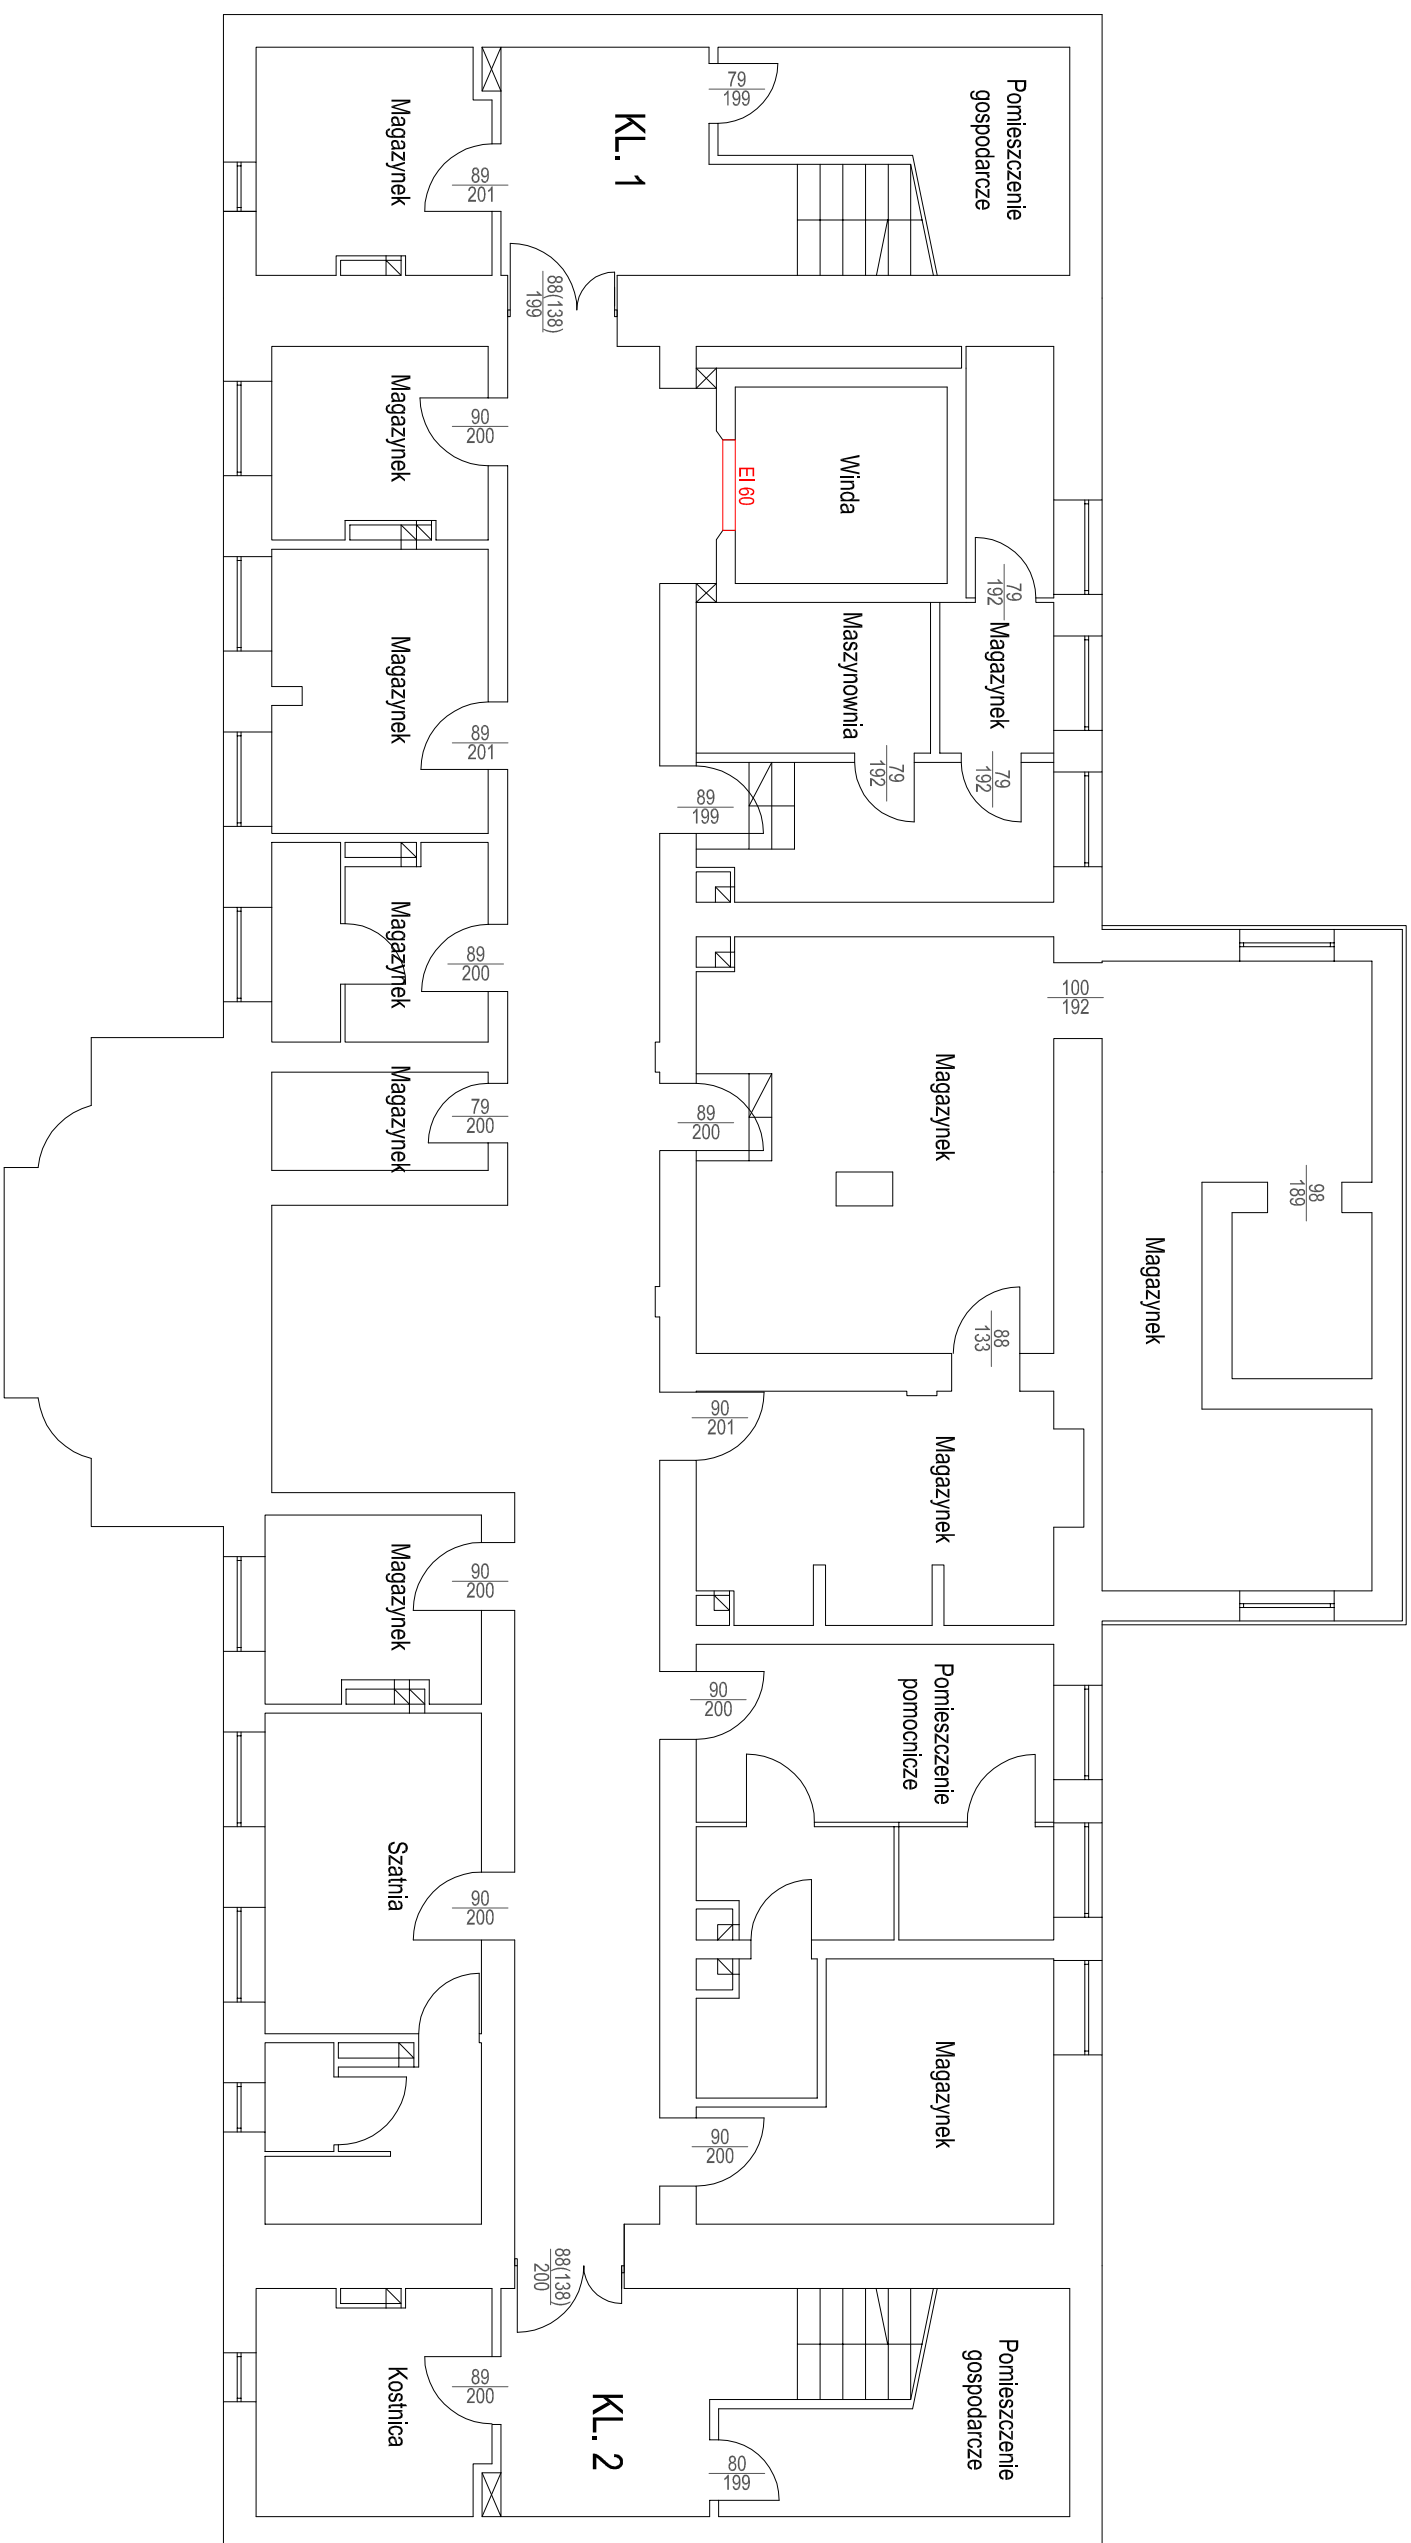

Legend:

projektowane wydzielenie w klasie odporności ogniowej

projektowane drzwi w klasie odporności ogniowej EI 30

projektowane drzwi do windy w klasie odporności ogniowej

EKSPERTYZA STANU OCHRONY PRZECIWPÓŻAROWEJ opracowania w trybie § 2 ust. 3a rozporządzenia Ministra Infrastruktury z dnia 12 kwietnia 2002 r. w sprawie warunków technicznych, jakim powinny odpowiadać budynki i ich usytuowanie (Dz.U.2002r. Nr 75, poz. 690 z późn.zm.)			
Obiekt:	Dom Pomocy Społecznej w Konstancinie Jeziornej, ul. Potulickich 1, 05-510 Konstancin Jeziorna		
Inwestor:	Powiat Piaseczyński - Dom Pomocy Społecznej w Konstancinie Jeziornej		
Opracowanie:	Rzeczoznawca ds. zabezpieczeń przoż.	Rzeczoznawca budowlany	
Podpis:	inż. Wiesław Wyszkowski nr upr. 401/99	inż. Marian Nocula dec. nr 131/97 Centr. Rej. Rzecz. Bud. nr 131/97/R	
Tytuł rysunku:	Rzut piwnicy budynku 1	Skala: 1:100	Data: 9.2016 Nr rys.: 1