


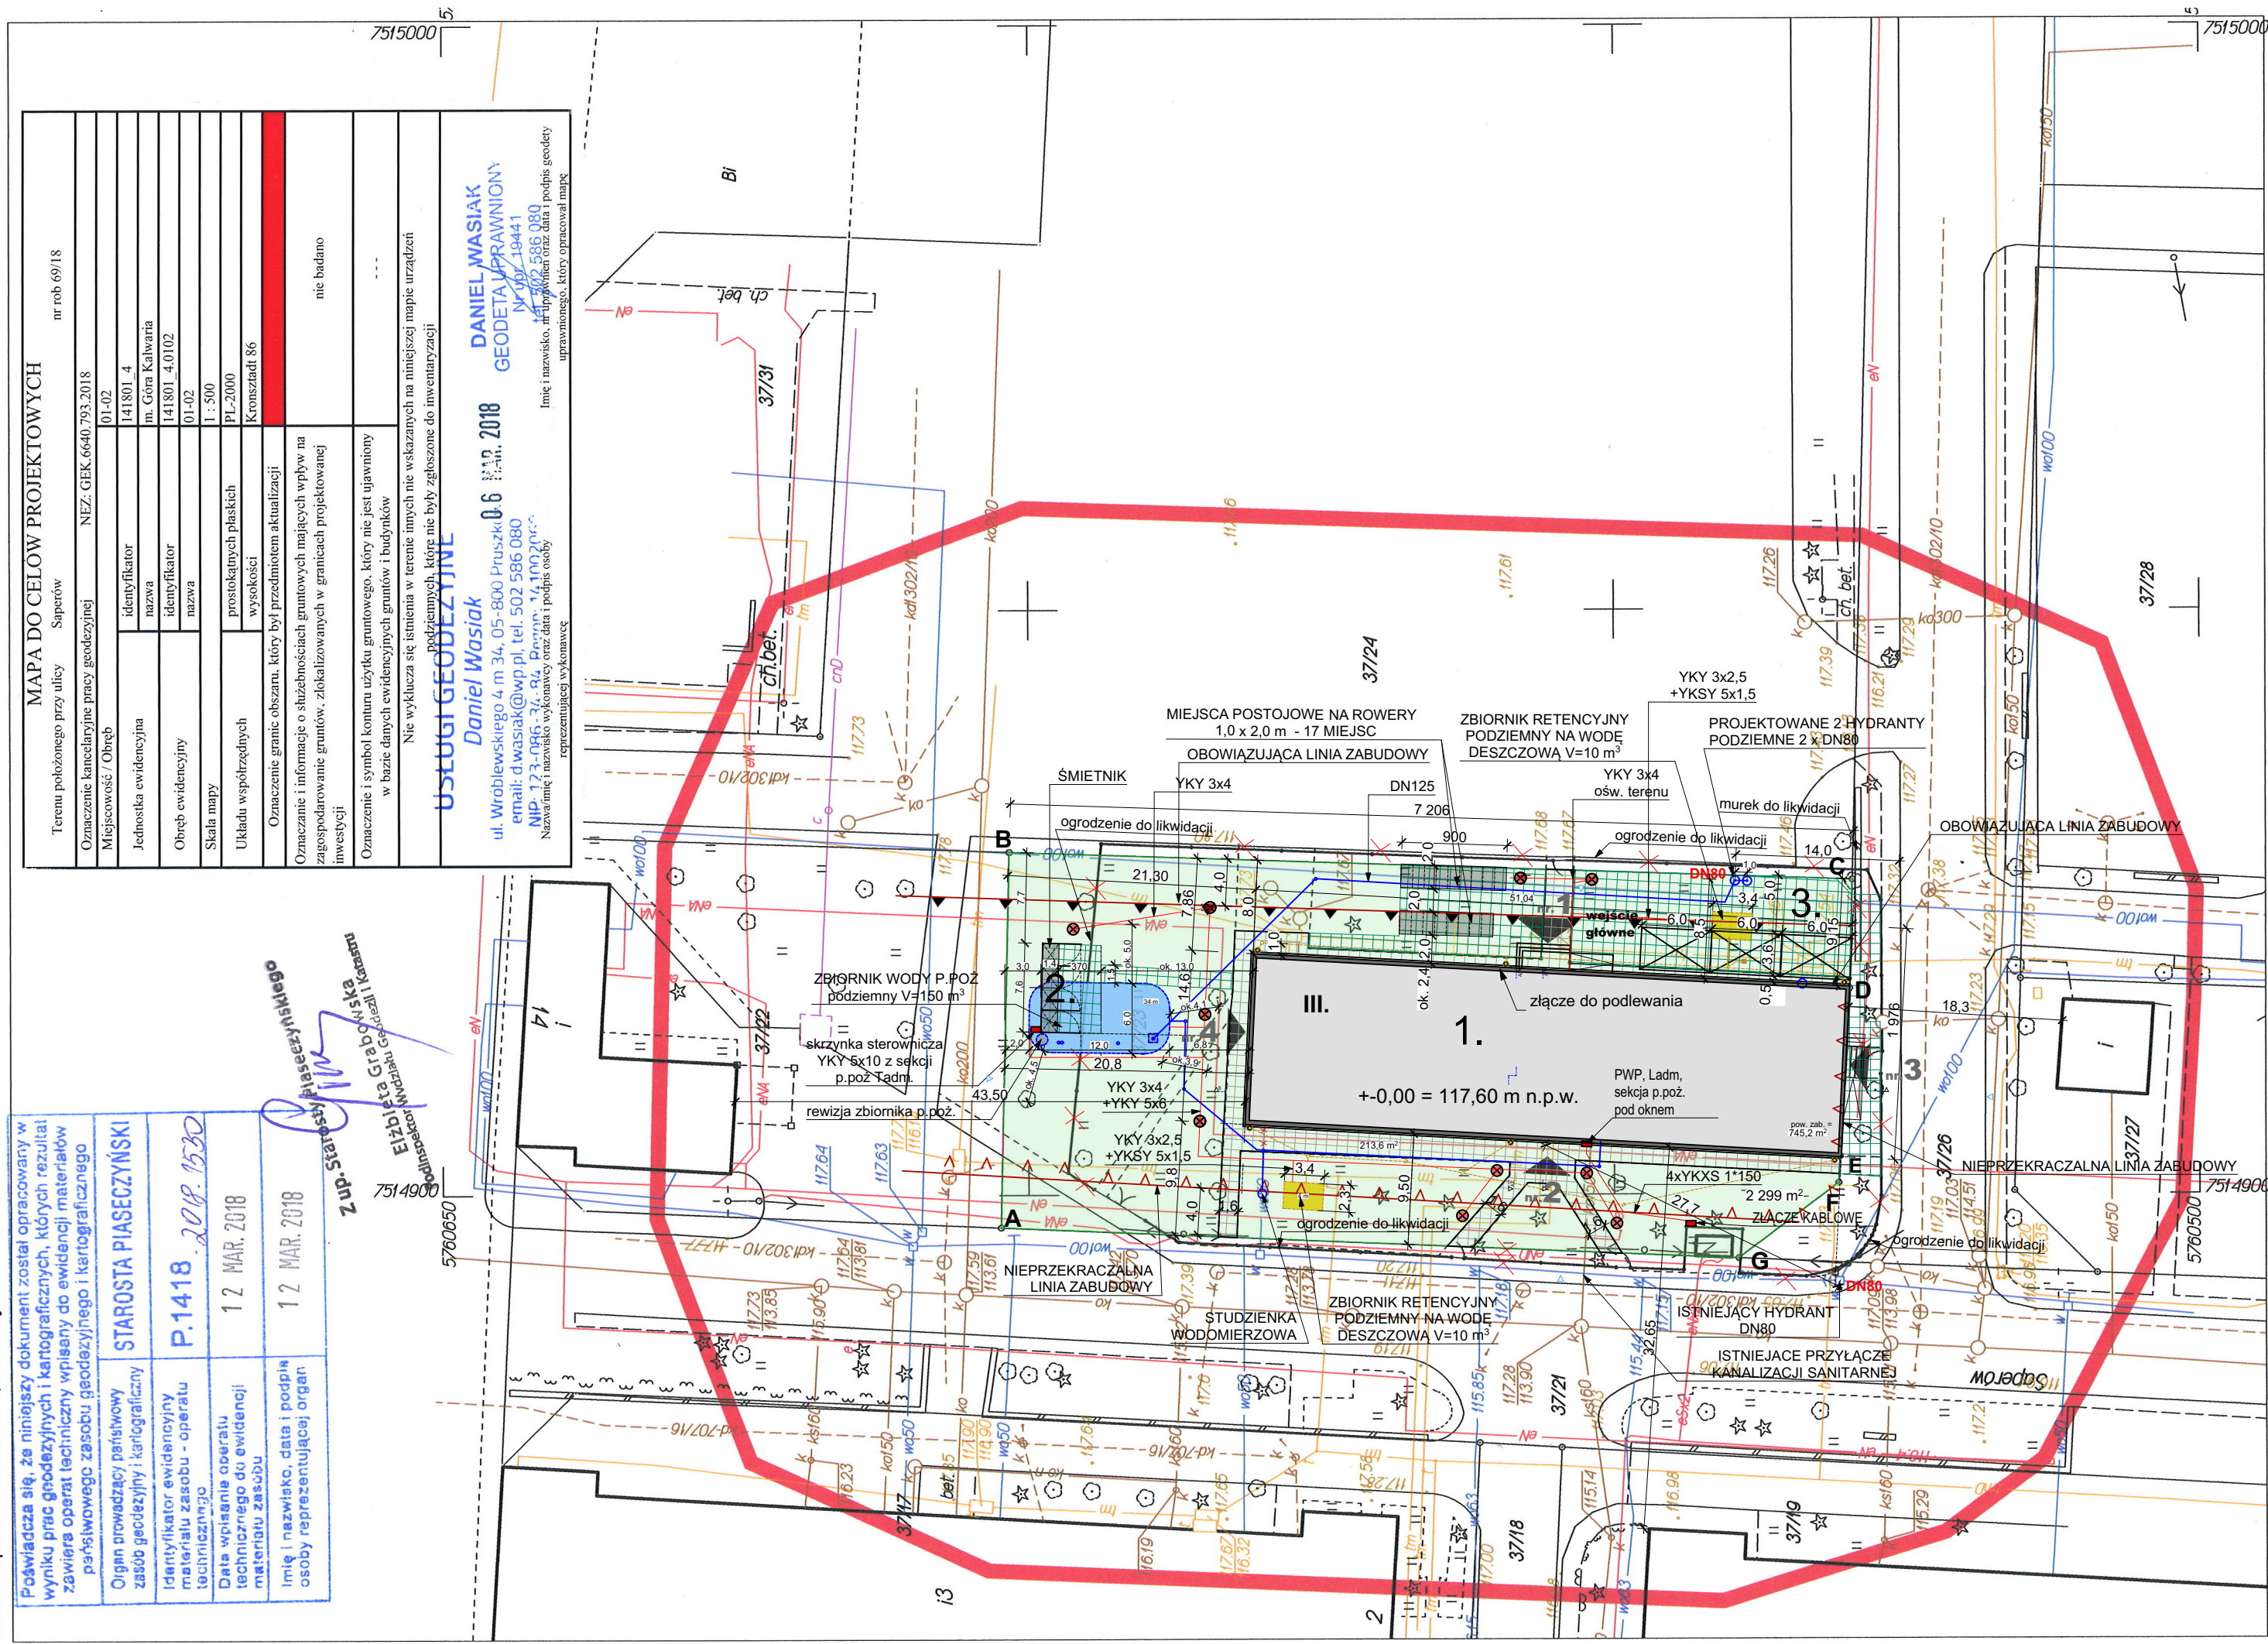

Opracowano systemem GEO-MAP. Skala 1 : 500. Wygenerował(a) PDF (Plik powykonawczy) : Agnieszka Sawyer dn. : 2018.03.05 godz. : 8:33:18. Strona 1/1
Punkty załamania granic wypielione kolorem szarym pochodzą z wektoryzacji mapy ewidencyjnej w skali 1:5000.

LEGENDA :

A.B.C.D.E.F.G.H.A. - działka nr ewid.
37/23 = teren objęty opracowaniem

1. - budynek przeznaczony do przebudowy
2. - projektowana wiatra śmietnikowa systemowa na pojemniki do selektywnego gromadzenia odpadów stałych
3. - 3 miejsca postojowe dla osób niepełnosprawnych - 3,6 x 6 m

DN80 - hydranty

Legend for the site plan:

-  ISTNIEJĄCE UTWARDZENIA
KOSTKA BETONOWA 215 m²
-  PROJEKTOWANE UTWARDZENIA
KOSTKA BETONOWA ok. 400 m²
-  OPRAWY ZEWNĘTRZNE
OGRODOWE o wys. max. 100 cm
-  PROJEKTOWANA WLZ
ELEKTRYCZNA
-  PROJEKTOWANA KANLIZACJA
DESZCZOWA
-  PODZIEMNY ZBIORNIK
RETENCYJNY V=10 m³
-  PODZIEMNY ZBIORNIK P.POŻ.
150 m³

WEKKA-PROJEKT
Barbara Leśniewska-Wekka

PRZEBUDOWA BUDYNKU

PO BYŁEJ JEDNOSTCE WOJSKOWEJ
wraz ze zmianą sposobu użytkowania z biurowego
na biurowo- usługowy
z PORADNIĄ PSYCHOLOGICZNO-PEDAGOGICZNĄ
I WARSZTATAMI TERAPII ZAJĘCIOWEJ
na terenie w dziale nr ew. 37/23 objętej 01-02
w Górze Kalwarii przy ul. Dominikańskiej 9

Tytuł rysunku **PROJEKT**
ZAGOSPODAROWANIA TERENU

Faza projektu
PROJEKT BUDOWLANY

ARCHITEKTURA :

Projektant : mgr inż. arch. **Barbara Leśniewska-
Wekka** upr. bud.St-670/86 w spec.architektonicznej b.o.
Sprawdzający : mgr inż. arch. **Teresa Czaplińska**
upr. bud.MA/IN67/INQ w spec. architektonicznej b.o.

RUANG TUGAS :

Projektant : mgr inż. **Sławomir Pucek**
upr. bud.19/00/DUW w spec.konstr.-budowlanej b.o.
Sprawdzający : mgr inż. **Paweł Nasierowski**
upr. bud.LUB/0068/POOK/09 w spec.konstr.-budowlanej b.o.

INSTALACJE SANITARNE :

Projektant : mgr inż. **Andrzej Rzepecki**
upr. bud. St-51/75 w spec. instal. inżynieryjnej b.o.
Sprawdzający : **Bogumiła Rzepecka**
upr. bud. St-441/77 w spec. instal. inżynieryjnej b.o.

INSTALACJE ELEKTRYCZNE :

Projektant : mgr inż. **Mateusz Madej**
upr. bud. MAZ/0584/PWBE/16 w spec. instal. inżynieryjnej b.o.
Sprawdzający : **Zbigniew Madej**
upr. bud. UAN-8386/39/87 w spec. instal. inżynieryjnej b.o.

Data	Skala rysunku	Nr arkusza
15.06.2018 r.	1:500	A.1.