



Rozdzielnica stacjonarna

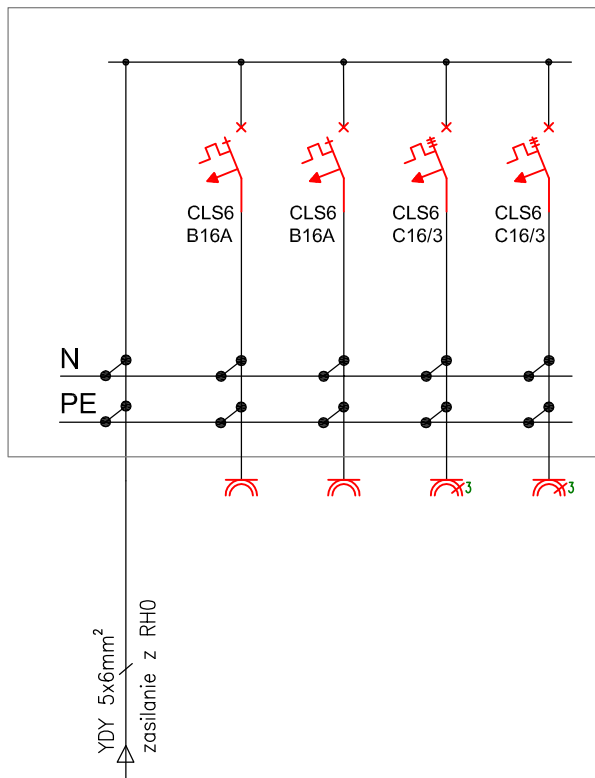

Elewacja rozd.
stacjonarnej - PCE
IP44

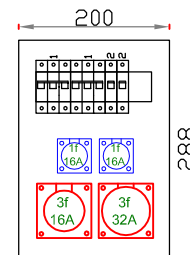

OPIS APARATÓW W ROZDZIELNICY PCE:

- 1 - wyłącznik nadprądowy 3-biegunowy C16A
- 2 - wyłącznik nadprądowy 1-biegunowy B16A

UWAGI:

1. UKŁAD SIECIOWY: TN-S
2. OCHRONA OD PORAŻEŃ **SZYBKE WYŁĄCZANIE**

 AR-DOM				BIURO PROJEKTOWO USŁUGOWE AR-DOM BIURO PROJEKTOWO USŁUGOWE ARKADIUSZ ŻURAKOWSKI 48-200 PRUDNIK UL. MIEROSŁAWSKIEGO 19 TEL/FAX 077 4369116			
STADIUM PROJEKTU: PROJEKT WYKONAWCZY				NAZWA DOKUMENTACJI:			
INWESTOR: Powiat Piaseczyński ul. Chyliczkowska 14 05-500 Piaseczno				Rozbudowa budynku dydaktycznego Zespołu Szkół nr 1 ul. Szpitalna 10 w Piasecznie			
PROJEKTANT inż. Norbert Mołęda	NR UPRAWNIENIE OPL/0226/PWOE/06	SPECJALNOŚĆ Elektr.	DATA I PODPIS: październik 2016	FORMAT: NR RYSUNKU: E-7 NAZWA RYSUNKU: Schemat ideowy rozdzielnic stacjonarnej NR UMIOWY:			
SPRWDZAJĄCY mgr inż. WIEŃCZYŚŁAW MARYNIAK	NR UPRAWNIENIE: 23/86/UW	SPECJALNOŚĆ:	DATA I PODPIS:				
ASISTENT mgr inż. Piotr Robota	NR UPRAWNIENIE:	SPECJALNOŚĆ:	DATA I PODPIS:				
SKALA: 1:100				BRANŻA: ELEKTRYCZNA EGZ:			