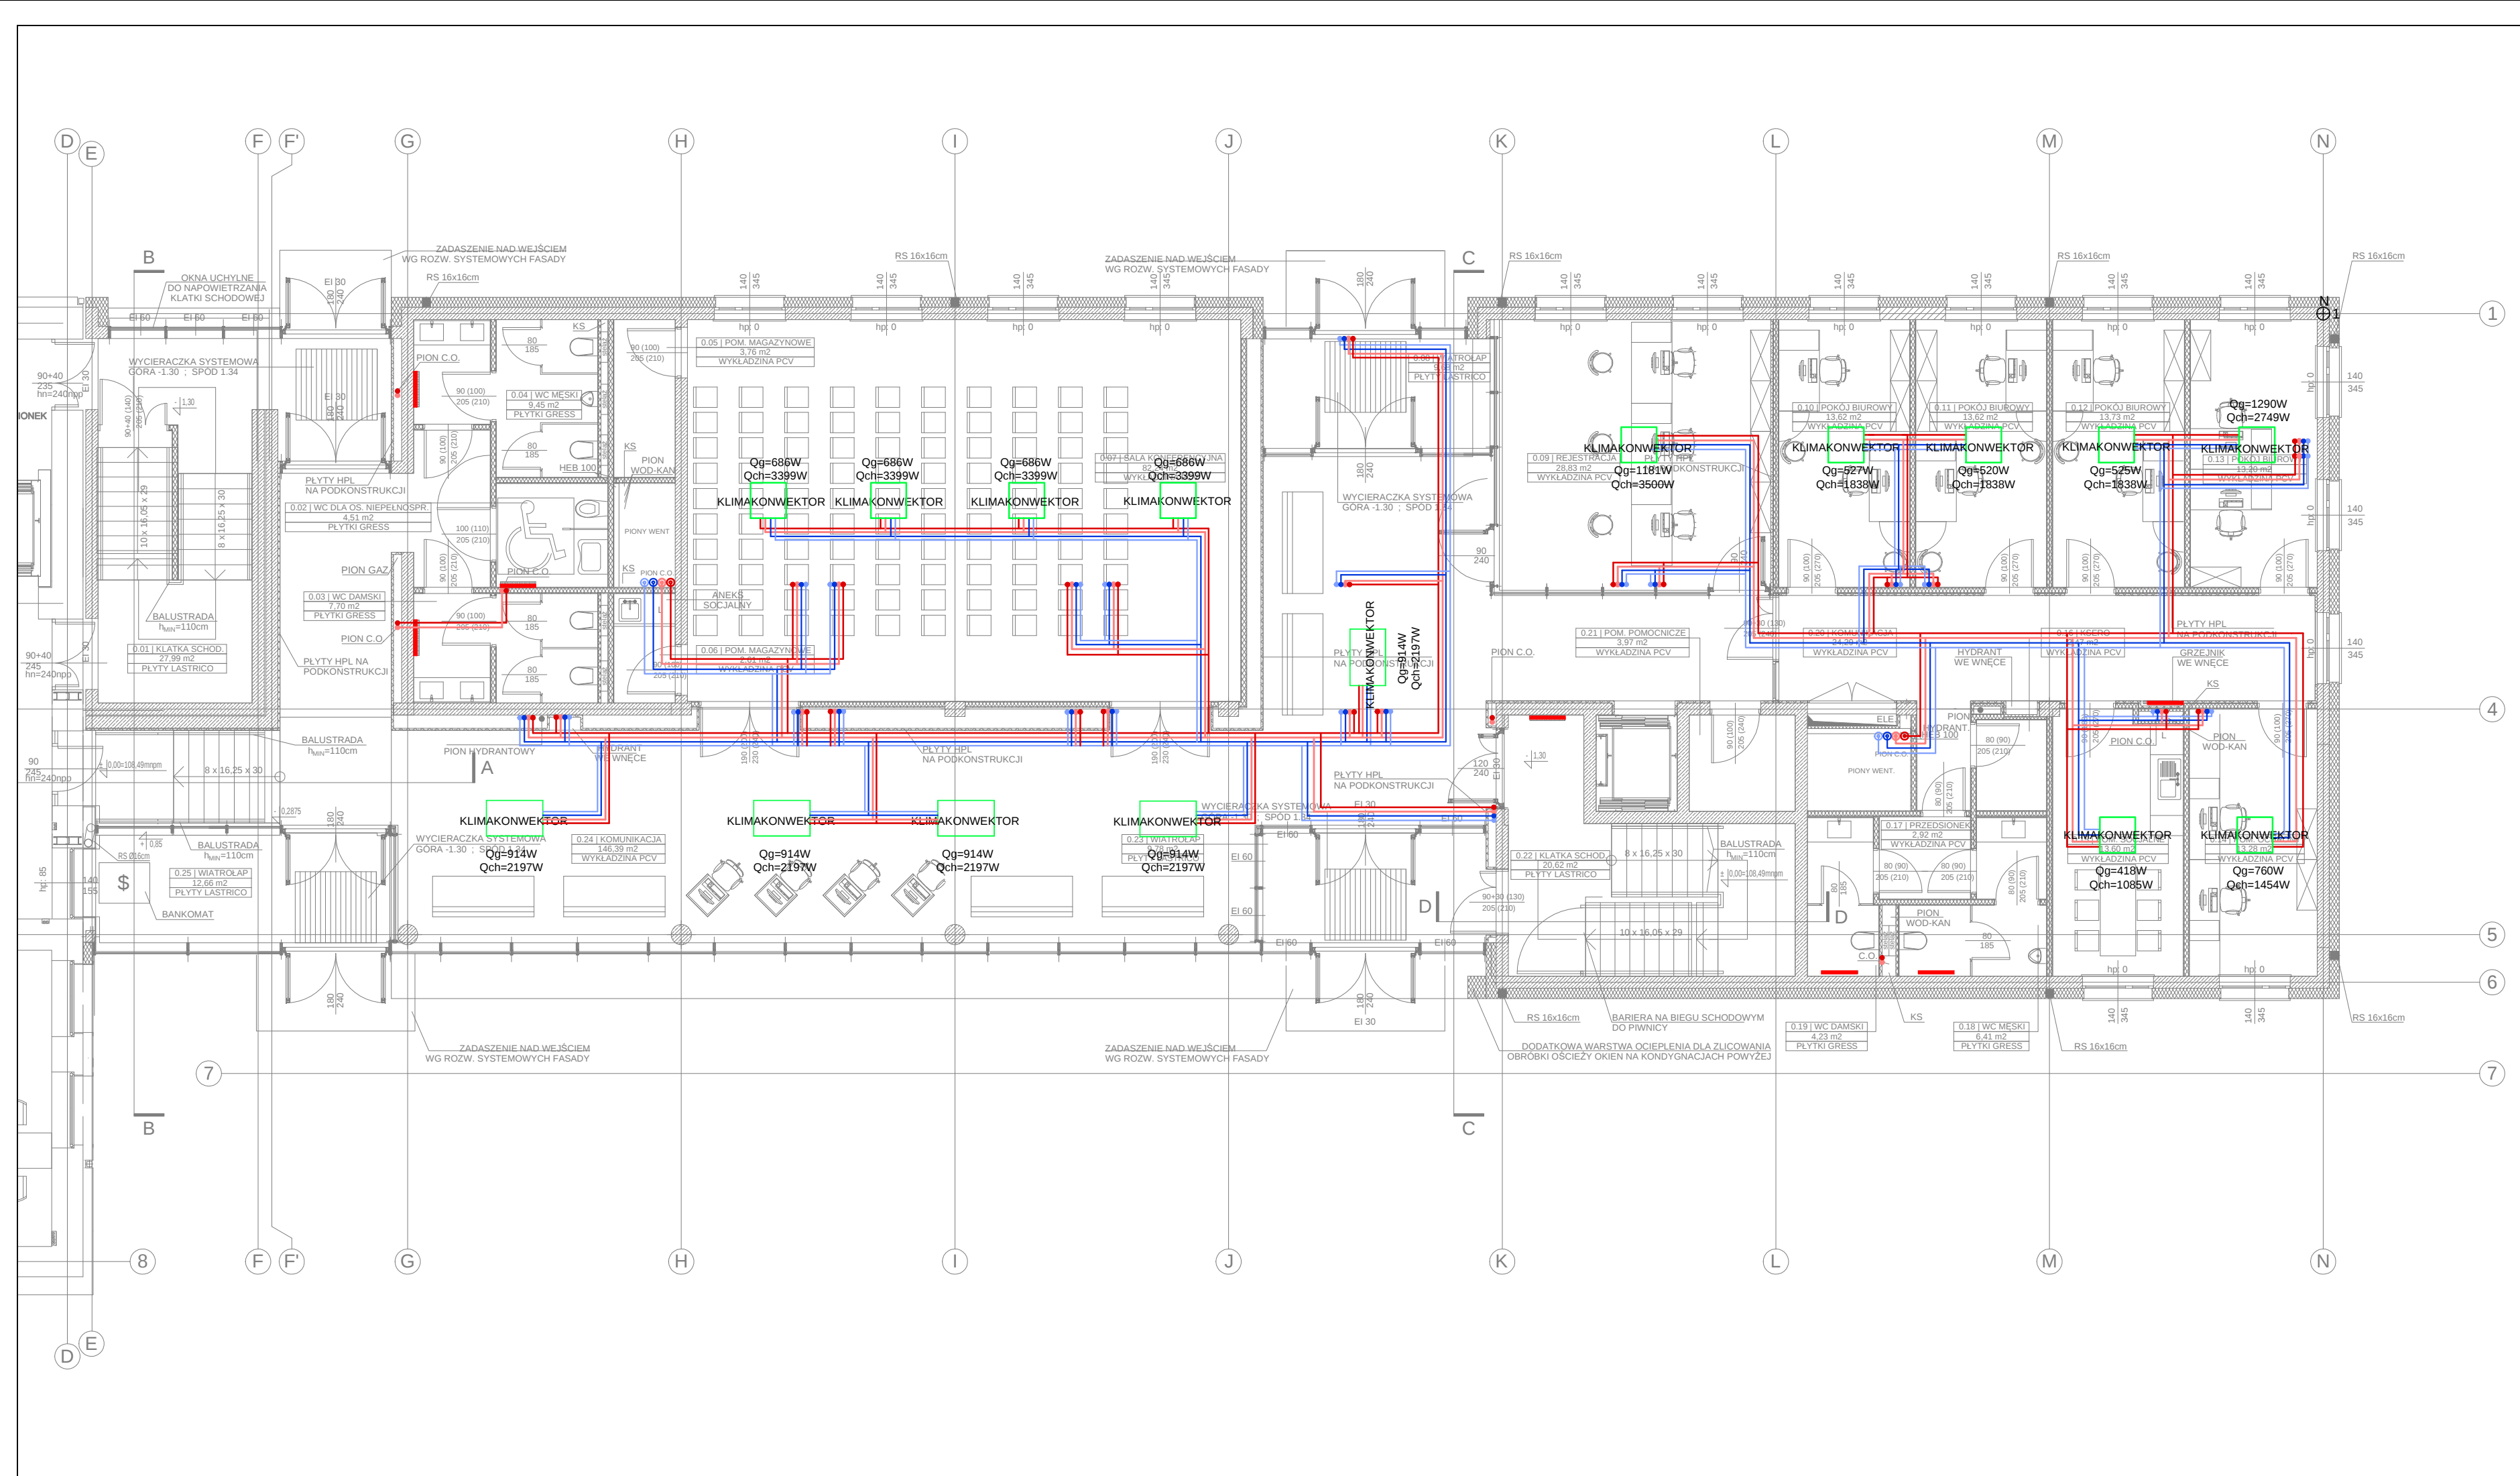


Jedn. projektowa: VGR - Pracownia Projektowa Violetta Piękoś-Kwiecińska ul. Tytoniowa 24 m 38, 04-228 Warszawa tel. 608 379 421		
Inwestor: POWIAT PIASECZYŃSKI STAROSTWO POWIATOWE W PIASECZNIE 05-500 PIASECZNO, UL. CHYLICKZKOWSKA 14		
Temat: PROJEKT ZAMIENNY PRZEBUDOWA, ROZBUDOWA WRAZ Z TERMOMODERNIZACJĄ BUDYNKU STAROSTWA POWIATOWEGO W PIASECZNIE PRZY UL. CZAJEWICZA 2/4 dłz.nr ewid.29, 28 obręb 39, kategoria obiektu XII		
Adres: STAROSTWO POWIATOWE W PIASECZNIE 05-500 PIASECZNO, UL. CZAJEWICZA 2/4		
Zespół projektowy: mgr inż. Kamili Sączuk upr. nr MAZ/0209/PWOS/11 inż. Zenon Spik inż. Olga Madziła SPRAWDZAJĄCY: mgr inż. Piotr Uklejski upr. nr MAZ/2014/PWOS/11		
Branża: Sanitarna		
Stadium: Projekt budowlany		
Nazwa rysunku: CO, WL, CT - Rzut Parteru		
Data: 07.2016	Skala: 1:100	Nr rysunku: S5