



ROZWINIĘCIE ŚCIAN NATRYSKÓW POM. NR 136


WIDOK ŚCIANY A-A

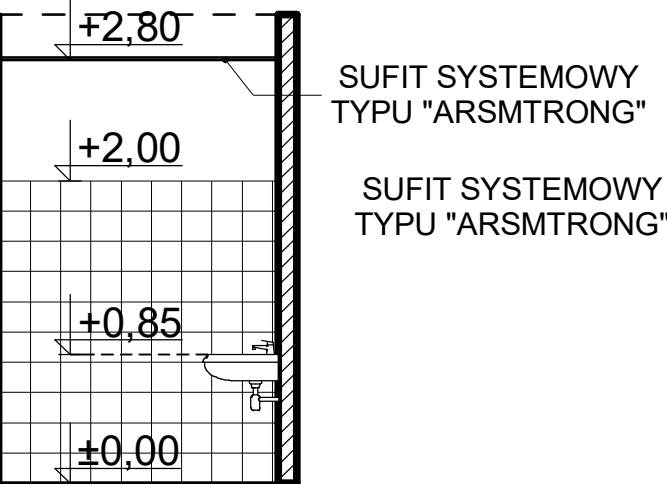


WIDOK ŚCIANY B-B

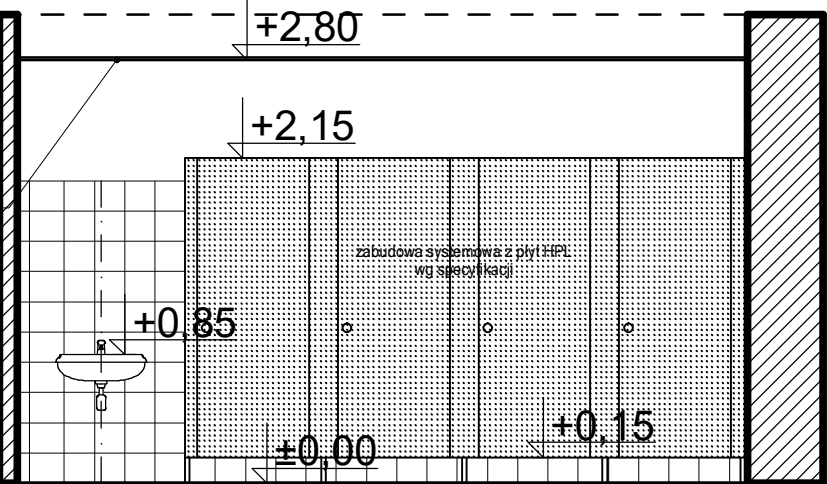


WIDOK ŚCIANY C-C

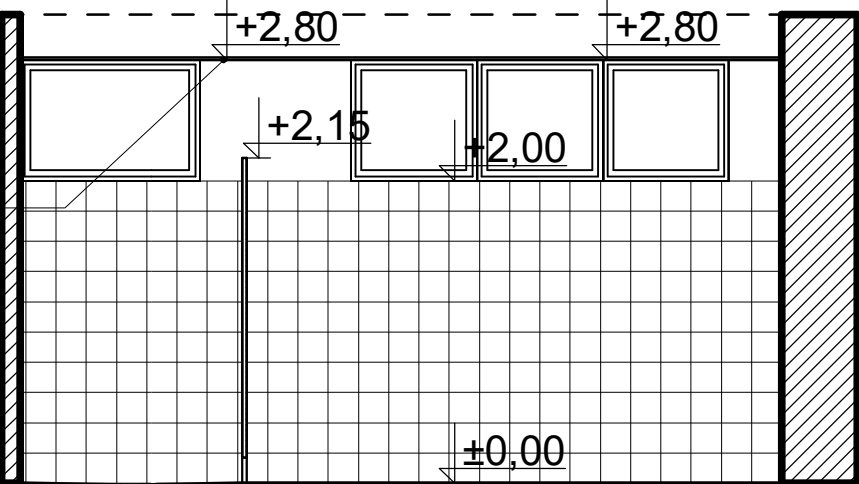

WIDOK ŚCIANY D-D

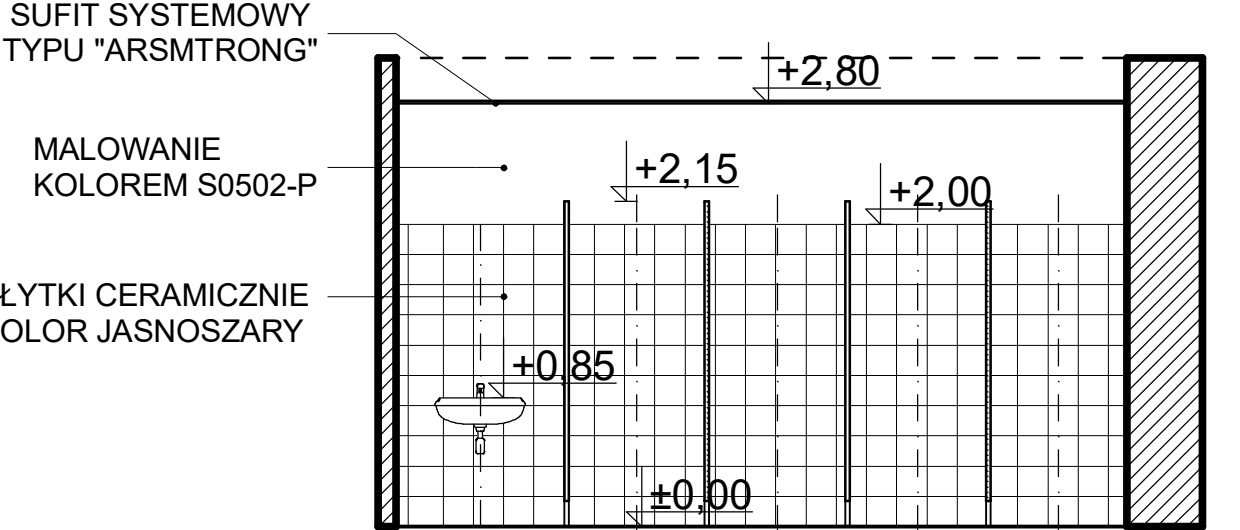

nowoprojektowany układ kanałów wentylacyjnych poprowadzony w suficie powieszonym i wyprowadzony poprzez nowe kominy z pustaków ceramicznych ustawionych na stropie, zastosować układ wentylacji wywiewnej

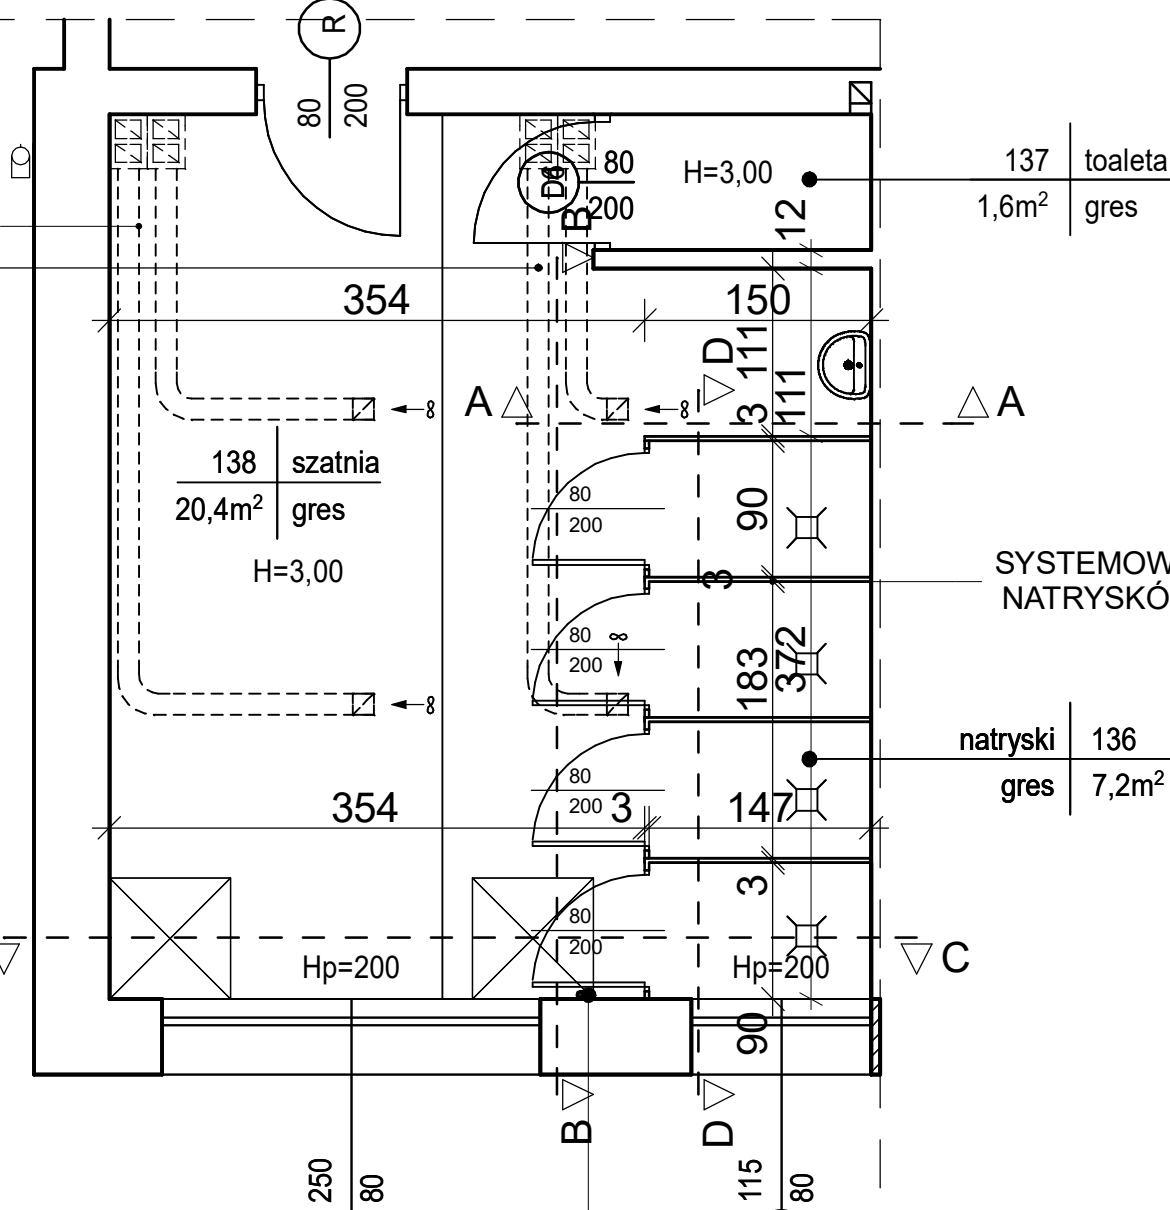

RZUT NATRYSKÓW, SZARNI I TOALETY - STAN PROJEKTOWANY

istniejący pion

- UWAGI:**
- Dokumentację projektową należy rozpatrywać łącznie z projektami instalacyjnymi.
 - Wykonawca zobowiązany jest do sprawdzenia wszystkich wymiarów i w przypadku niezgodności skontaktowania się z zespołem projektowym.
 - Detale wykonawcze konsultować z zespołem projektowym.
 - Wszelkie prace należy wykonać zgodnie ze sztuką budowlaną.

INWESTOR: POWIAT PIASECZYŃSKI - Starostwo Powiatowe w Piasecznie ul. Chyliczkowska 14, 05-500 Piaseczno				WYKONAWCA: 4PMO system ul. B. Prusa 3C 21-400 Łuków www.4pmosystem.pl e-mail: biuro@ 4pmosystem.pl	
				BRANŻA: ARCHITEKTURA	
PROJEKT: PRZEBUDOWA INSTALACJI C.O. ORAZ MODERNIZACJA ZESPOŁU SZKÓŁ PRZY UL. MIRKOWSKIEJ 39 W KONSTANCINIE-JEZIORNIE				NAZWA OPRACOWANIA: STAN PROJEKTOWANY	
				NAZWA RYSUNKU: Rozwinięcie ścian natrysków pom. nr 135	
				DATA: 07.2017	NR RYS.: A 20
				SKALA: 1:50	
BRANŻA	FUNKCJA	ZESPÓŁ PROJEKTOWY	NR UPRAWNIENI	SPECJALNOŚĆ	PODPIS
	Autor	mgr inż. Włodzimierz SZAFRAŃSKI	264/86/WŁ	konstrukcyjno-budowlana	
	Sprawdził				
	Współpraca				