



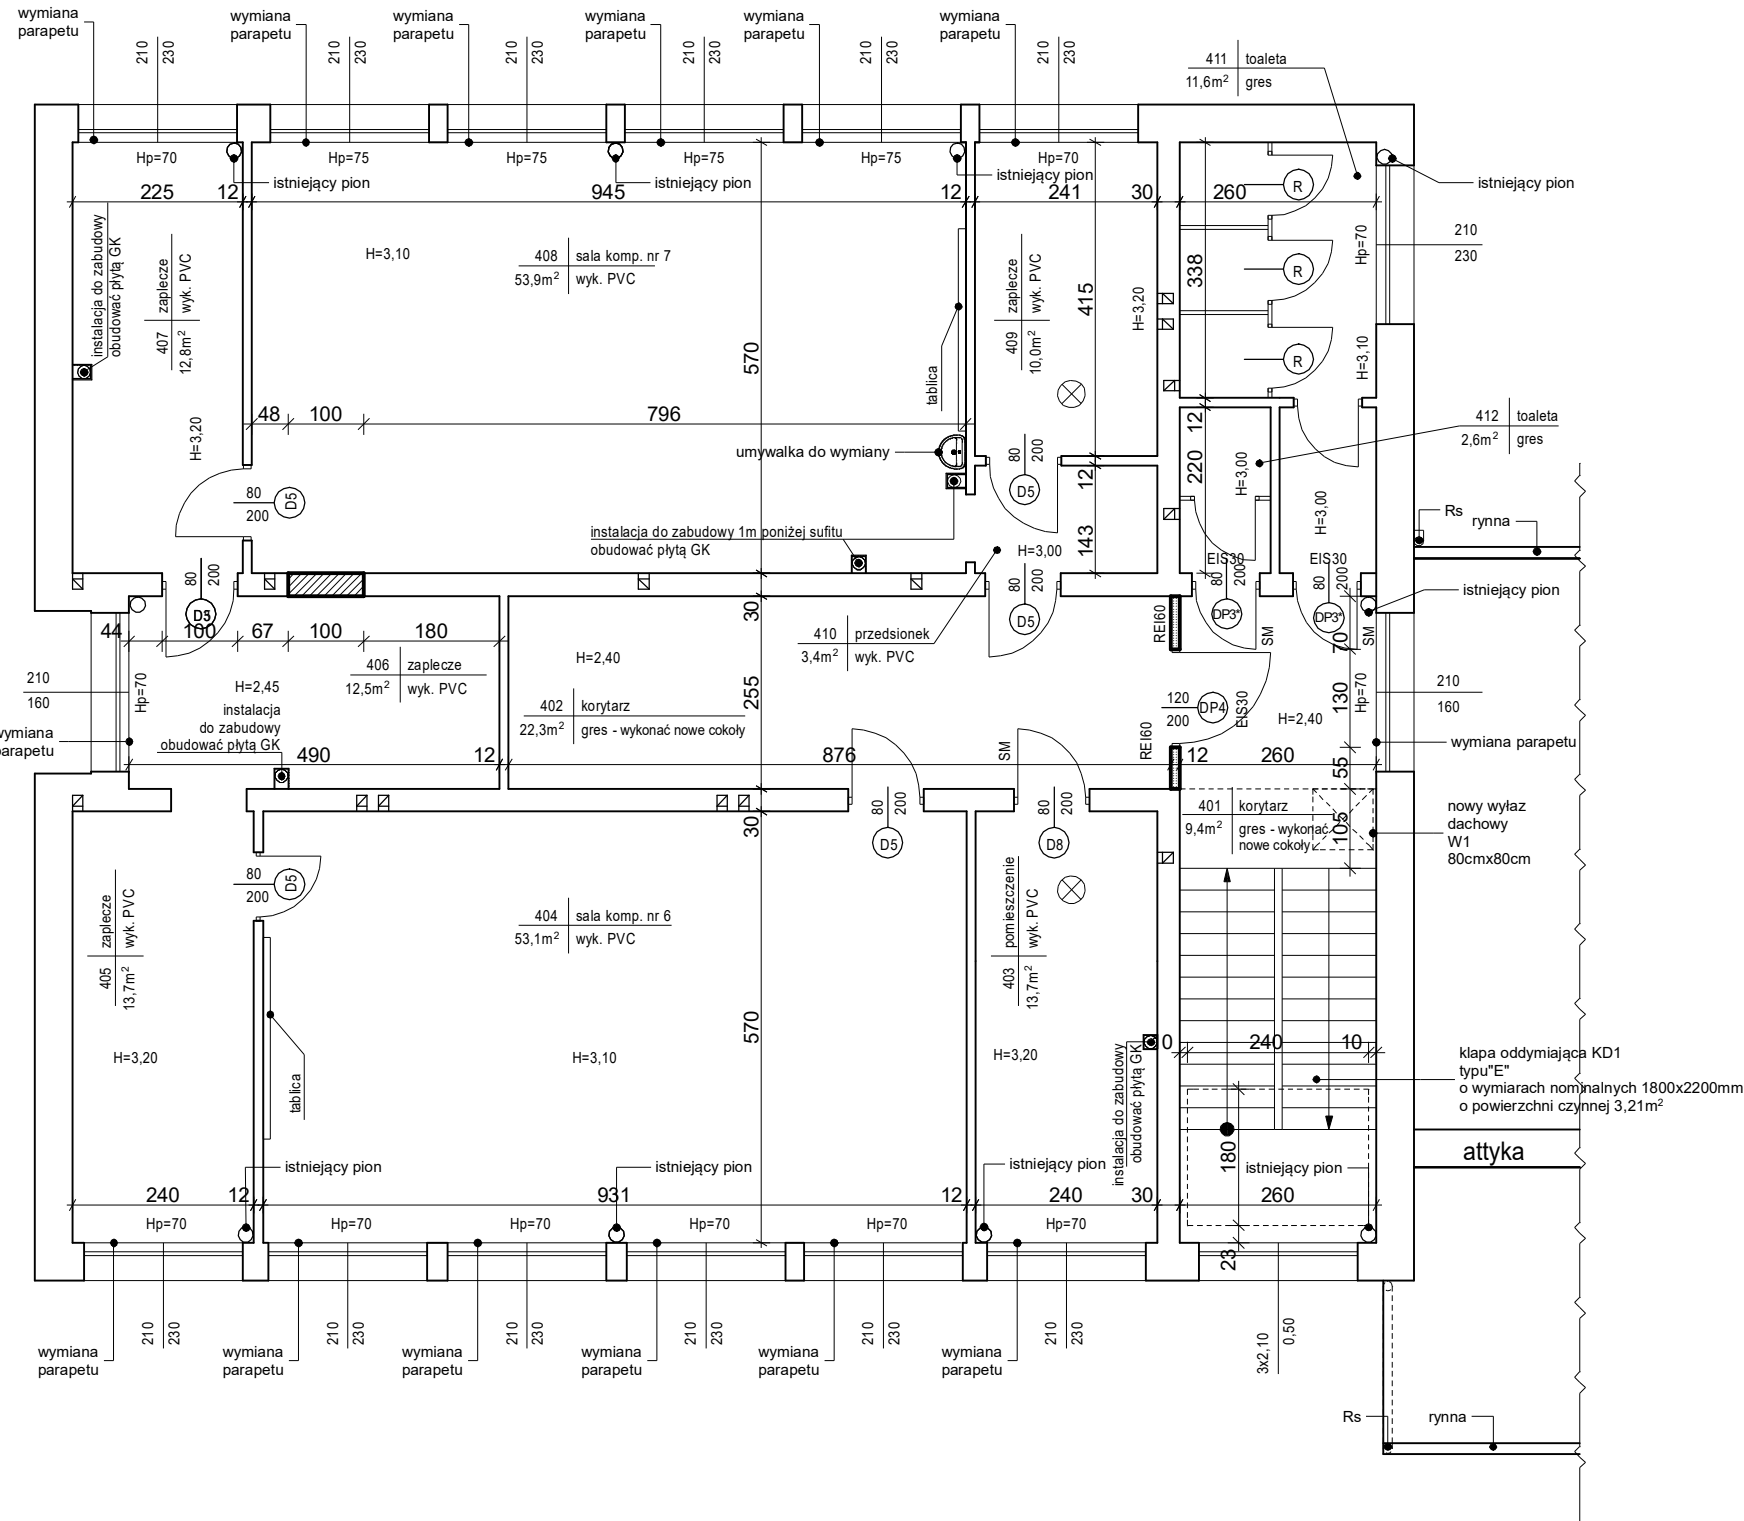

LEGENDA:

- xx (DX) drzwi do wymiany
- xxx (R) istn. drzwi do malowania
- xxx SM drzwi z samozamykaczem
- AP drzwi z dźwignią antypaniczną
- ściany istniejące
- ▨ ściany projektowane
- ▤ ściany projektowane oddzielenia ppoż.
- ××× wyburzenia

LOKALIZACJA CZĘŚCI BUDYNKU:

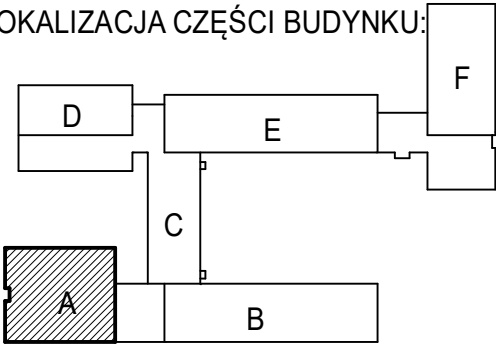

UWAGI:

- Dokumentację projektową należy rozpatrywać łącznie z projektami instalacyjnymi.
- Wykonawca zobowiązany jest do sprawdzenia wszystkich wymiarów i w przypadku niezgodności skontaktowania się z zespołem projektowym.
- Detale wykonawcze konsultować z zespołem projektowym.
- Wszelkie prace należy wykonać zgodnie ze sztuką budowlaną.
- Wykonać nowe rury spustowe $\varnothing$ 150mm.
- Rozkład krętek wentylacyjnych, ich ilość oraz lokalizację instalacji do obudowy, sprawdzić przed przystąpieniem do prac remontowych.
- Powierzchnia klatek schodowych nie ujęta w zestawieniu powierzchni.
- Instalację pod nowymi umywalkami do obudowania płytą GK.
- Wysokość pomieszczeń nie ulega znacznej zmianie, pomniejsza się o wysokość konstrukcji pod sufit podwieszany z płyty GK lub sufitu powieszanego typu "armstrong".
- Należy wykonać malowanie barierki antresoli i wszystkich barierki biegów schodów oraz wymienić wszystkie pochwyty.
- Informacja na rysunkach dotycząca "pionów istniejących" dotyczy pionów c.o.
- Nad częścią kuchni, magazynów i toalety przy części kuchennej zastosować nowy system wentylacji wywiewnej.
- Nad częścią natrysków, szatni, toalet przy części sali sportowej zastosować nowy system wentylacji wywiewnej.

INWESTOR: POWIAT PIASECZYŃSKI - Starostwo Powiatowe w Piasecznie ul. Chyliczkowska 14, 05-500 Piaseczno				WYKONAWCA: 4PMO system 4PMO SYSTEM ul. B. Prusa 3C 21-400 Łuków www.4pmosystem.pl e-mail: biuro@4pmosystem.pl	
BRANŻA: ARCHITEKTURA				NAZWA PROJEKTOWANIA: STAN PROJEKTOWANY	
PROJEKT: PRZEBUDOWA INSTALACJI C.O. ORAZ MODERNIZACJA ZESPOŁU SZKÓŁ PRZY UL. MIRKOWSKIEJ 39 W KONSTANCINIE-JEZIORNIE				NAZWA RYSUNKU: Rzut III piętra	
DATA: 07.2017		NR RYS.: A 13		SKALA: 1:100	
BRANŻA	FUNKCJA	ZESPÓŁ PROJEKTOWY	NR UPRAWNIEN	SPECJALNOŚĆ	PODPIS
	Autor	mgr inż. Włodzimierz SZAFRAŃSKI	264/R6/WŁ	konstrukcyjno-budowlana	
	Sprawdził				
	Współpraca				