


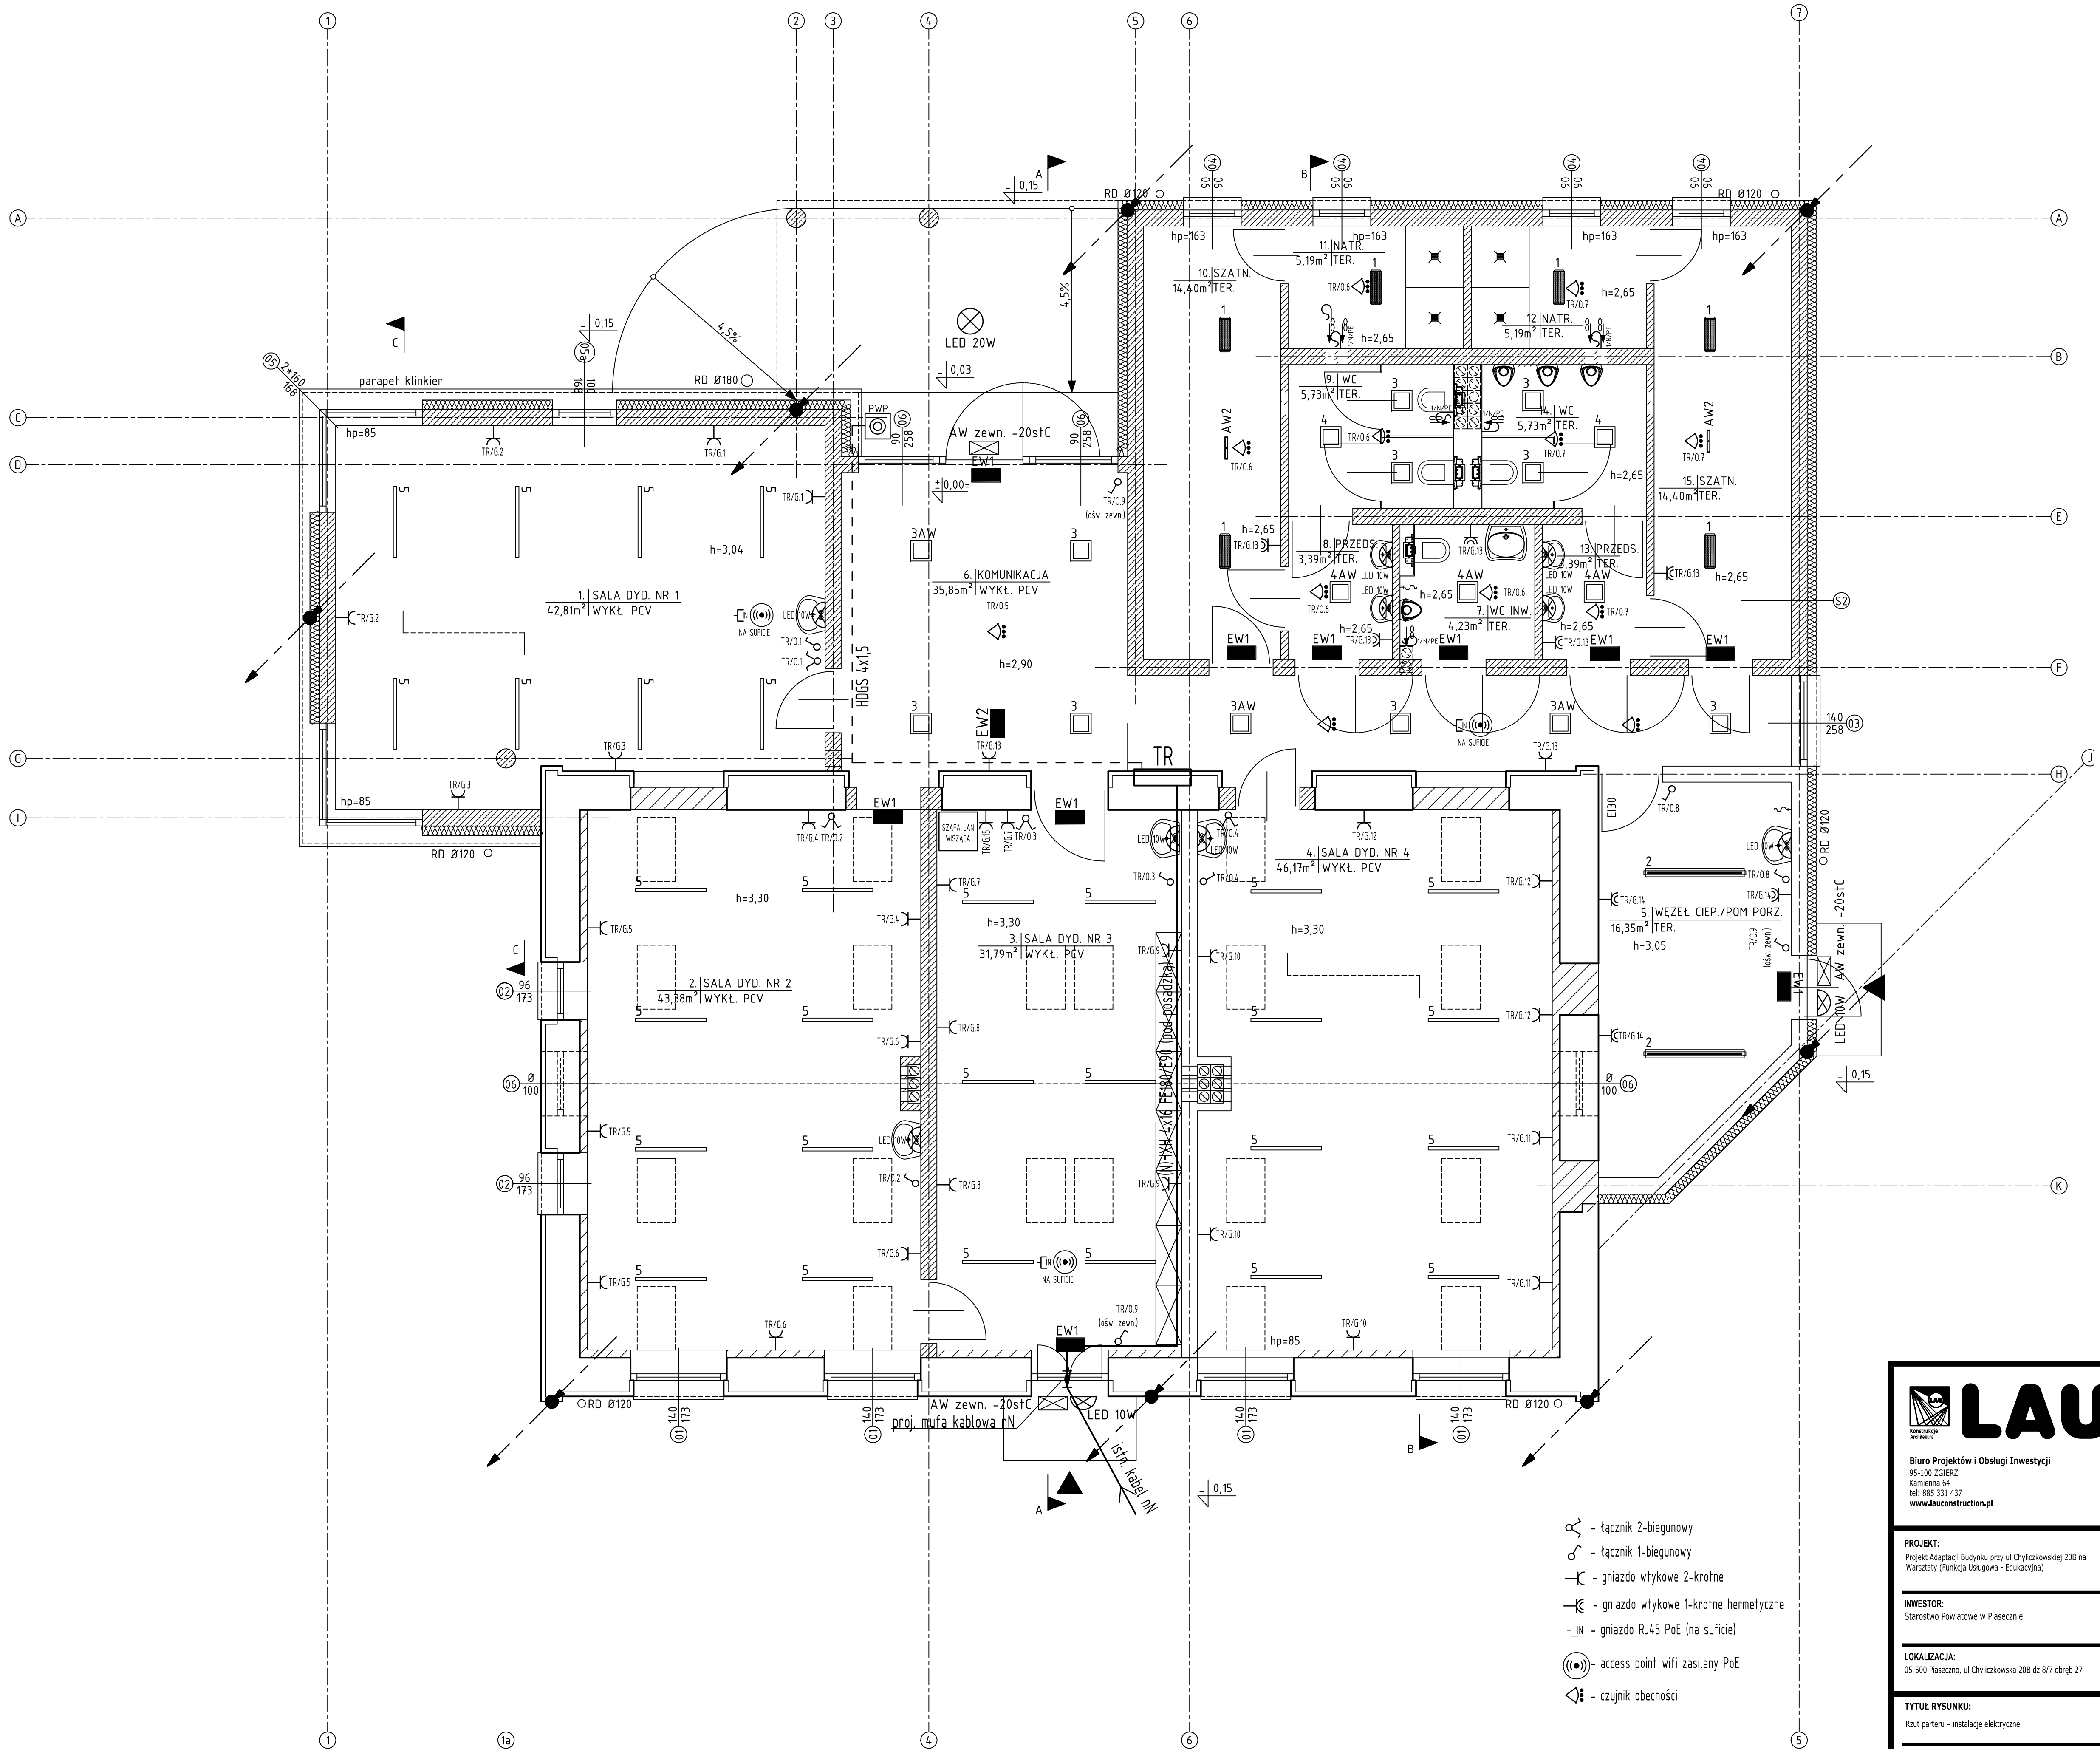

- tacznik 2-biegunowy
- tacznik 1-biegunowy
- gniazdo wtykowe 2-krotne
- gniazdo wtykowe 1-krotne hermetyczne
- gniazdo RJ45 PoE (na suficie)
- access point wifi zasilany PoE
- czujnik obecności



LAU
Biuro Projektów i Usługi Inwestycyjne
95-100 ŻCIERZ
Kamień 54
tel: 885 331 437
www.lauconstruction.pl

PROJEKT:
Projekt Adaptacji Budynku przy ul. Chylickowskiej 20B na
Warsztaty (Funkcja Usługowa - Edukacyjna)

INWESTOR:
Starostwo Powiatowe w Pleszewie

LOKALIZACJA:
05-500 Pleszewo, ul. Chylickowska 20B dz 8/7 obręb 27

TYTUŁ RYSUNKU:
Rzut partenu - instalacje elektryczne

PROJEKTOWAŁ:
techn. Krzysztof Kozal

Sprawił:
mgr inż. Jerzy Szymański

DATA OPRAC:
czerwiec 2017

SKALA:
1:50

BRANŻA:
Elektryczna

FORMAT:
A1

NR RYS:
E.1.