


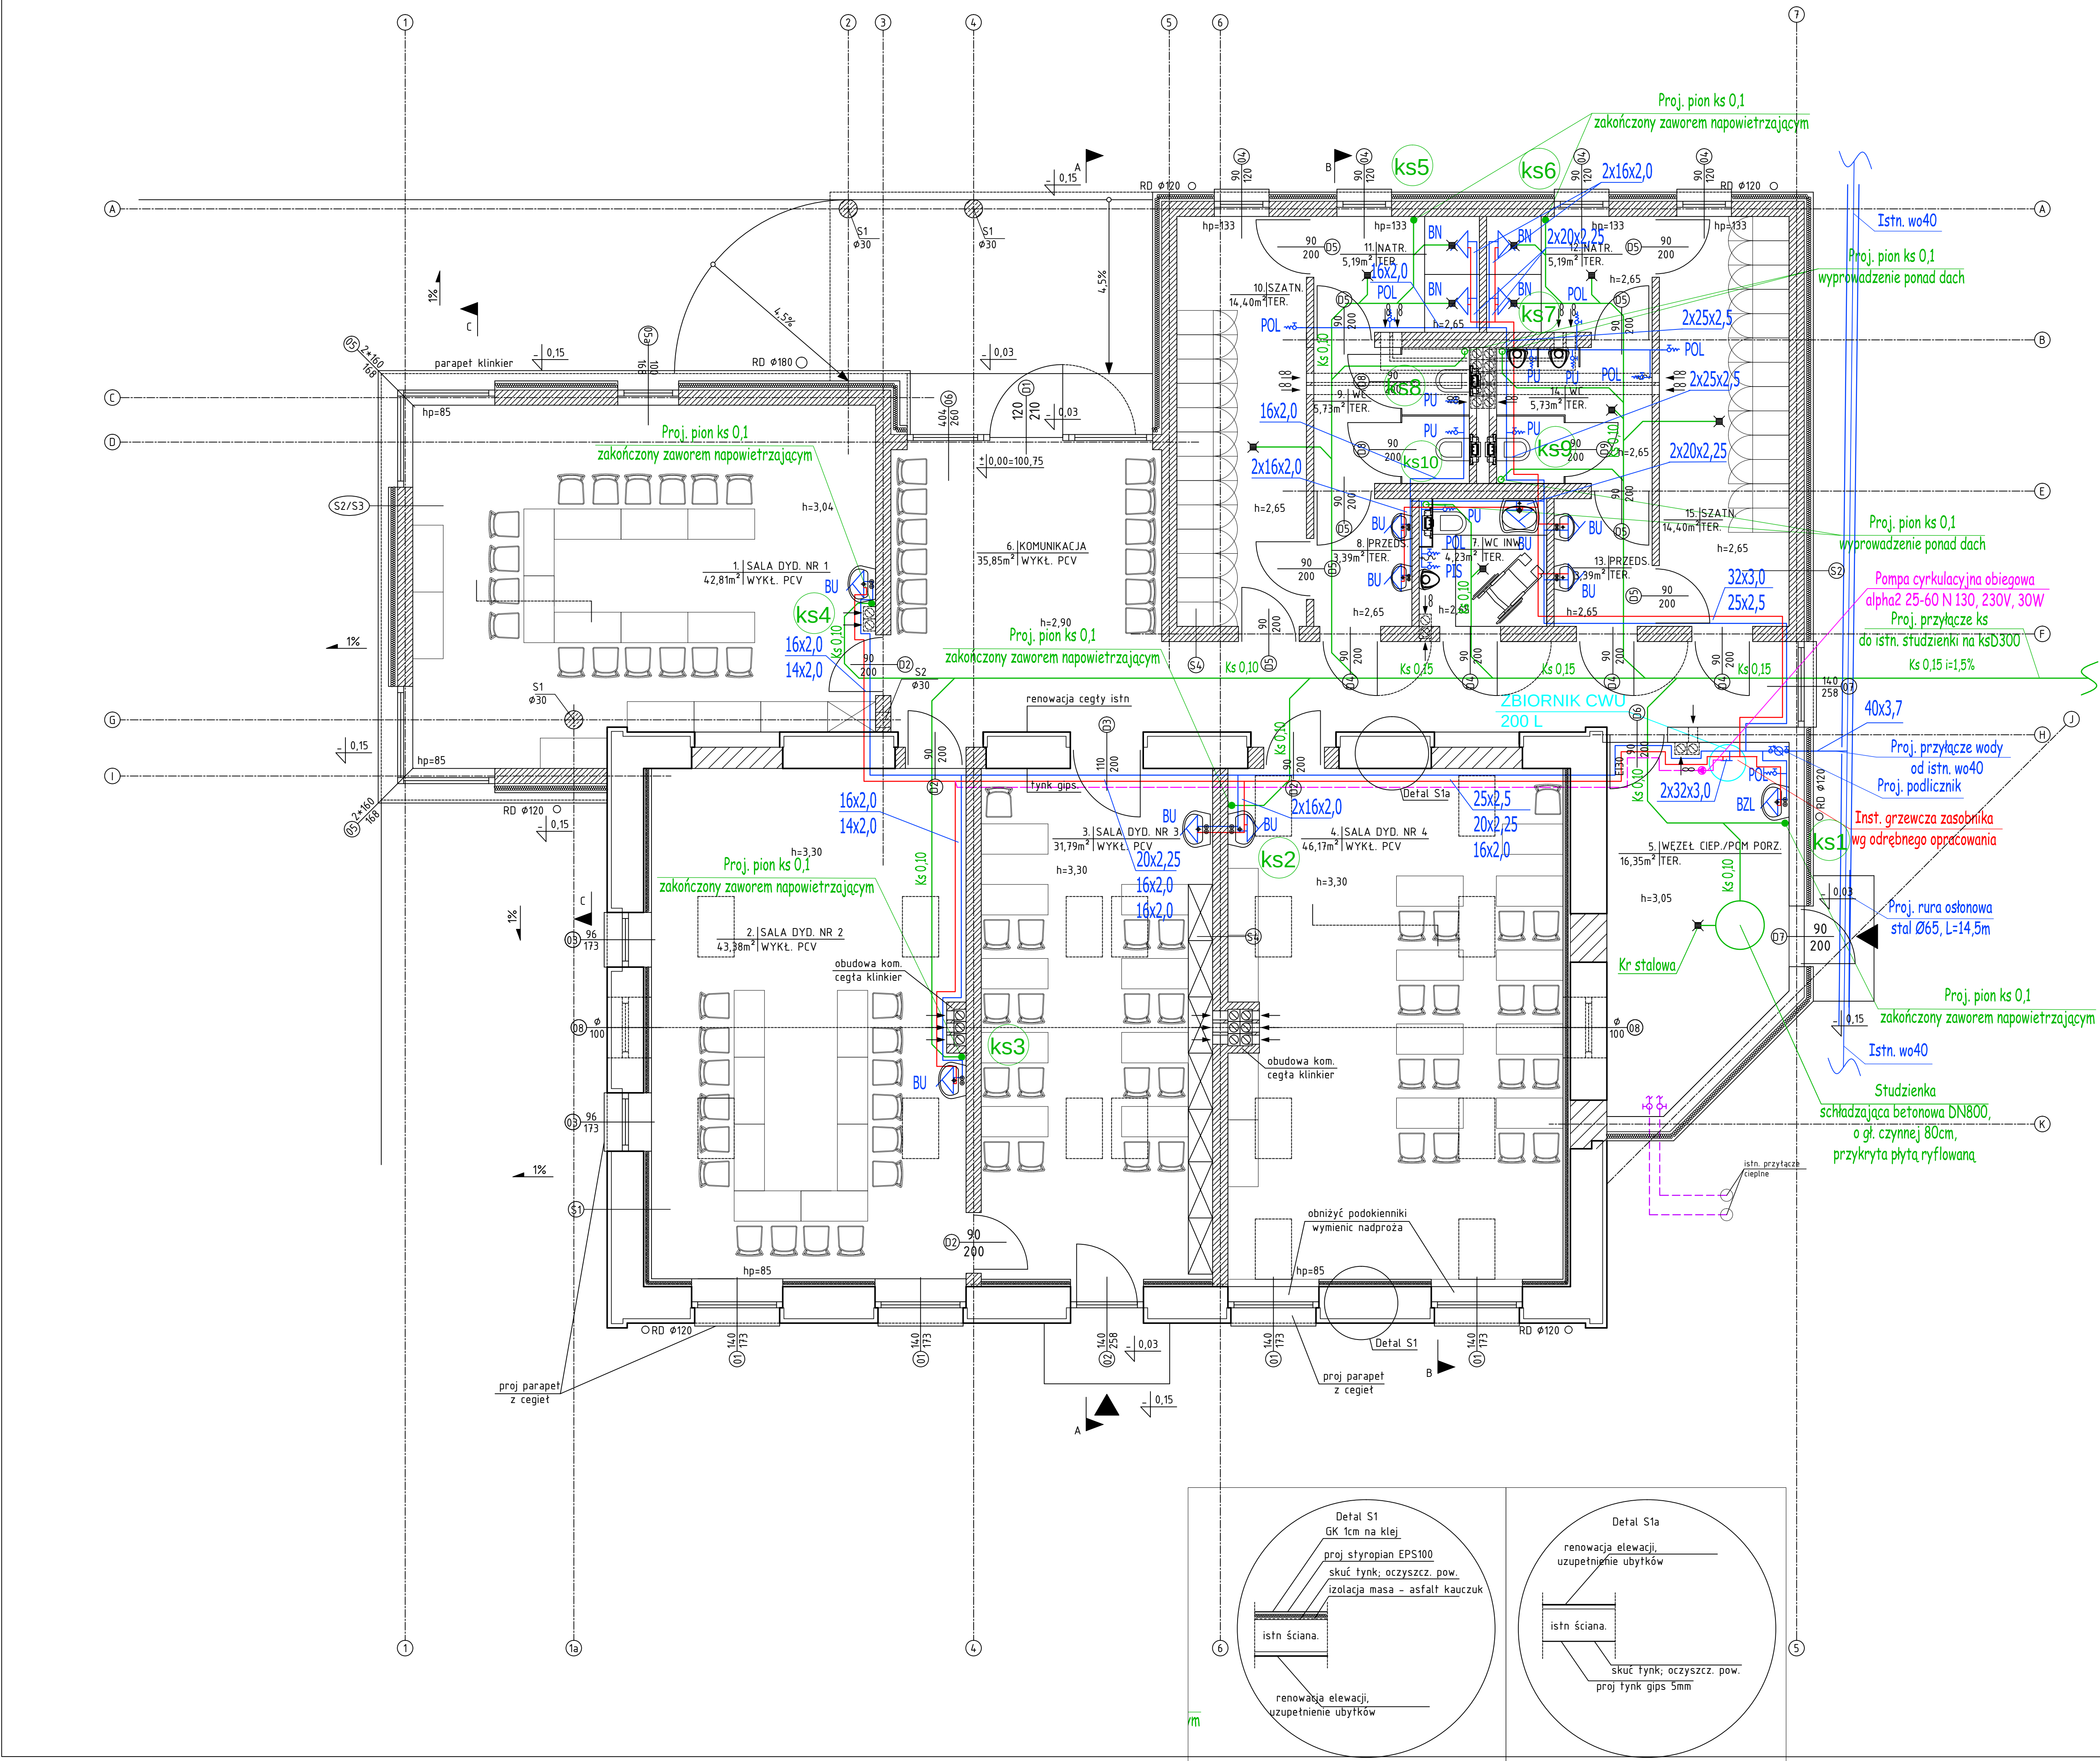

NR	NAZWA POMIESZCZENIA	WYKONCZENIE E PODŁOGI	POW. [m2]
1	SALA DYD. NR 1	WYKL. PCW	42,81
2	SALA DYD. NR 2	WYKL. PCW	43,38
3	SALA DYD. NR 3	WYKL. PCW	31,79
4	SALA DYD. NR 4	WYKL. PCW	46,17
5	WEZŁ CIEPŁY / POM. PORZĄDK.	TERAKOTA	16,35
6	KOMUNIKACJA / HALL	WYKL. PCW	35,95
7	WC INW.	TERAKOTA	4,23
8	PRZEDSIONEK	TERAKOTA	3,39
9	WC	TERAKOTA	5,37
10	SZATNIA	WYKL. PCW	14,40
11	NATRYSK	TERAKOTA	5,19
12	NATRYSK	TERAKOTA	5,19
13	PRZEDSIONEK	TERAKOTA	3,08
14	WC	TERAKOTA	5,73
15	SZATNIA	TERAKOTA	14,4
SUMA:			277,33

- ks1 - proj. pion kanalizacji sanitarnej
- 2x16x2,0 - proj. inst. wody zimnej i ciepłej
- proj. ciepłociąg

- BU - Bateria umywalkowa
- BN - Bateria natryskowa
- PU - Puczką ustępową
- PIS - Pisuar
- BZL - Bateria zlewozmywakowa
- POL - Polewaczka

Uwaga:

W pomieszczeniach technicznych rurociągi prowadzić po ścianach na wysokości min. 2,5m.n.p.p.

W pomieszczeniach technicznych rurociągi wod-kan można prowadzić w bruzdach ściennych o ile pozwalają na to warunki konstrukcyjne



Biuo Projektów i Obsługi Inwestycji

95-100 ZGIERZ

Kamienica 54

tel. 885 331 437

www.lauconstruction.pl

PROJEKT:

Projekt Adaptacji Budynku przy ul Chylińskiej 208 na Warsztaty (Funkcja Usługowa - Edukacyjna) - Projekt budowlano-wykonawczy

INWESTOR:

Starostwo Powiatowe w Pleszewie

LOKALIZACJA:

05-500 Pleszewo, ul Chylińska 208 dz 8/7 obręb 27

TYTUL RYSUNKU:

Rzut Parteru - Instalacja wod-kan

PROJEKTOWAŁ:

mgr inż. Sławomir Olczewski

SPRAWDZAJĄCY:

mgr inż. Radosław Olczewski

DATA OPRAC:

czerwiec 2017

SKALA:

1:50

BRANŻA:

Sanitarna

FORMAT:

A1

NR RYS:

WK1