


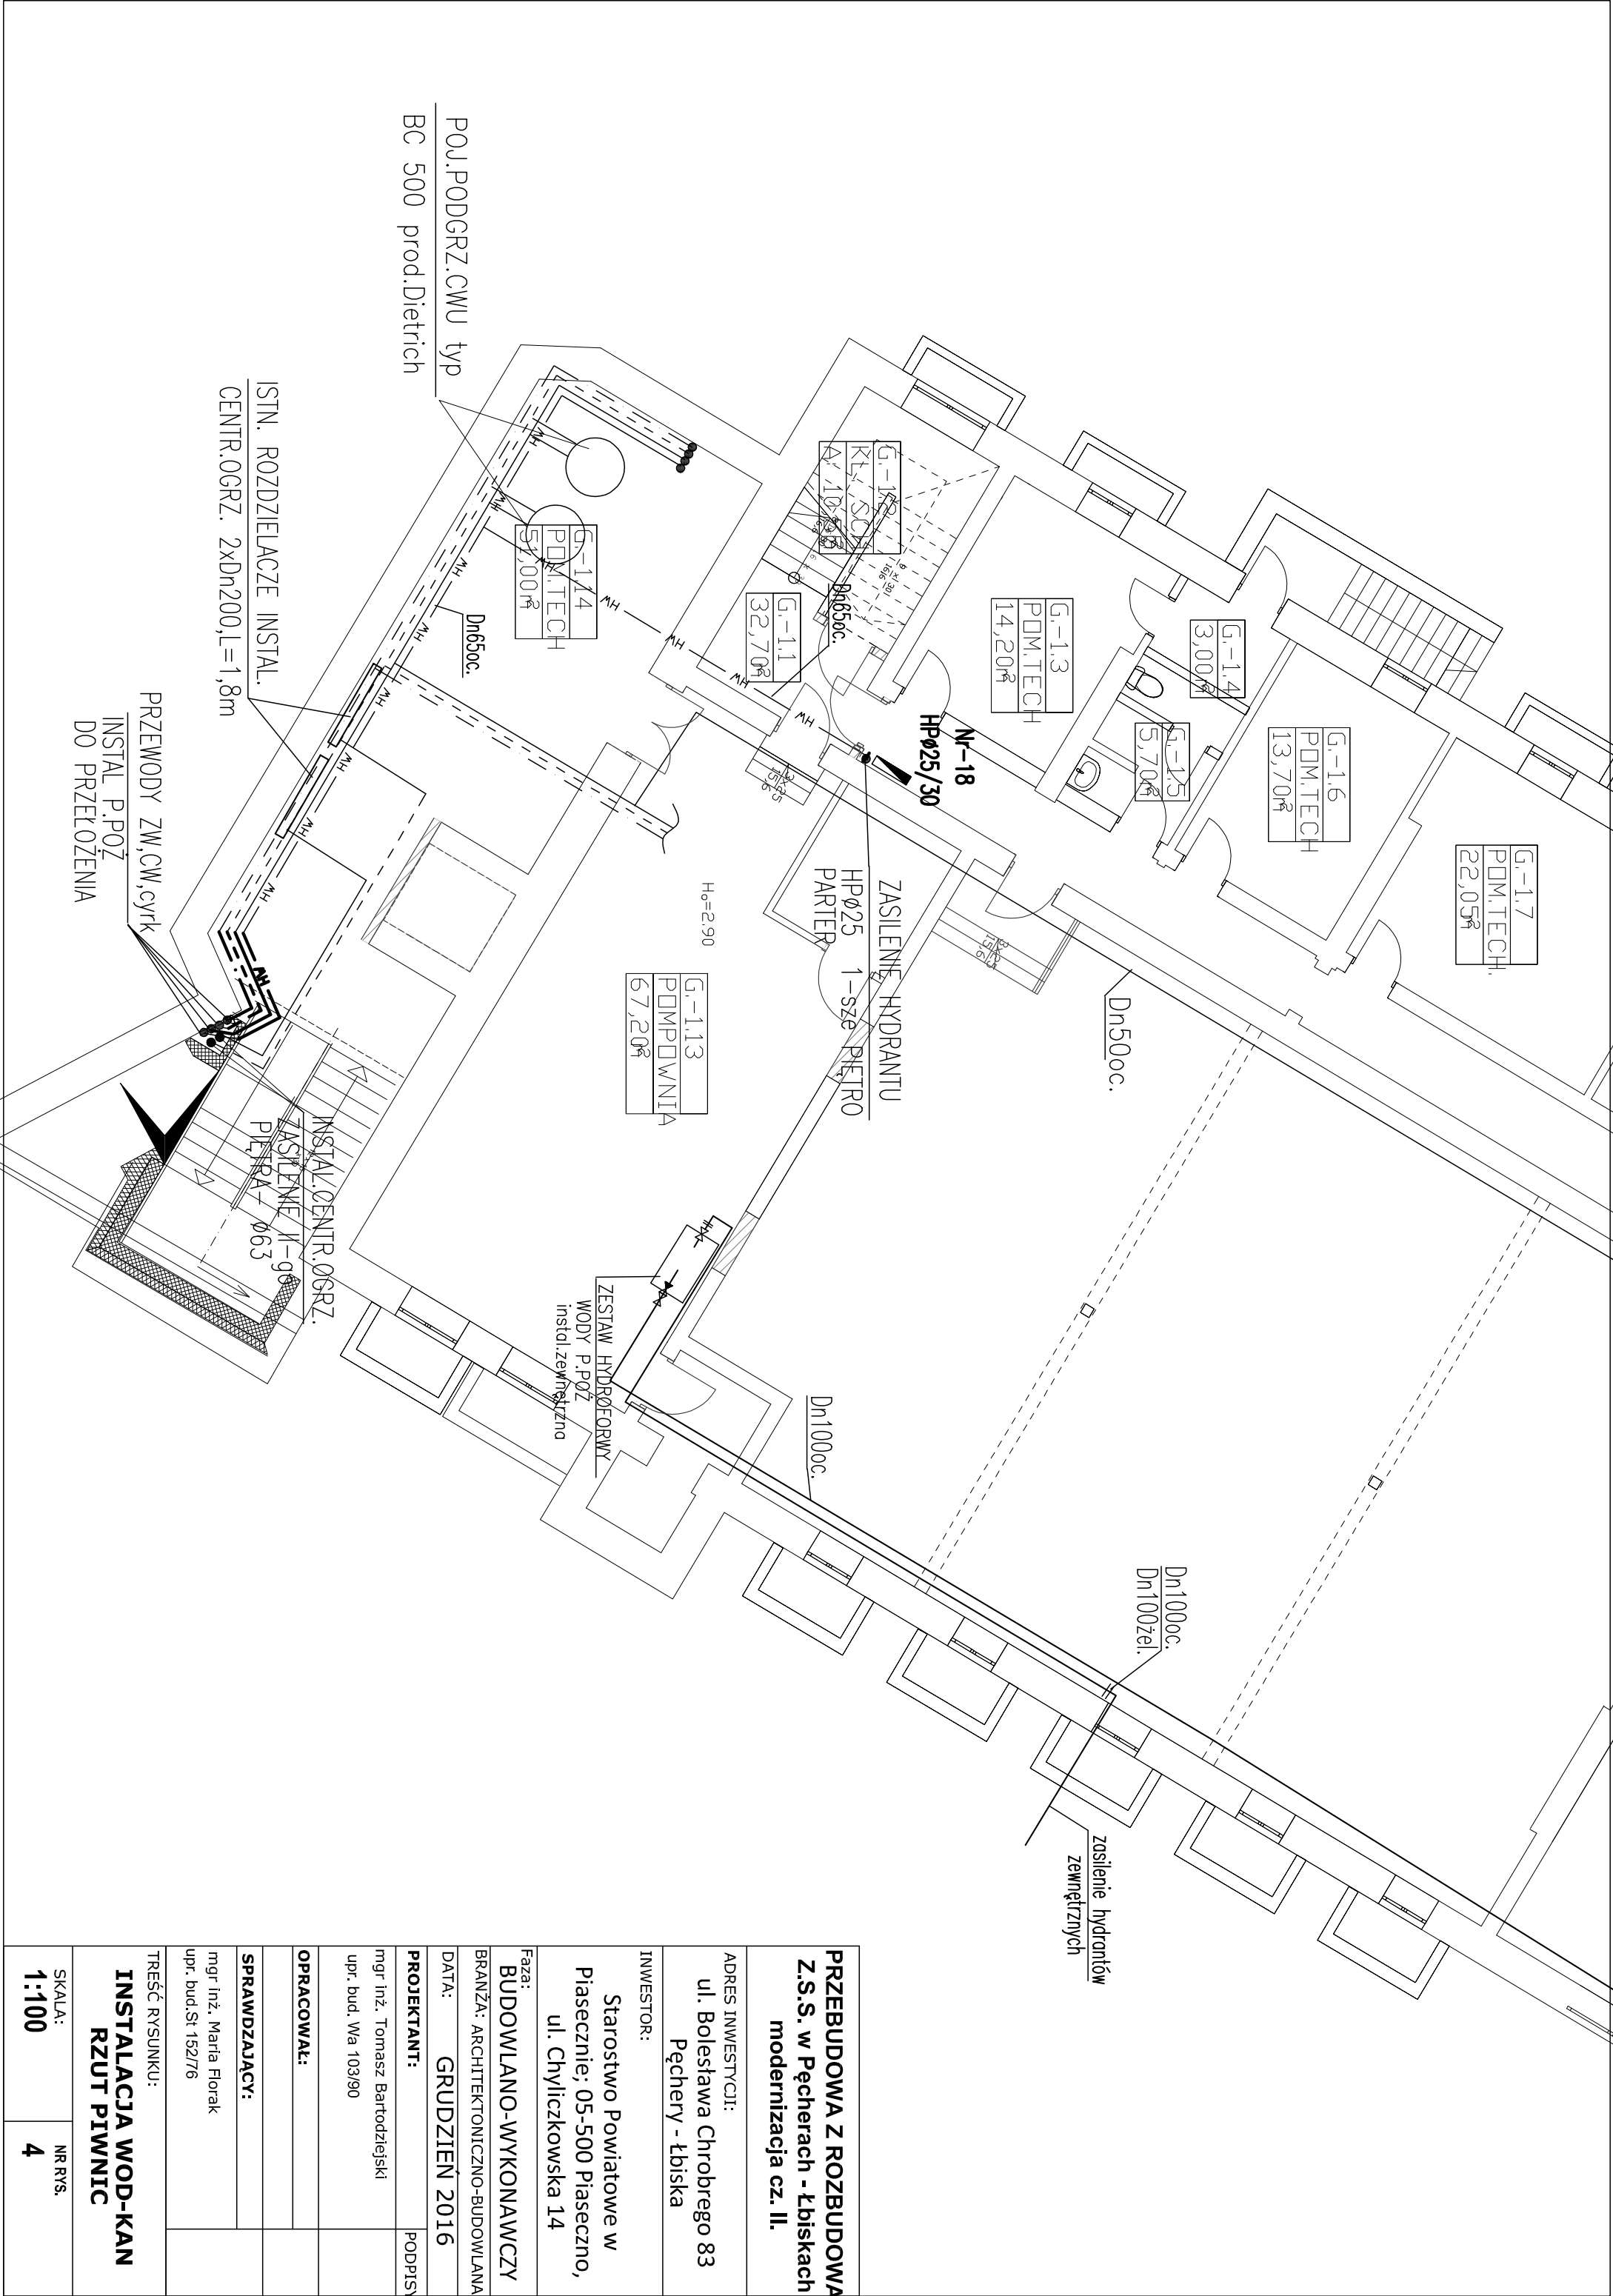

PRZEBUDOWA Z ROZBUDOWĄ Z.S.S. w Pęcherach - łbiskach modernizacja cz. II.	
ADRES INWESTYCJI: ul. Bolestawa Chrobrego 83 Pęchery - łbiska	
INWESTOR: Starostwo Powiatowe w Piaszynie; 05-500 Piaszeczno, ul. Chyliczkowska 14	
Faza: BUDOWLANO-WYKONAWCZY	
BRANŻA: ARCHITEKTONICZNO-BUDOWLANA	
DATA: GRUDZIEŃ 2016	
PROJEKTANT:	PODPISY
mgr inż. Tomasz Bartodziejski	
upr. bud. Wa 103/90	
OPRACOWAŁ:	
SPRAWDZAJĄCY:	
mgr inż. Maria Florak	
upr. bud. St 152/76	
TREŚĆ RYSUNKU: INSTALACJA WOD-KAN RZUT PIWNIC	
SKALA: 1:100	NR RYS. 4