



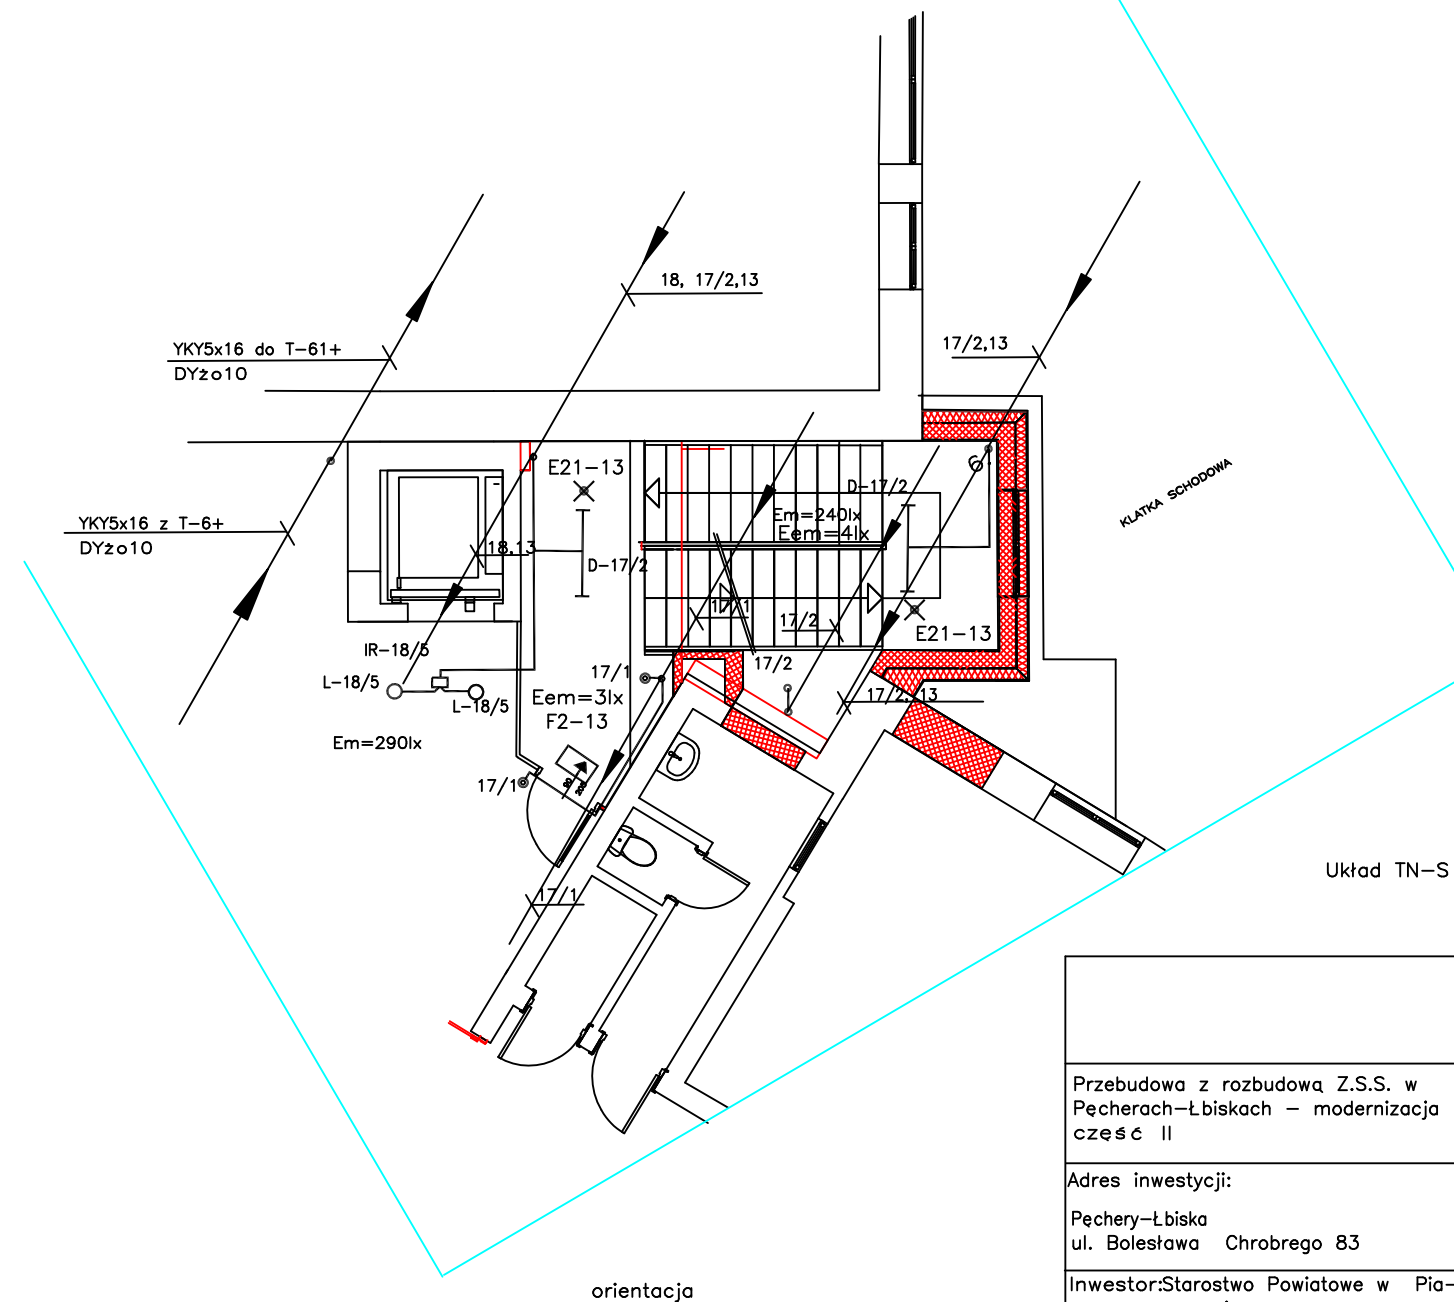

Oznaczenia i uwagi:

- 17/1 przycisk światła automatu schodowego AS w obw.17 rozdz. T61
- D-17/2 oprawa typu D sterowana aut. schod.AS w obw.17 rozdz. T61
- ↑ 17/2 wypust oświetleniowy sterowany automatem schodowym AS
- ✕ E21-13 oprawa ewakuacyjna typu E21 w obwodzie 13
- ↓ F2-13 podświetlany znak kierunku ewakuacji F2 w obwodzie 13

Stosować automat schodowy z możliwością złączenia ciągłego.
Opis typów opraw w opisie technicznym

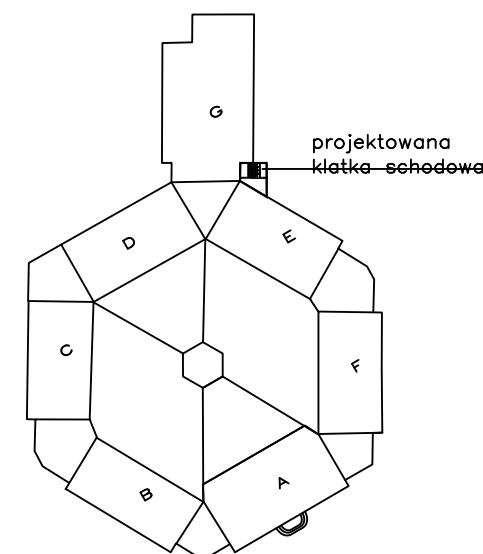

Przebudowa z rozbudową Z.S.S. w Pęcherach-Łbiskach – modernizacja część II	
Adres inwestycji: Pęchery-Łbiska ul. Bolesława Chrobrego 83	
Inwestor:Starostwo Powiatowe w Pia-secznie Piaseczno ul. Chyliczkowska 14	
Faza: Projekt budowlano-wykonawczy	
Branża Instalacje elektryczne	
Data: 11.2016	
Projektant:	Podpisy
inż. W. Wardzyński upr. bud. St-453/85 do projektowania instalacji elektrycznych	
Opracował:	
Sprawdzający:	
inż. A. Augustyniak upr. bud. St-23/83 do projektowania instalacji elektrycznych	
Treść rysunku Plan instalacji oświetleniowej projektowanej klatki schodowej nr.6 –1 piętro	
Skala: 1:100	Nr. rys. 11E