



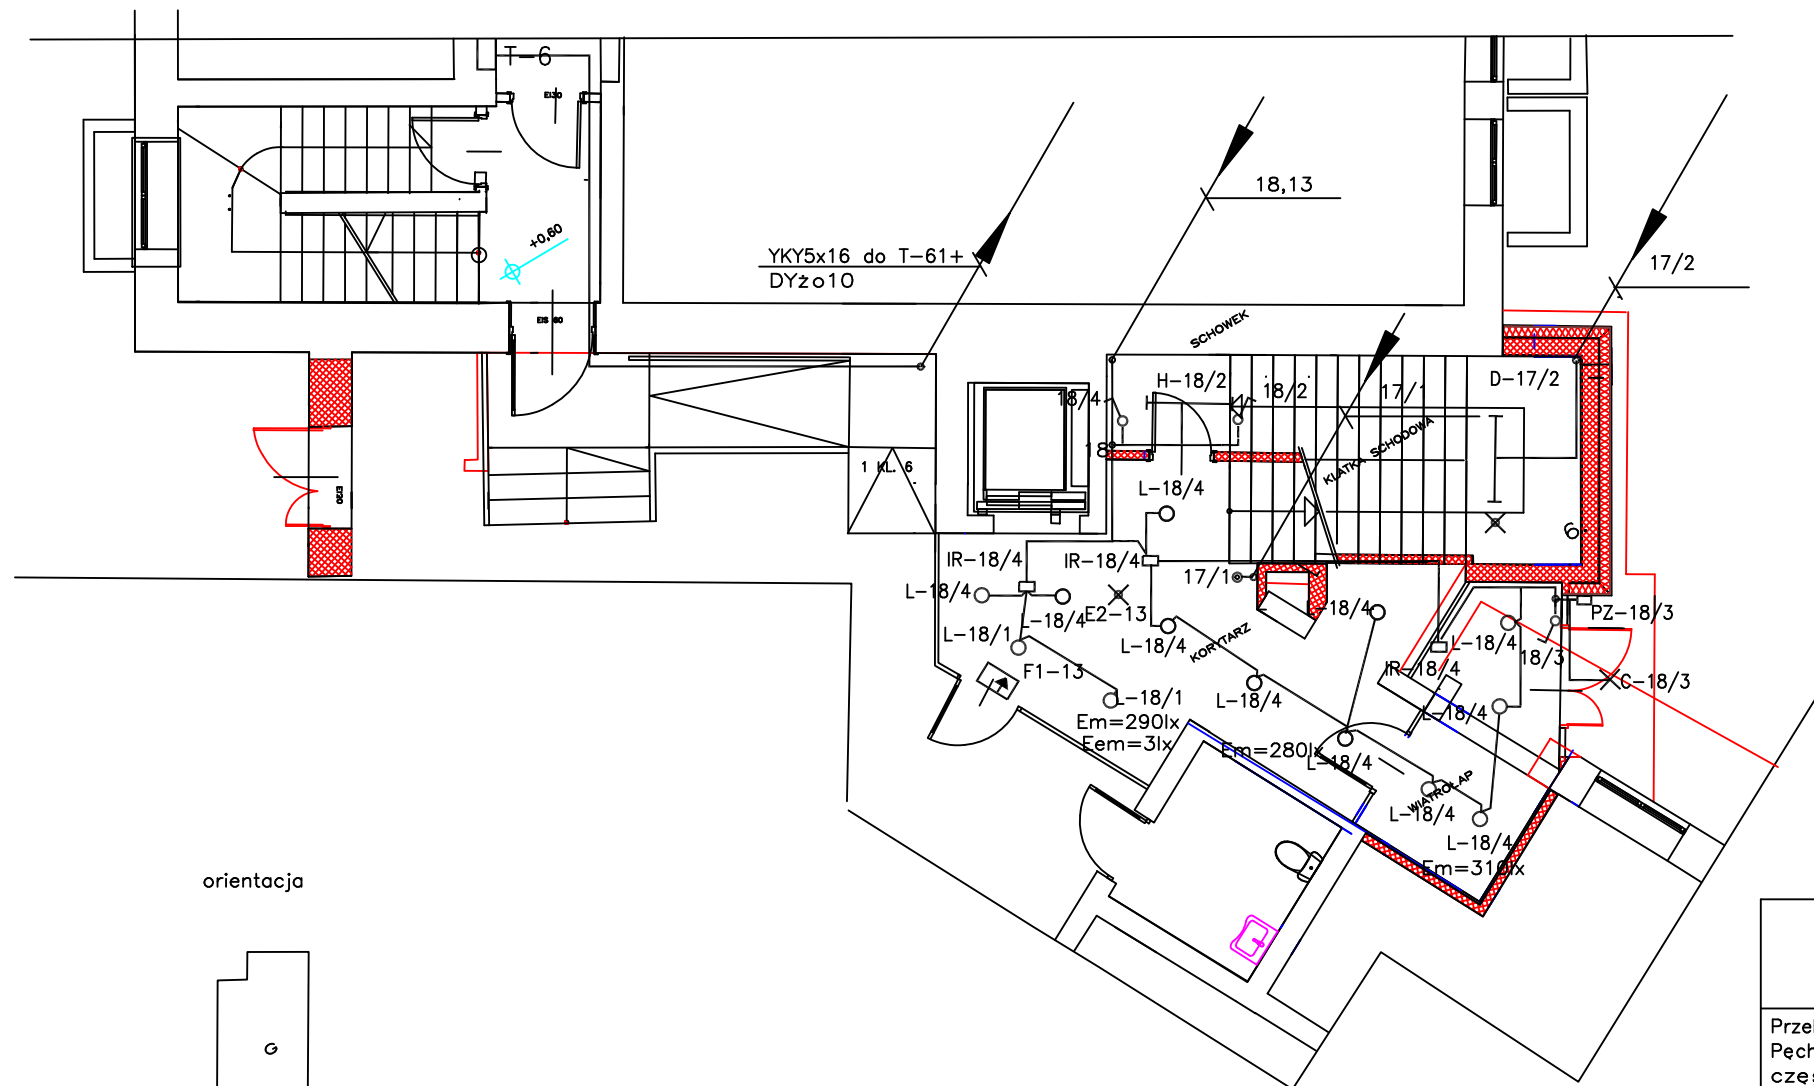

orientacja

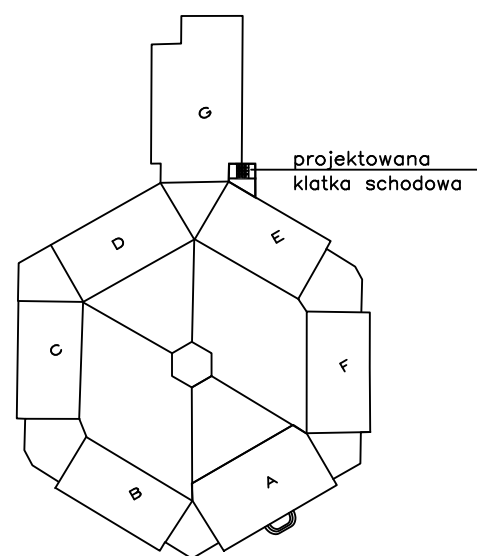

Oznaczenia i uwagi:

- 17/1 przycisk światło automatu schodowego AS w obw.17 rozdz. T61
- D-17/2 oprawa typu D sterowana aut. schod. AS w obw.17 rozdz. T61
- IR-18/4 czujnik podczerwieni w obw.18, steruje grupa 4
- L-18/4 oprawa typu L, w obw. 18, gr.ster.4
- PZ-18/3 przełącznik zmierzchowy w obw.18, steruje grupa 3
- × C-18/3 oprawa typu C w obw.18, gr. sterow.3
- 18/3 łącznik 1-begun. 1 obw. 18, gr.sterow.3
- × E21-13 oprawa ewakuacyjna typu E21 w obwodzie 13
- ↓ F2-13 podświetlany znak kierunku ewakuacji F2 w obwodzie 13

Styk wyjściowy PZ18/3 łączyć szeregowo z łącznikiem 18/3
(możliwość wyłączenia oświetlenia w nocy)

Styki wyjściowe trzech IR18/4 łączyć równolegle z łącznikiem 18/4
(możliwość załączenia ciągłego grupy lamp L-18/4, lub przy wyłączonym
łączniku 18/4 każdy IR-18/4 łączy całą grupę lamp L-18/4)

Stosować automat schodowy z możliwością złączenia ciągłego.
Opis typów opraw w opisie technicznym

Układ TN-S

Przebudowa z rozbudową Z.S.S. w Pęcherach-Łbiskach – modernizacja część II	
Adres inwestycji: Pęchery-Łbiska ul. Bolesława Chrobrego 83	
Inwestor:Starostwo Powiatowe w Pia- secznie Piasieczno ul. Chyliczkowska 14	
Faza: Projekt budowlano-wykonawczy	
Branża Instalacje elektryczne	
Data: 11.2016	
Projektant:	Podpis
inż. W. Wardzyński upr. bud. St-453/85 do projekto- wania instalacji elektrycznych	
Opracował:	
Sprawdzający:	
inż. A. Augustyniak upr. bud. St-23/83 do projekto- wania instalacji elektrycznych	
Treść rysunku Plan instalacji oświetleniowej projektowanej kl. schodowej – parter	
Skala: 1:100	Nr. rys. 10E