


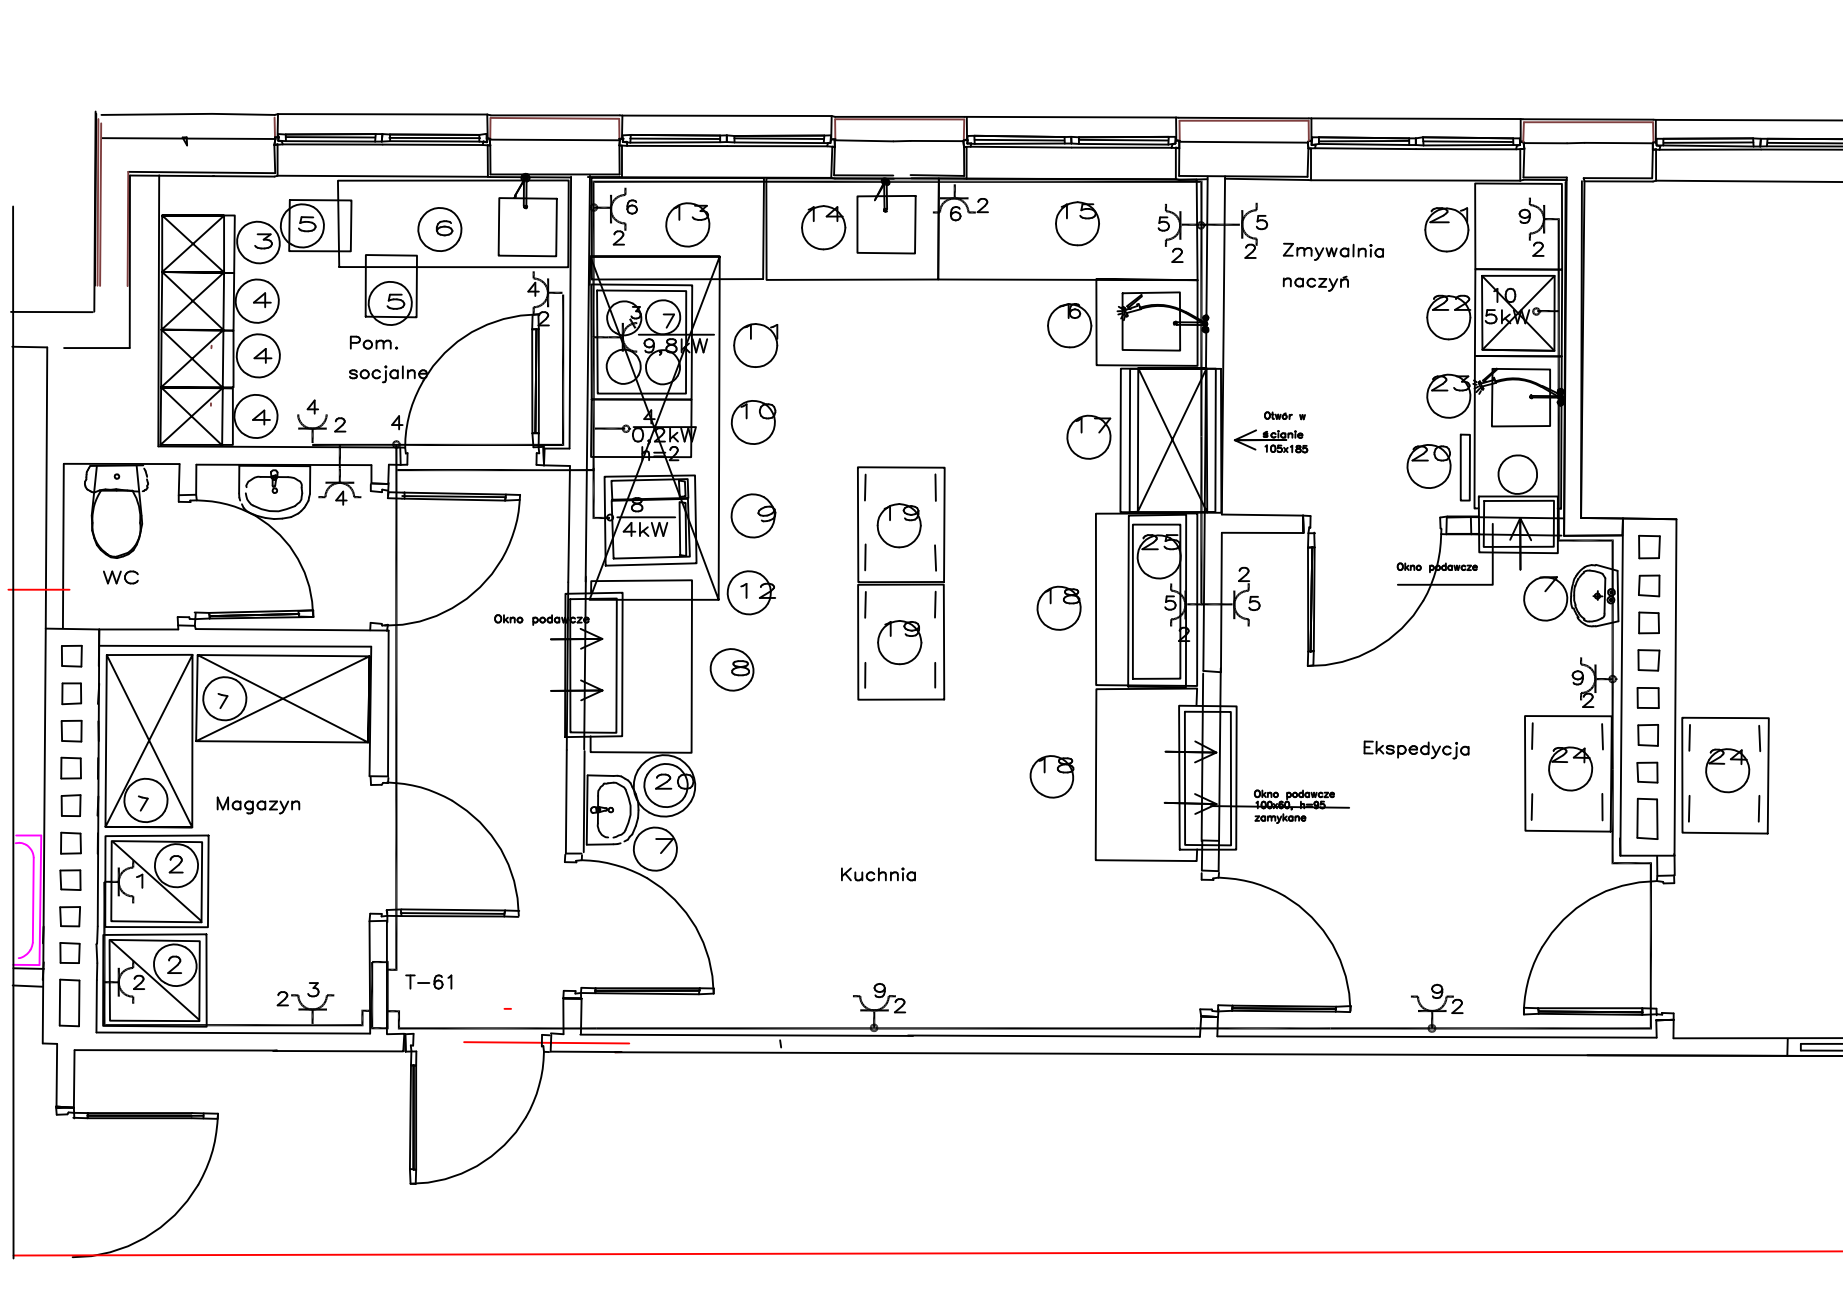

Oznaczenia:

- $\frac{10}{2}$ gniazdo wtykowe p/t, 2P+Z, IP20, 2-krotne w obwodzie 10
 $\frac{9}{2}$ gniazdo wtykowe p/t, 2P+Z, IP44, w obwodzie 9
 $\frac{10}{-}$ puszka rozgałęźna w obwodzie 10
 $\frac{8}{4kW}$ wypust w obwodzie 8 o mocy 4kW
 $\frac{4}{0,2kW}$ wypust w obwodzie 4 o mocy 0,2kW na wys.2m
 $\frac{1}{1}$ nr. urządzenia wg. projektu technologicznego

Uwagi: w gabinetach, świetlicy, na komunikacji gniazda wtykowe instalować na wys. 0,3m, w pomieszczeniach magazynowych, technicznych, łazienkach, w pomieszczeniach kuchni na wys. 1.1m

Układ TN-S

PRACOWNIA ARCHTEKTONICZNA
TEAM PROJEKT

Przebudowa z rozbudową Z.S.S. w
Pecherach-Łbiskach – modernizacja
część II

Adres inwestycji:

Pechery-Łbiska
ul. Bolesława Chrobrego 83

Inwestor: Starostwo Powiatowe w Pia-
secznie ul. Chyliczkowska 14

Faza: Projekt budowlano-wykonawczy

Branża
Instalacje elektryczne

Data: 11.2016

Projektant:

inż. W. Wardzyński
upr. bud. St-453/85 do projekto-
wania instalacji elektrycznych

Opracował:

Sprawdzający:

inż. A. Augustyniak
upr. bud. St-23/83 do projekto-
wania instalacji elektrycznych

Treść rysunku
Plan instalacji siły i gniazd wtykowych-
kuchnia, bud.E

Skala: 1:50 Nr. rys. 9E