



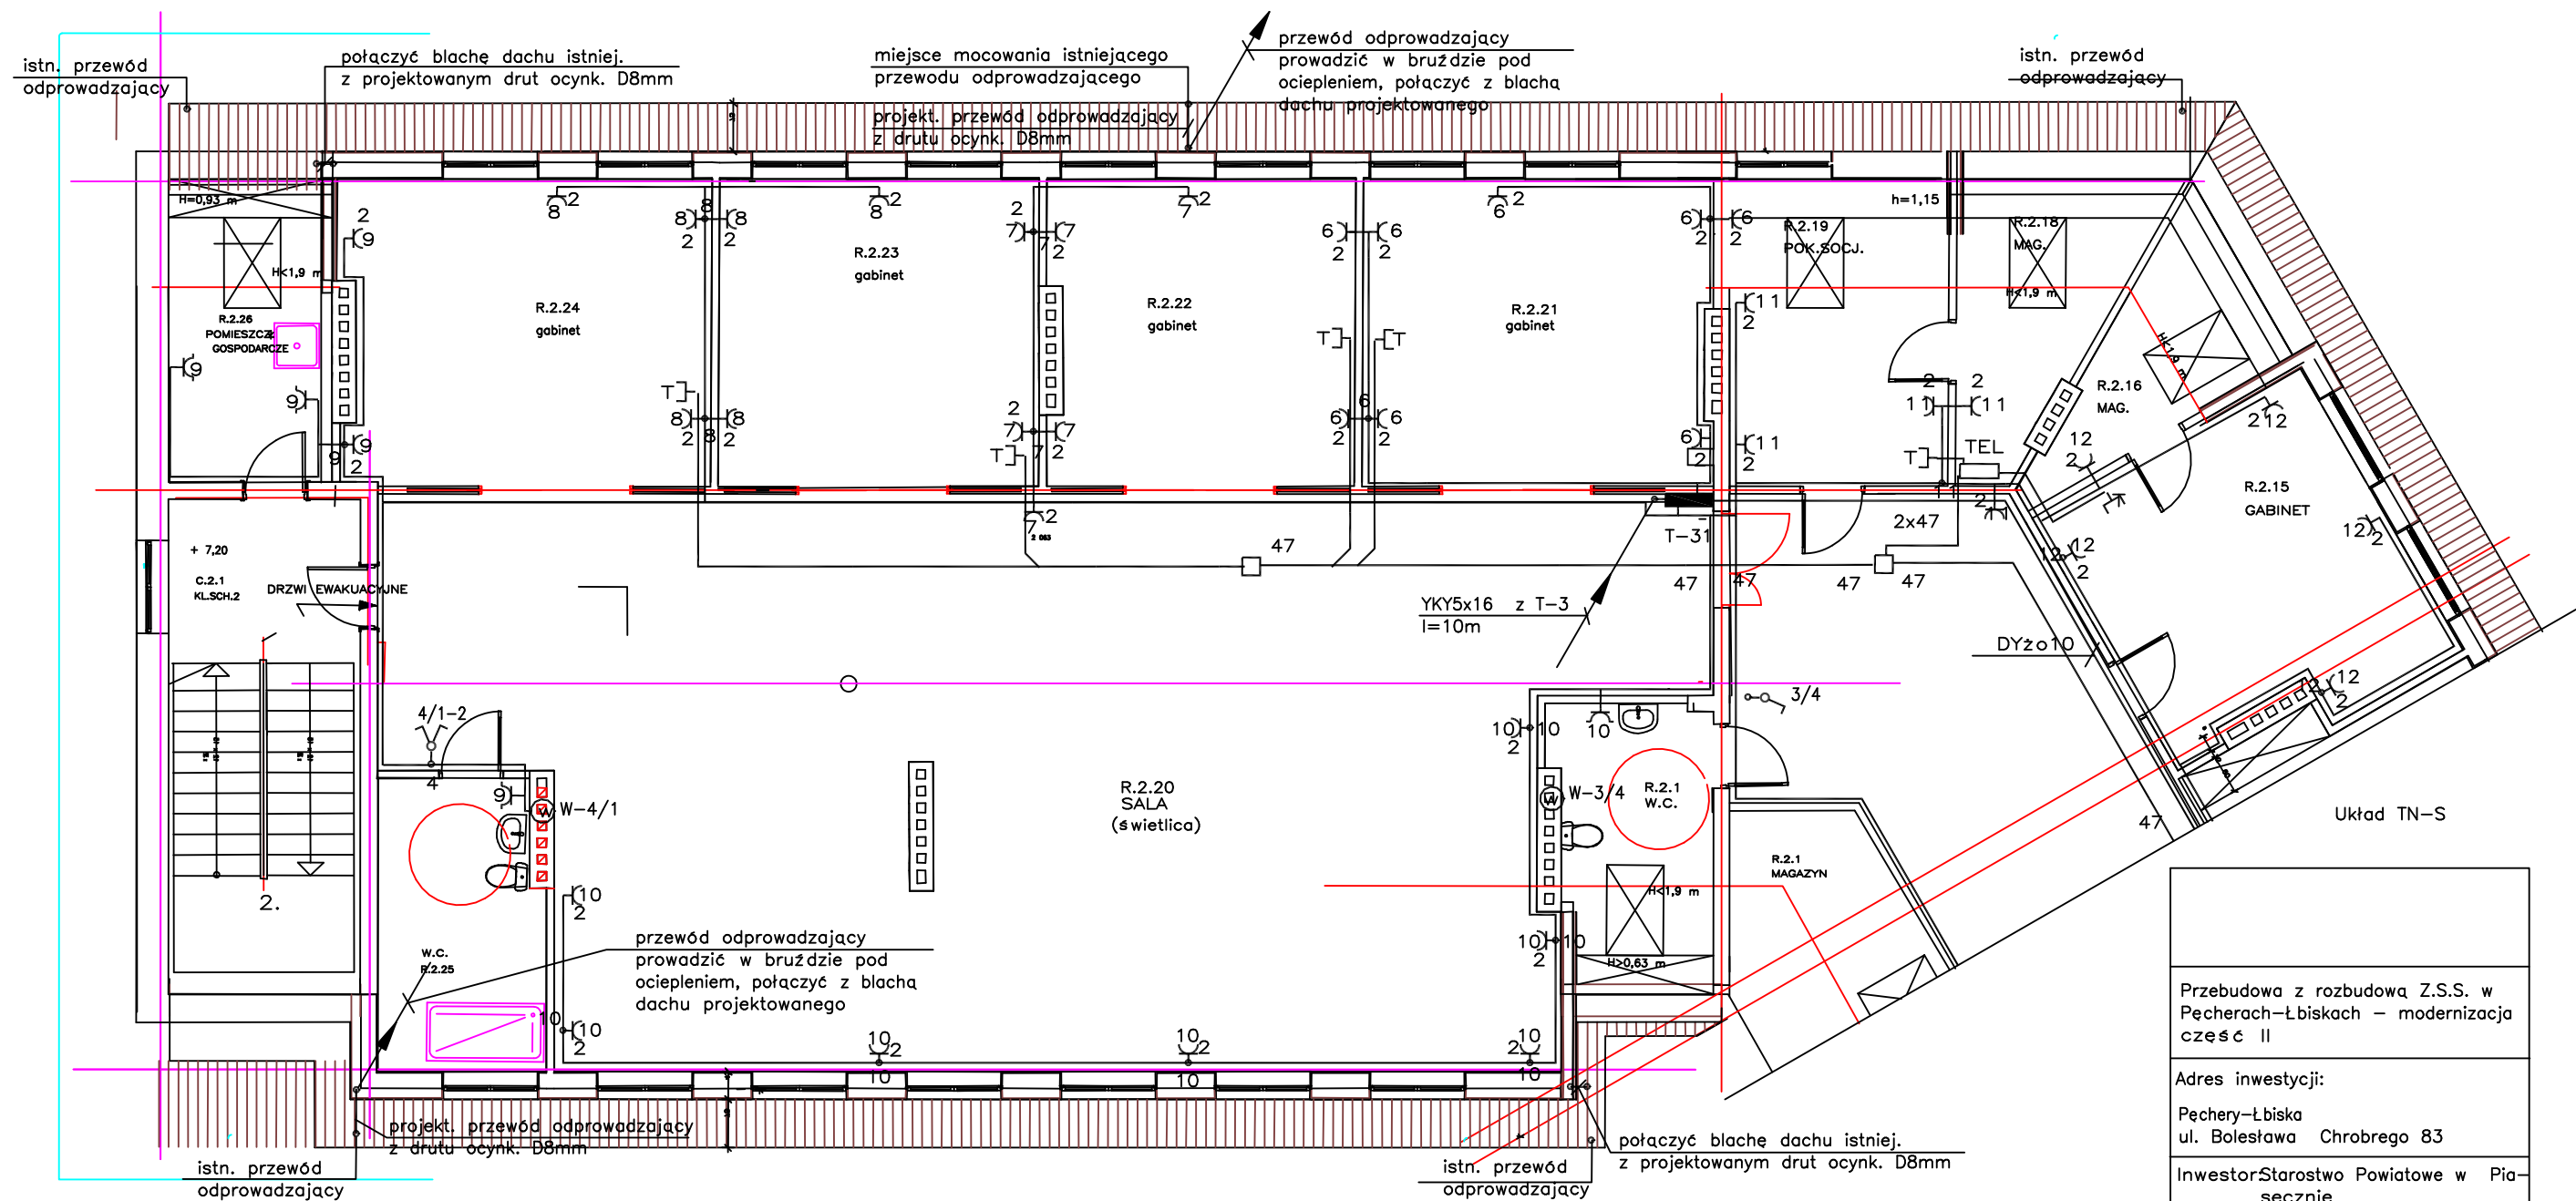

Oznaczenia:

- 10/2 gniazdo wtykowe p/t, 2P+Z, IP20, 2-krotne w obwodzie 10
- 9 gniazdo wtykowe p/t, 2P+Z, IP44, w obwodzie 9
- 10 puszka rozgaęzna w obwodzie 10
- W-4/1 wentylator na kanale wentylacyjnym 2-biegowy, z priorytetem, w obwodzie 4, praca ciągła, przełączenie na wyższy bieg oświetleniem gr.1
- T gniazdo telefoniczne ze złączem RJ12
- 47 puszka n/t na rurze RVS47

Uwagi: w gabinetach, świetlicy, na komunikacji gniazda wtykowe instalować na wys. 0,3m, w pomieszczeniach magazynowych, technicznych, łazienkach, na wys. 1.1m

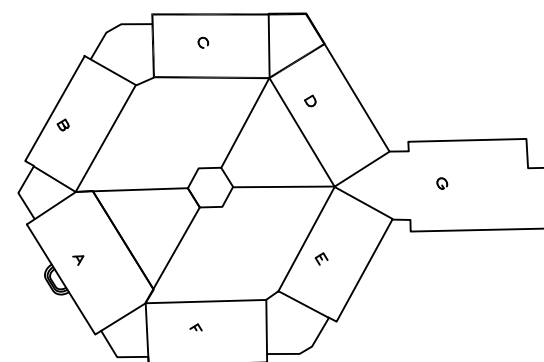

Przebudowa z rozbudową Z.S.S. w Pęcherach-Łbiskach – modernizacja część II	
Adres inwestycji: Pechery-Łbiska ul. Bolesława Chrobrego 83	
Inwestor:Starostwo Powiatowe w Piaszynie Piaszeczno ul. Chyliczkowska 14	
Faza: Projekt budowlano-wykonawczy	
Branża Instalacje elektryczne	
Data: 11.2016	
Projektant:	Podpis
inż. W. Wardzyński upr. bud. St-453/85 do projektowania instalacji elektrycznych	
Opracował:	
Sprawdzający:	
inż. A. Augustyniak upr. bud. St-23/83 do projektowania instalacji elektrycznych	
Treść rysunku Plan instalacji siłowej i gniazd wtykowych – poddasze budynek C	
Skala: 1:100	Nr. rys. 6E