


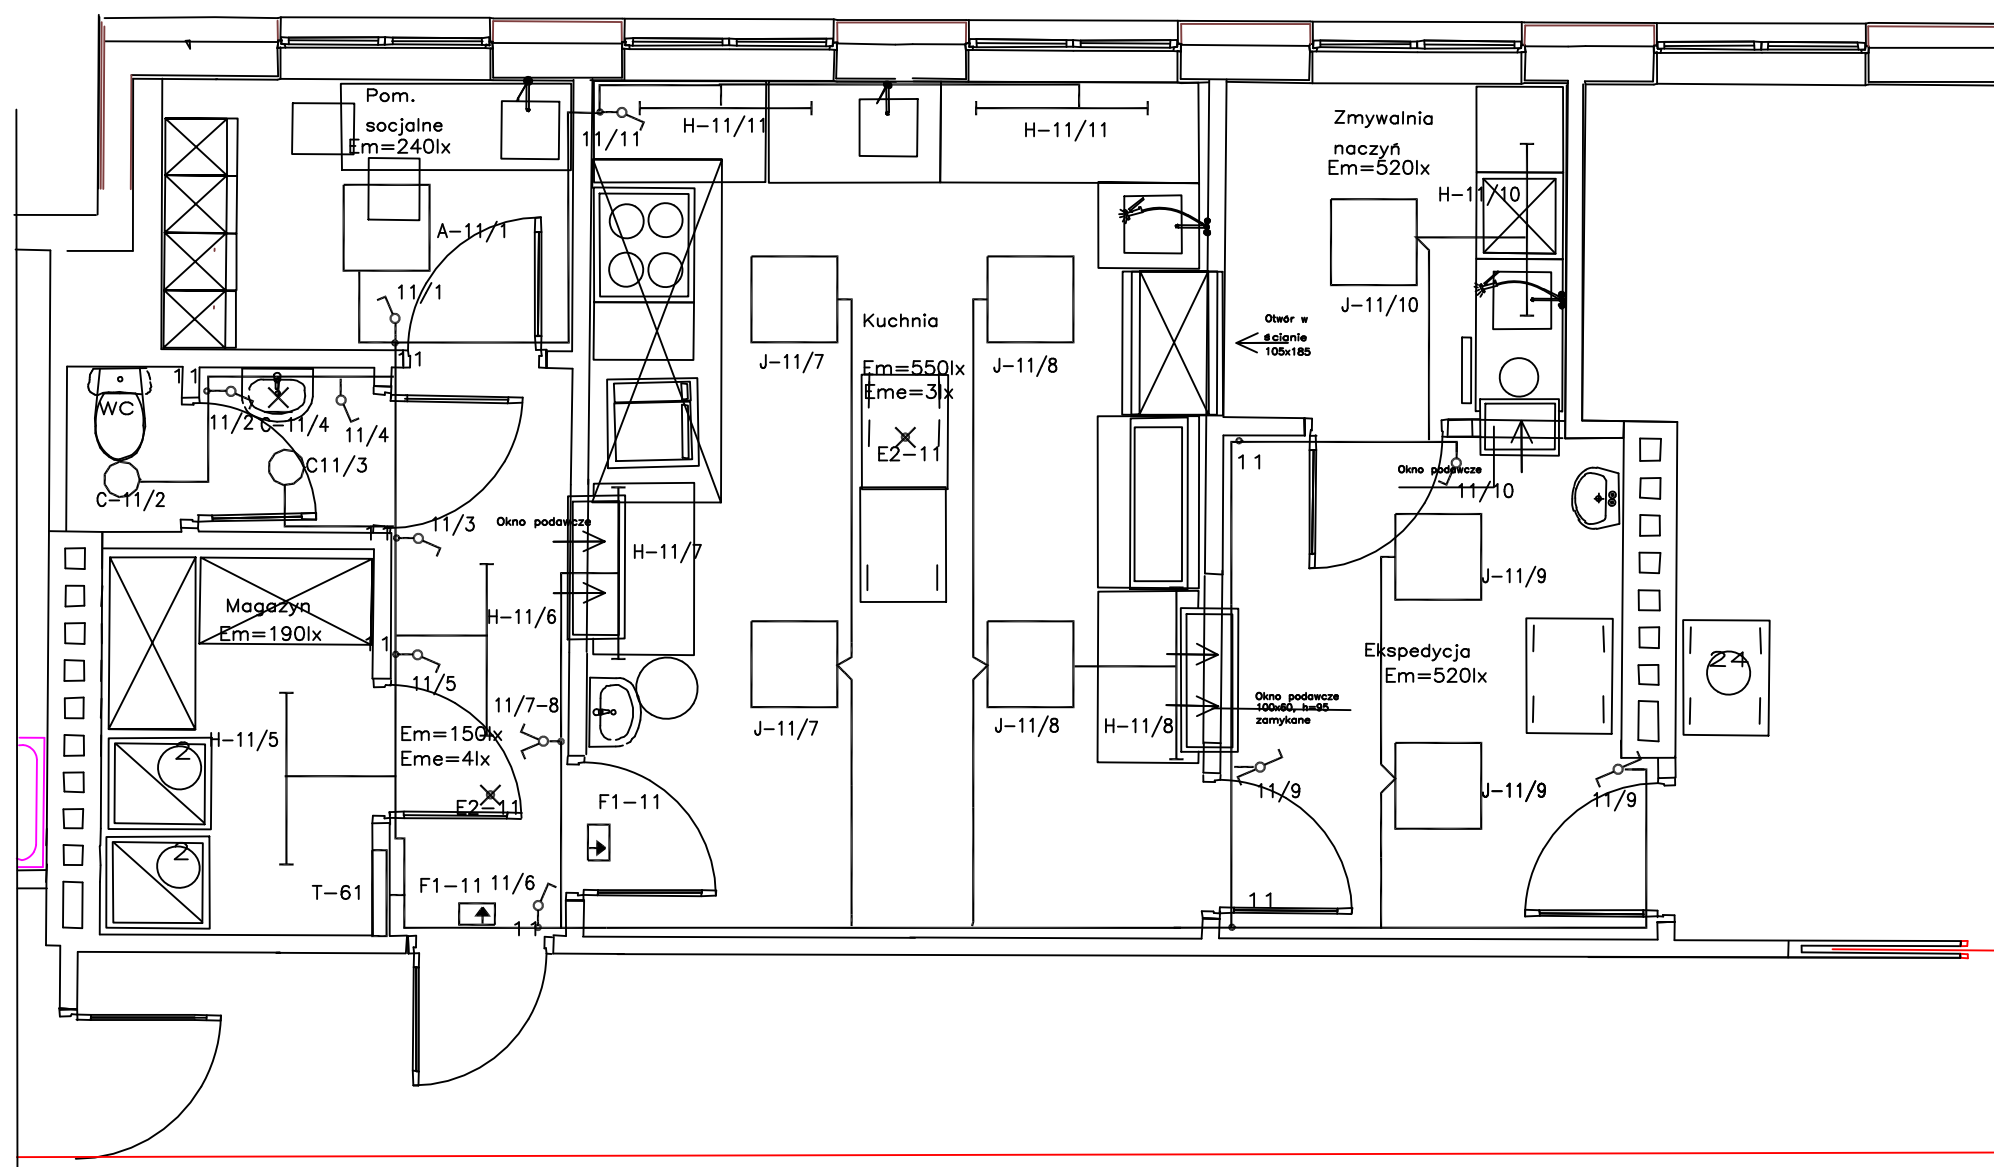

Oznaczenia:

J-4/5  oprawa typu J w obwodzie 4, grupa sterowania 5

E1-17  oprawa oświetlenia ewakuacyjnego typu E1 w obwodzie 17

F1-17  podświetlany znak kierunku ewakuacji typu F1 w obwodzie 17

4/3  łącznik 1-biegunowy w obwodzie 4, steruje grupą 3

1/2-3  łącznik w obwodzie 1, steruje grupami 2 i 3

2/2  łącznik schodowy w obwodzie 2, steruje grupą 2

4  puszka rozgałęźna w obw. 4

Typy opraw oświetleniowych i uwagi n.t. wykonania w opisie technicznym

PRACOWNIA ARCHYTEKTONICZNA
TEAM PROJEKT

Przebudowa z rozbudową Z.S.S. w
Pęcherach-Łbiskach – modernizacja
część II

Adres inwestycji:

Pęcherzy-Łbiska
ul. Bolesława Chrobrego 83

Inwestor: Starostwo Powiatowe w Pia-
secznie
Piasieczno ul. Chyliczkowska 14

Faza: Projekt budowlano-wykonawczy

Branża
Instalacje elektryczne

Data: 11.2016

Projektant: Podpisy

inż. W. Wardzyński
upr. bud. St-453/85 do projekto-
wania instalacji elektrycznych

Opracował:

Sprawdzający:

inż. A. Augustyniak
upr. bud. St-23/83 do projekto-
wania instalacji elektrycznych

Treść rysunku
Plan instalacji oświetleniowej-kuchnia
poddasze budynek E

Skala:
1:50

Nr. rys.
5E