


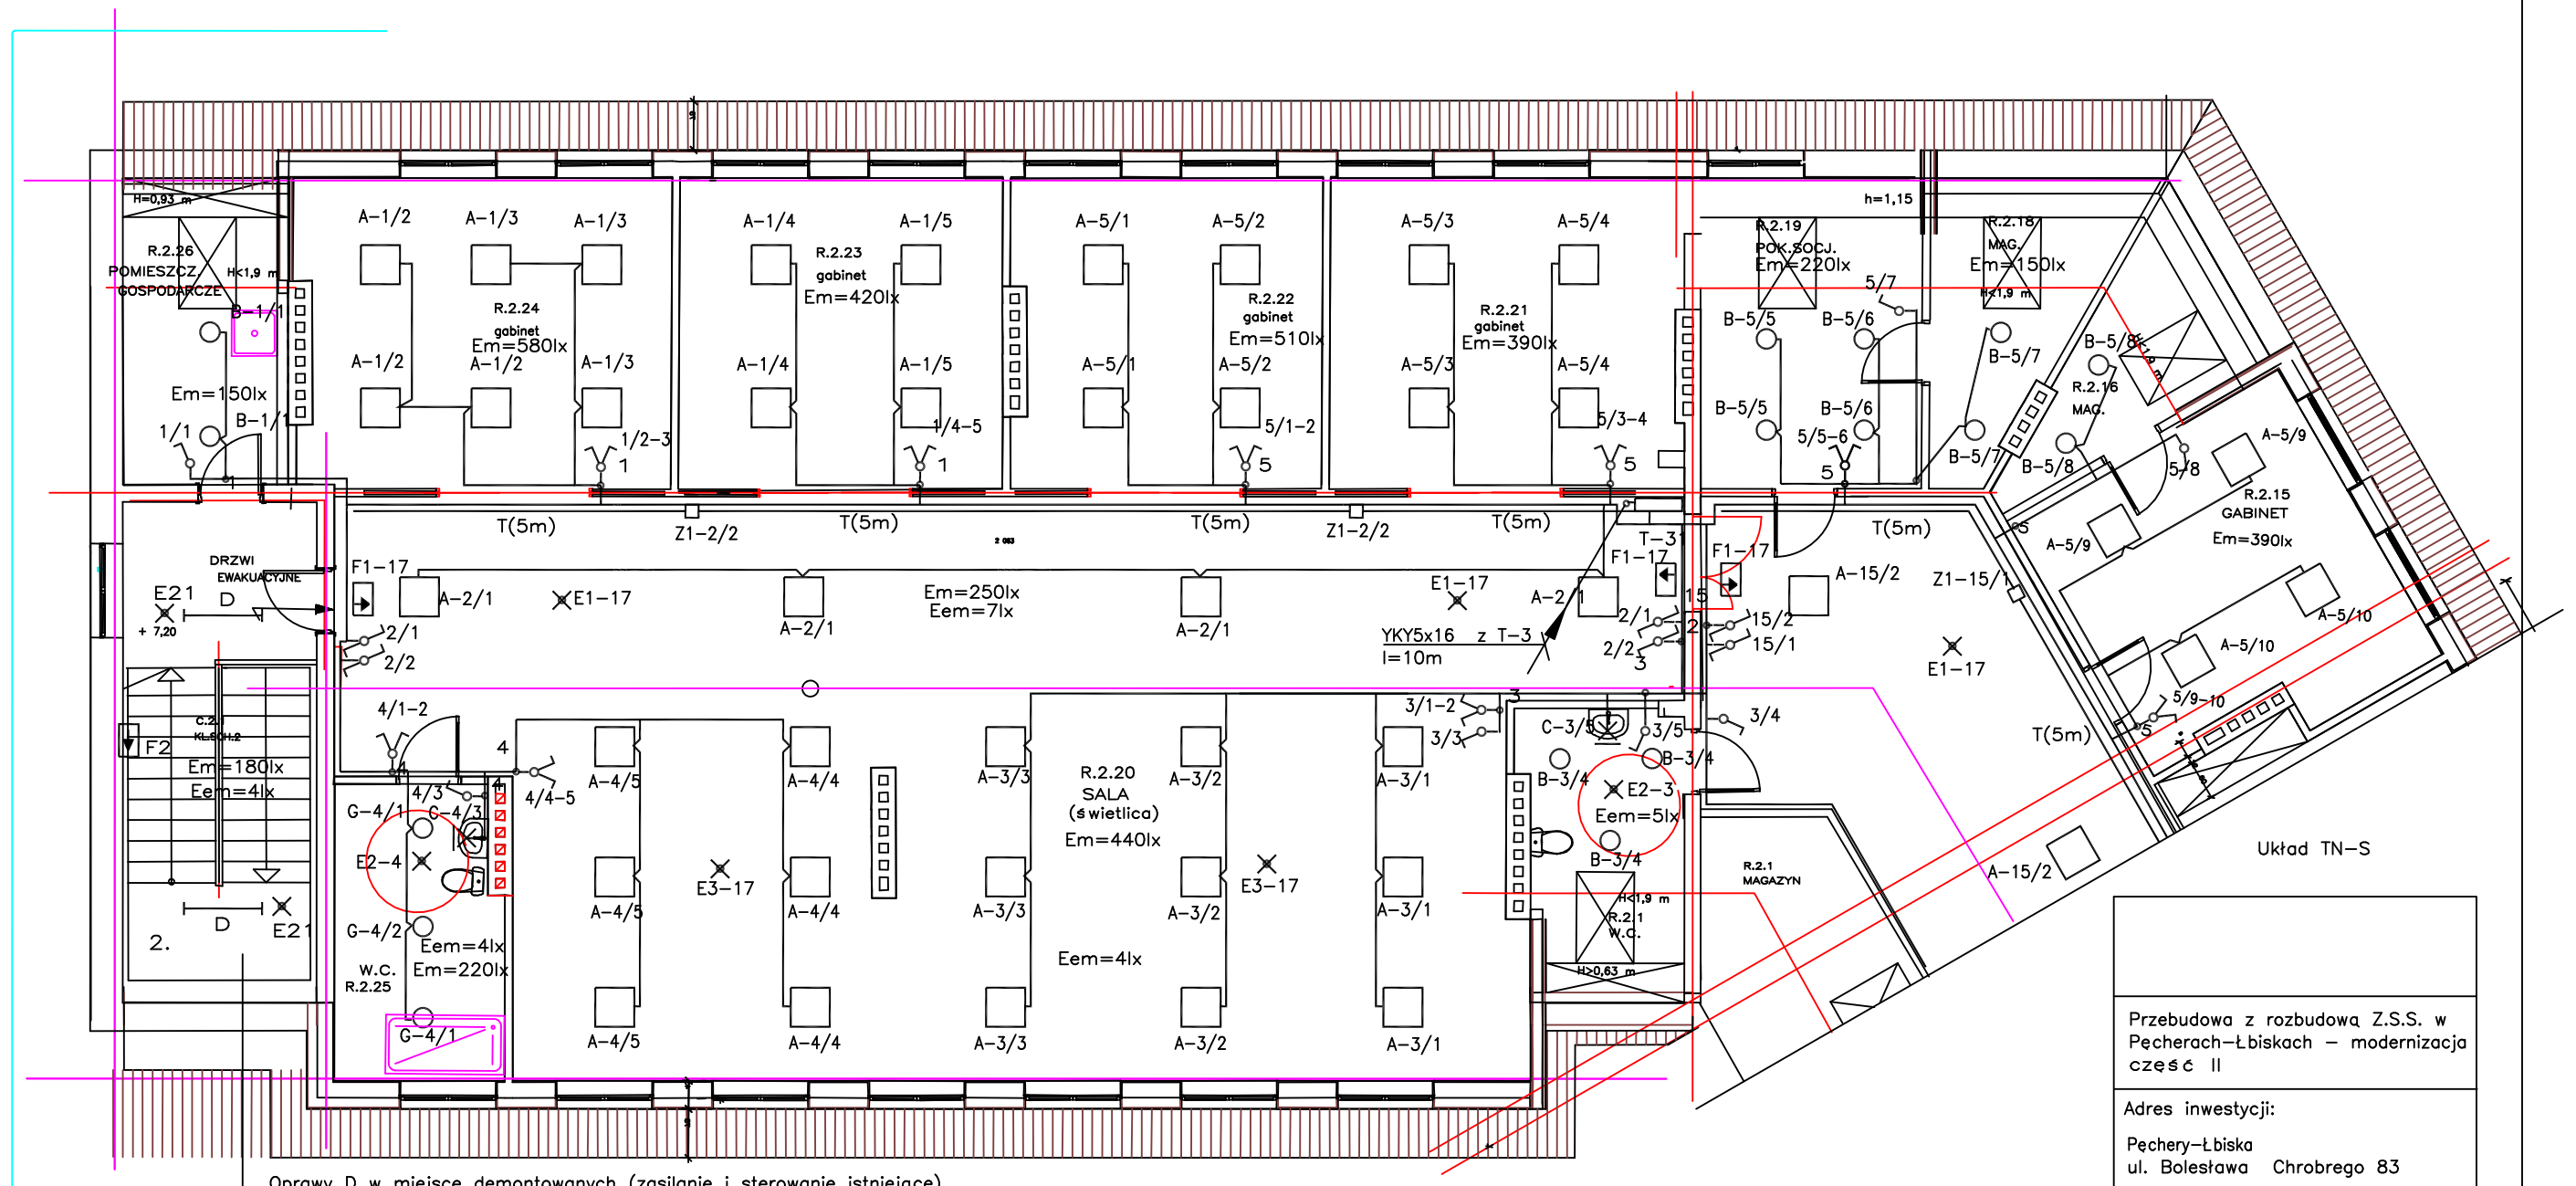


Oprawy D w miejsce demontowanych (zasilanie i sterowanie istniejące)
 Oprawy E21 i F2 zasilane z obwodu oświetlenia ewakuacyjnego
 projektowanego w projekcie z 09.2015r.

- Oznaczenia:
- A-4/5 oprawa typu A w obwodzie 4, grupa sterowania 5
 - E1-17 oprawa oświetlenia ewakuacyjnego typu E1 w obwodzie 17
 - F1-17 podświetlany znak kierunku ewakuacji typu F1 w obwodzie 17
 - Z1-2/2 zasilacz do taśm LED 200W/12V w obwodzie 2, gr.ster.2
 - T(5m) taśma LED1500lm/m,14,4W/m l=5m w profilu kątowym z kloszem mlecznym
 - 4/3 łącznik 1-biegunowy w obwodzie 4,steruje grupa 3
 - 1/2-3 łącznik świecznikowy w obwodzie 1,steruje grupami 2 i 3
 - 2/2 łącznik schodowy w obwodzie 2,steruje grupa 2
 - 4 puszka rozgałęźna w obw.4

Typy opraw oświetleniowych i uwagi n.t. wykonania w opisie technicznym

Orientacja

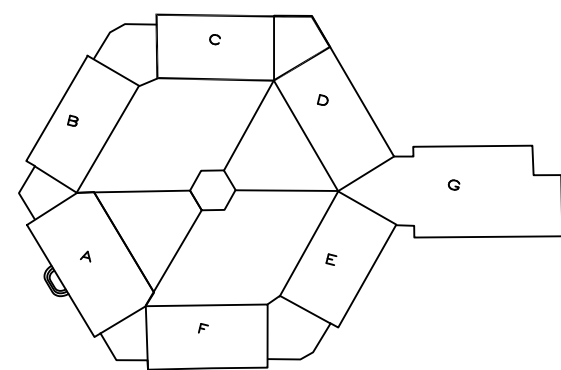

Przebudowa z rozbudową Z.S.S. w Pecherach-Łbiskach – modernizacja część II	
Adres inwestycji: Pechery-Łbiska ul. Bolesława Chrobrego 83	
InwestorStarostwo Powiatowe w Piaszynie Piaszno ul. Chyliczkowska 14	
Faza: Projekt budowlano-wykonawczy	
Branża Instalacje elektryczne	
Data: 11.2016	
Projektant:	Podpisy
inż. W. Wardzyński upr. bud. St-453/85 do projektowania instalacji elektrycznych	
Opracował:	
Sprawdzający:	
inż. A. Augustyniak upr. bud. St-23/83 do projektowania instalacji elektrycznych	
Treść rysunku Plan instalacji oświetleniowej poddasze budynek C	
Skala: 1:100	Nr. rys. 2E