


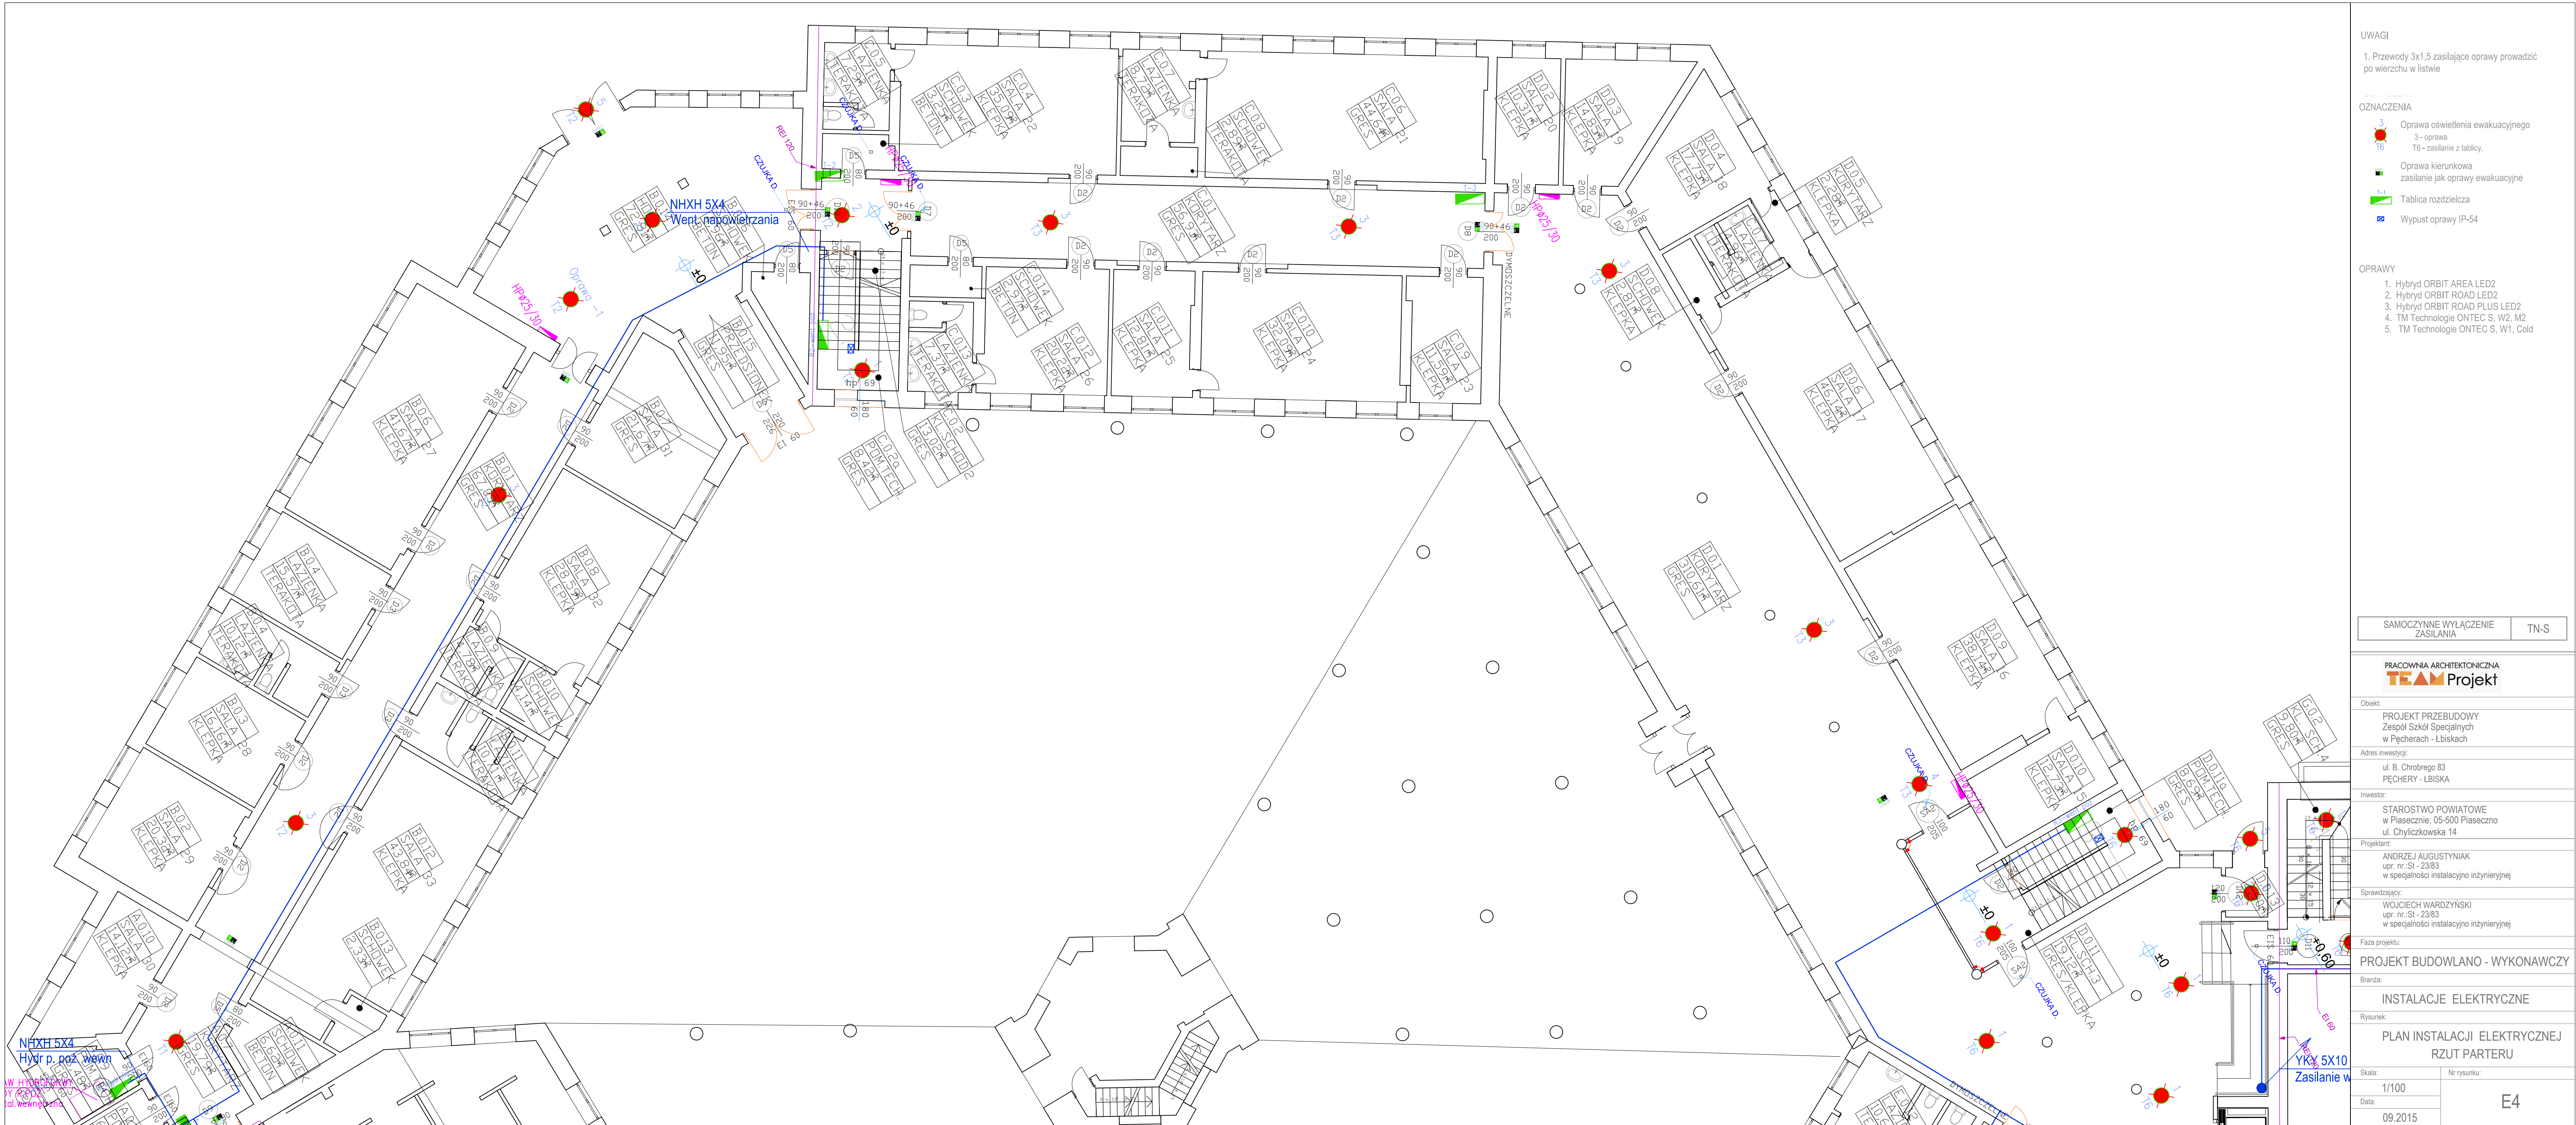

UWAGI

1. Przewody 3x1,5 zasilające oprawy prowadzić po wierzchu w listwie

OZNACZENIA

- Oprawa oświetlenia ewakuacyjnego
- Oprawa
- Tł - zasobnik z tablicy
- Oprawa kierunkowa
- zasilanie jak oprawy ewakuacyjne
- Tablica rozdzielcza
- Wypust oprawy IP-54

OPRAWY

- Hybryd ORBIT AREA LED2
- Hybryd ORBIT ROAD LED2
- Hybryd ORBIT ROAD PLUS LED2
- TM Technologia ONTEC S, W2, M2
- TM Technologia ONTEC S, W1, Cold

SAMOCZYNNY WYŁĄCZENIE ZASILANIA

TN-S

PRACOWNIA ARCHYTEKTONICZNA
TEAM Projekt

Opis

PROJEKT PRZEBUDOWY
Zespół Szkół Specjalnych
w Puchaczach - Libkach

Adres inwestycji

ul. B. Chrobrego 83
PUCHACZ - LIBSKA

Inwestor

STAROSTWO POWATOWE
w Pleszczynie, OS-500 Pleszczyno
ul. Chyliżkowska 14

Projektant

ANDRZEJ AUGUSTYNIAK
ul. nr 38-2383
w specjalności instalacyjno inżyniernej

Sprawdzający

WŁODZIECH WĄROŻYŃSKI
ul. nr 85-2383
w specjalności instalacyjno inżyniernej

Pełnia projektu

PROJEKT BUDOWLANO - WYKONAWCZY

INSTALACJE ELEKTRYCZNE

PLAN INSTALACJI ELEKTRYCZNEJ
RZUT PARTERU

Skala

1/100

Data

09.2015

Nr rysunku

E4