



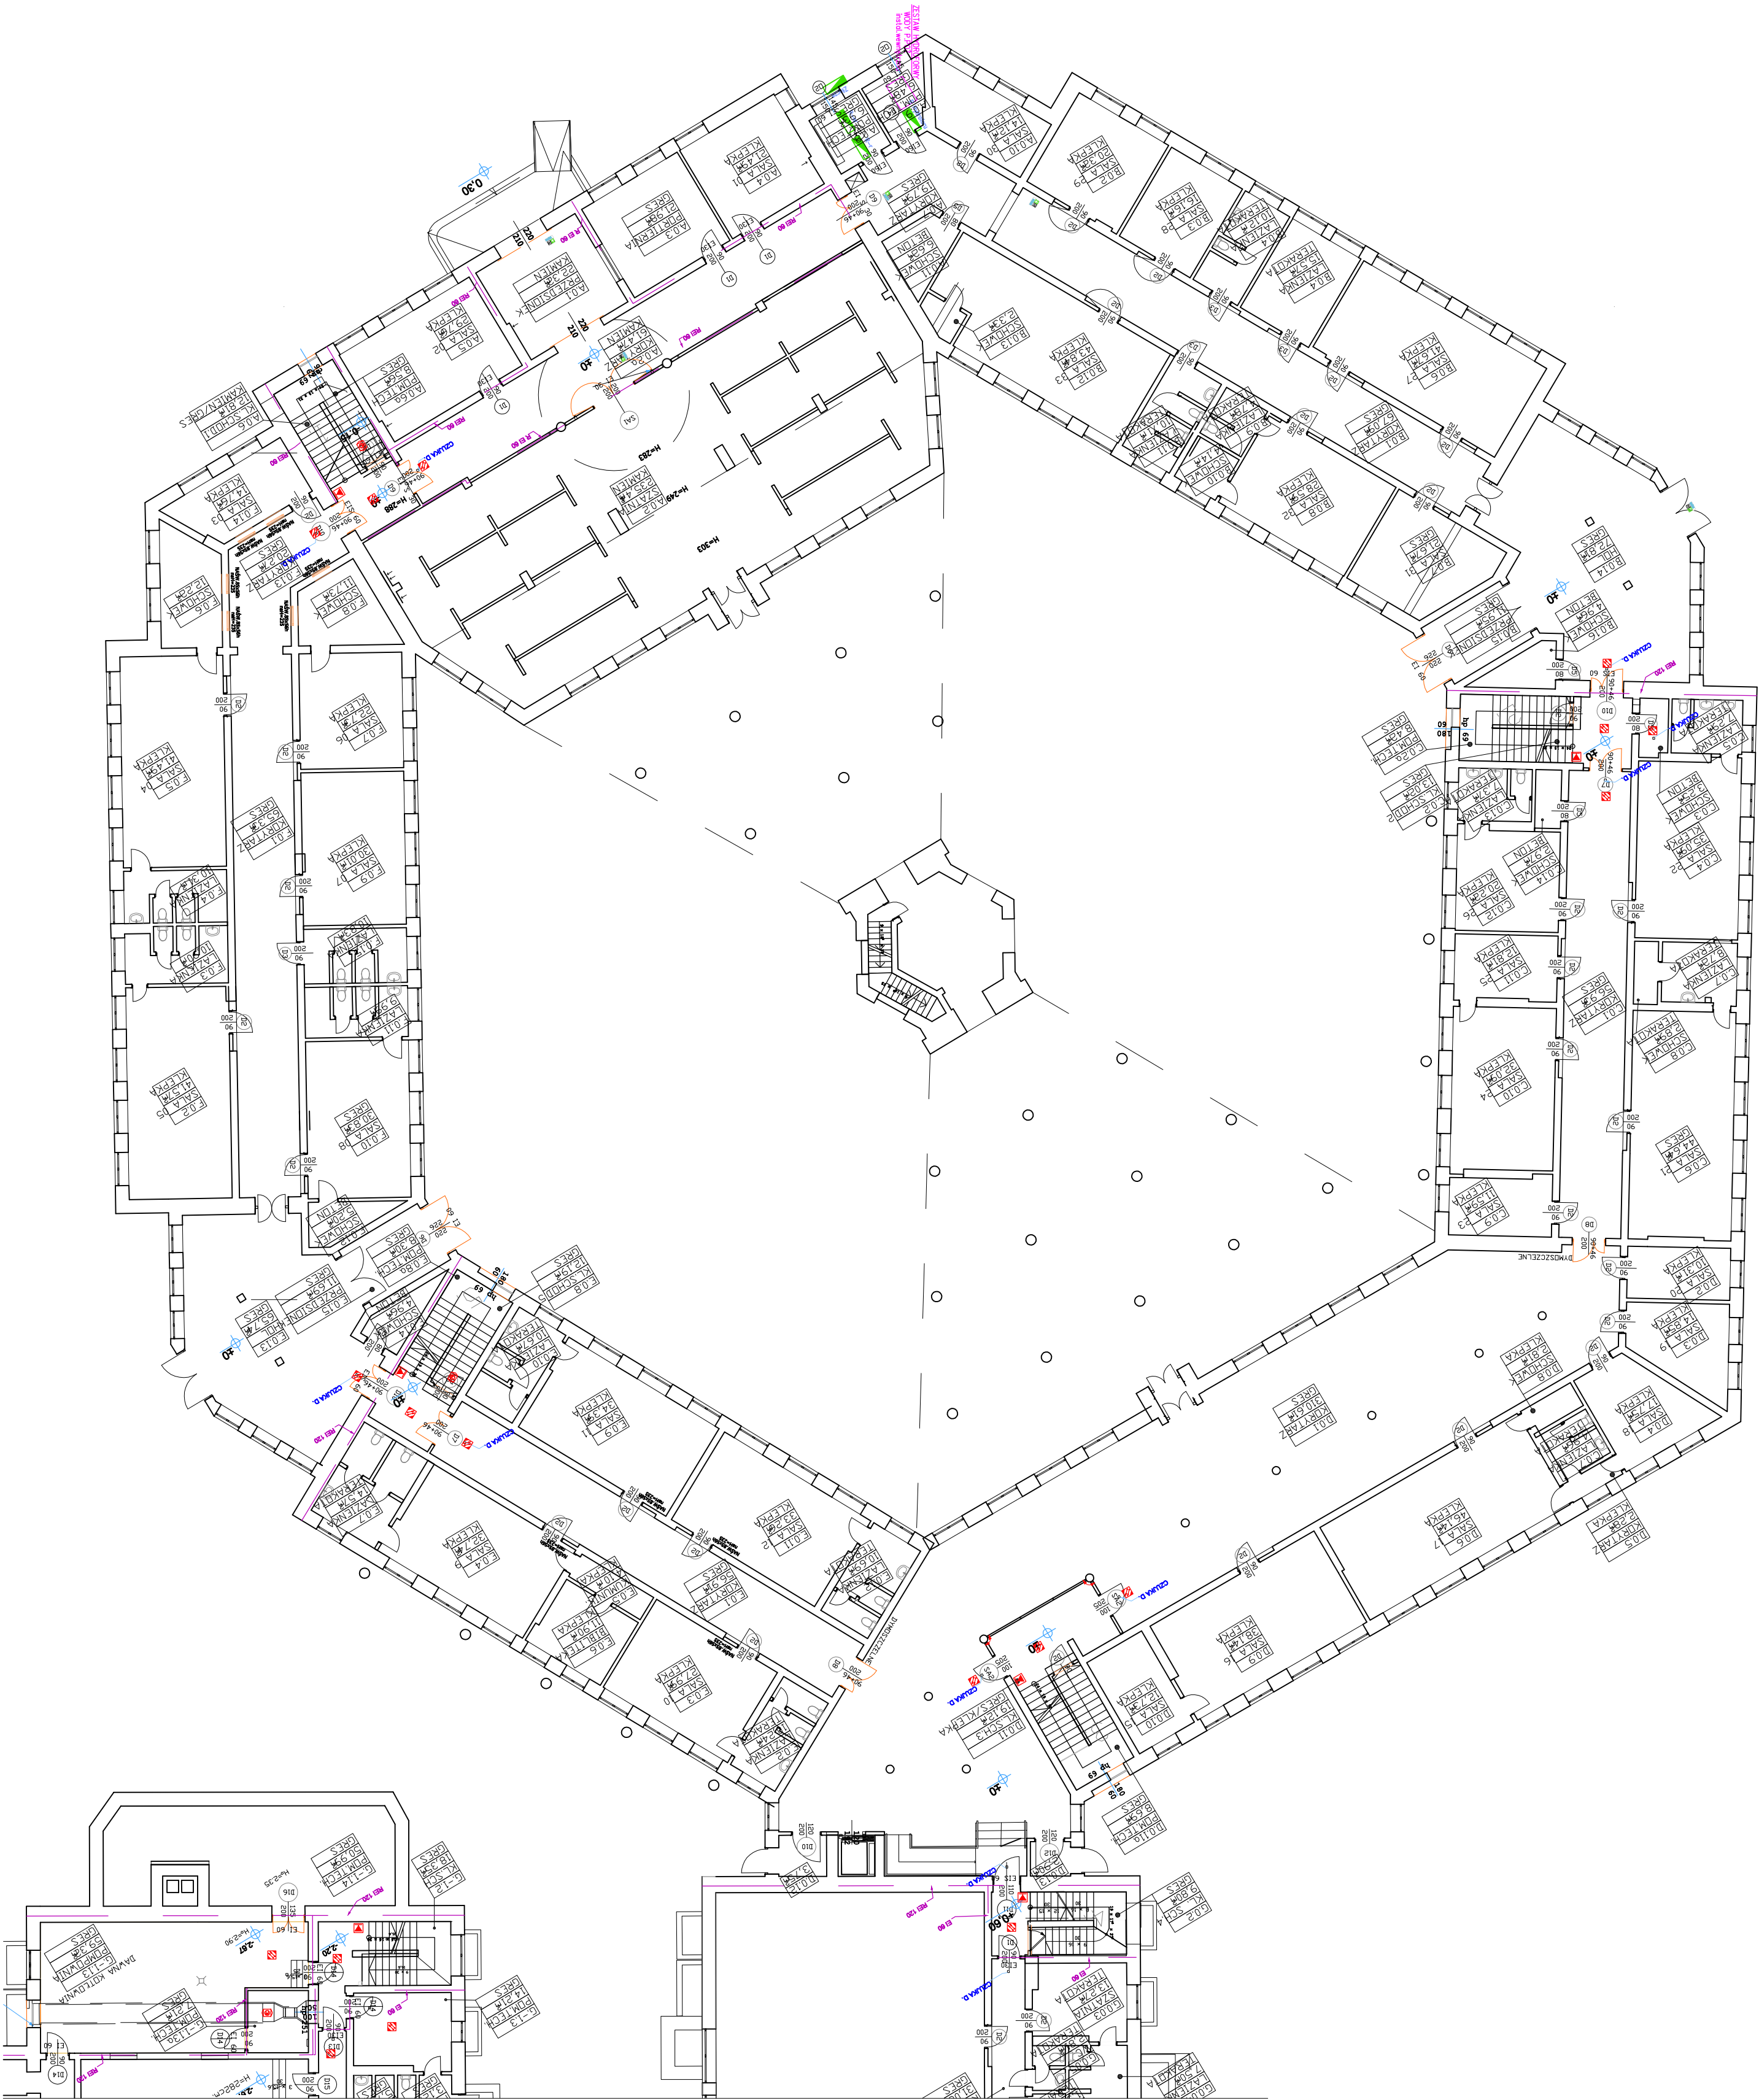


☒	centrala kontrolio sterująca systemu oddymiania	5 szc.
☒	Czujła dymu optyczna systemu oddymiania	31 szc.
☐	Czujnik ciśnienia	5 szc.
☒	Kłapa uniosowa systemu oddymiania	5 szc.
☒	Przysk ROP systemu oddymiania	11 szc.
☒	Wentylator systemu oddymiania	5 szc.

SAMOCZYNNIE WYŁĄCZENIE		TN-S
Objekt: PROJEKT PRZEBUDOWY Zespołu Szkoły Specjalnych w Pęczkach - Łbiskach		
Adres inwestycji: ul. B. Chłobrego 83 PĘCZERY - ŁBISKA		
Inwestor: STAROSTWO POWIATOWE w Pleszewie, 05-500 Pleszewo ul. Chyliżkowska 14		
Projektant: ANDRZEJ AUGUSTYNAK upr. nr.:SI - 23183 w specjalności instalacyjno inżyniernej		
Strandziący: WOJCIECH WARDZINSKI upr. nr.:SI - 23183 w specjalności instalacyjno inżyniernej		
Faza projektu: PROJEKT BUDOWLANO - WYKONAWCZY		
Branża: INSTALACJE ELEKTRYCZNE		
Rysunek: PLAN INSTALACJI ODDYMNIANIA RZUT PARTERU PIWNIC		
Skala:	Nr rysunku:	
1:200		
Data:		E8
09.2015		

Podstawowy schemat oddymiania

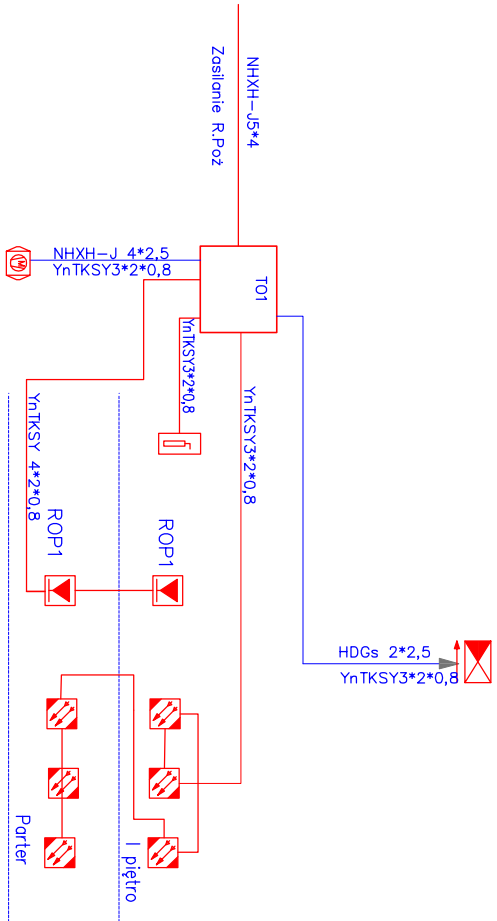

☒	centrala kontrolno sterująca systemu oddymiania	5 szc.
☒	Czujła dymu optyczna systemu oddymiania	31 szc.
☐	Czujnik ciśnienia	5 szc.
☒	Kłapa usłusowa systemu oddymiania	5 szc.
☒	Przysk ROP systemu oddymiania	11 szc.
☒	Wentylator systemu oddymiania	5 szc.

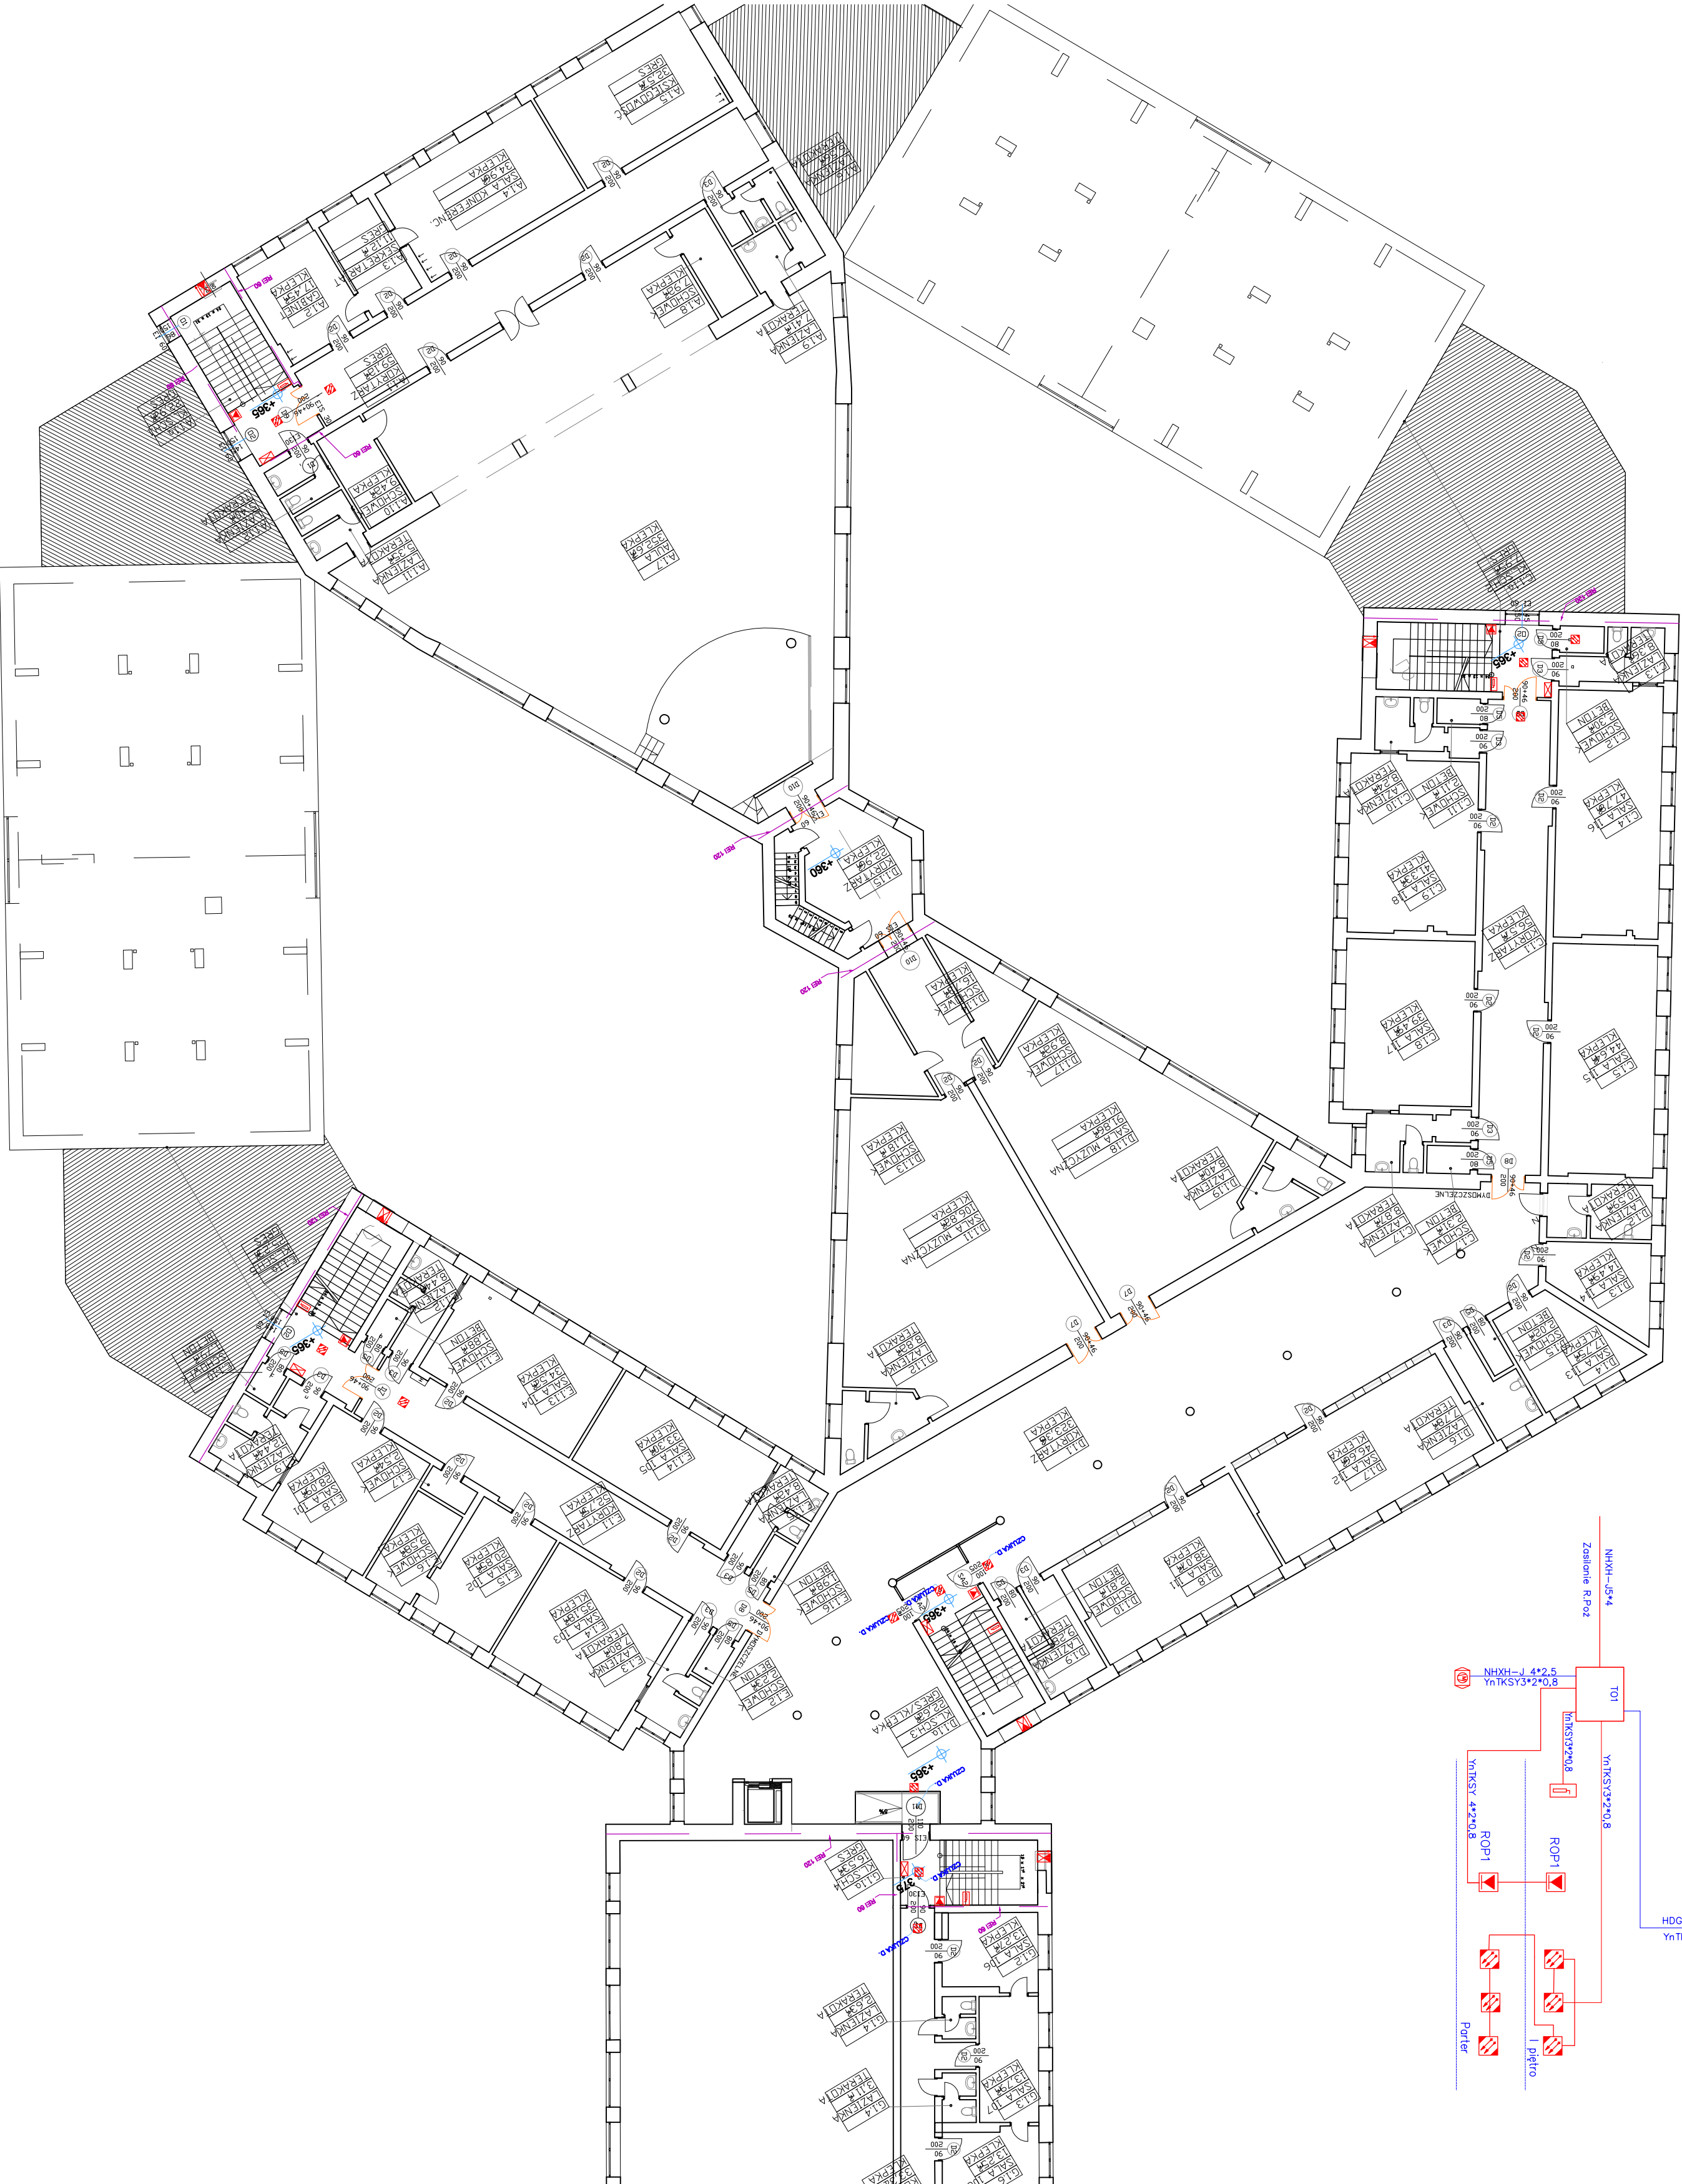

SAMOCZYNNIE WYŁĄCZENIE		TN-S
PRACOWNIA ARCHYTEKTONICZNA TEAM Projekt		
Objekt: PROJEKT PRZEBUDOWY Zespołu Szkół Specjalnych w Pędzicach - Łbiskach		
Adres inwestycji: ul. B. Chrobrego 83 PĘDZICHERY - ŁBISKA		
Inwestor: STAROSTWO POWIATOWE w Pleszewie, 05-500 Pleszewo ul. Chylickowska 14		
Projektant: ANDRZEJ AUGUSTYNIAK upr. nr.: SI - 23183 w specjalności instalacyjno inżyniernej		
Sprawdzający: WOJCIECH WARDZYŃSKI upr. nr.: SI - 23183 w specjalności instalacyjno inżyniernej		
Faza projektu: PROJEKT BUDOWLANO - WYKONAWCZY		
Branża: INSTALACJE ELEKTRYCZNE		
Rysunek: PLAN INSTALACJI ODDYMIANIA RZUT PARTERU PIWNIC		
Skala: 1/200		Nr rysunku: E9
Data: 09.2015		