
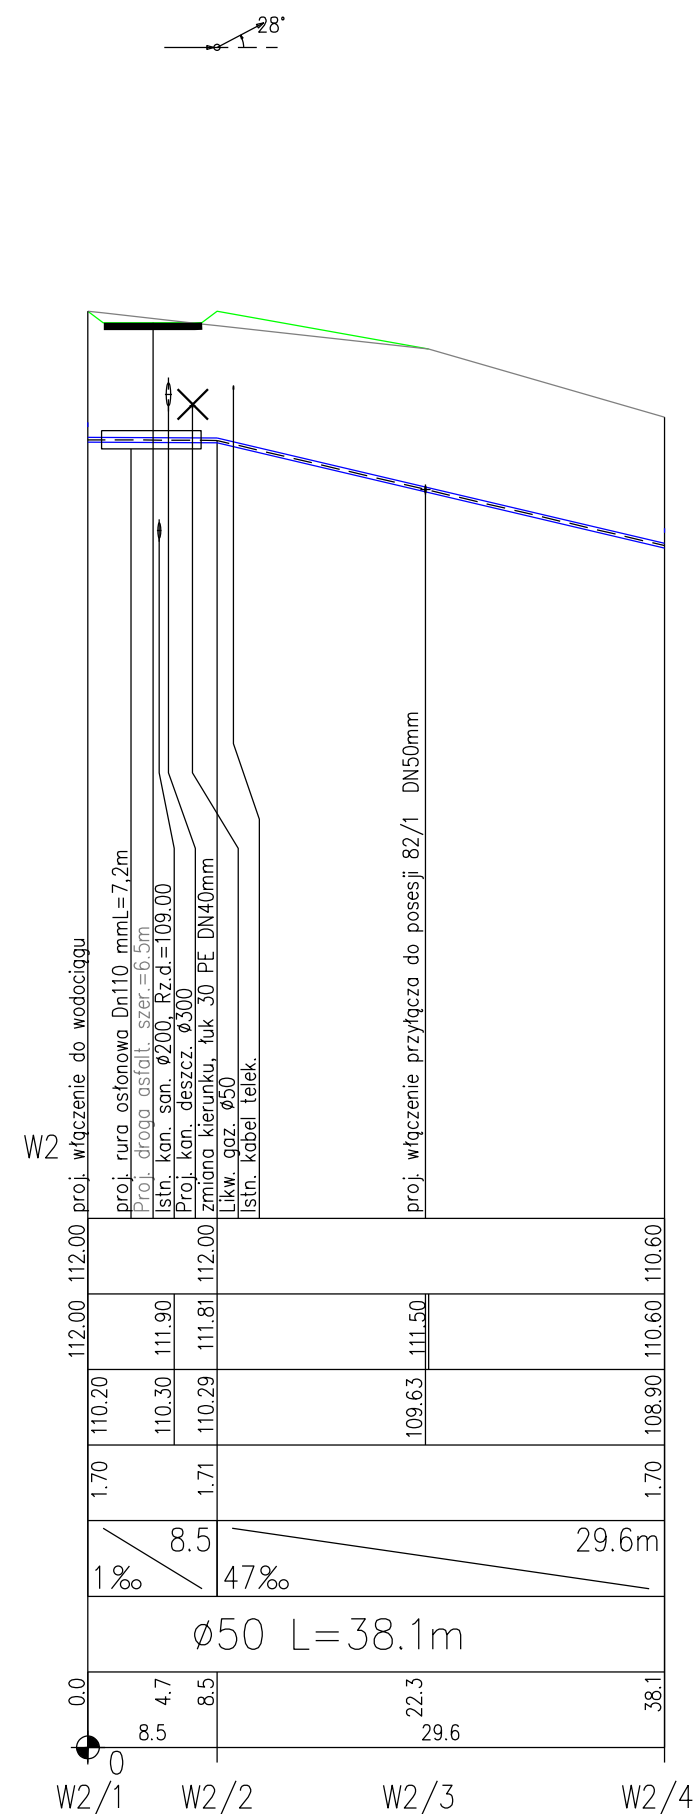


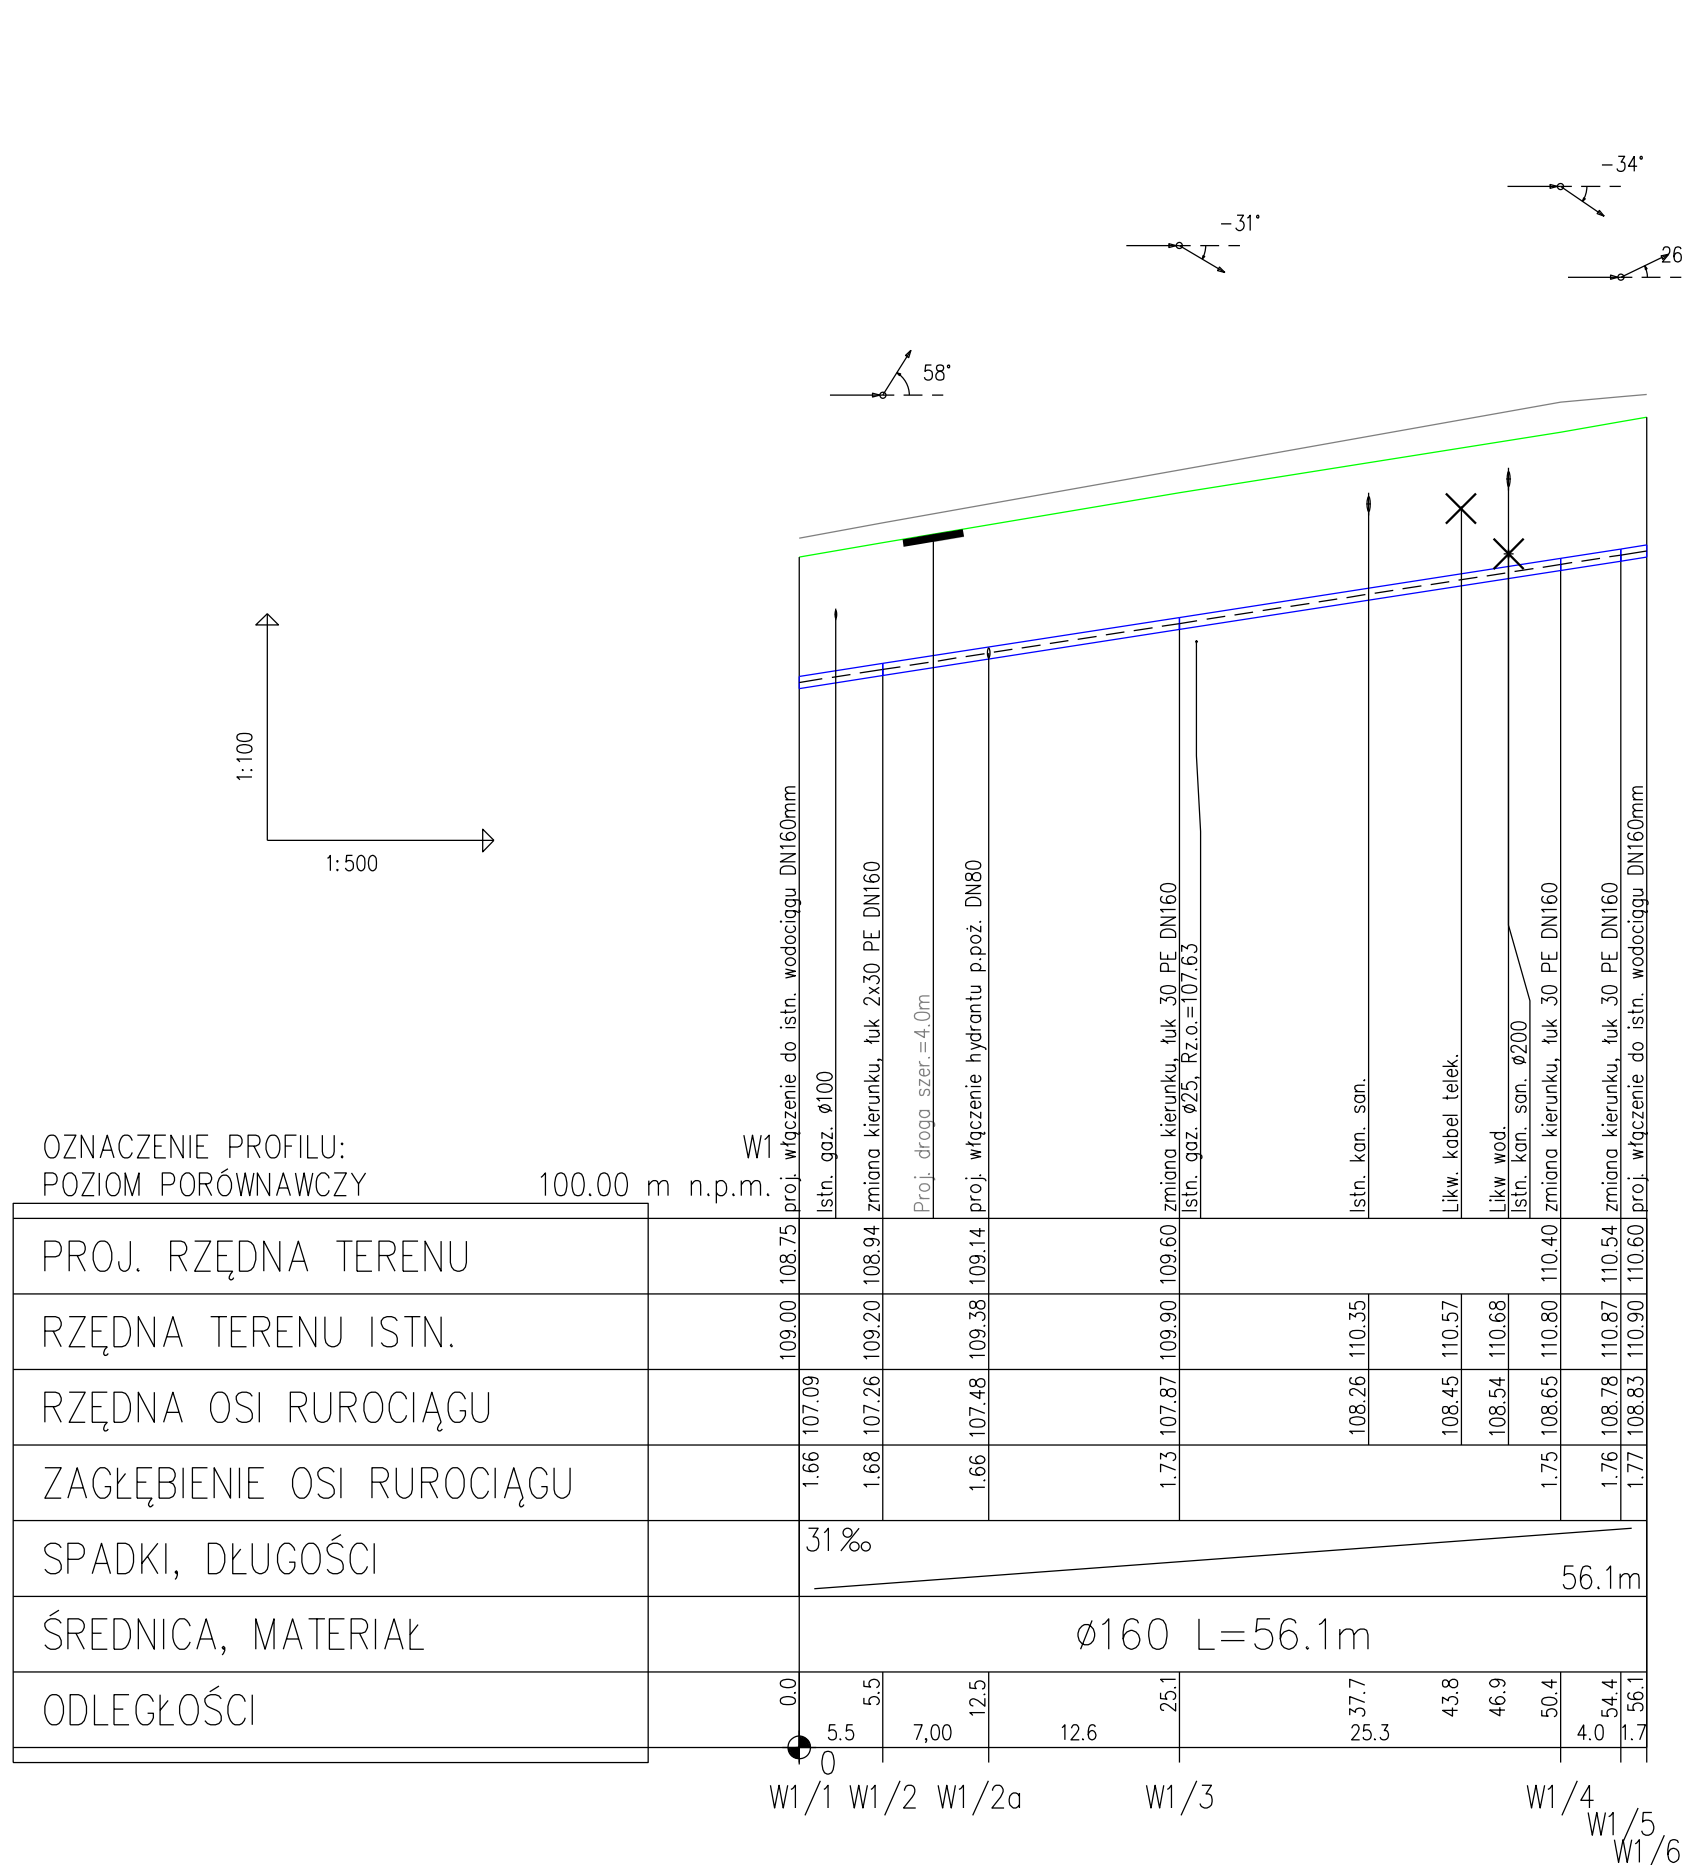

UWAGA:

- 1.) należy wykonać wykopy kontrolne, w miejscach włączeń przebudowywanych odcinków przewodu oraz w miejscach kolizji z istniejącym uzbrojeniem, w celu dokładnego ustalenia zagłębienia istniejących przewodów i ewentualnego skorygowania opracowanego profilu,
- 2.) Rzędne, lokalizacja i długości oraz spadki sprawdzić ze stanem faktycznym w terenie,
- 3.) Zagłębienia uzbrojenia krzyżującego się z projektowanym przewodem w przypadku braku danych / przyjęto zgodnie z jego normatywnym zagłębieniem:
0,50m ÷ 0,90m - kable elektryczne
0,50m ÷ 1,20m - kable teletechniczne
0,80m ÷ 1,00m - gaz
1,60m ÷ 1,80m - wodociąg

Autor:		ES PROJEKT BIURO PROJEKTOWE 02-496 Warszawa, ul. Magnacka 10/19			
Inwestor:		Zarząd Powiatu Piaseczyńskiego Starostwo Powiatowe w Piasecznie 05-500 Piaseczno, ul Chylickzowska 14			
Nazwa zadania:		Rozbudowa i przebudowa drogi powiatowej nr 2841W Piaseczno - Bobrowiec"			
Faza opracowania:		PROJEKT WYKONAWCZY			Nr rysunku: 03
Tytuł rysunku:		Przebudowa sieci wodociągowej PROFIL PODŁUŻNY			Skala: 1:100/500
Funkcja:		Nazwisko:	Branża:	Nr uprawnień:	Podpis:
Projektant	mgr inż. Mariusz Borzym	sanitarna	MAZ/0056/POOS/12		Data: 08.2018
Sprawdzający	mgr inż. Robert Molak	sanitarna	MAZ/0240/POOS/11		