
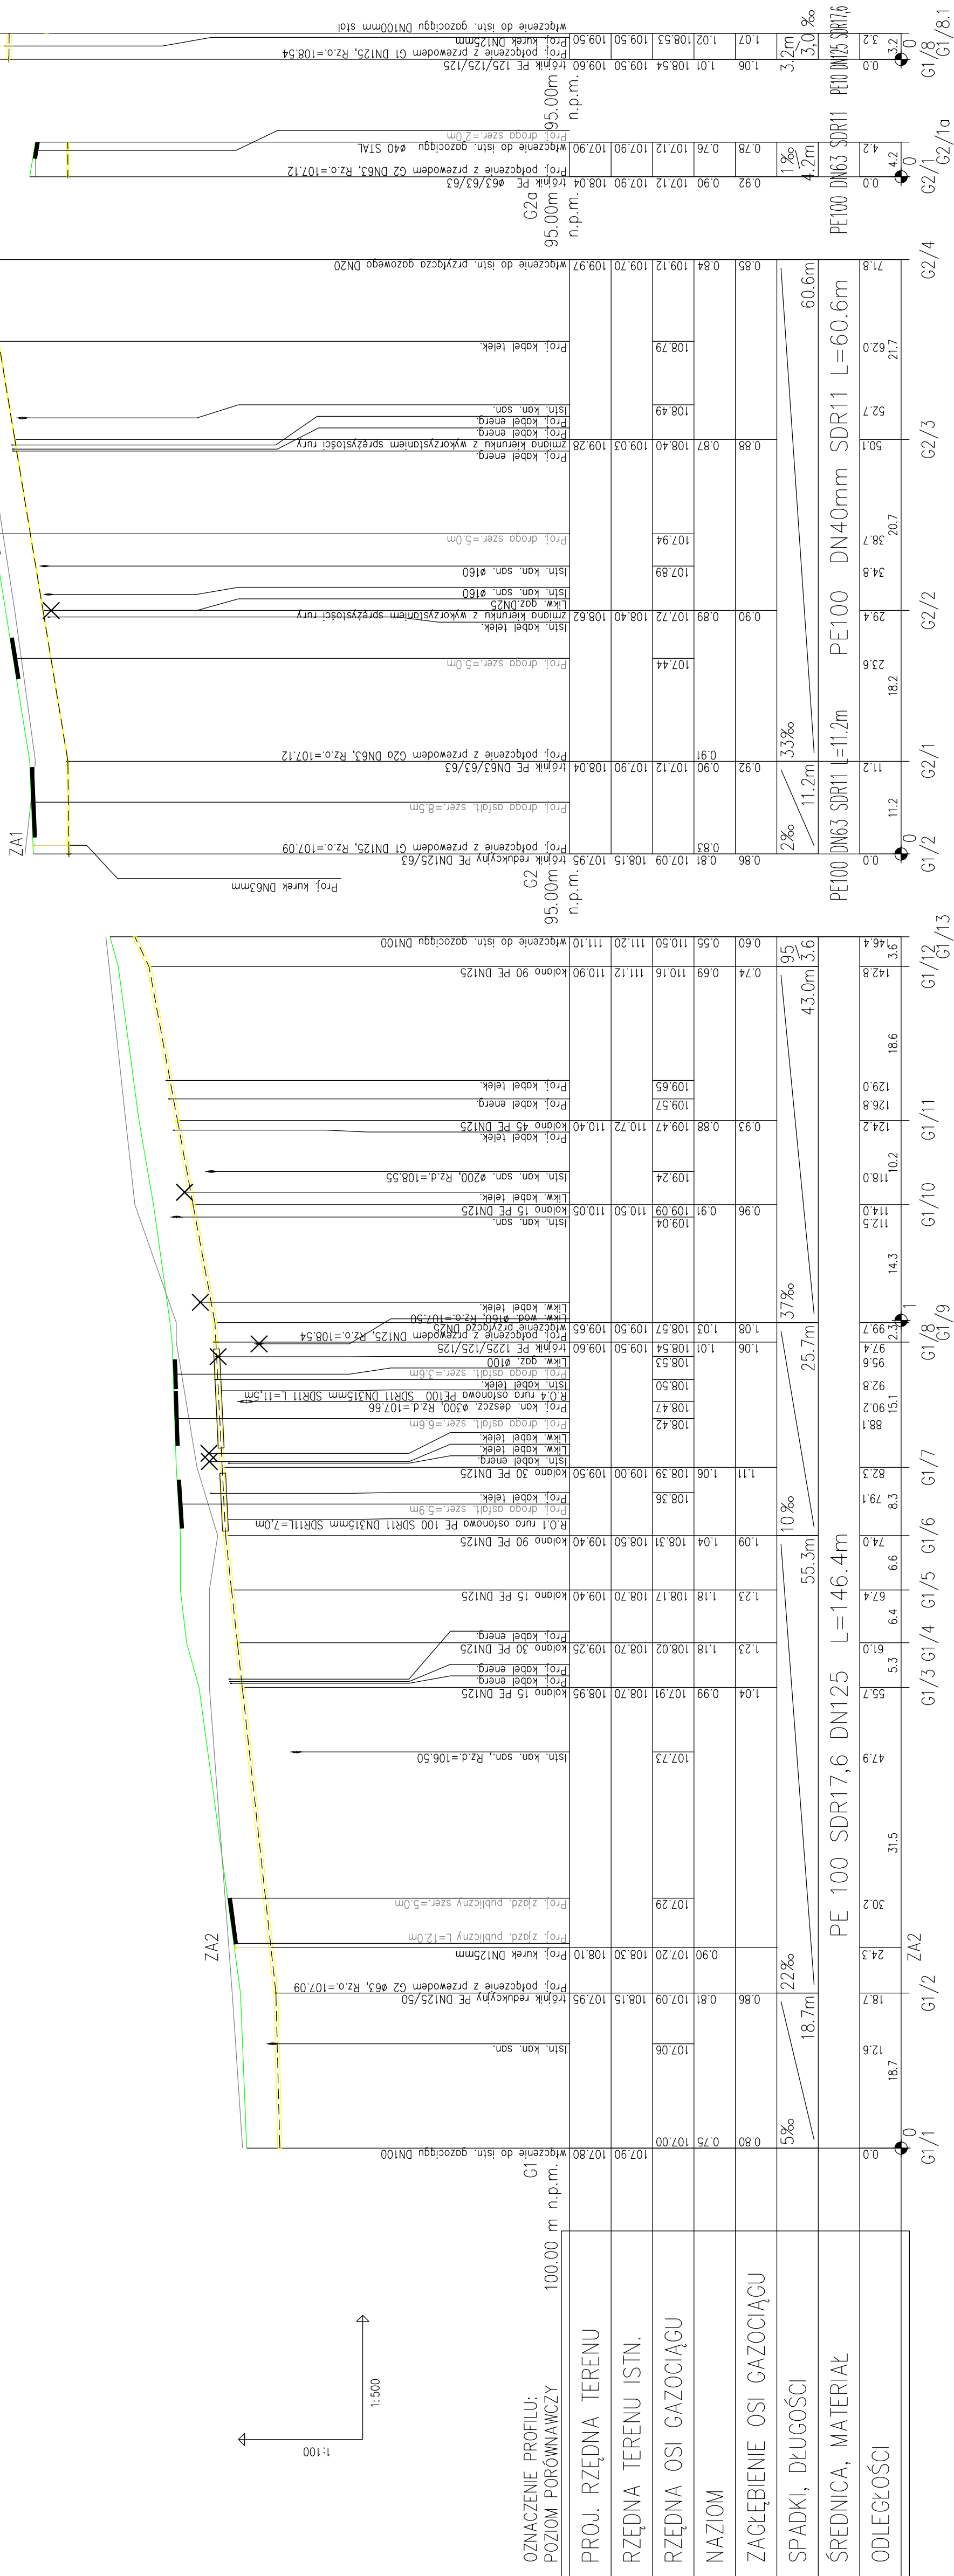


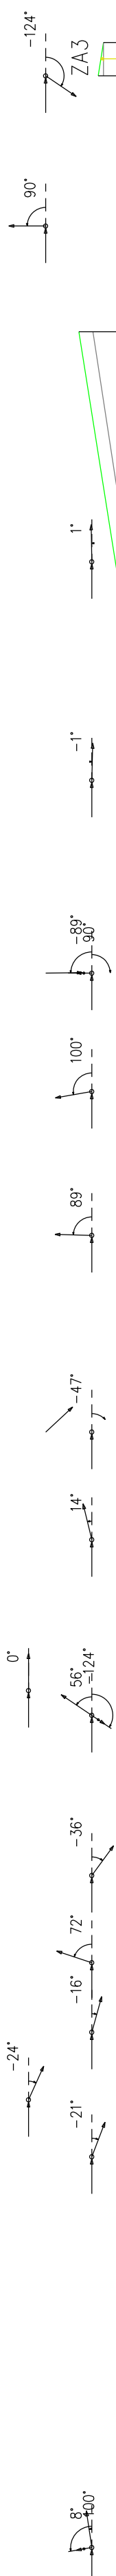

UWAGA:

- .) należy wykonać wykopy kontrolne, w miejscach włączeń przebudowywanych odcinków przewodu oraz w miejscach kolizji z istniejącym uzbrojeniem, w celu dokładnego ustalenia zagłębienia istniejących przewodów i ewentualnego skorygowania opracowanego profilu,
- 2.) Rzędne, lokalizacja i długości oraz spadki sprawdzić ze stanem faktycznym w terenie,
- 3.) Zagłębienia uzbrojenia krzyżującego się z projektowanym przewodem w przypadku braku danych / przyjętego zgodnie z jego normatywnym zagłębieniem:
- 0.50m ÷ 0.90m - kable elektryczne
0.50m ÷ 1.20m - kable teletechniczne
0.80m ÷ 1.00m - gaz
1.60m ÷ 1.80m — wodociąg

Autor: ES PROJEKT BIURO PROJEKTOWE 02-496 Warszawa, ul. Magnacka 10/19			
Investor: Zarząd Powiatu Piaseczyńskiego Starostwo Powiatowe w Piasecznie 05-500 Piaseczno, ul Chylińska 14			
Nazwa zadania: Rozbudowa i przebudowa drogi powiatowej nr 2841W Piaseczno - Bobrowiec"			
Forma opracowania: PROJEKT WYKONAWCZY		Nr rysunku: 03	
Tytuł rysunku: PROFIL PODŁUŻNY		Skala: 1:100/1000	
Funkcja	Nazwisko:	Stanowisko:	Podepisz:
Projektant	mgr inż. Mariusz Borzym	sanitarna	<i>Borzym</i>
Sprawdzający	mgr inż. Robert Molak	sanitarna	<i>RMol</i>
			Data: 08.2018