



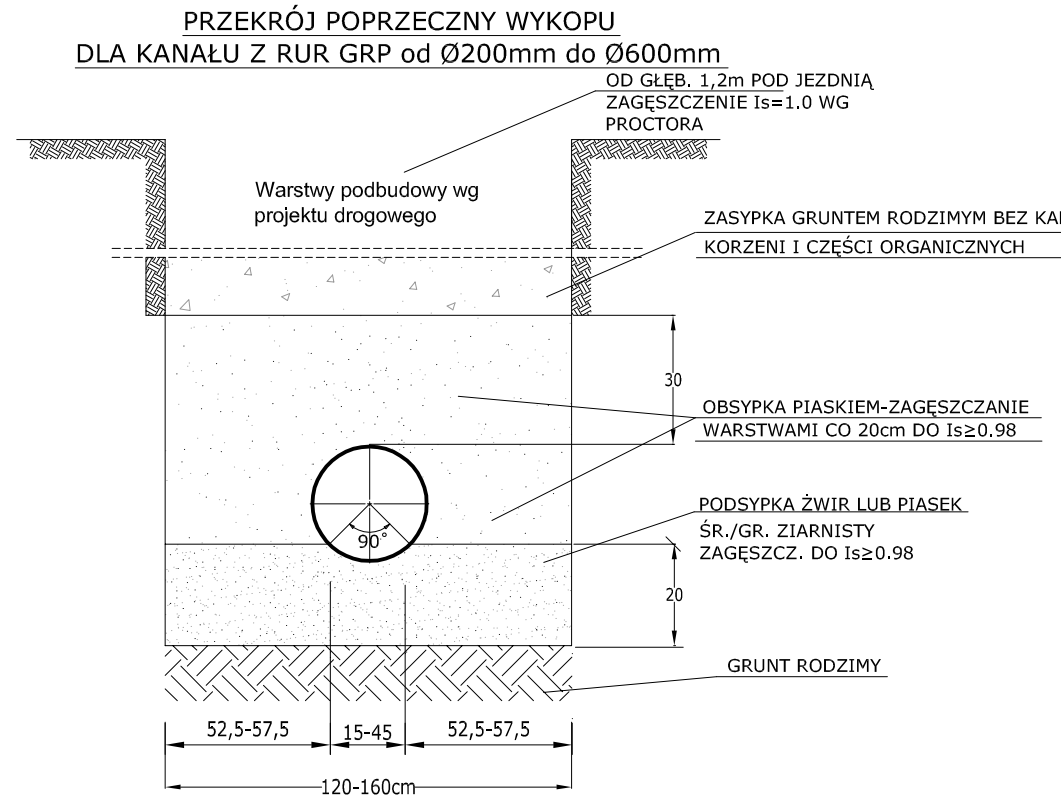

UWAGA! Na profilach teren projektowany na przeważającym obszarze podany jest wyłącznie w punktach uzbrojenia terenu. W przypadku kolizji z infrastrukturą ciśnieniową - przebudować infrastrukturę

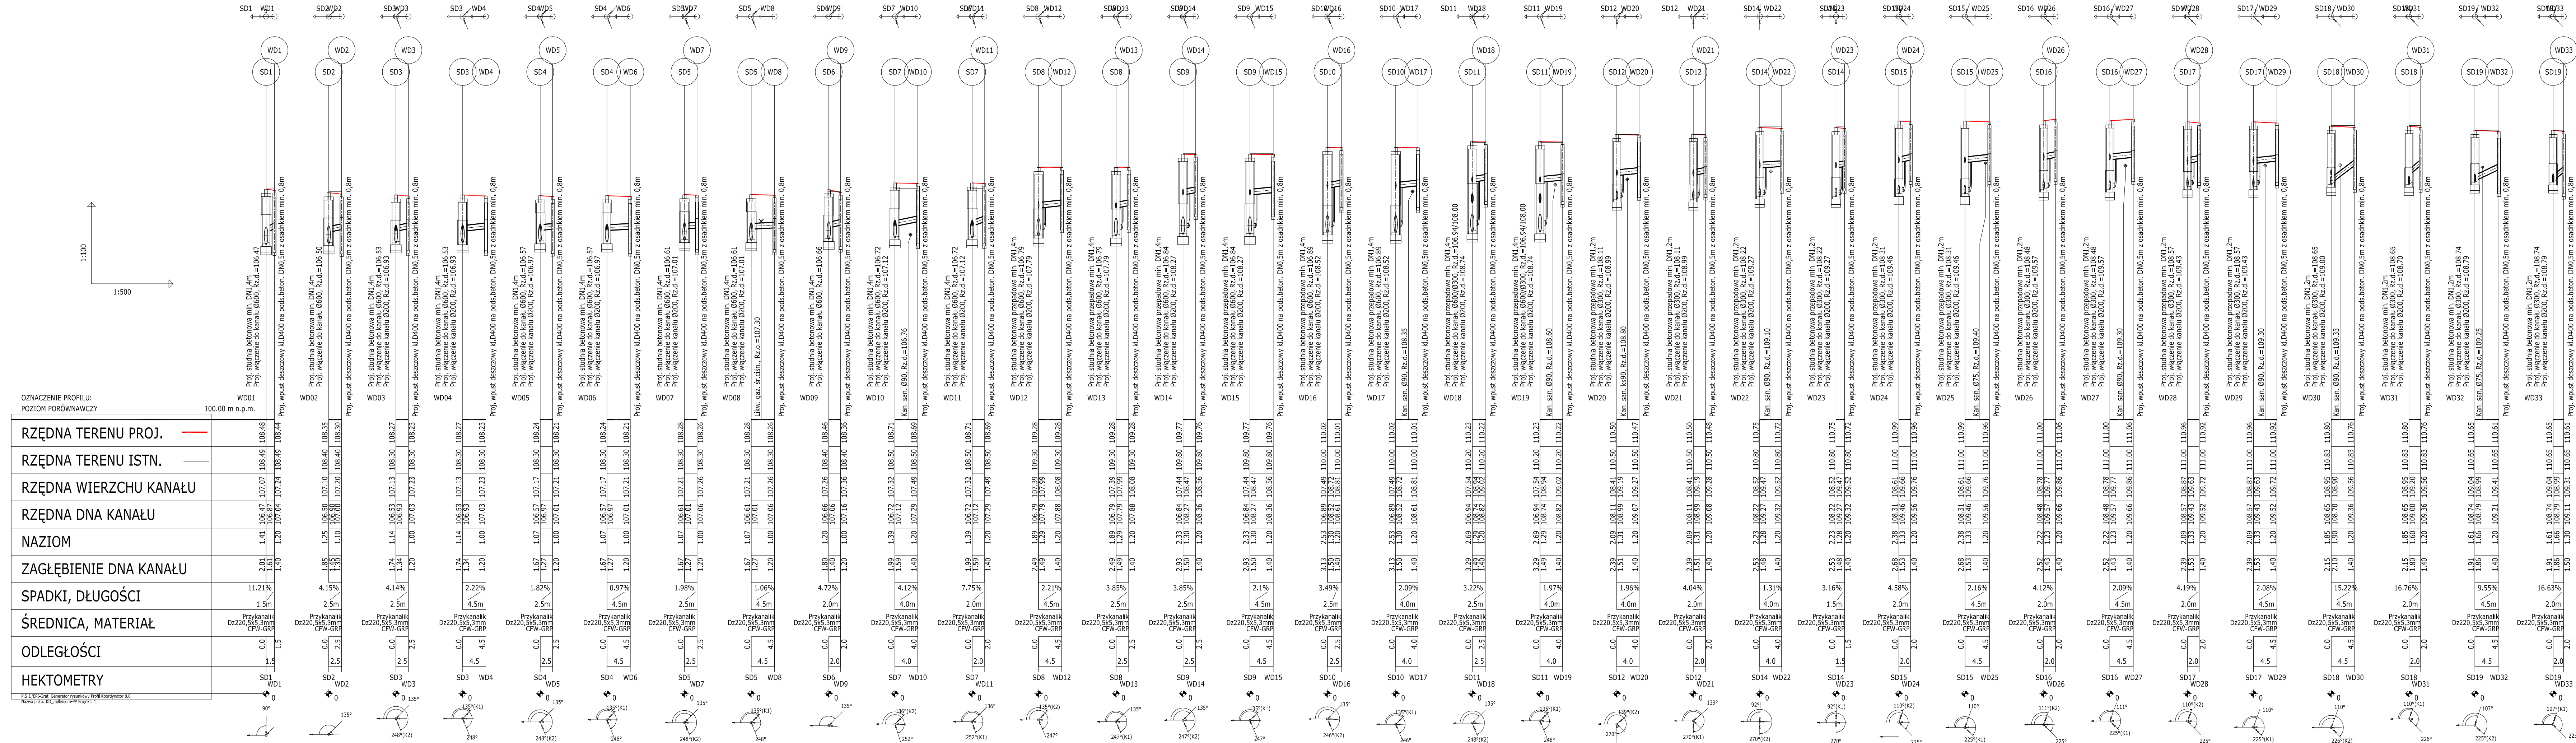

Zarząd Powiatu Piaseczyńskiego

ul. Chyliczkowska 14
05-500 Piaseczno

Logo:



VEGMAR JAKUB KRAWCZYK
ul. Konarskiego 12A
05-500 Piaseczno
tel./fax (+48) 435 68 24 / 435 68 25,
tel. kom. (+48) 602 139 935

Temat projektu:

Rozbudowa drogi powiatowej nr 2838W (ul. Millenium), od skrzyżowania z ulicą Radnych do skrzyżowania z drogą wojewódzką nr 722, z wyłączeniem obiektu mostowego.

Wzrost opracowania:

Budowa kanalizacji deszczowej wraz z wylotem do istniejącego rowu

adres, imię, nazwisko / nr. bud.:	Projekt:	
wykonawca: mgr inż. Paweł Pykało nr. bud. do projektowania bez ograniczeń w specjalności instal. elektrycznej instal. i urz. elekt. wewn. i zewnątrz, kanalizacyjnych NIP: 64234954600005		
wykonawca: mgr inż. Urszula Kasicka nr. bud. do projektowania bez ograniczeń w specjalności instal. elektrycznej instal. i urz. elekt. wewn. i zewnątrz, kanalizacyjnych NIP: 64234954600004		
wykonawca: mgr inż. Łukasz Bąk		
data opracowania:	Data:	
Projekt Wykonawczy	10.2017 r.	
PROFILE PODŁUŻNE PRZYKALANIKOWY KD DO SIĘCI WYLOTU NR 1		
skala: 1:100/500	Nr projektu: 100-177	Nr rysunku: 04